




Corte C1 s/ escala

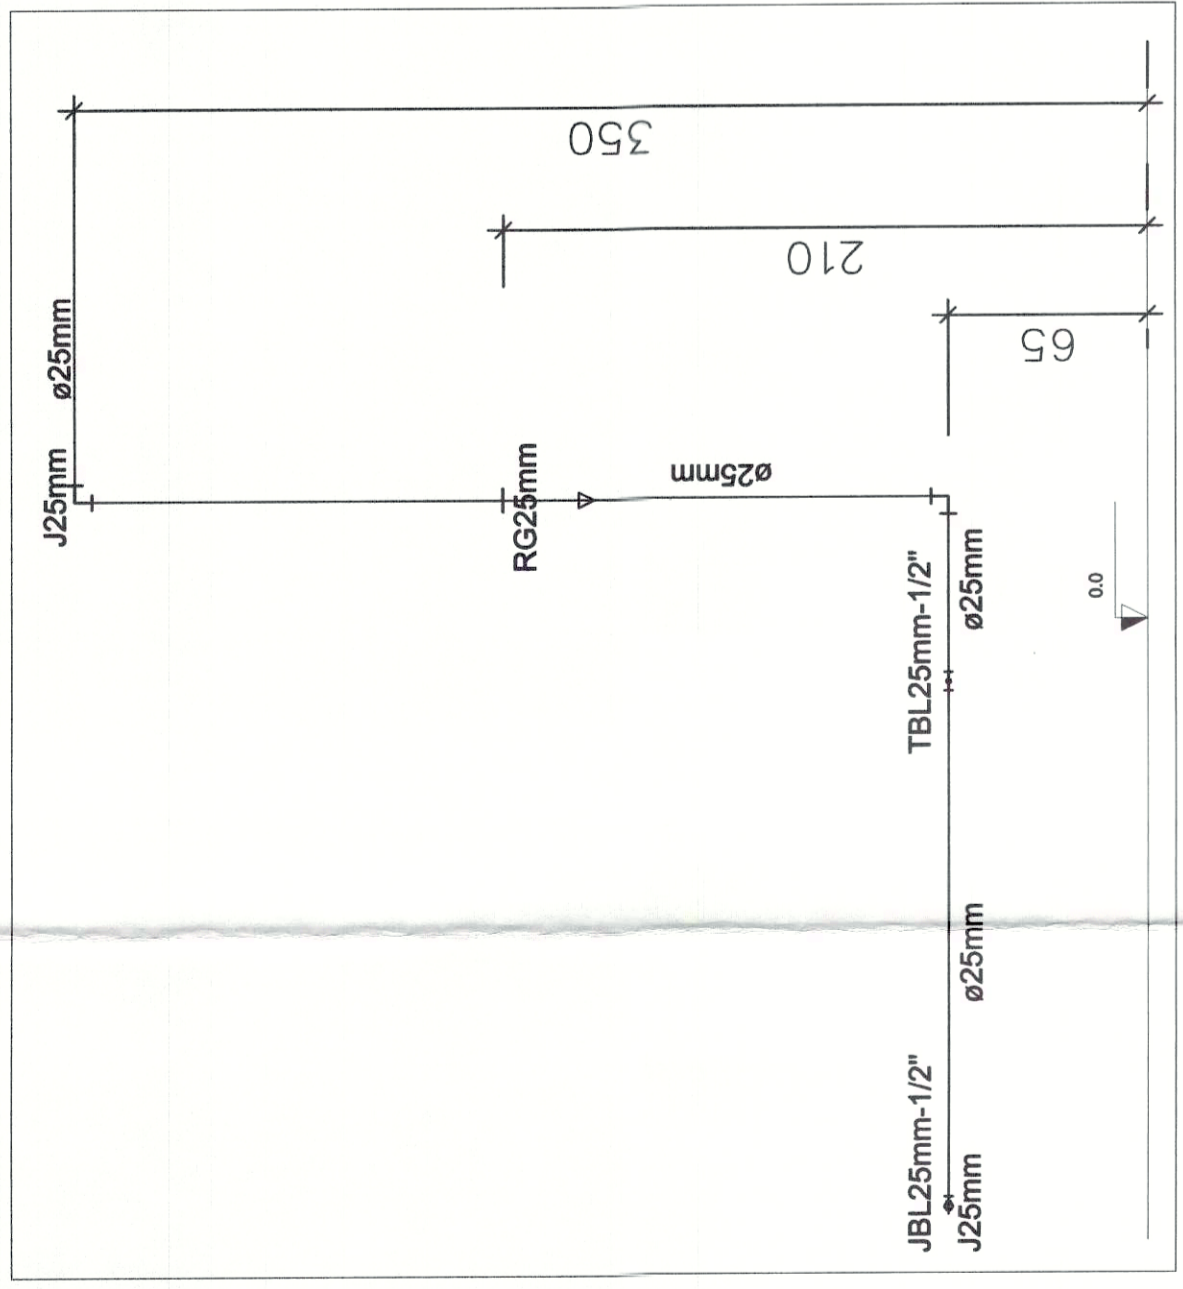


Corte C2 s/ escala

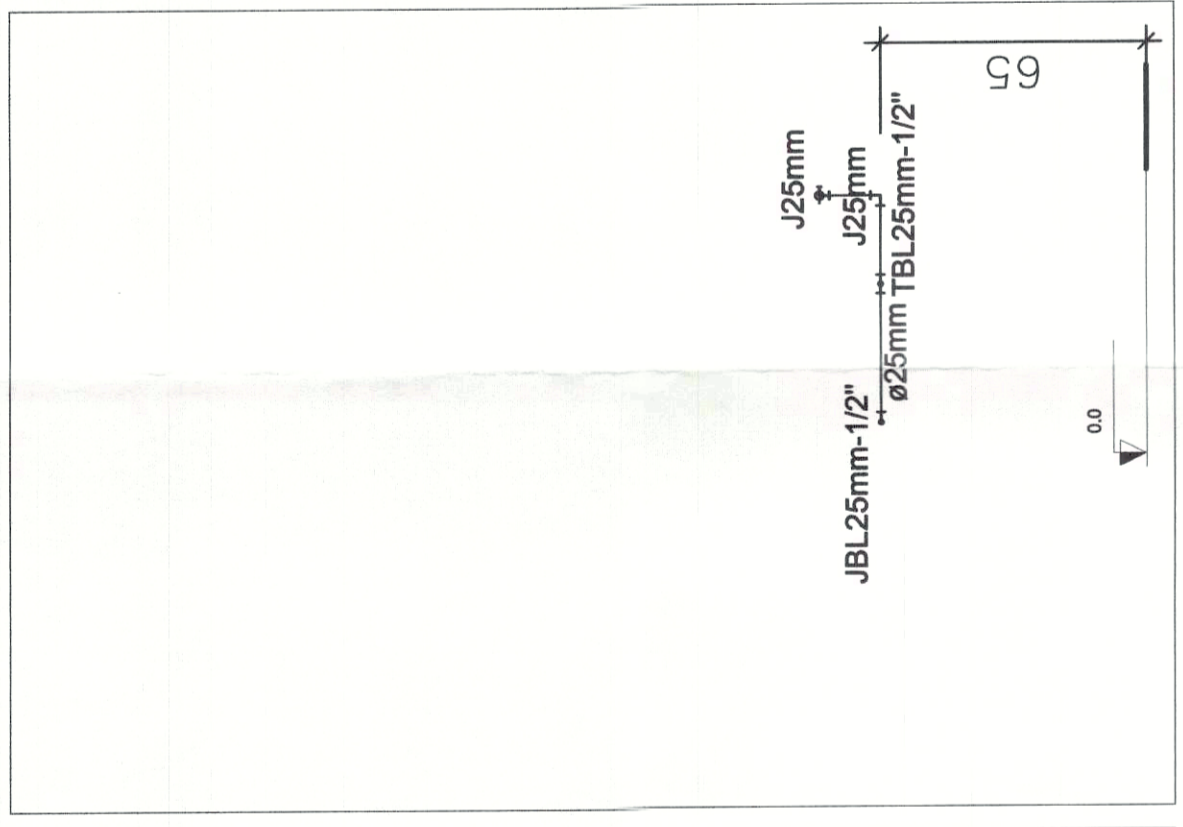


Corte C3 s/ escala

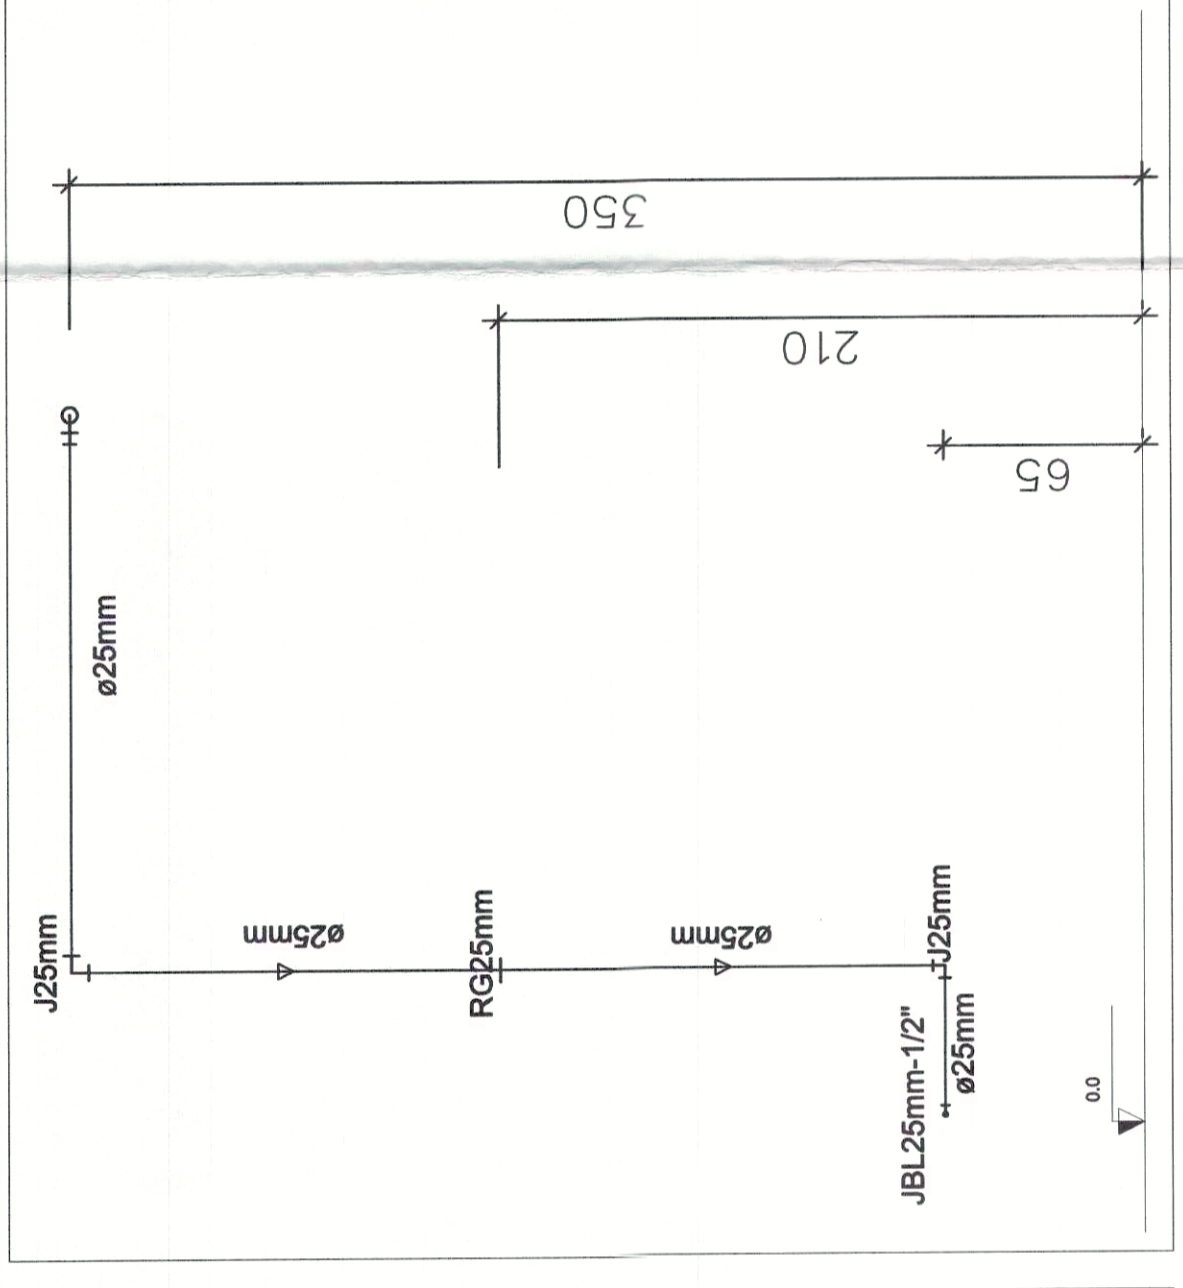


Corte C4 s/ escala

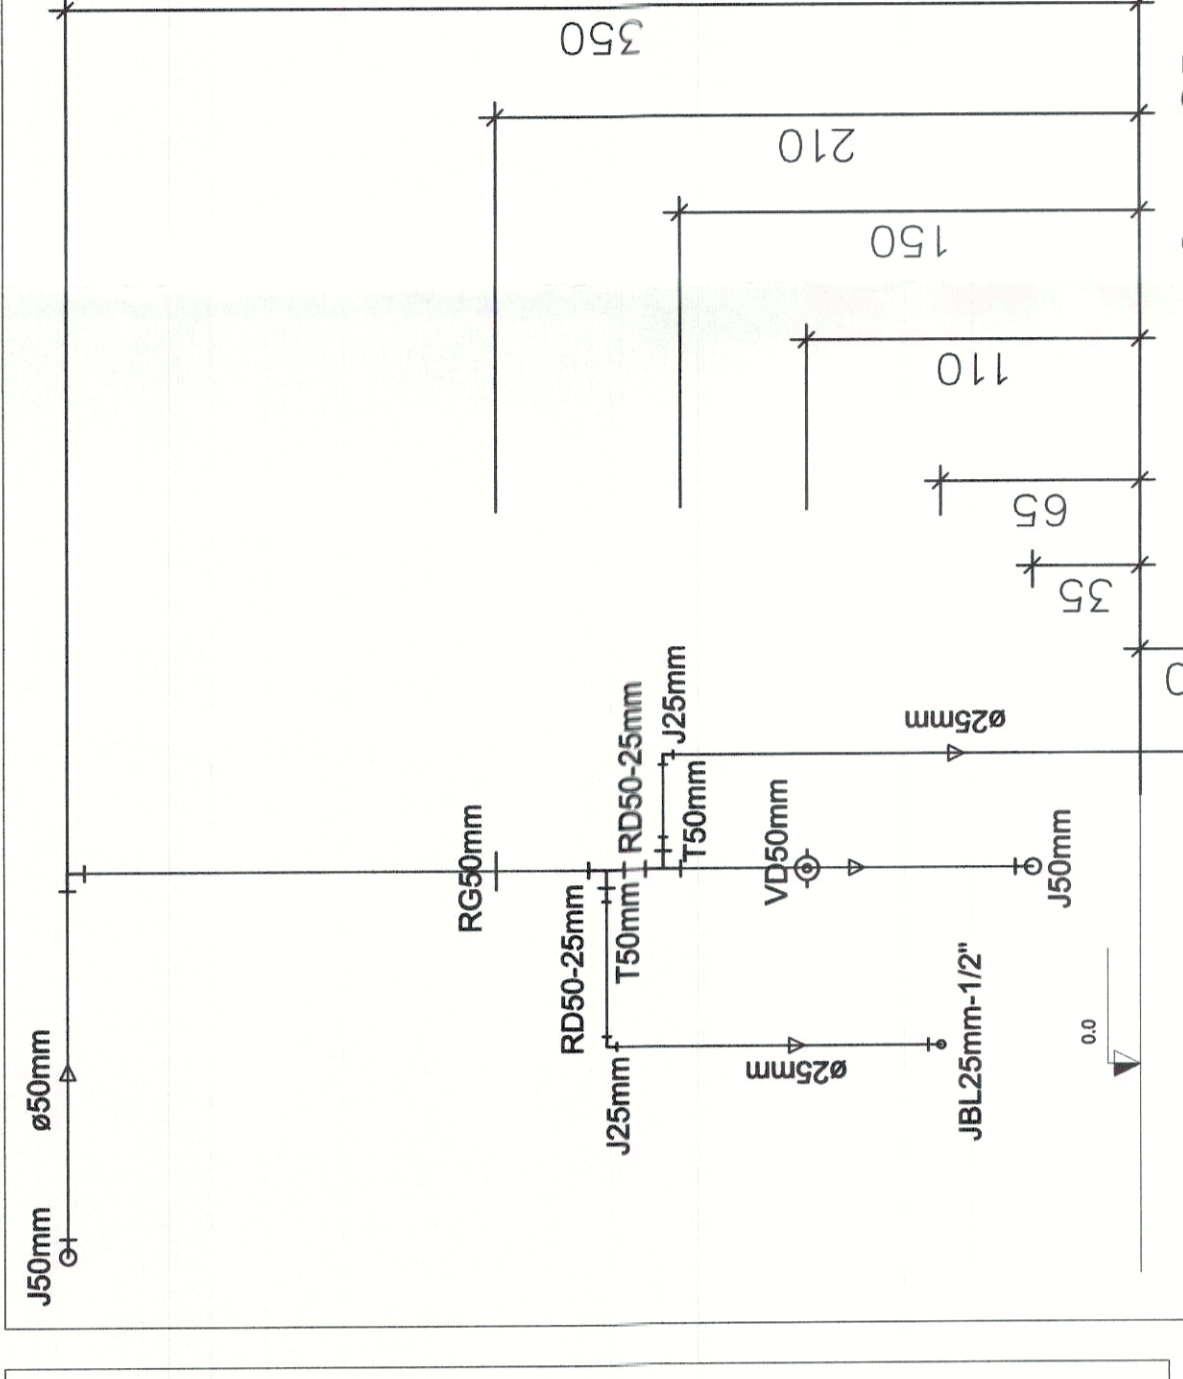


Corte C5 s/ escala

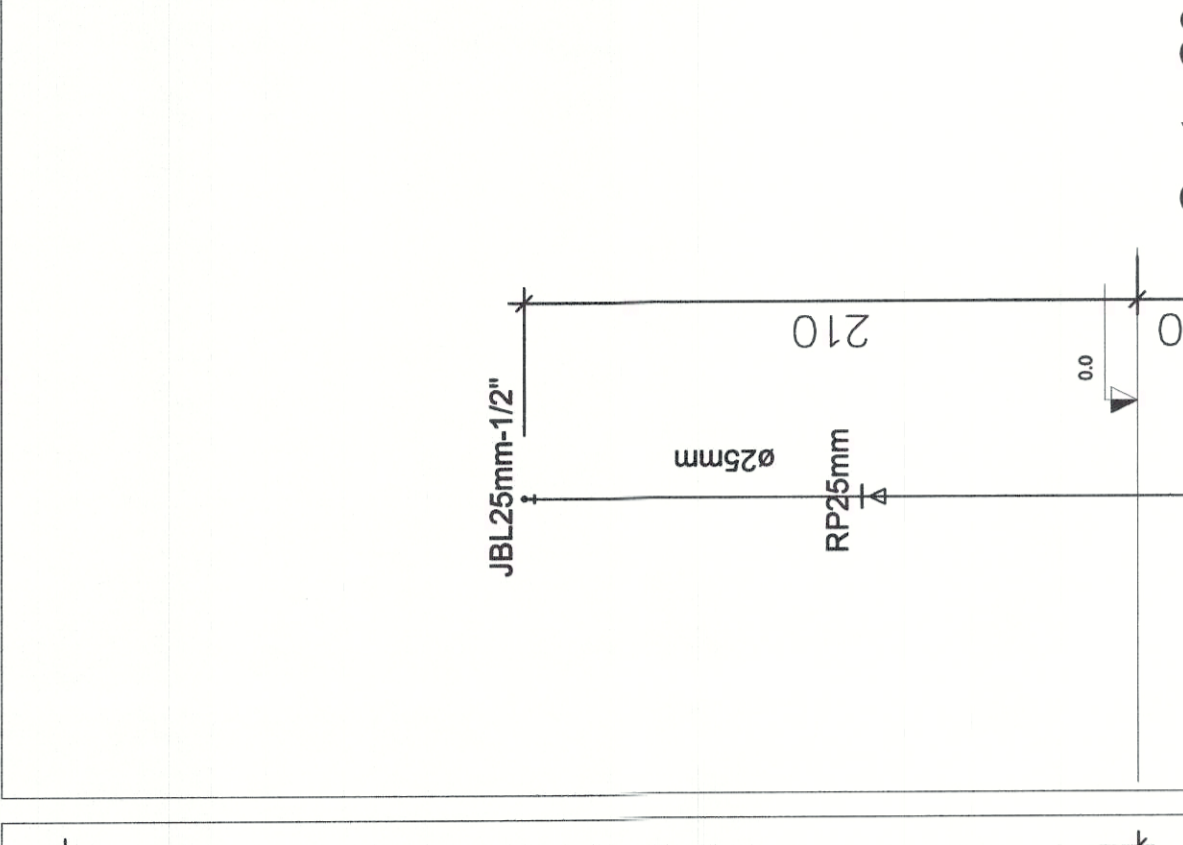


Corte C6 s/ escala

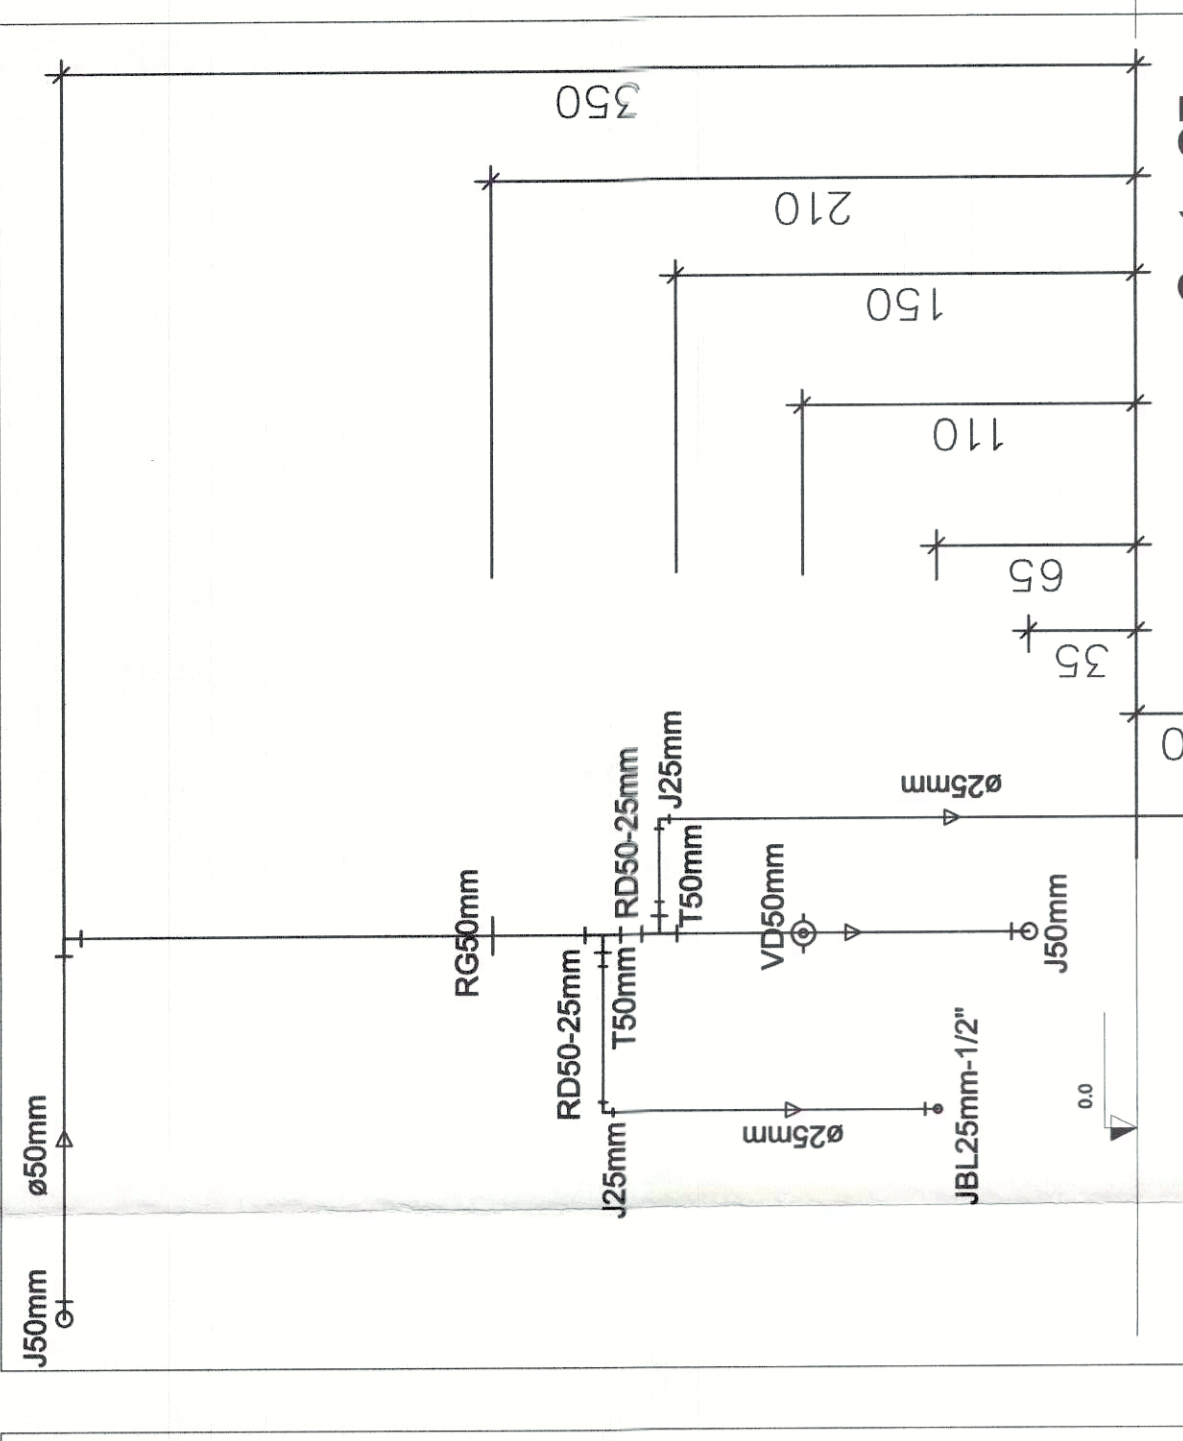


Corte C7 s/ escala

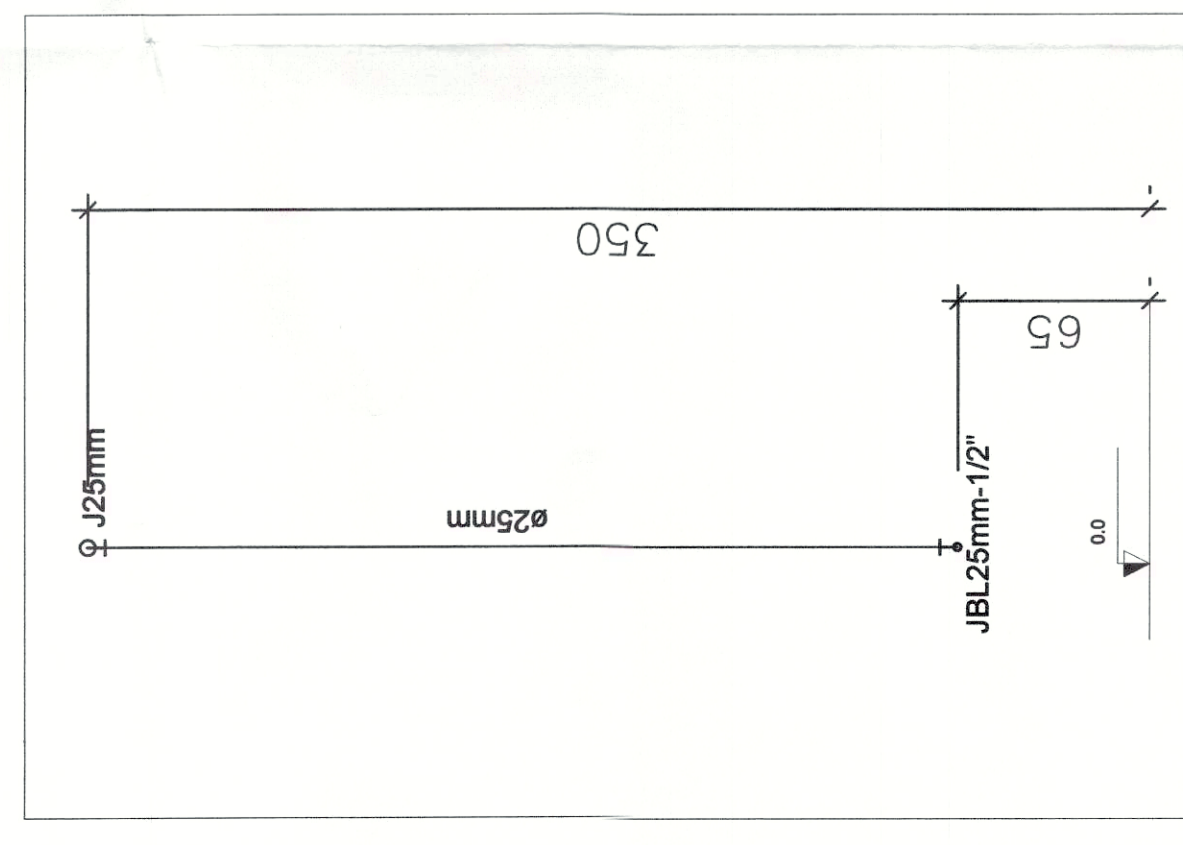


Corte C8 s/ escala

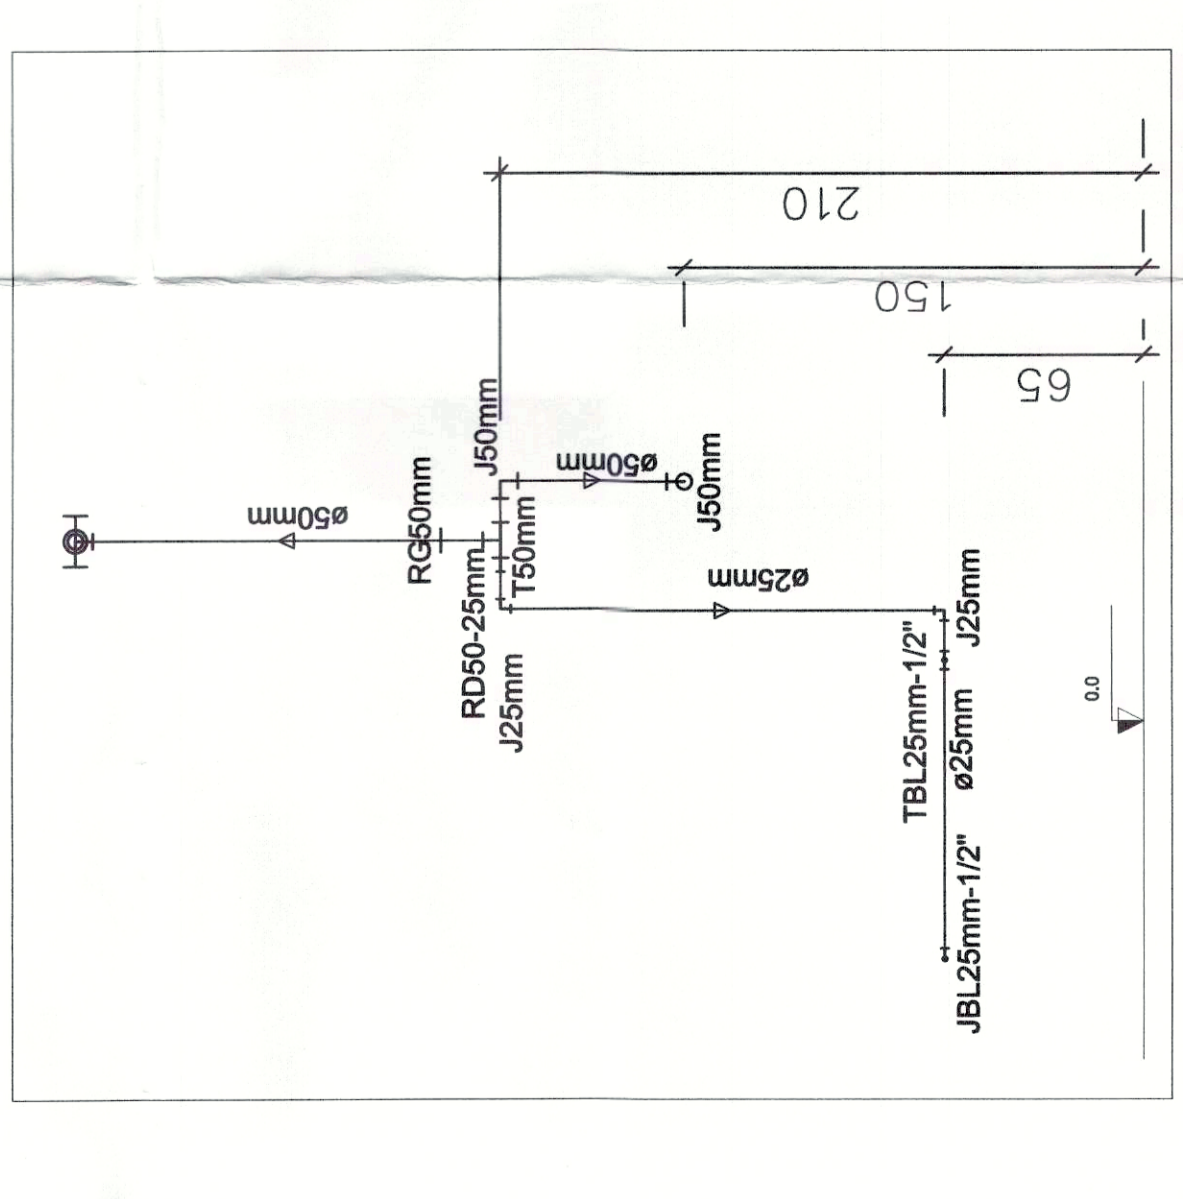


Corte C9 s/ escala

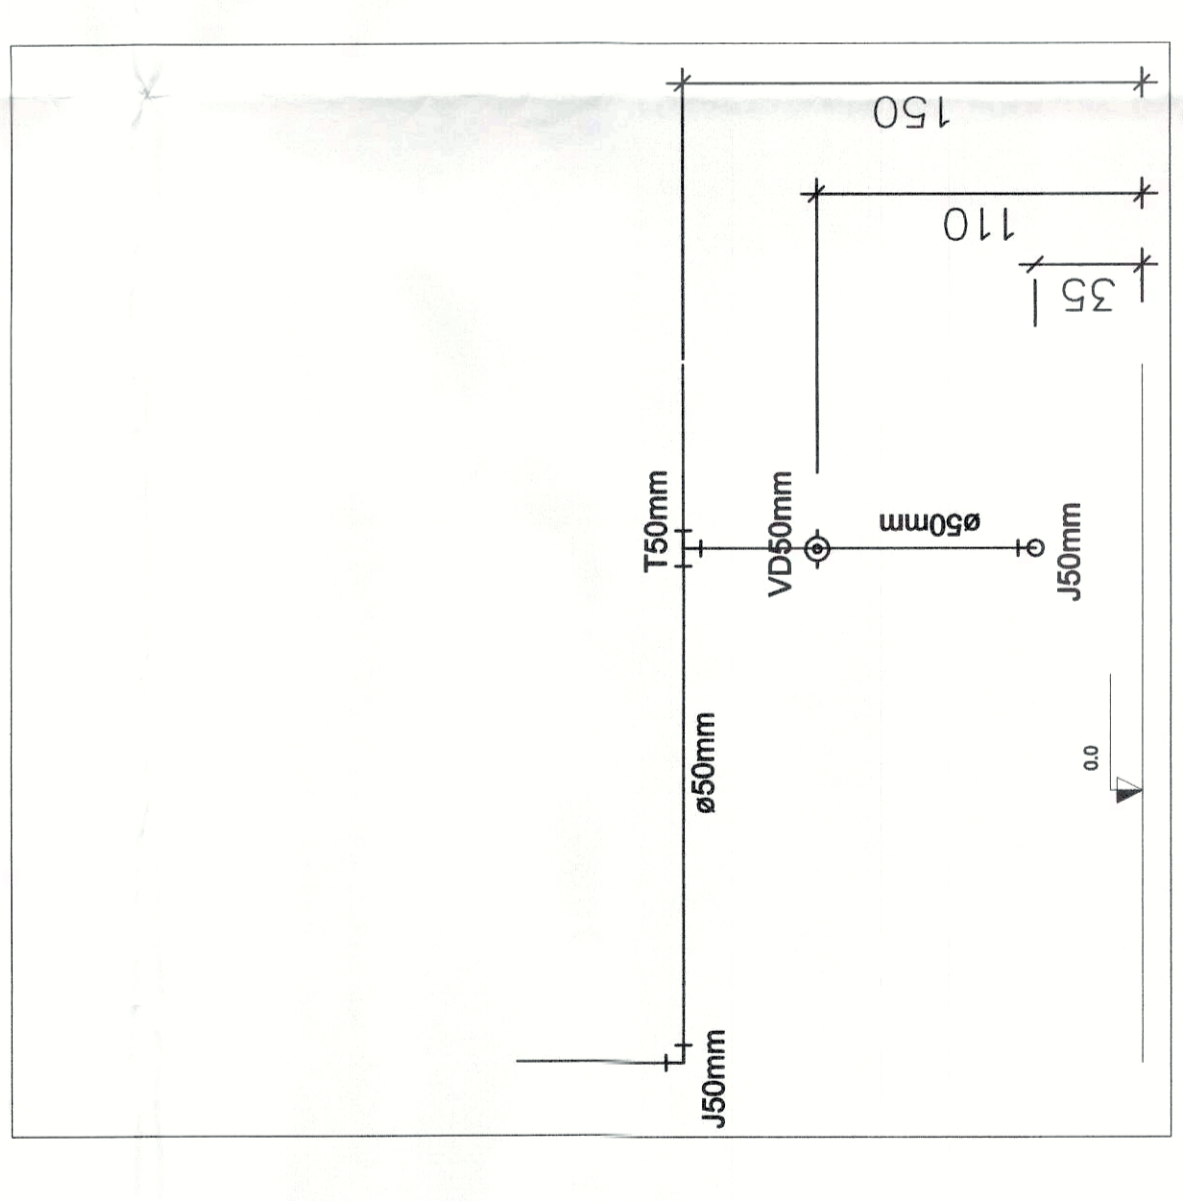


Corte C10 s/ escala

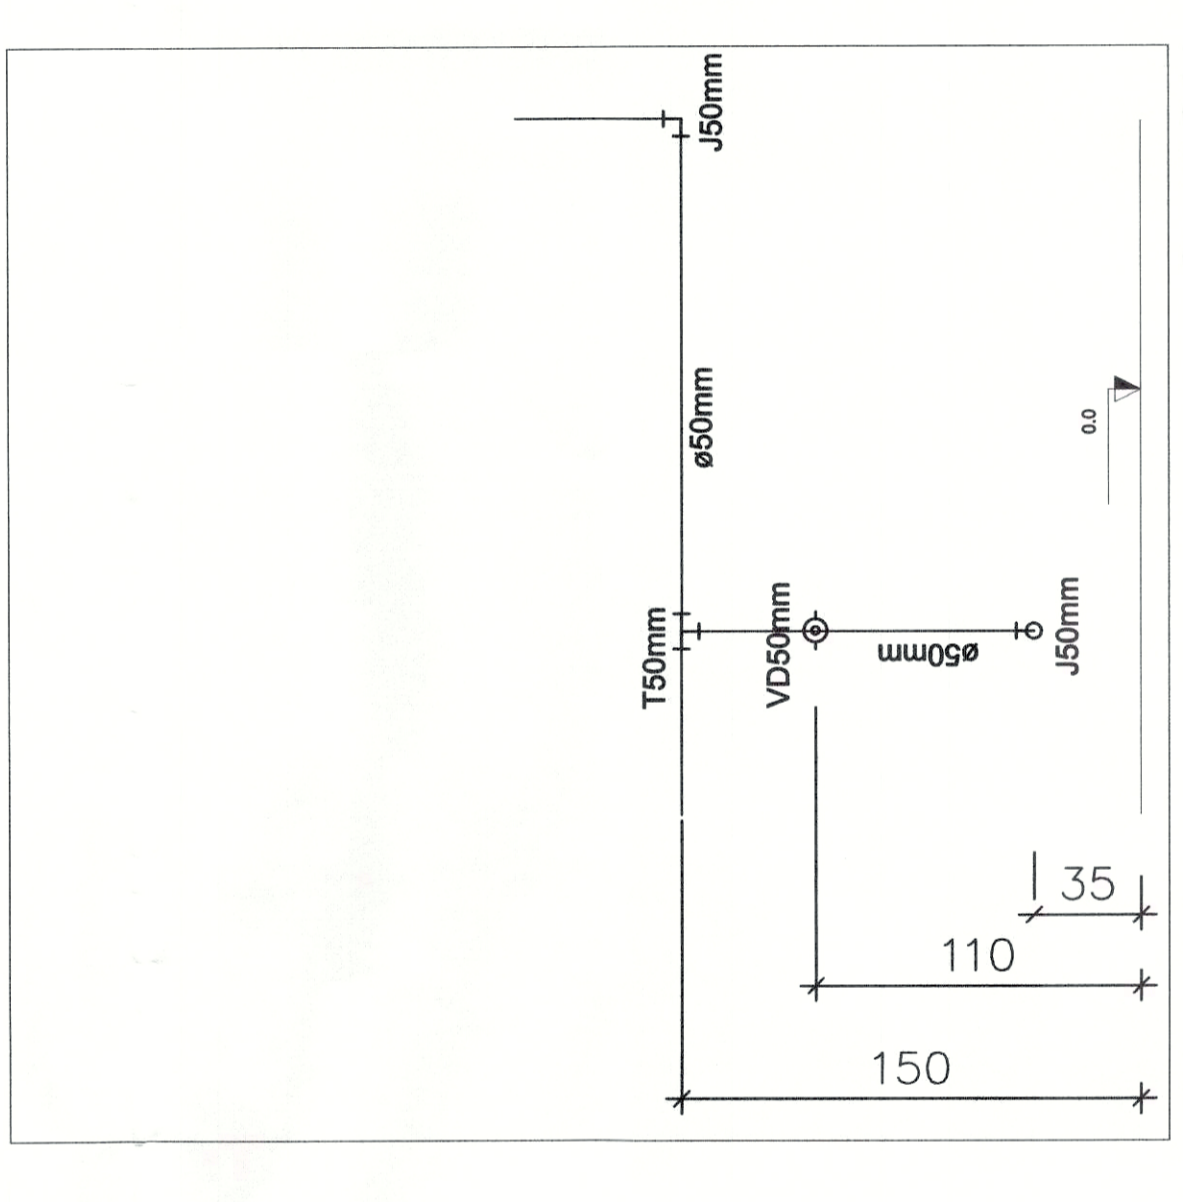


Corte C11 s/ escala

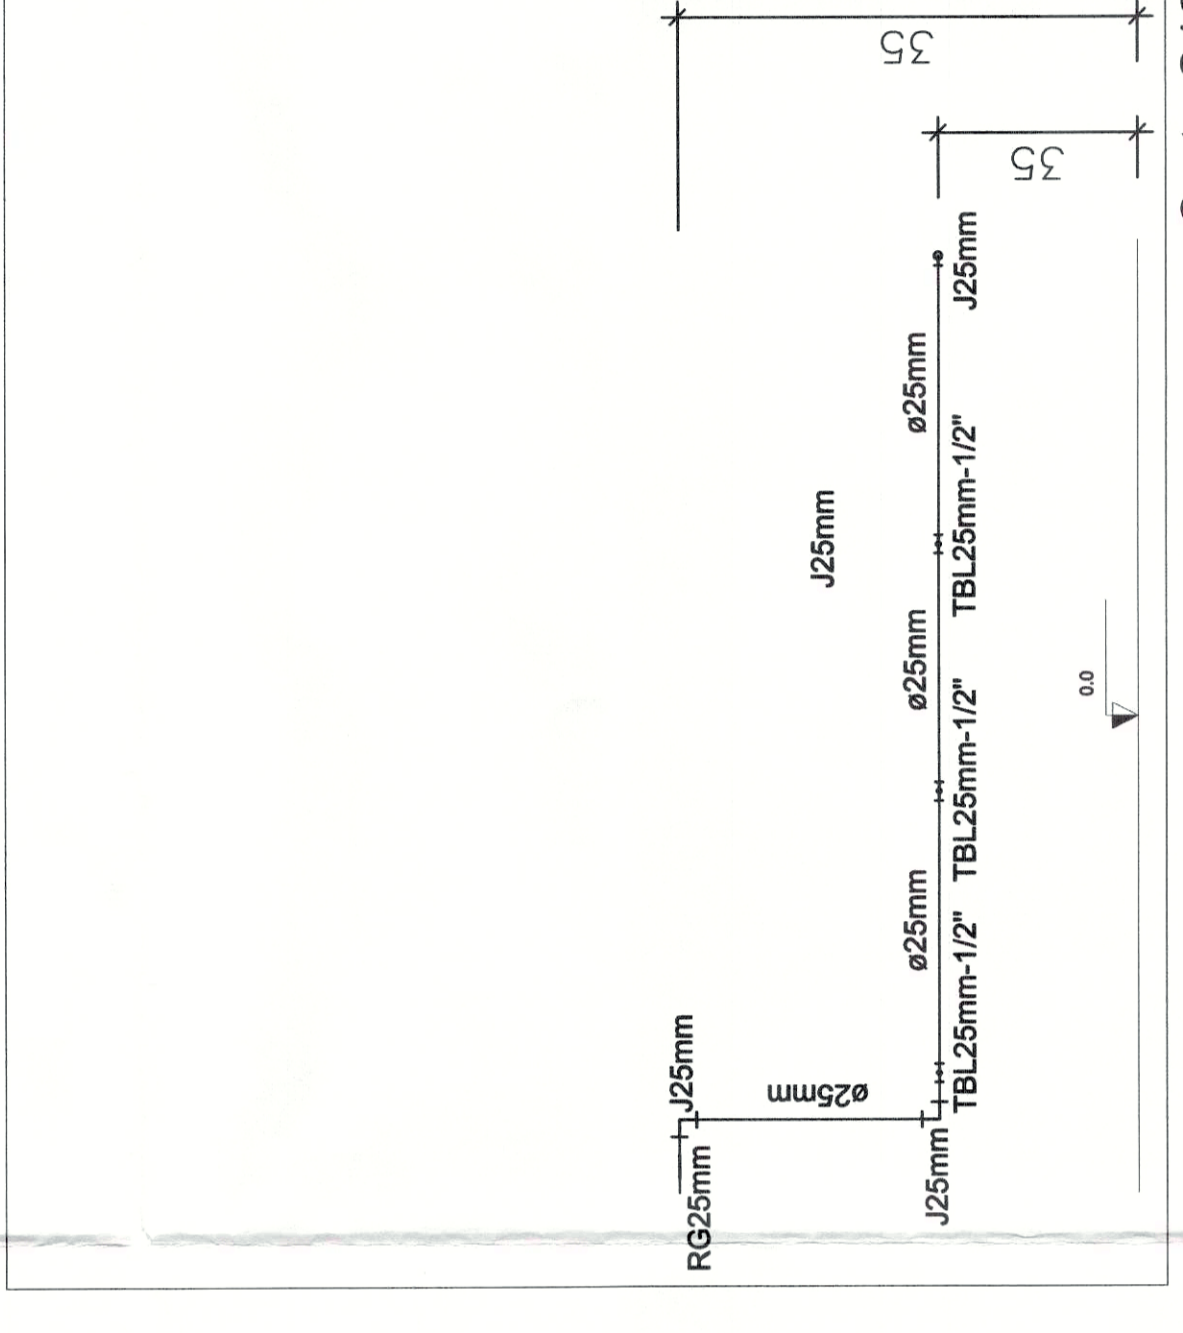


Corte C12 s/ escala

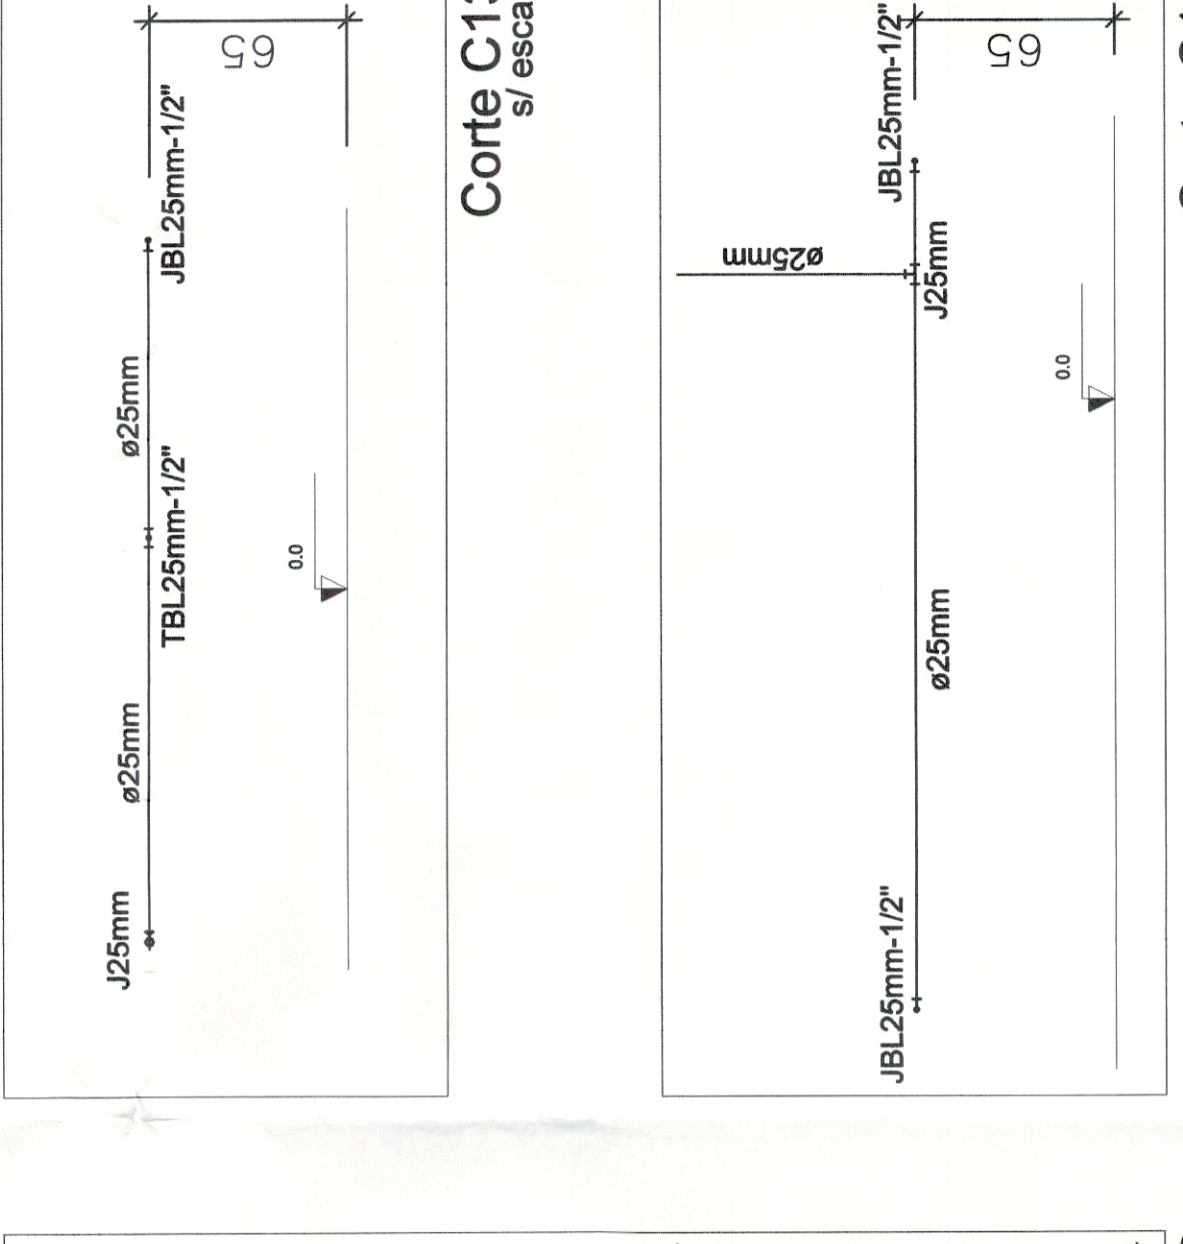


Corte C13 s/ escala

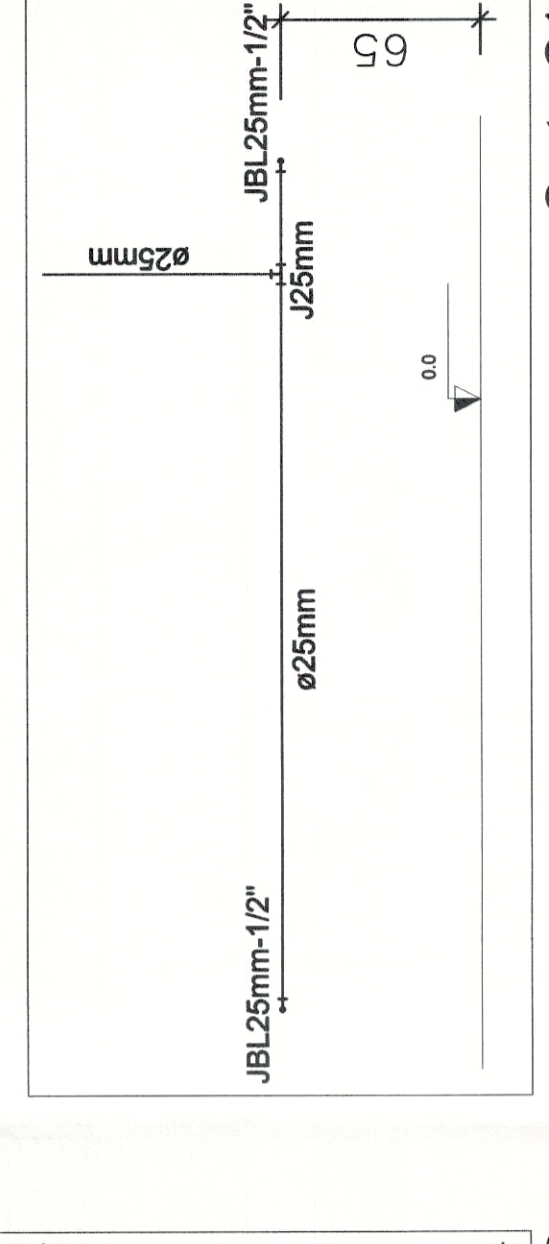


Corte C14 s/ escala

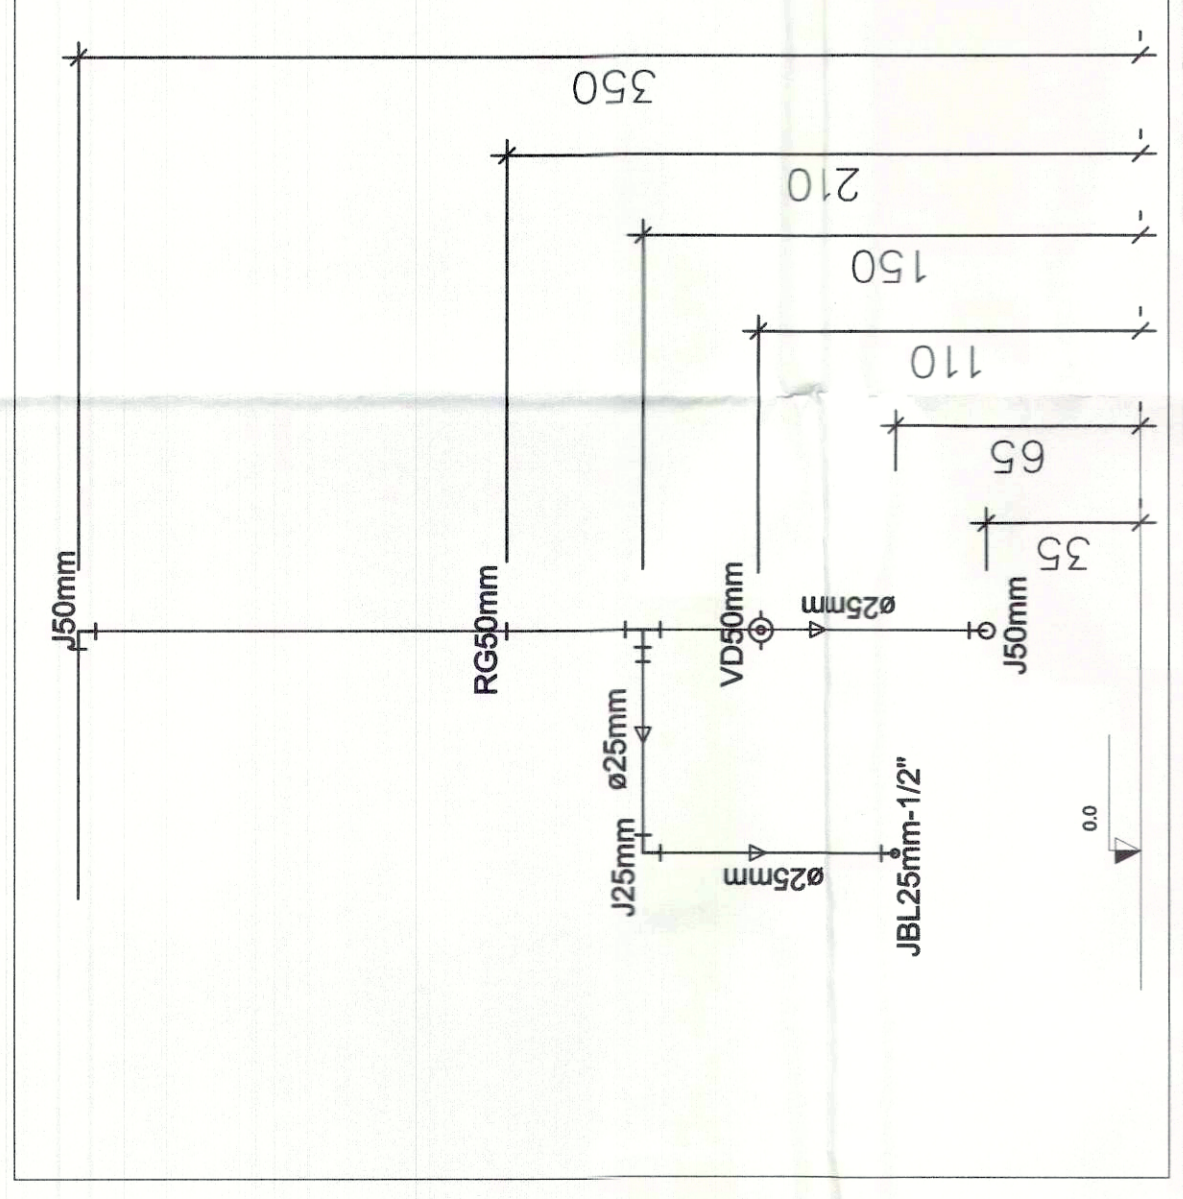


Corte C18 s/ escala

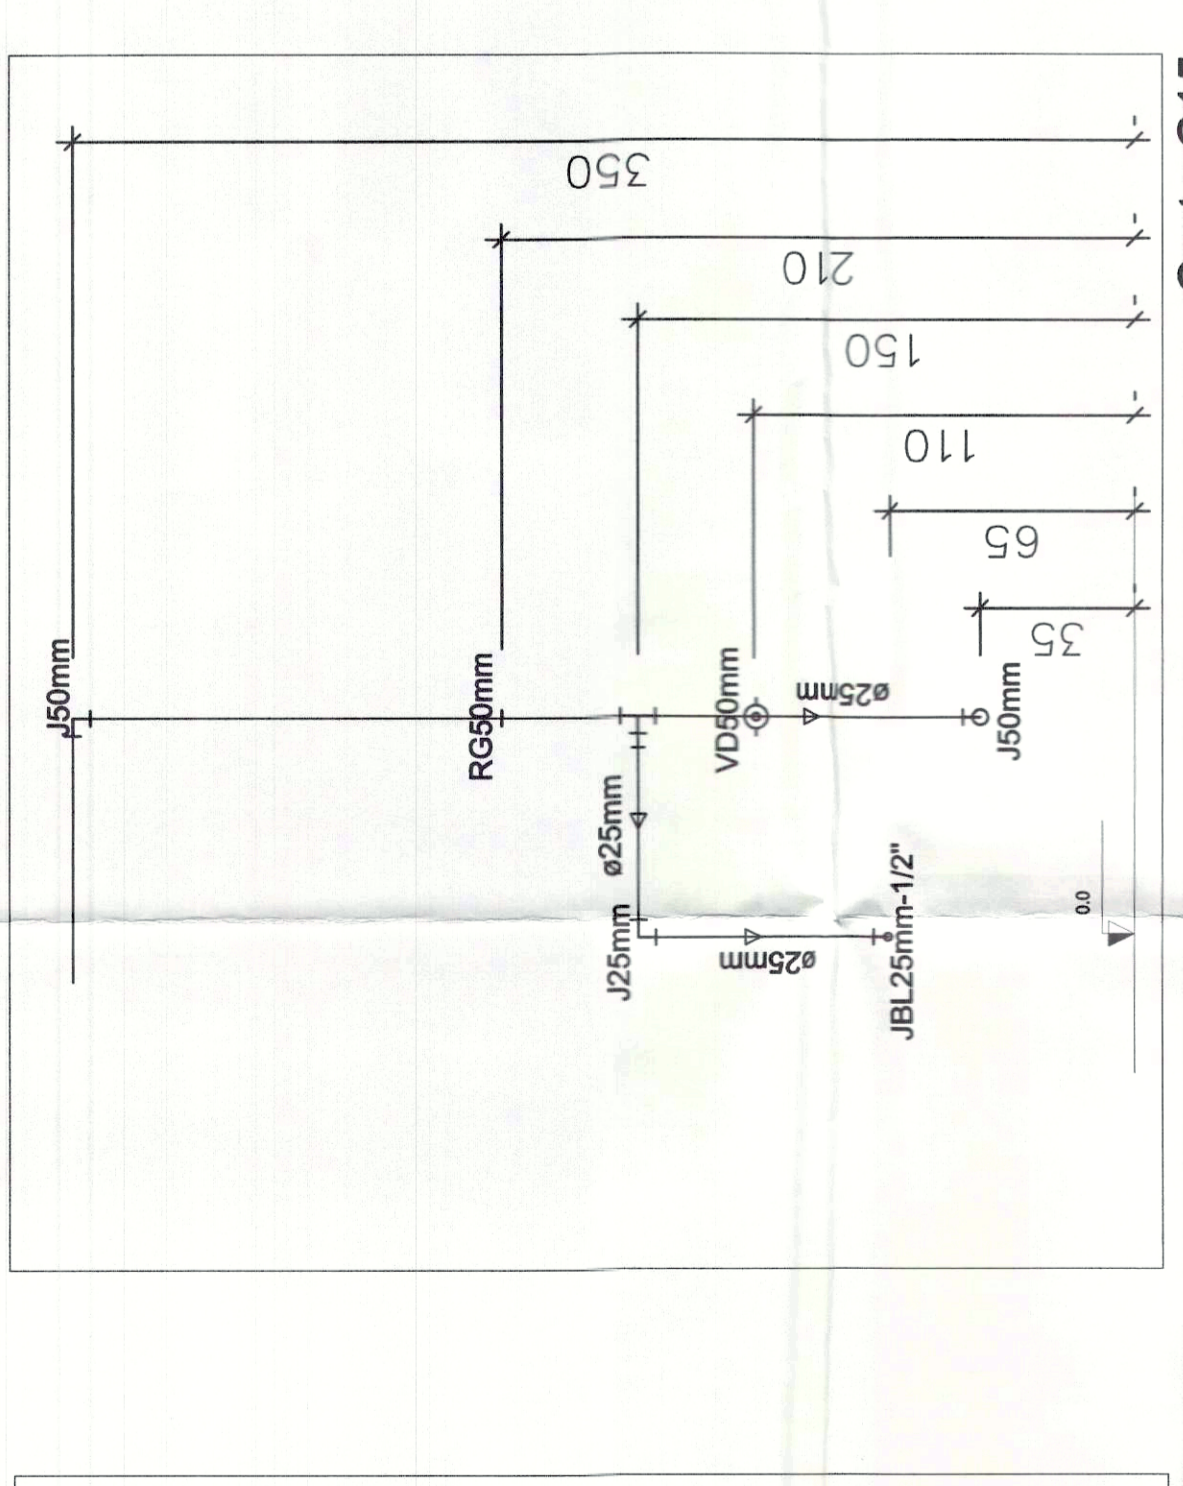


Corte C15 s/ escala

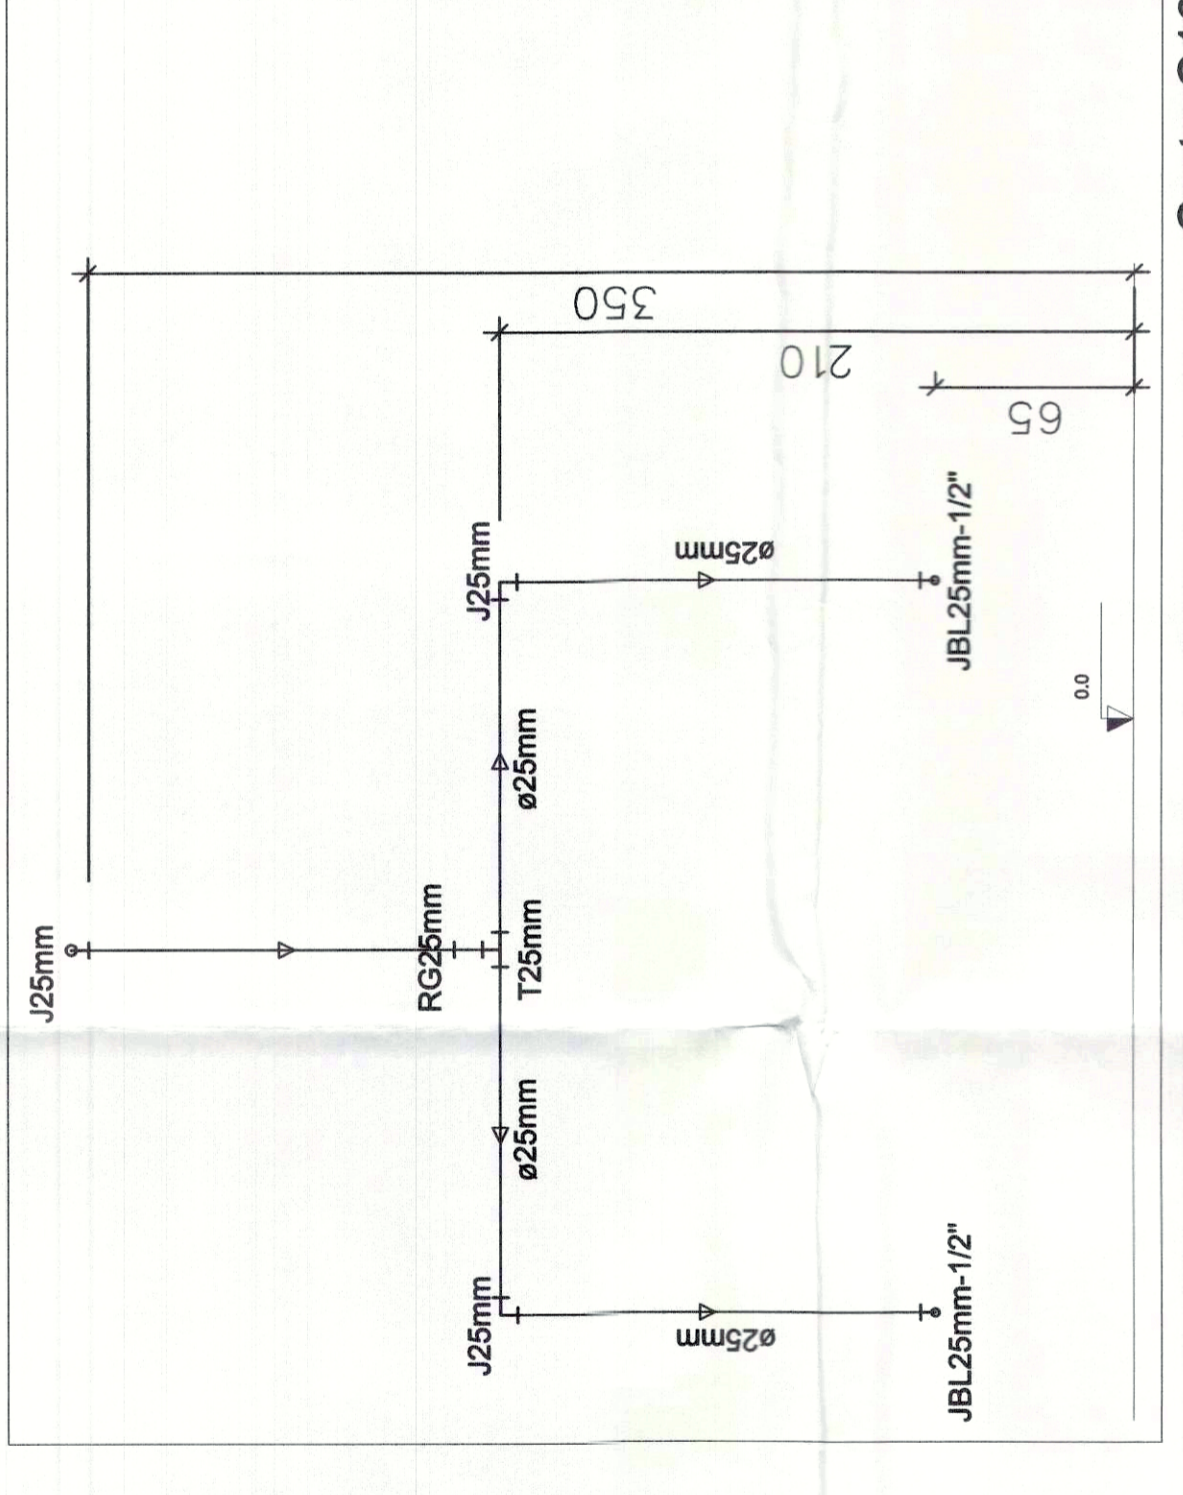


Corte C16 s/ escala

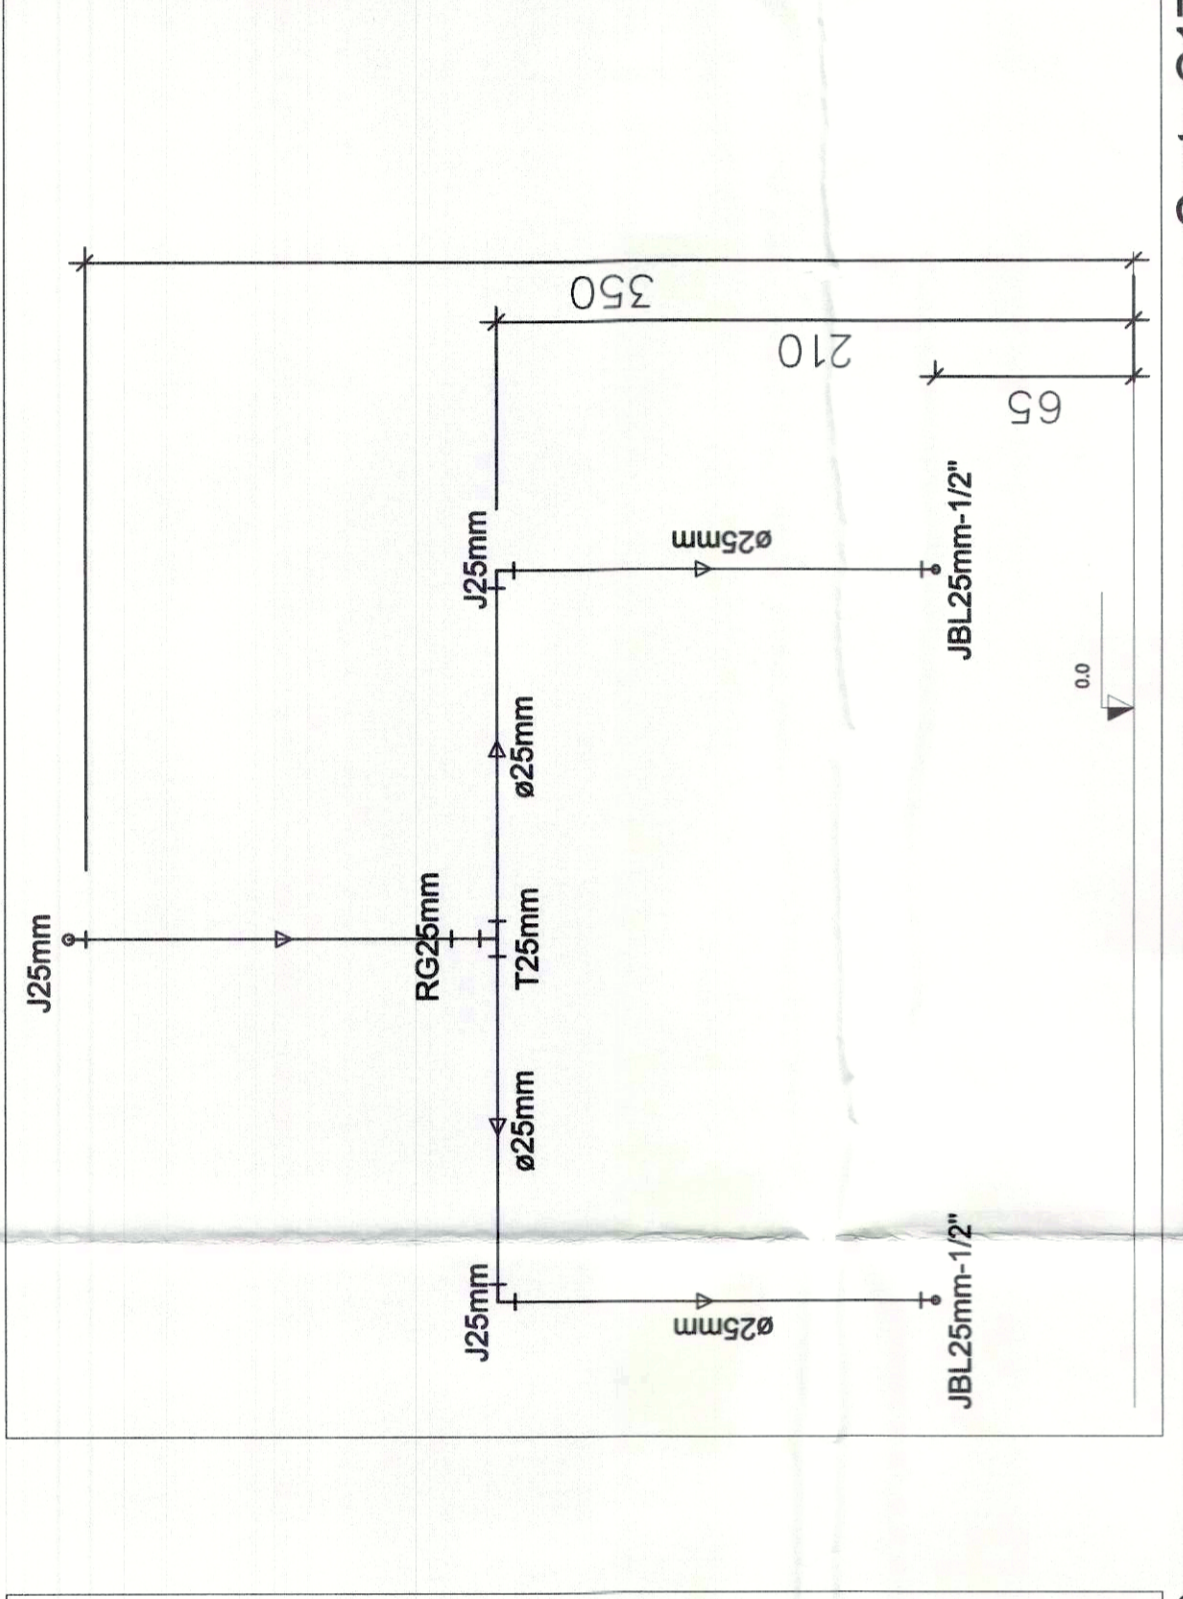


Corte C17 s/ escala

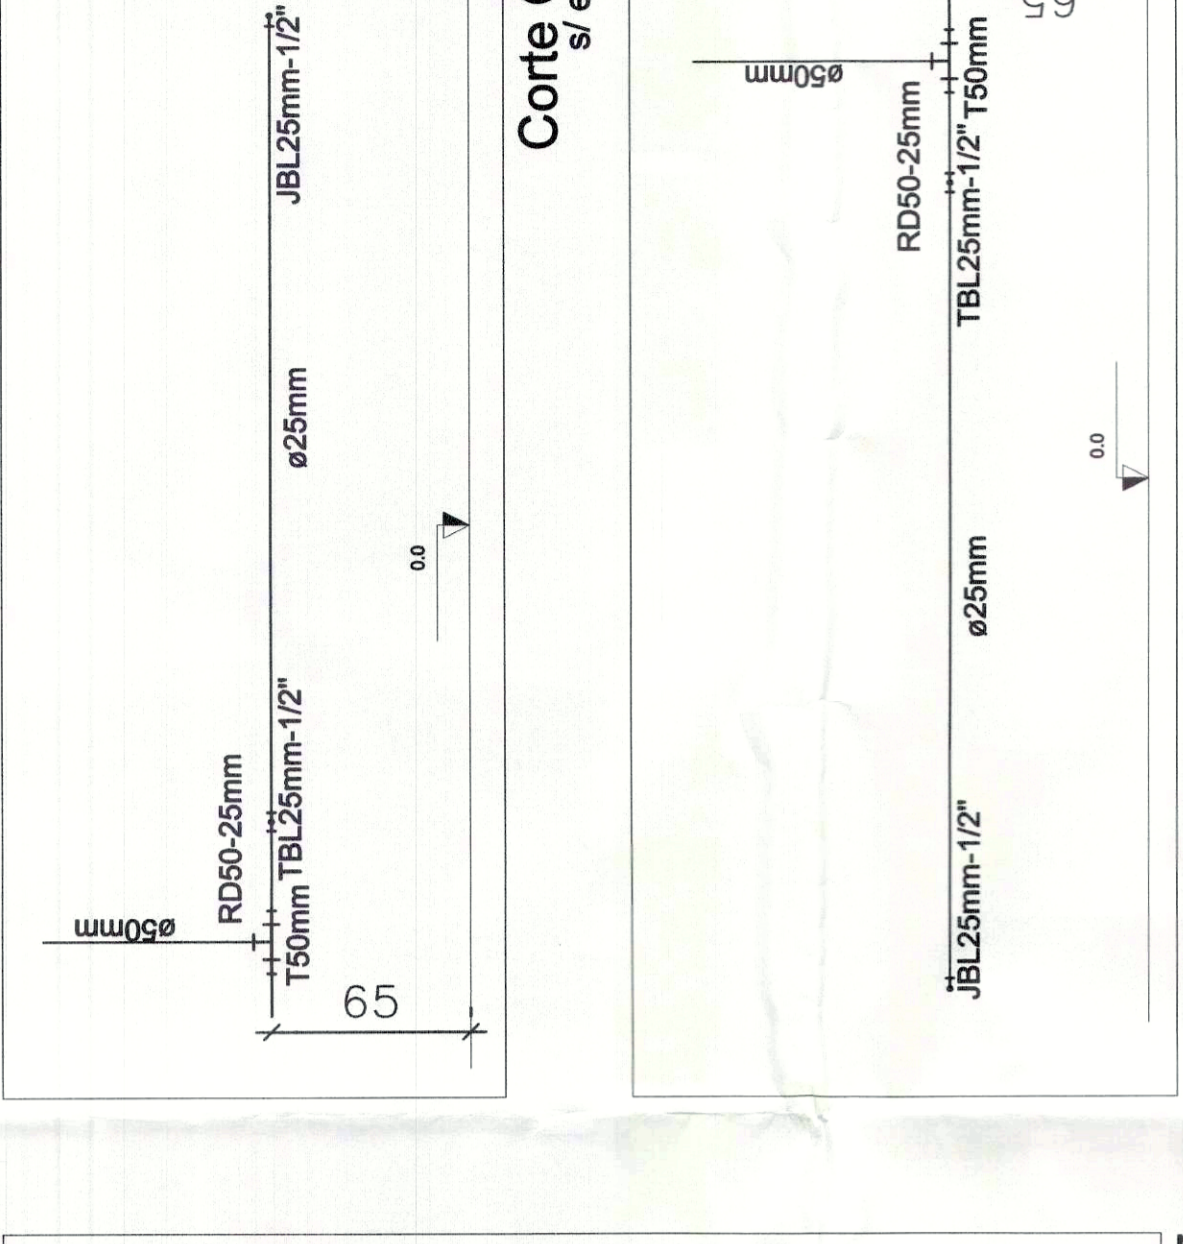


Corte C20 s/ escala

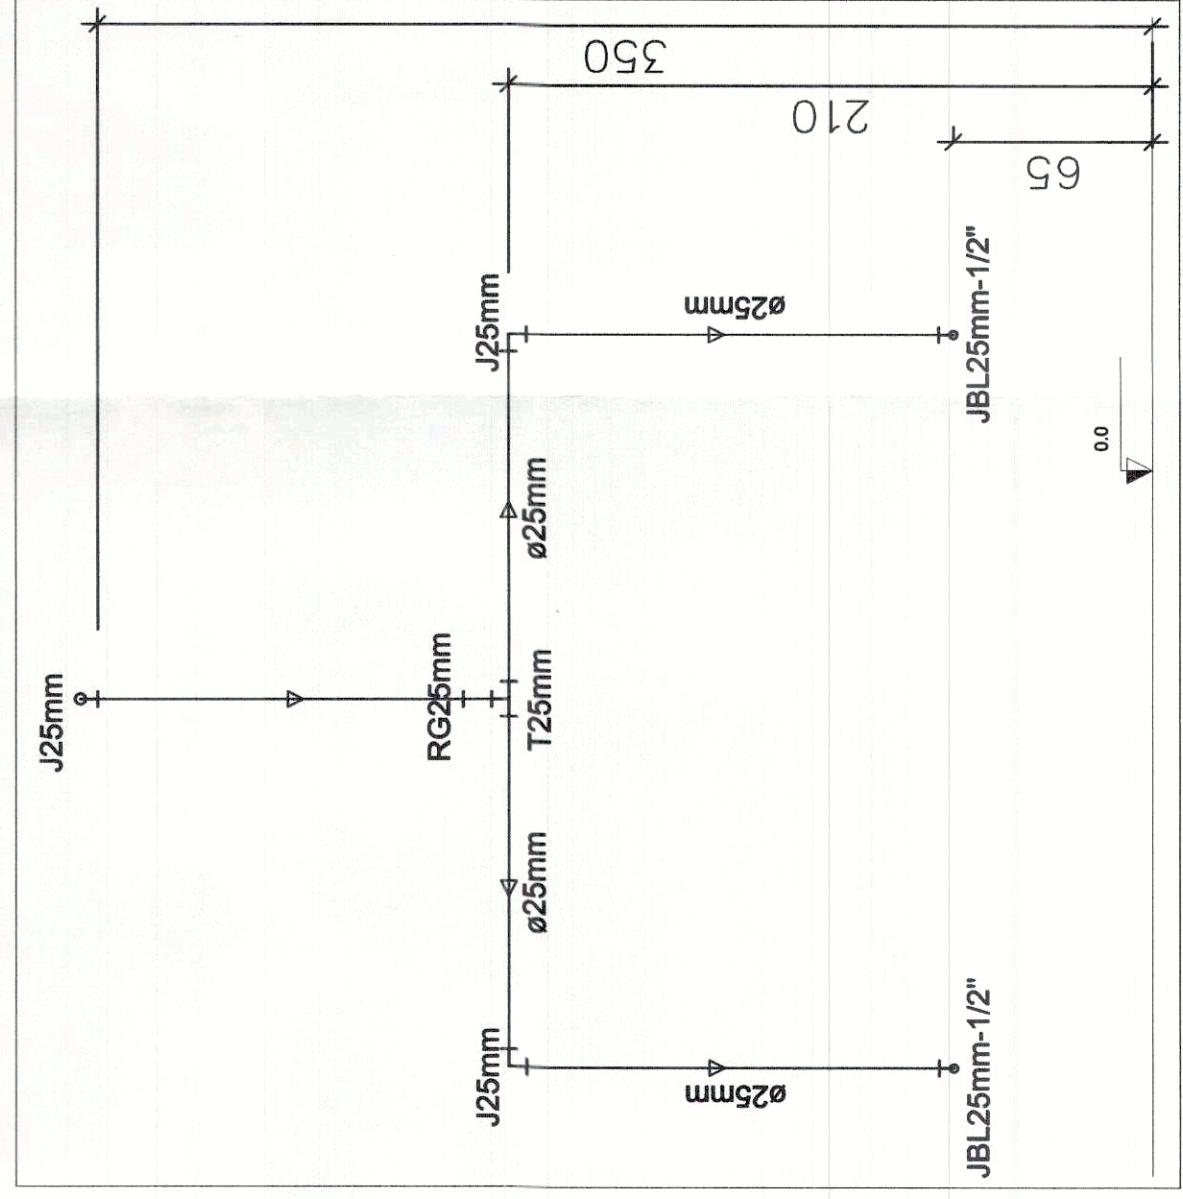

Corte C21 s/ escala

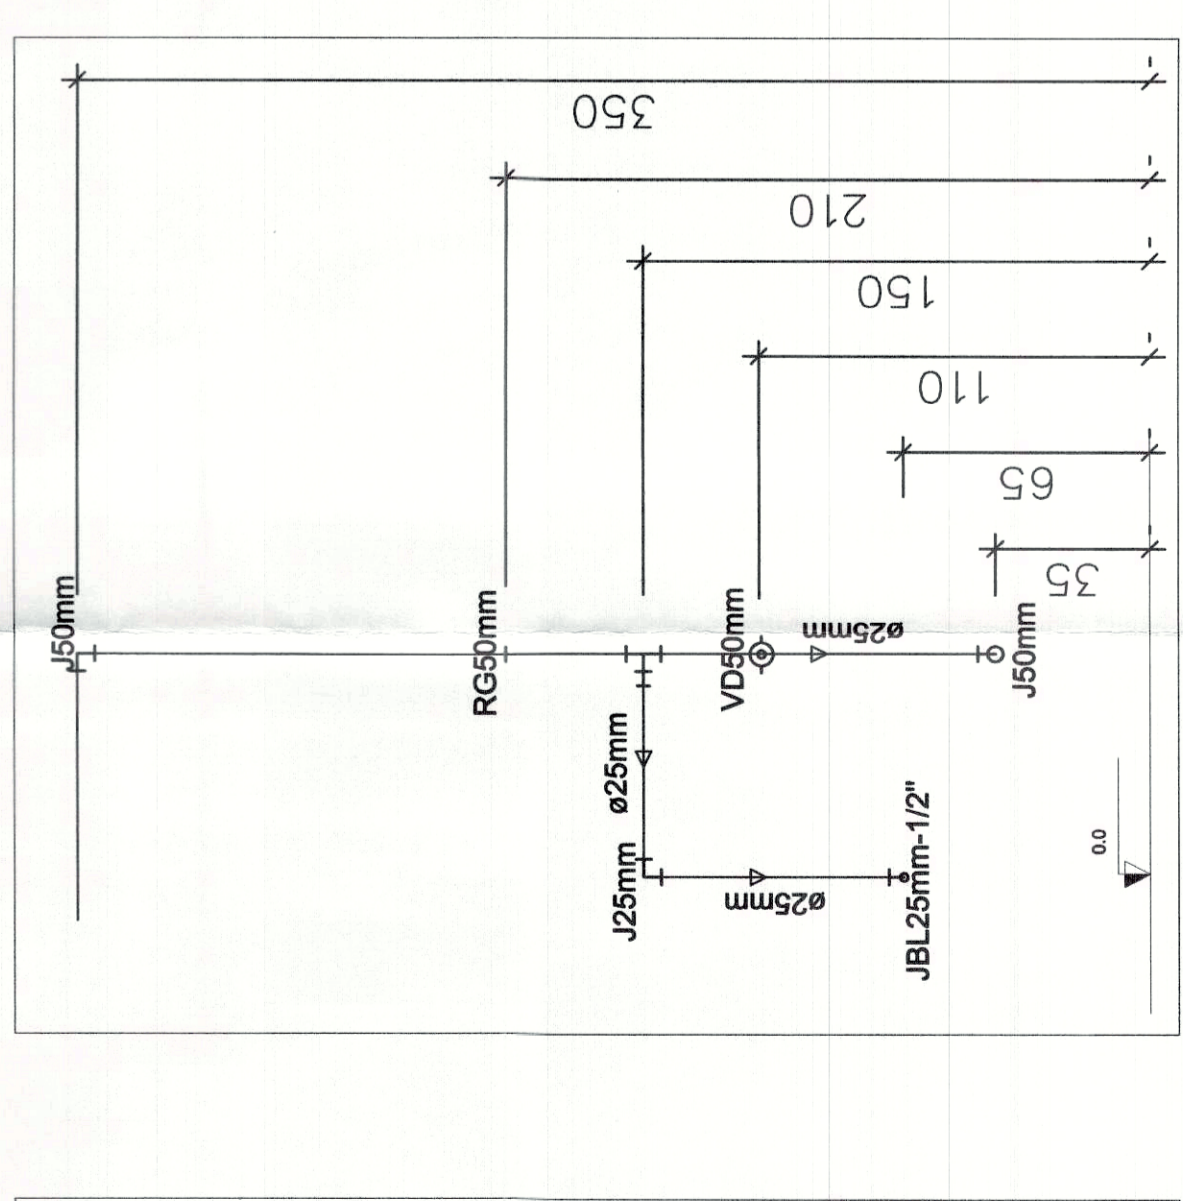

Corte C22 s/ escala

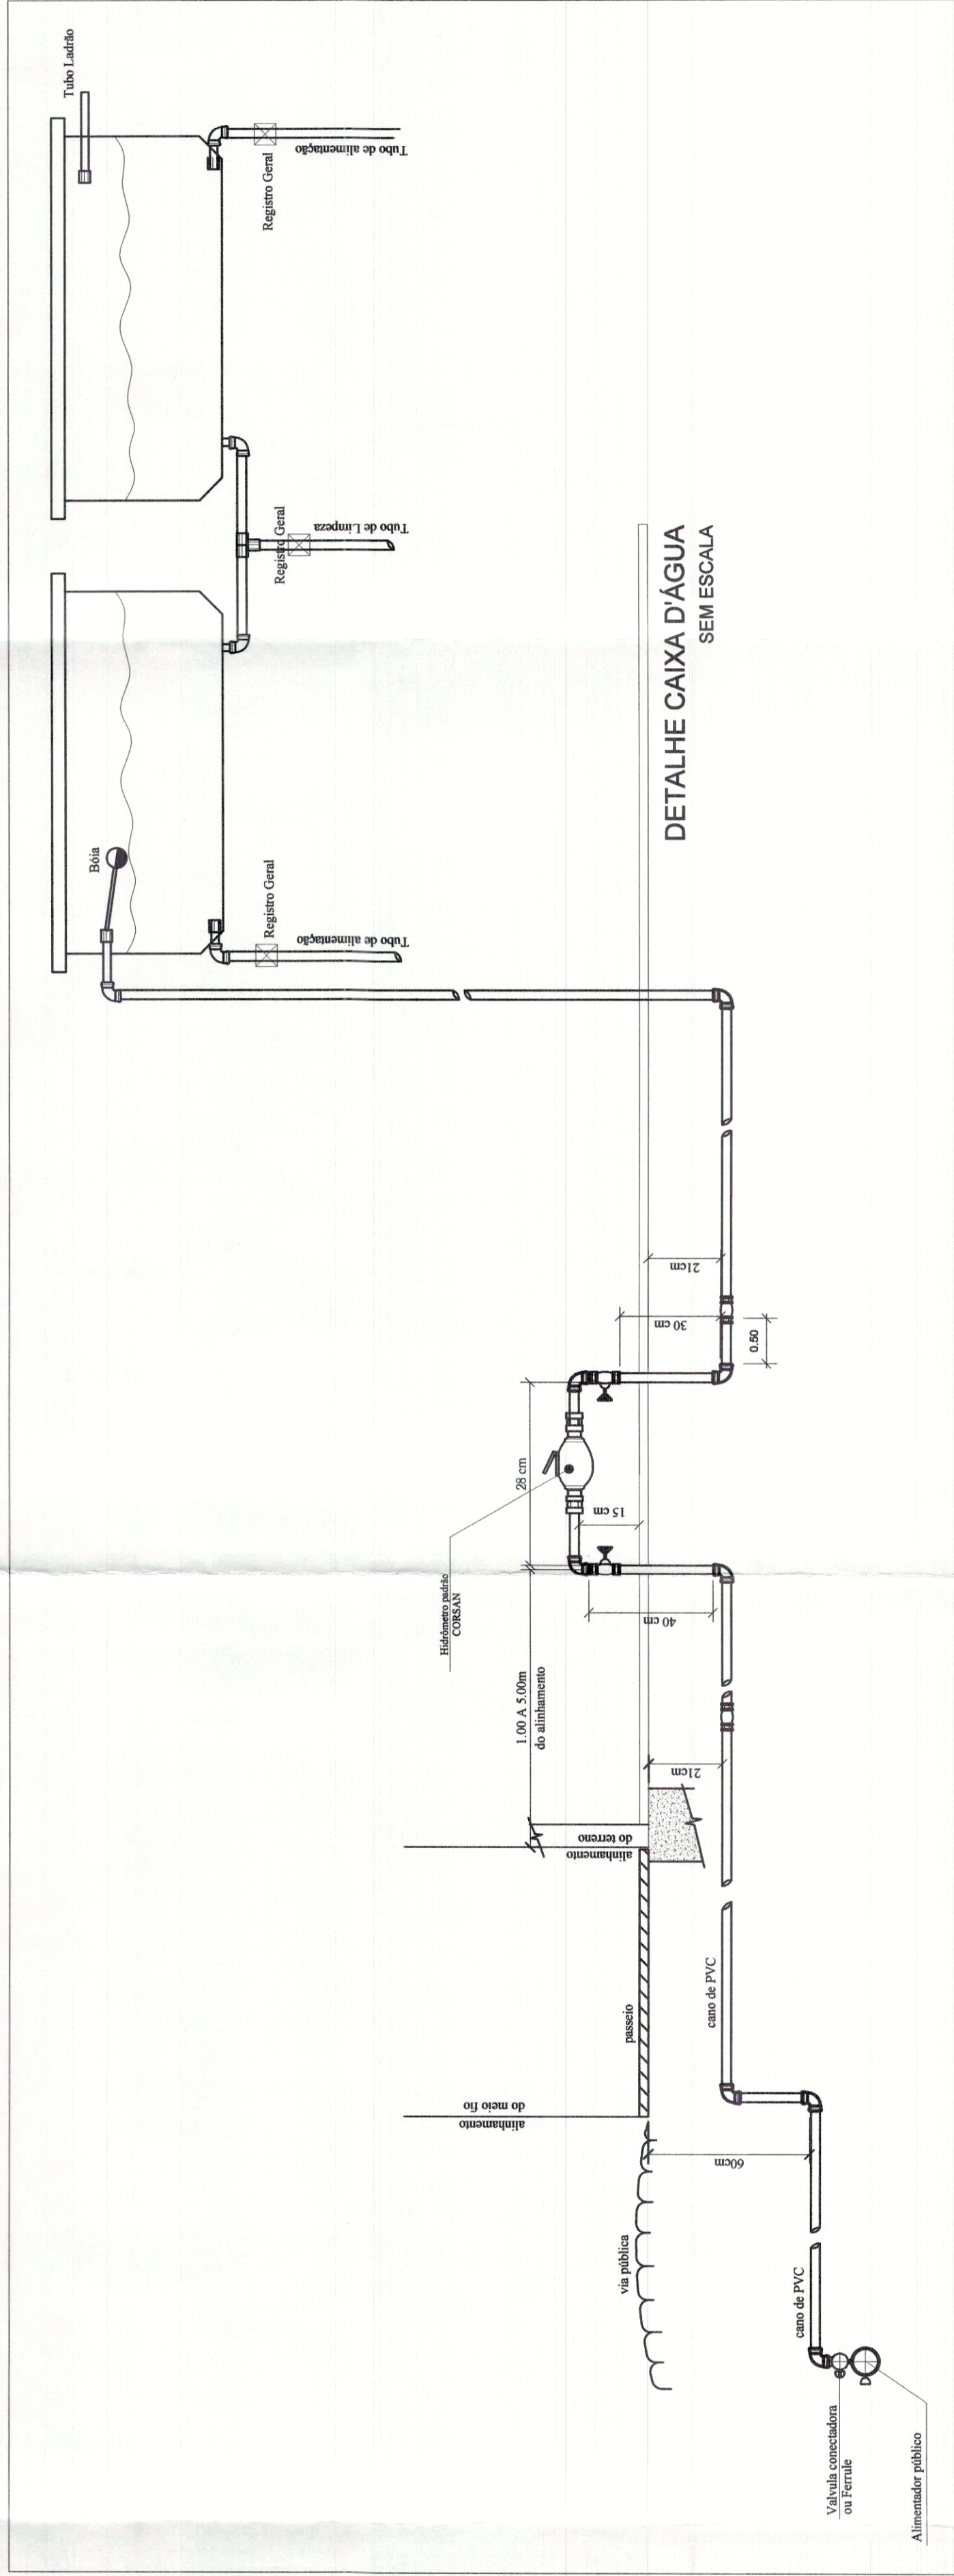

Sigla	Paço	QUANTITATIVO (USF'S)	Un.	Quant.
R.100	Registro de Gaveta Metálico 1/2"	1/2"	pc	8
S.109	Joelho 90° Sold e com Bucha de Lata 25mm x 1/2"	1/2"	pc	26
S.80	Bucha Redução Sold Longa 50 x 25mm	1/2"	pc	4
S.100	Joelho 90° Sold e com Bucha de Lata 25mm x 1/2"	1/2"	pc	108
S.102	Tubo Soldável 25mm (m)	m	m	108,48
R.09	Adapt. Auto-Ajust. Roscável p/ caixa d'Água 1"	1"	pc	3
S.100	Joelho 90° Soldável 1/2"	1/2"	pc	1
S.95	Bucha Redução Sold Longa 75 x 50mm	1/2"	pc	4
S.96	Joelho 90° Soldável 25mm	1/2"	pc	9
S.97	Joelho 90° Soldável 50mm	1/2"	pc	9
S.103	Tubo Soldável 50mm (m)	m	m	47
S.151	TB Soldável 50mm	50mm	pc	25
S.49	Bucha Redução Sold Longa 50 x 25mm	1/2"	pc	17
S.95	Joelho 90° Soldável 25mm	1/2"	pc	36
S.96	Joelho 90° Soldável 50mm	1/2"	pc	36
S.149	TB Soldável 25mm	25mm	pc	3
S.185	Válvula de Descarga PVC Soldável 50mm	50mm	pc	7
S.188	TB Sold e com Bucha de Lata 25mm x 1/2"	1/2"	pc	13
S.146	Lua Sold e com Bucha de Lata 25mm x 1/2"	1/2"	pc	2
S.147	Tubo Soldável 25mm Metálico 1"	1"	pc	3
S.148	TB Soldável 25mm	25mm	pc	3
S.97	Tubo Soldável 75mm (m)	m	m	8,31
S.211	Registro de Pressão Metálico 1/2"	1/2"	pc	2
S.06	Tubo Soldável 50mm (m)	m	m	103,43
S.98	Joelho 90° Soldável 50mm	1/2"	pc	21

CREA

CBMTO

PREFEITURA MUNICIPAL DE PALMAS

SECRETARIA MUNICIPAL DE SAÚDE - SEMUS
ASSESSORIA DE ARQUITETURA

PROJETO HIDRAULICO EXECUTIVO

FORMA: 02/02

UNIDADE DE SAÚDE DA FAMÍLIA (ARSE 101)

ARRE 101 - ALUGA 2ª ETAPA PAJE 1

PROPRIETÁRIO

RESPONSÁVEL TÉCNICO

EMP CIVIL SÉRGIO CECILIO MONTEIRO FILHO

FORMA RESPONSÁVEL

TIPO DE OCUPAÇÃO

FORMA RESPONSÁVEL




ESCALA

INDICADA


CONTÉUDO

DETALHE CAIXA D'ÁGUA




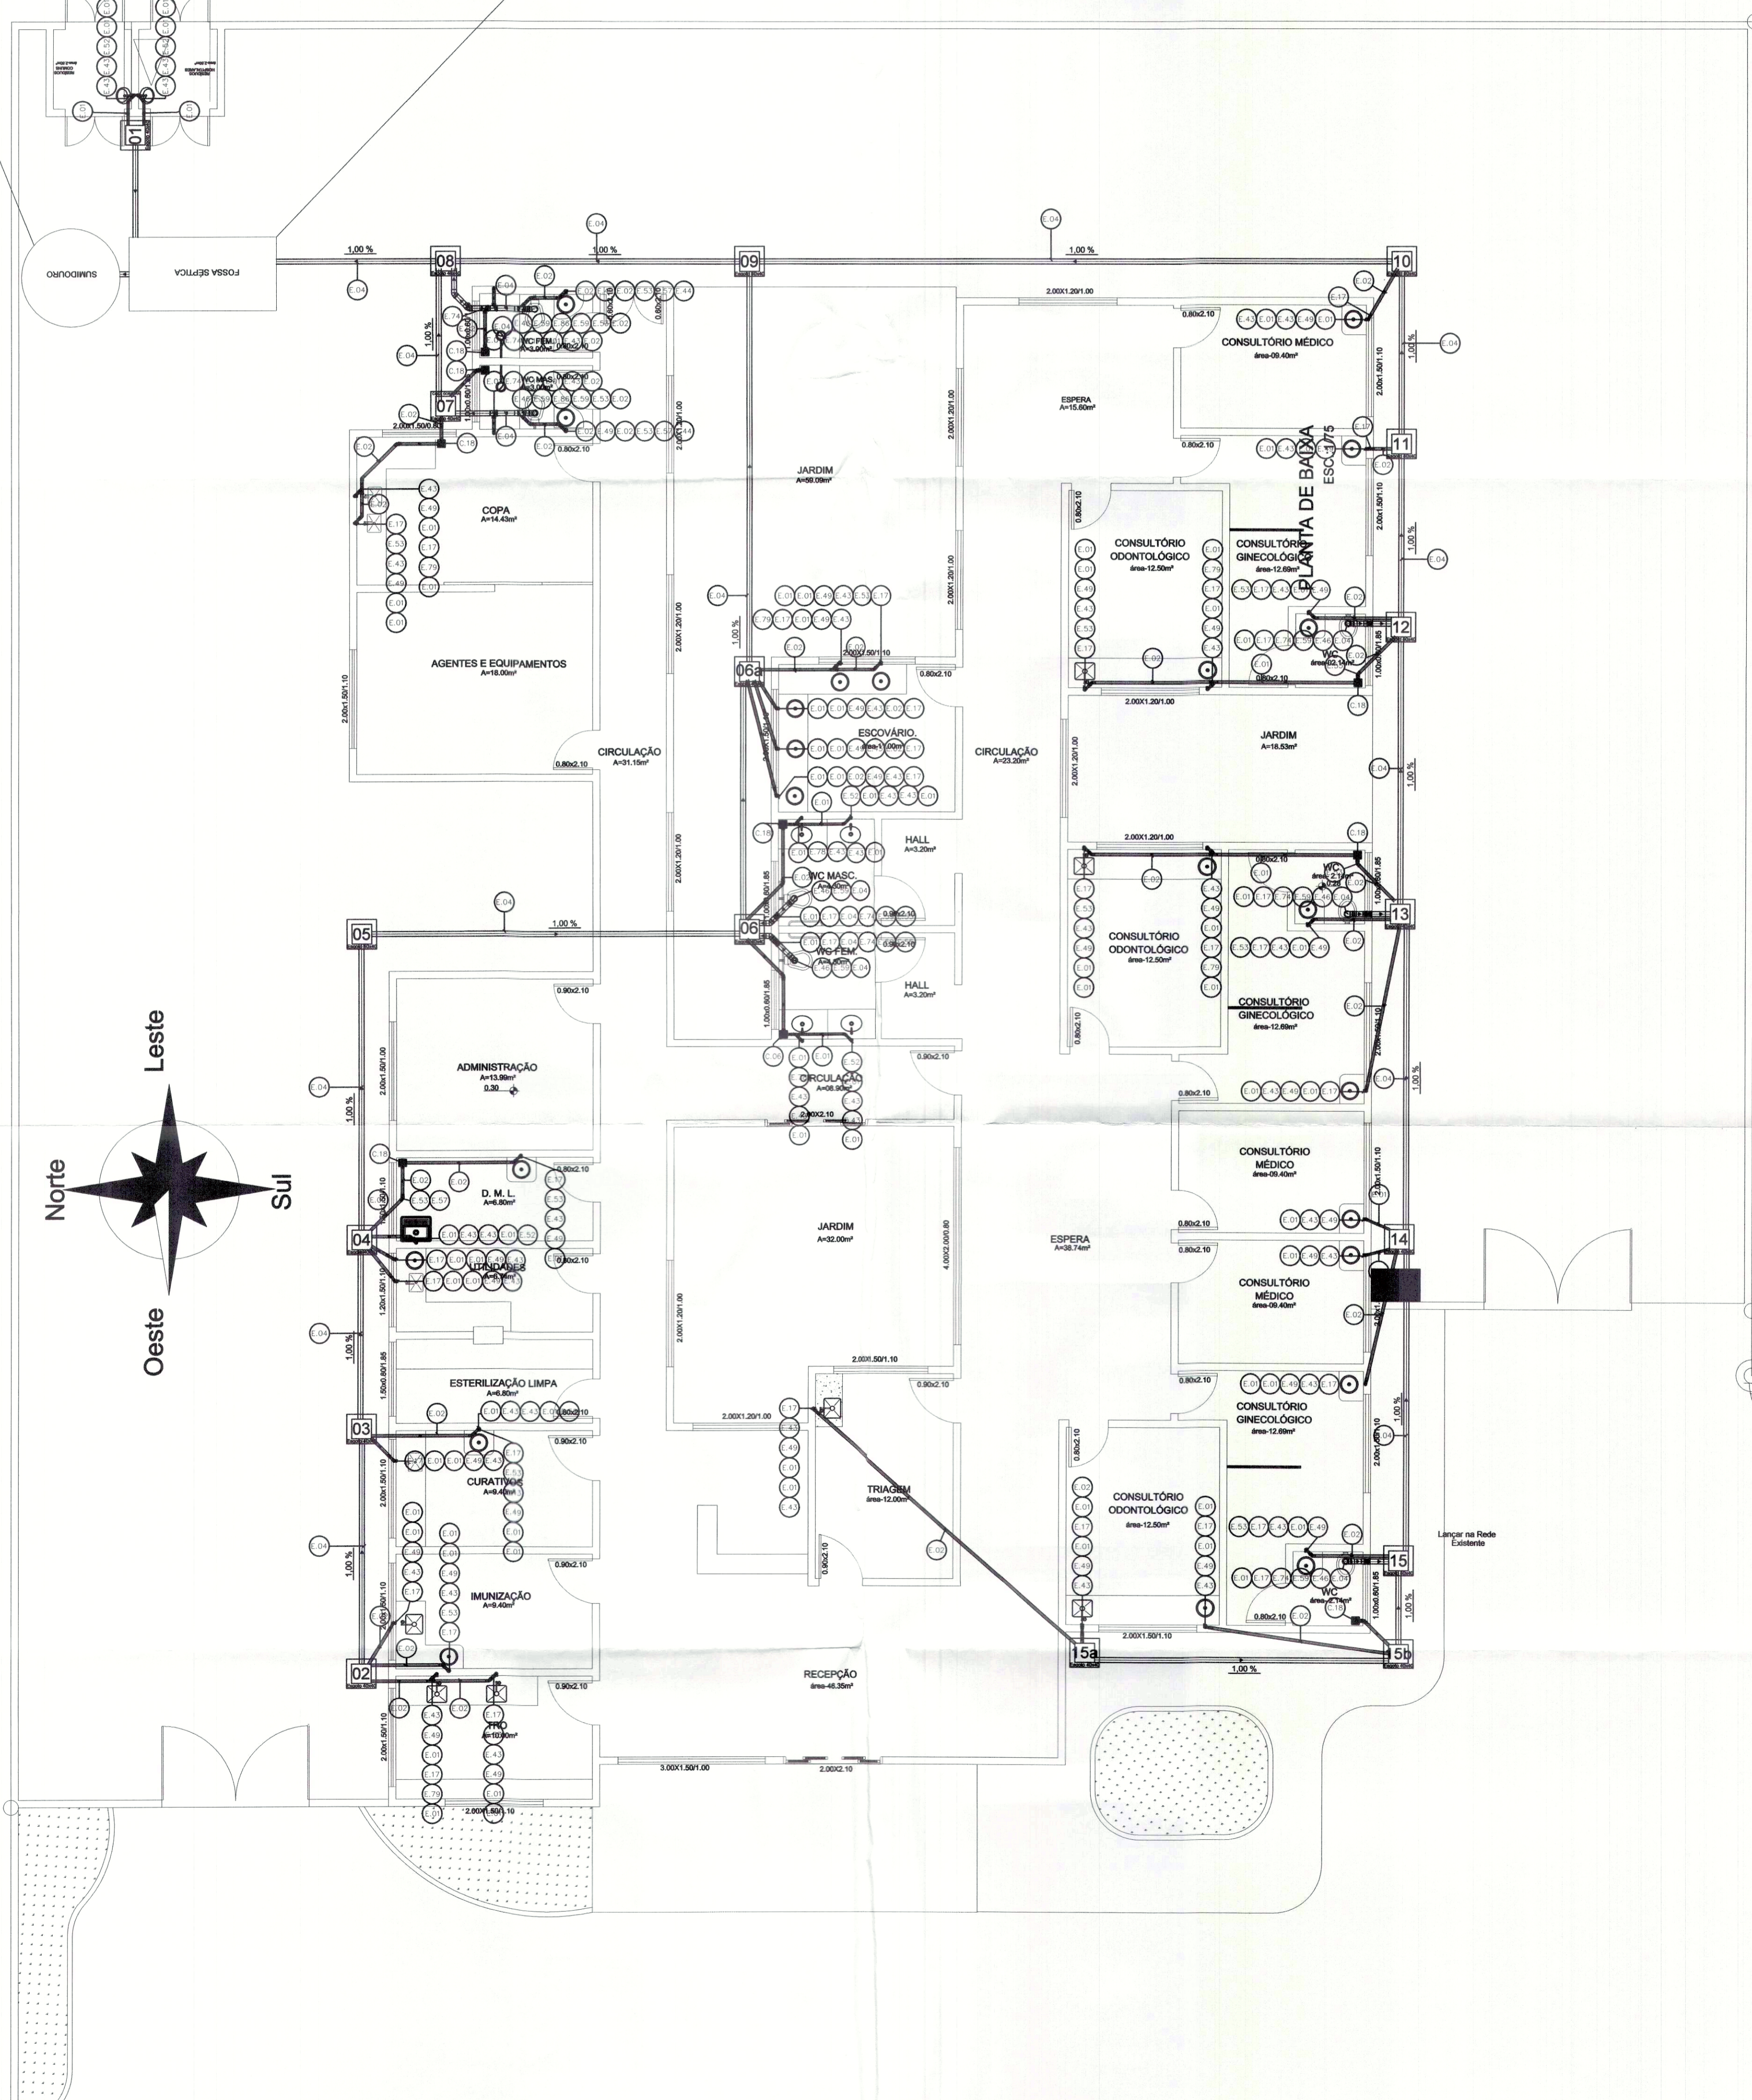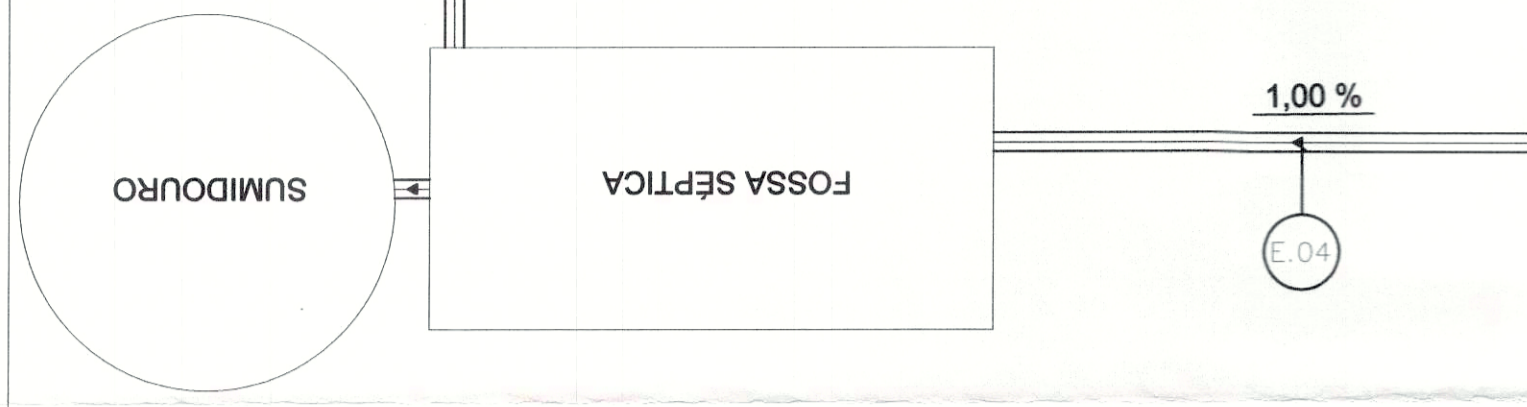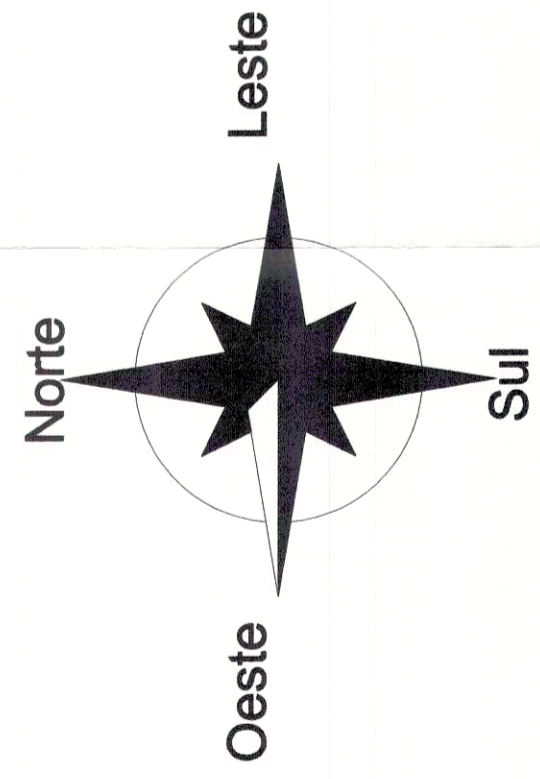

PREFEITURA	CREA	CBM/TO	PREFEITURA MUNICIPAL DE PALMAS SECRETARIA MUNICIPAL DE SAÚDE ASSESSORIA DE ARQUITETURA	Folha: 1/2
PROJETO SANITÁRIO EXECUTIVO				
Proprietário: SECRETARIA MUNICIPAL DE SAÚDE - SEMUS Unidade: UNIDADE DE SAÚDE DA FAMÍLIA (ARSE 101) Endereço: Qd. 103 Sul, Rua SO 07, Lote 03 - Palmas/TO Autor do Projeto: PALMAS/TO				
ÁREAS		PROPRIETÁRIO		
TERRENO:	2.804,77m ²	SECRETARIA MUNICIPAL DE SAÚDE SECRETARIA MUNICIPAL DE SAÚDE SECRETARIA MUNICIPAL DE SAÚDE SECRETARIA MUNICIPAL DE SAÚDE		
ÁREA CONSTRUIDA:	484,48m ²	AUTOR DO PROJETO CREA: 14155603SP		
TX. DE OCUPAÇÃO:	19,02%	RESPONSÁVEL TÉCNICO CREA:		
FIRMAS RESPONSÁVEIS		ENQº CIVIL SÉRGIO CÉSAR MONTEIRO FILHO		
Estado:	INDICADA	data:	JUNHO/2011	Revisor:
CONTEÚDO: PLANTA BAIXA		Desenhista: SANDRA CONDE		
		eng@shp.com.br (63) 9494.9801		

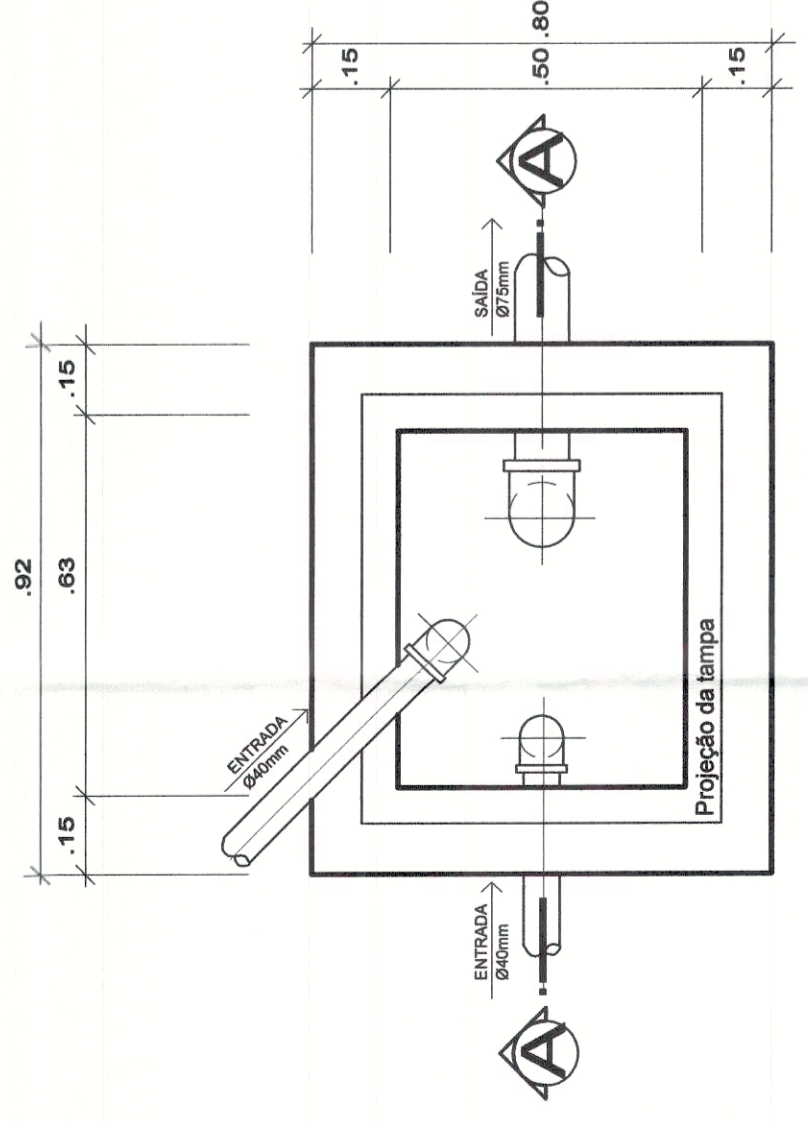


PLANTA BAIXA (CX. GORDURA)
Escala: 1/20

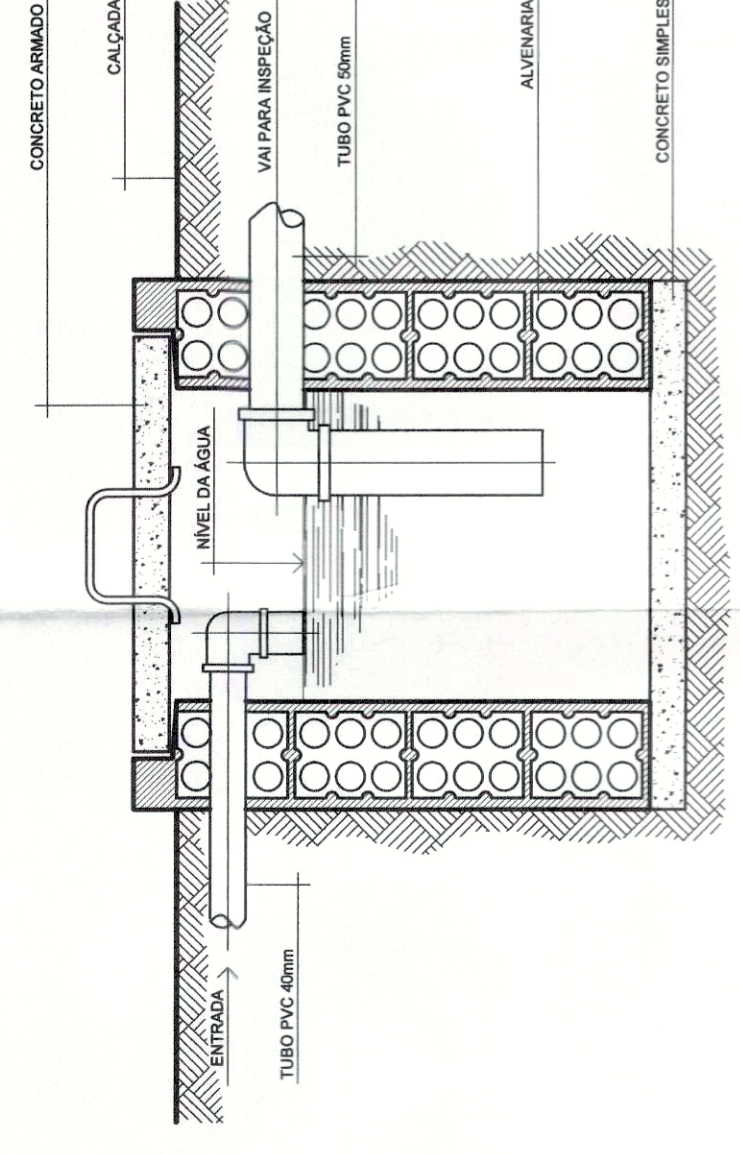



CORTE ESQUEMÁTICO (CX. GORDURA)
Escala: 1/20

Sigla	Peça	Un.	Quant.
E.78	Junção 45° Simples Esg. Série Normal DN 40	pc	2
E.59	Luva Simples Esg. Série Normal DN 100	pc	15
E.04	Tubo Esgoto de PVC Esgoto Série Normal DN 100 (m)	m	97.73
E.57	Luva Simples Esg. Série Normal DN 50	pc	11
E.44	Joelho 90° Esg. Série Normal DN 50	pc	2
C.18	Caixa Sifonada Quadrada c/7 Entradas n°26 Alumínio 150 x 150	pc	9
E.53	Joelho 45° Esg. Série Normal DN 50	pc	25
E.43	Joelho 90° Esg. Série Normal DN 40	pc	49
E.52	Joelho 45° Esg. Série Normal DN 40	pc	4
E.17	Bucha Redução Esgoto Série Normal DN 50x40	pc	38
E.02	Tubo Esgoto de PVC Esgoto Série Normal DN 50 (m)	m	64.79
E.01	Tubo Esgoto de PVC Esgoto Série Normal DN 40 (m)	m	62.54
E.49	Joelho 90° Bco. c/ Anel Labial Série Normal DN 40x38	pc	34
E.86	Junção Red. 45° Esg. Série Normal DN 100x50	pc	2
E.08	Anel de Vedação Esgoto DN 100	pc	15
E.46	Joelho 90° Esg. Série Normal DN 100	pc	7
E.79	Junção 45° Simples Esg. Série Normal DN 50x50	pc	5
E.74	Tê Redução Esgoto Série Normal DN 100x50	pc	8
E.55	Joelho 45° Esg. Série Normal DN 100	pc	4
E.06	Anel de Vedação Esgoto DN 50	pc	15
-	Tubo Extensível Universal (Sifão)	pc	34


QUANTITATIVO ARSE 101

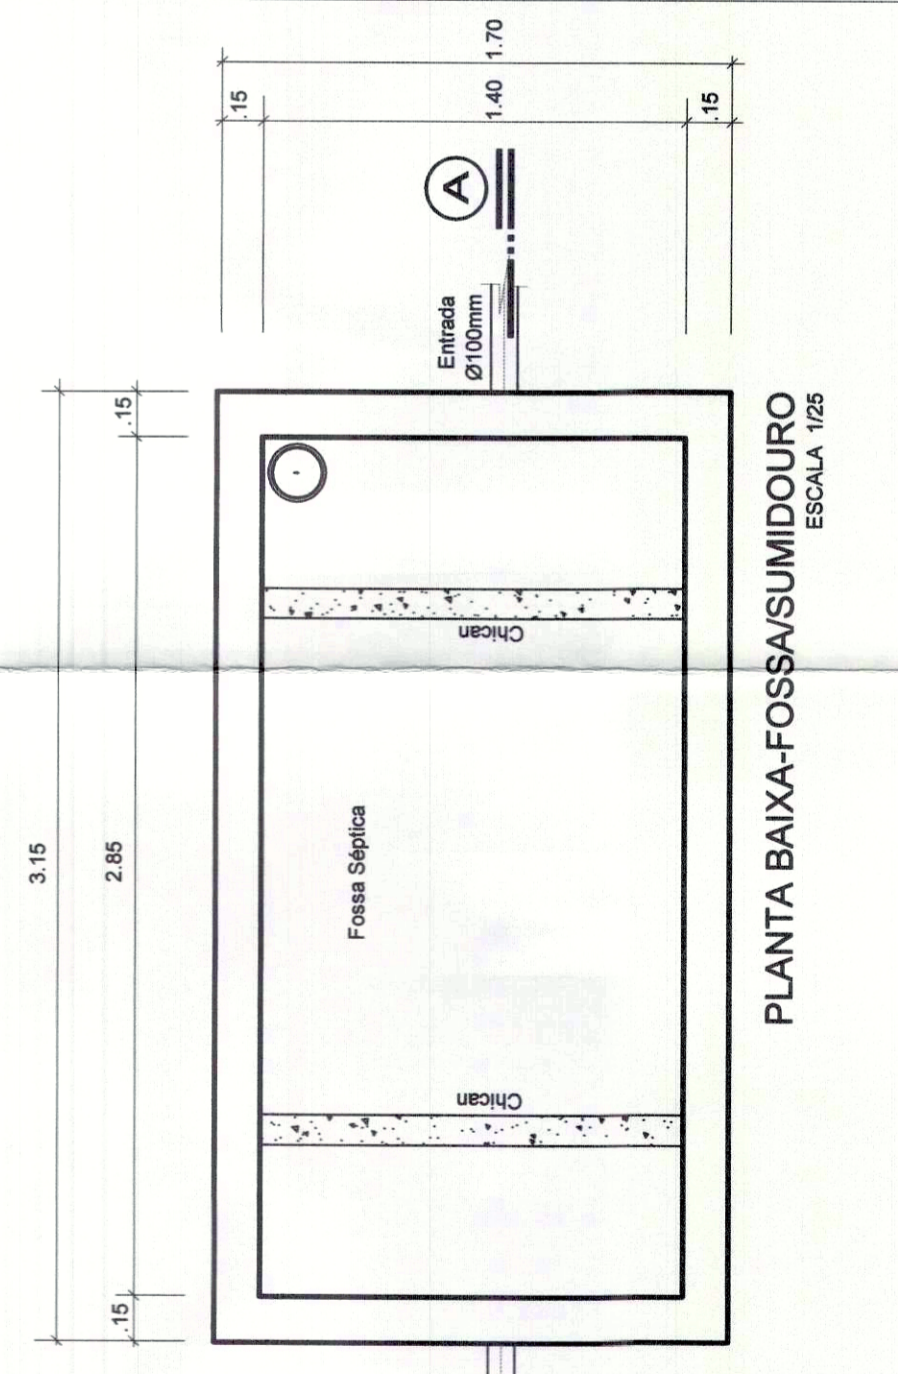


PLANTA BAIXA-FOSSA/SUMIDOURO
ESCALA: 1/25

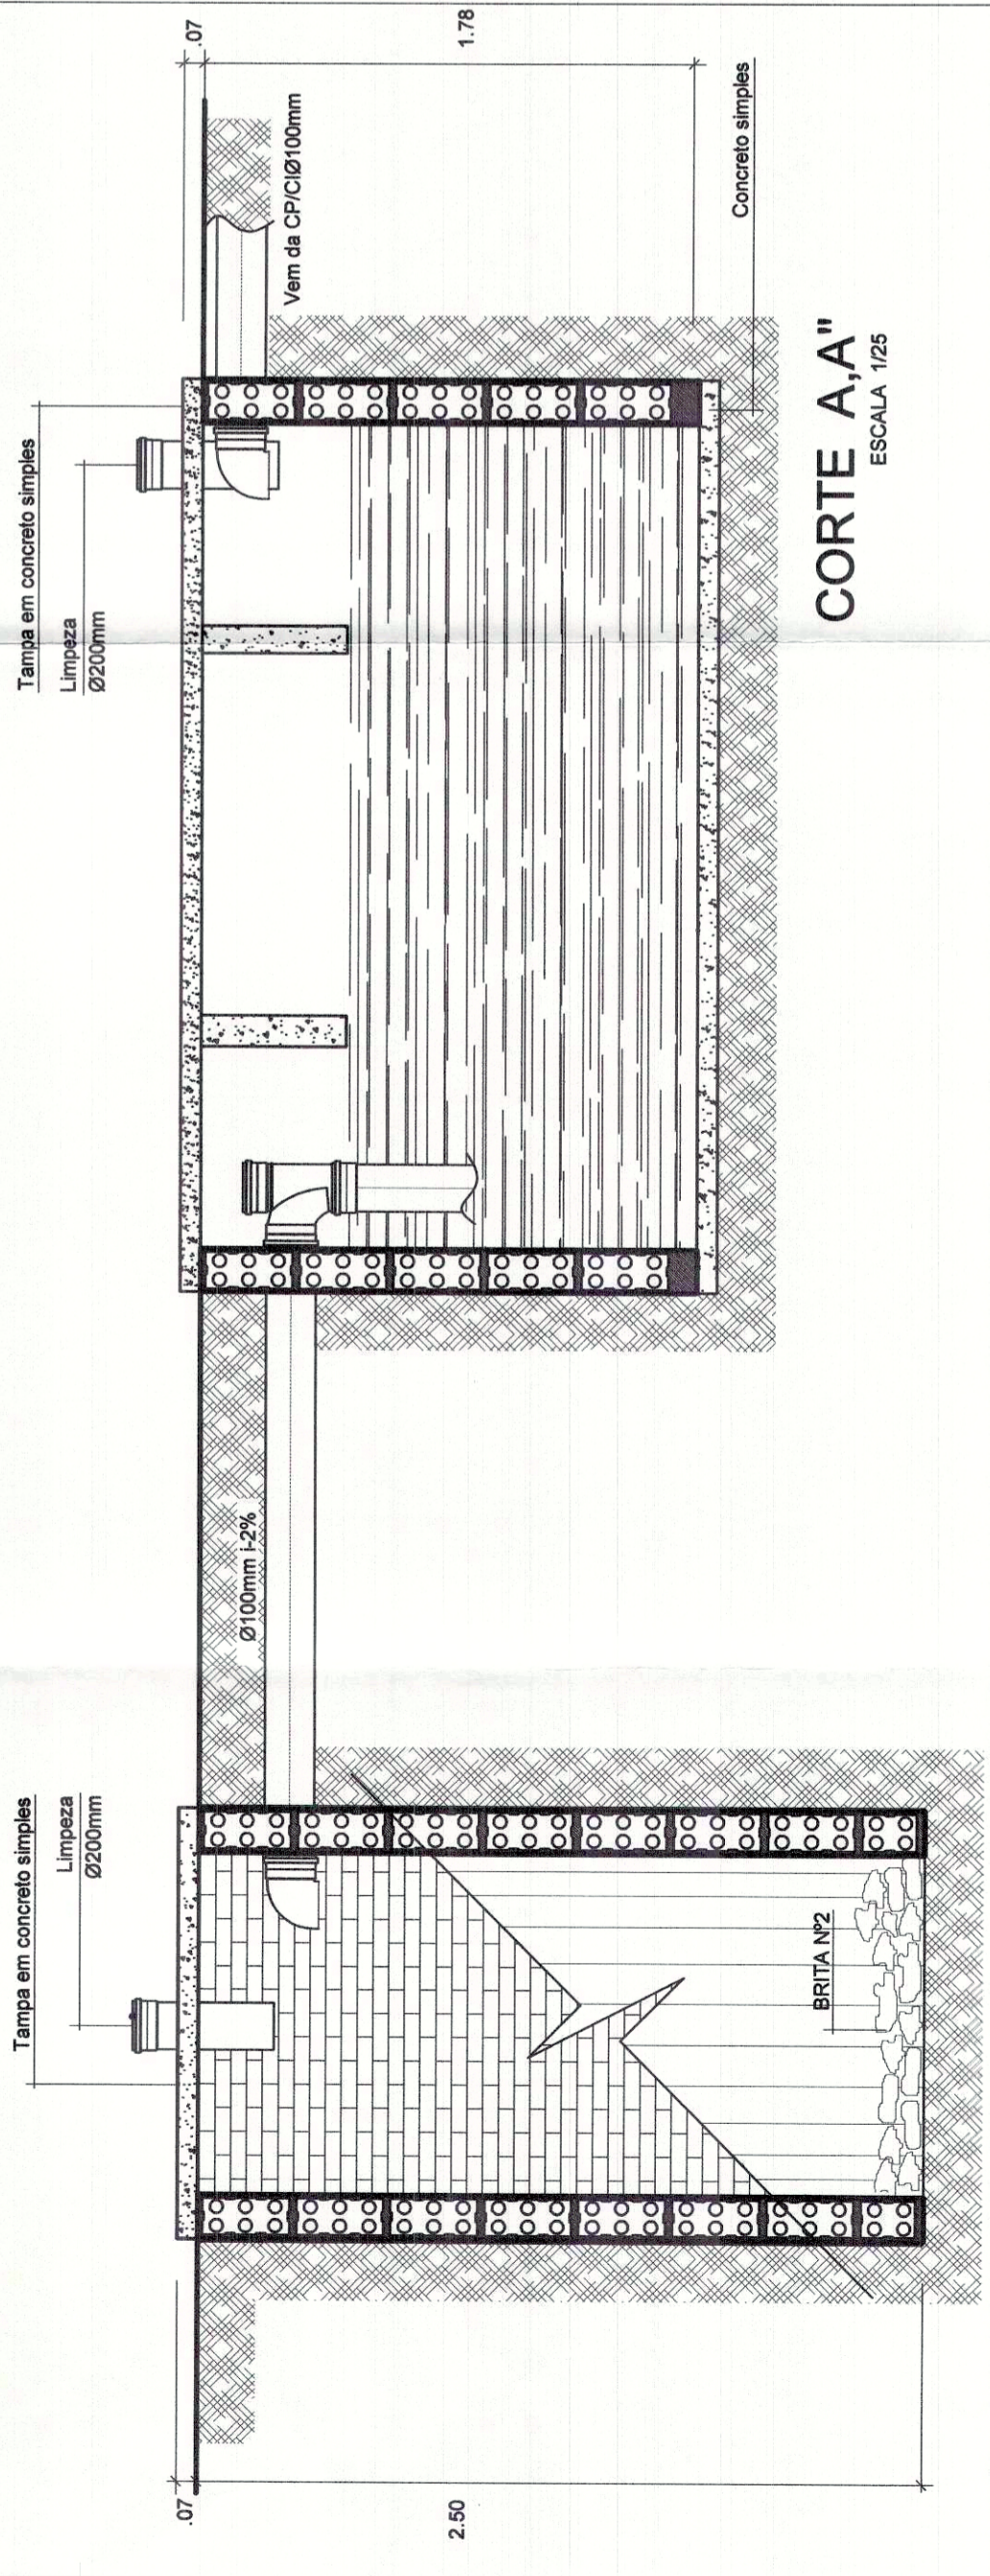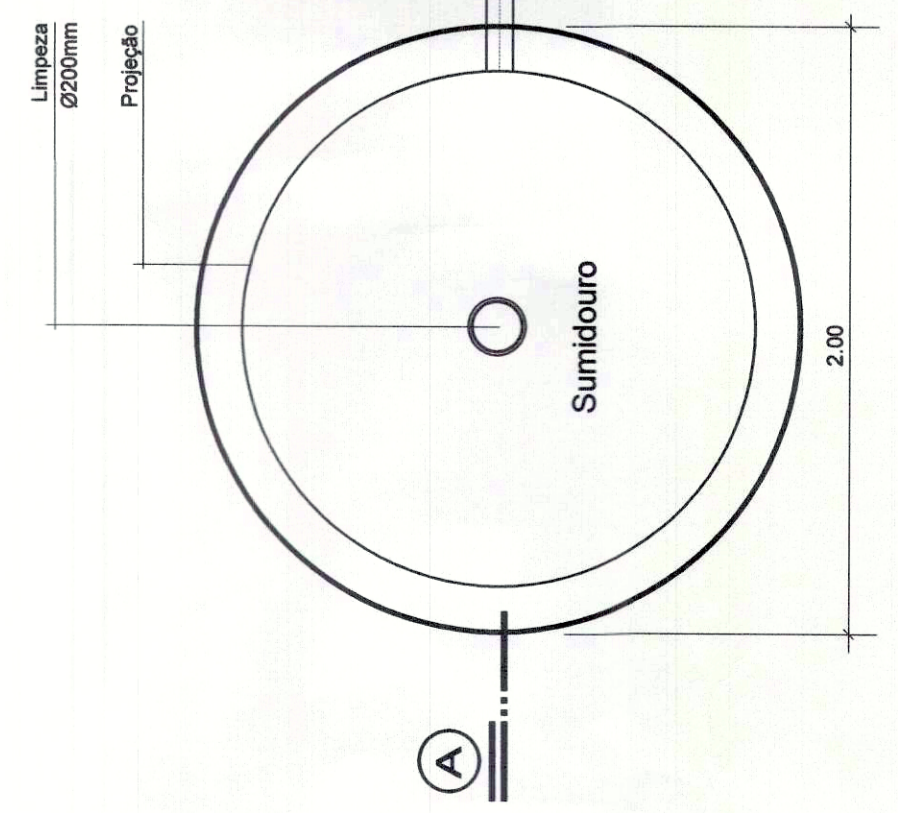

CORTE AA''
ESCALA: 1/25

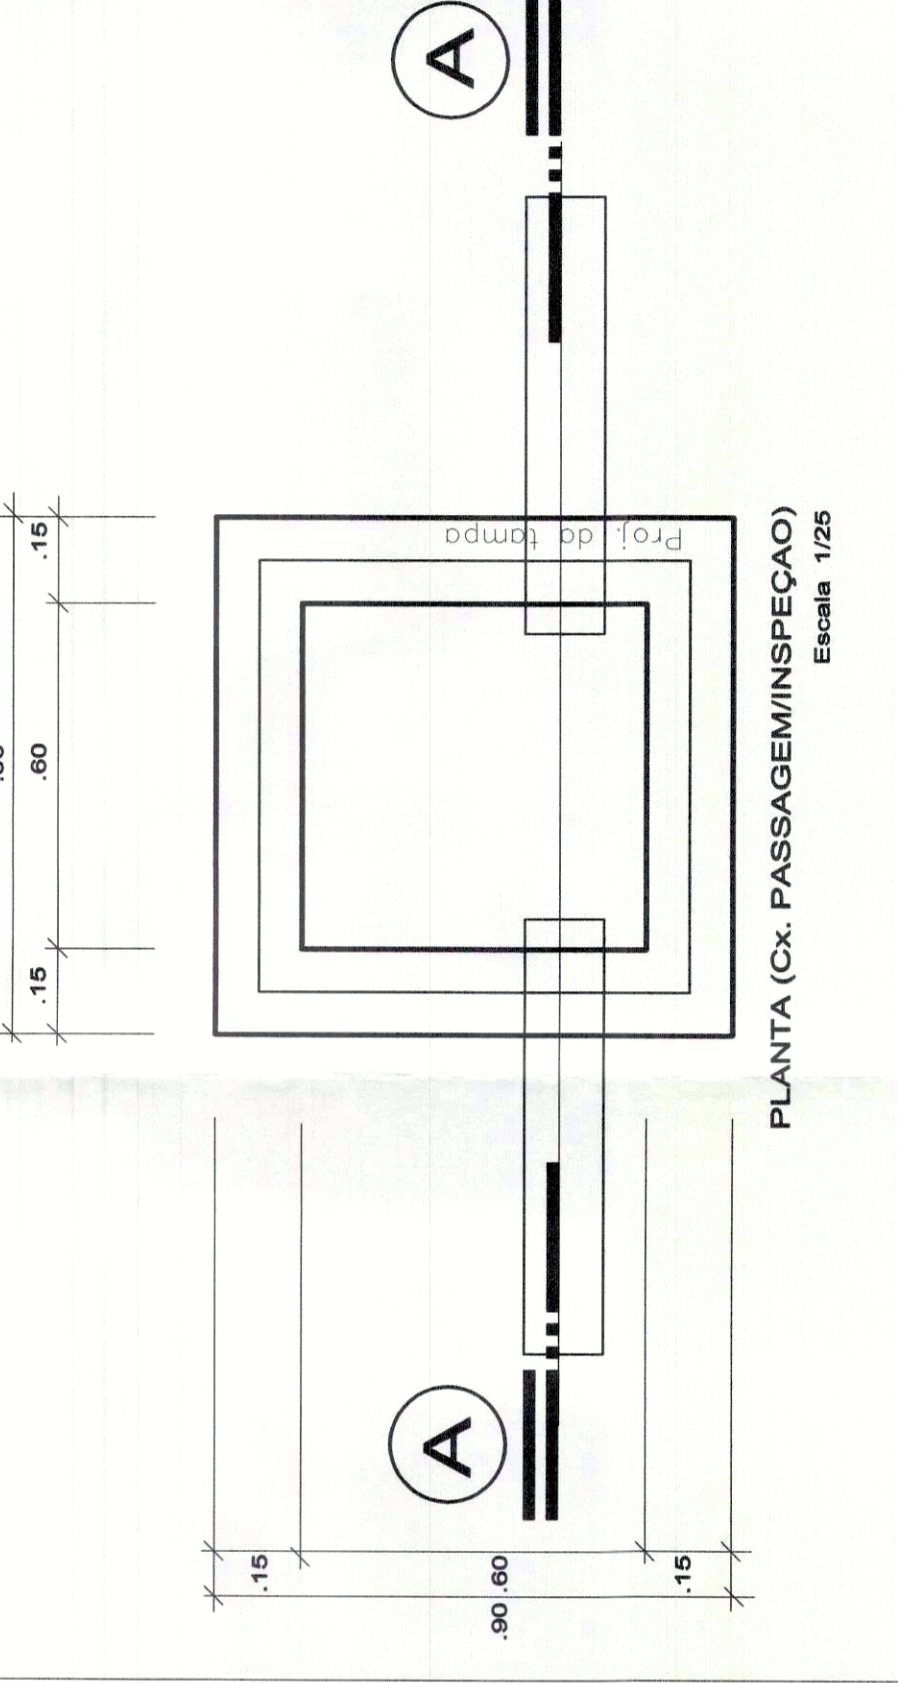

PLANTA (Cx. PASSAGEM/INSPEÇÃO)
Escala: 1/25

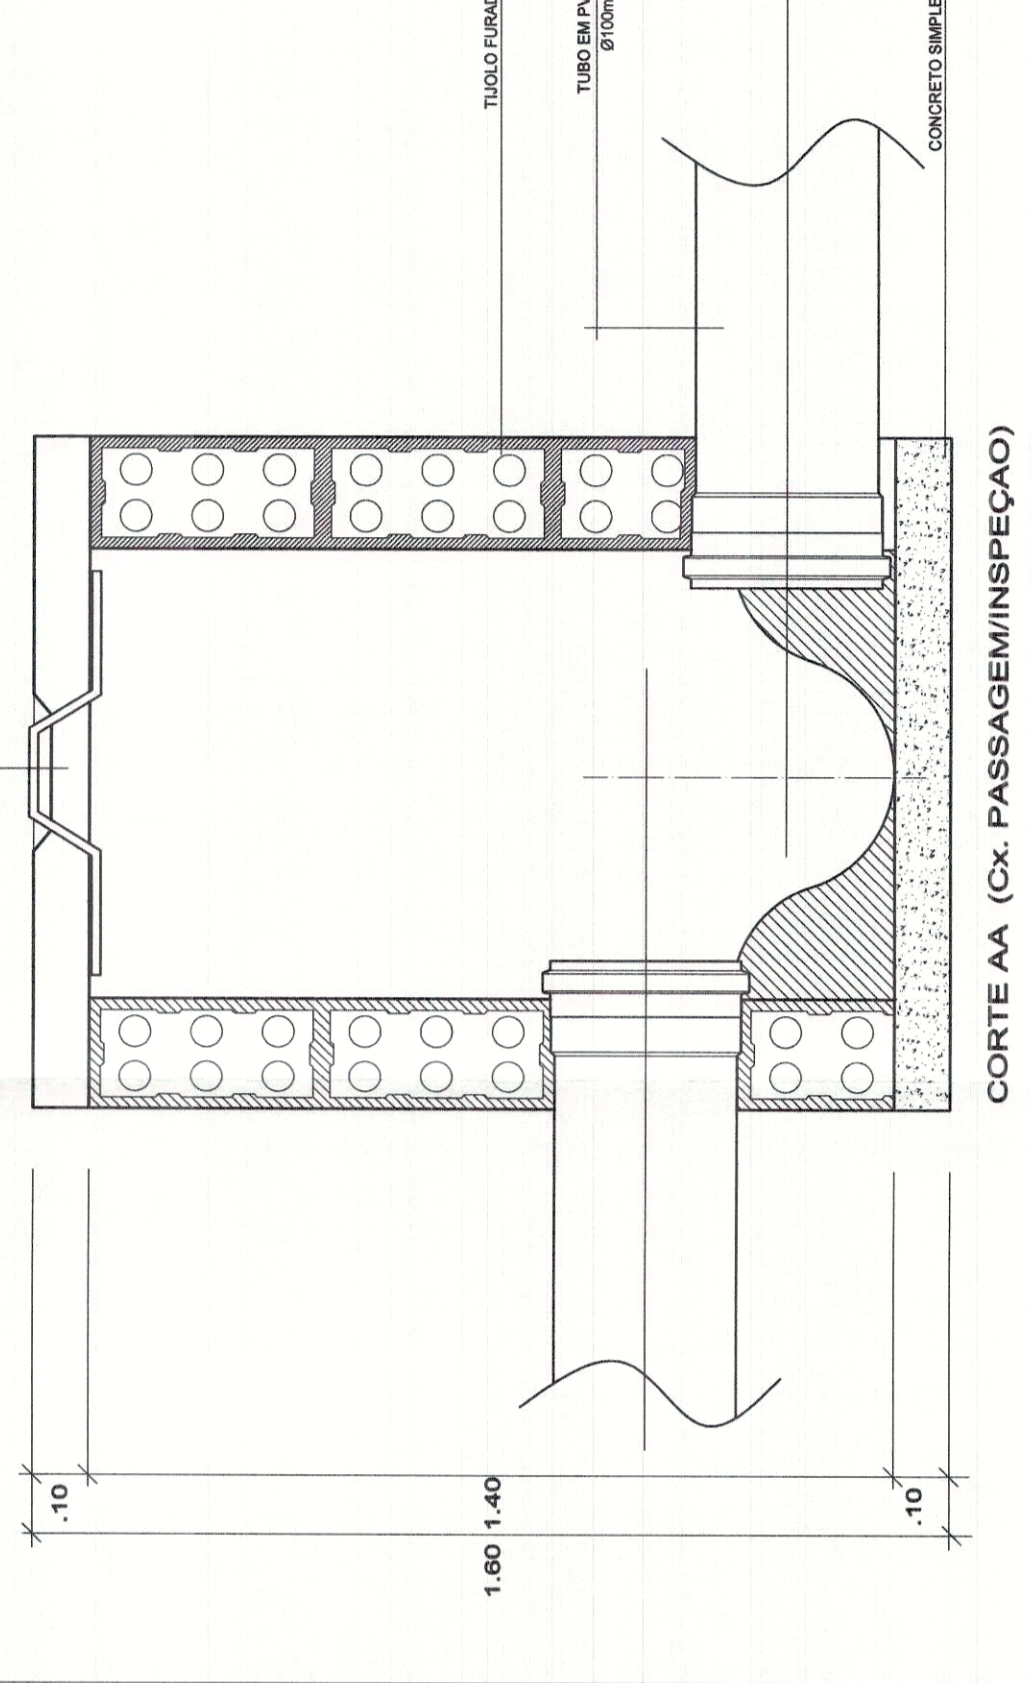

CORTE AA (Cx. PASSAGEM/INSPEÇÃO)
Escala: 1/25

PREFEITURA MUNICIPAL DE PALMAS
SECRETARIA MUNICIPAL DE SAÚDE
ASSESSORIA DE ARQUITETURA

PROJETO SANITÁRIO EXECUTIVO Folha: **2/2**

Proprietário: SECRETARIA MUNICIPAL DE SAÚDE - SEMUS
Endereço: ARSE 101, Al. Ogd. 2ª ETAPA, FASE I
Qd. 103 Sul, Rua SO 07, Lote 03 - Palmas/TO

ÁREAS
TERRENO: 2.647,77m²
ÁREA CONSTRUÍDA: 486,49m²
TX. DE OCUPAÇÃO: 19,02%

RESPONSÁVEL TÉCNICO: ENGRº CIVIL SÉRGIO GÓES MONTEIRO FILHO
RESPONSÁVEL: CREA

FRMA RESPONSÁVEL: CREA

Estale: JUNHO/2011
Data: JUNHO/2011
Desenho: SANDRA CONDE
Revisão:

CONTEÚDO:
DETALHE SUMIDOURO
DETALHE FOSSA SÉPTICA
LISTA - RESUMO MATERIAIS

SHP
ENGENHARIA LTDA
eng@shp-arquiteto.com.br
(63) 9404.8801

PREFEITURA

CREA

CBM/TO