





PLANTA DE BAIXA ESC.: 1/75

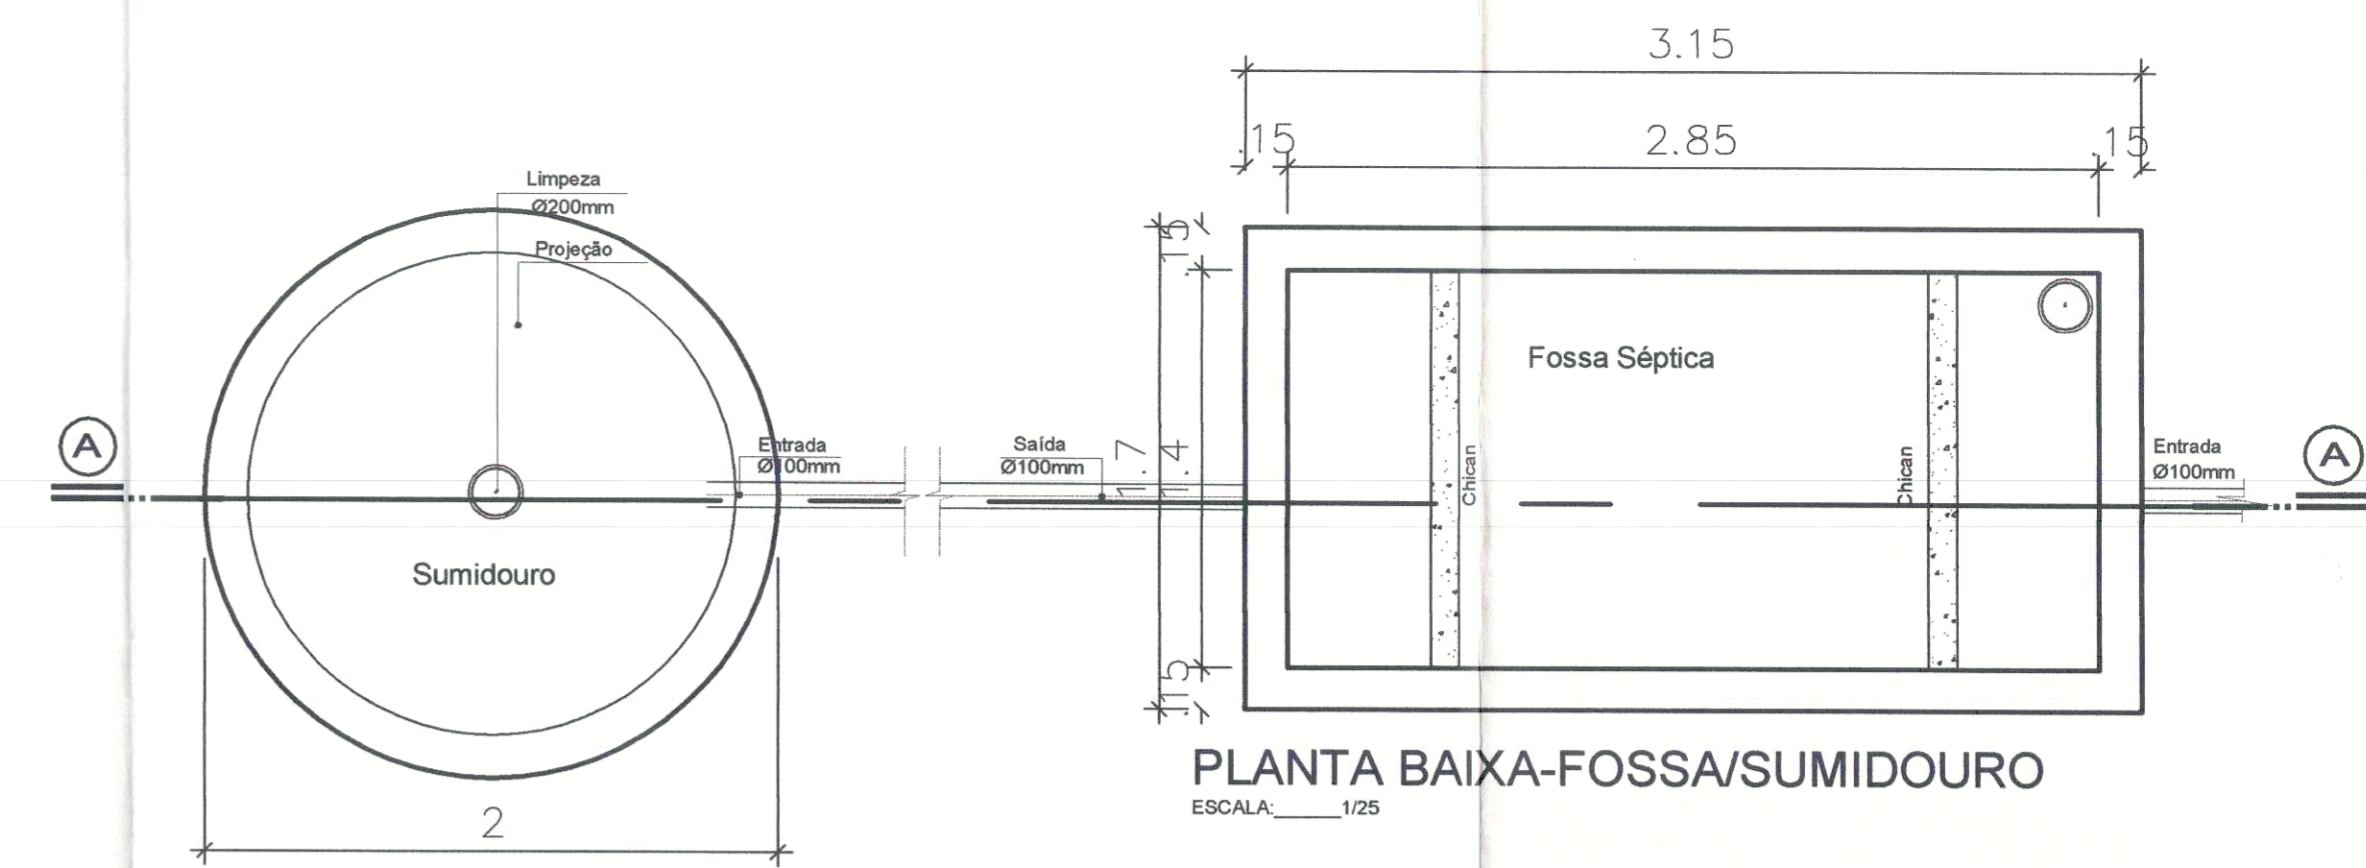


PLANTA BAIXA-FOSSA/SUMIDOURO ESCALA: 1/25

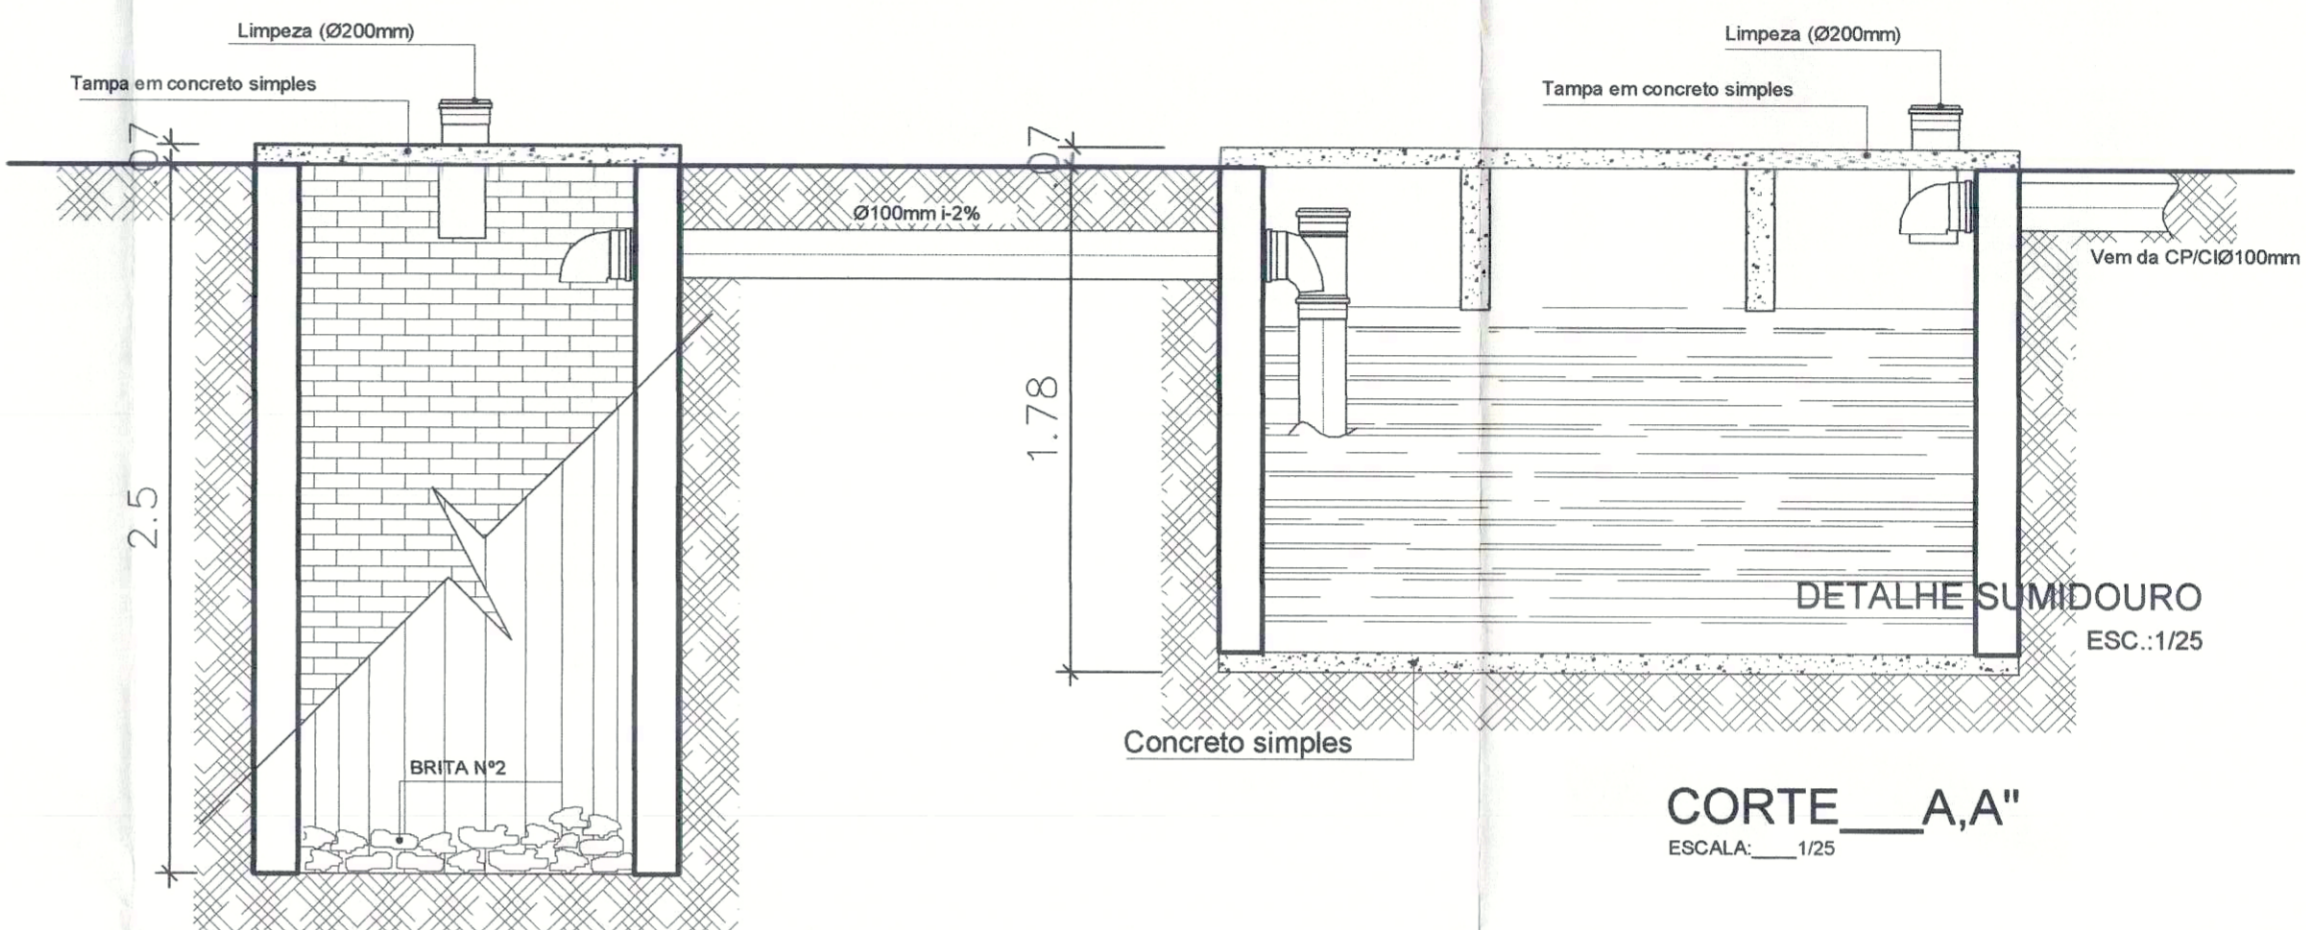


CORTE A,A' ESCALA: 1/25

QUANTITATIVO ARNO 61


Sigla	Peça	Un.	Quant.
E.78	Junção 45° Simples Esg. Série Normal DN 40	pc	2
E.59	Luva Simples Esg. Série Normal DN 100	pc	15
E.04	Tubo Esgoto de PVC Esgoto Série Normal DN 100 (m)	m	99.11
E.57	Luva Simples Esg. Série Normal DN 50	pc	11
E.44	Joelho 90° Esg. Série Normal DN 50	pc	2
C.18	Caixa Sifonada Quadrada c/ 7 Entradas nº26 Alumínio 150 x 150	pc	9
E.53	Joelho 45° Esg. Série Normal DN 50	pc	25
E.43	Joelho 90° Esg. Série Normal DN 40	pc	49
E.52	Joelho 45° Esg. Série Normal DN 40	pc	4
E.17	Bucha Redução Esgoto Série Normal DN 50x40	pc	38
E.02	Tubo Esgoto de PVC Esgoto Série Normal DN 50 (m)	m	64.79
E.01	Tubo Esgoto de PVC Esgoto Série Normal DN 40 (m)	m	62.51
E.49	Joelho 90° Boc. c/ Anel Labial Série Normal DN 40x38	pc	34
E.86	Junção Red. 45° Esg. Série Normal DN 100x50	pc	2
E.08	Anel de Vedação Esgoto DN 100	pc	15
E.46	Joelho 90° Esg. Série Normal DN 100	pc	7
E.79	Junção 45° Simples Esg. Série Normal DN 50x50	pc	5
E.74	Tê Redução Esgoto Série Normal DN 100x50	pc	8
E.55	Joelho 45° Esg. Série Normal. DN 100	pc	4
E.06	Anel de Vedação Esgoto DN 50	pc	15
-	Tubo Extensível Universal (Sifão)	pc	34

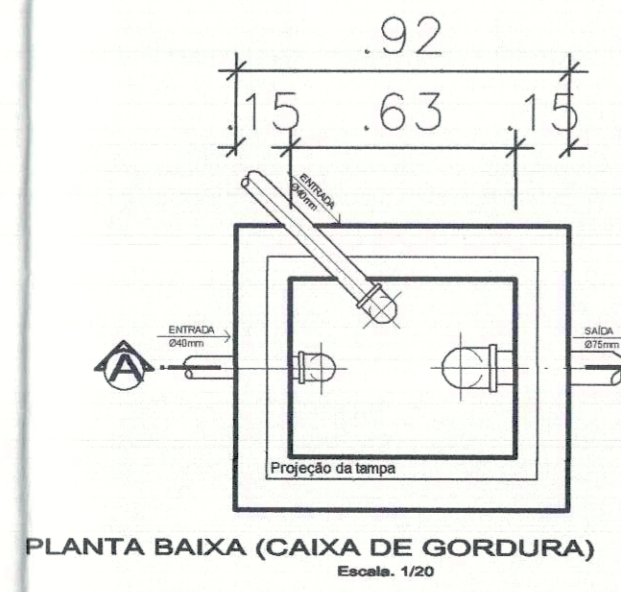


PLANTA BAIXA (CAIXA DE GORDURA) Escala: 1/20

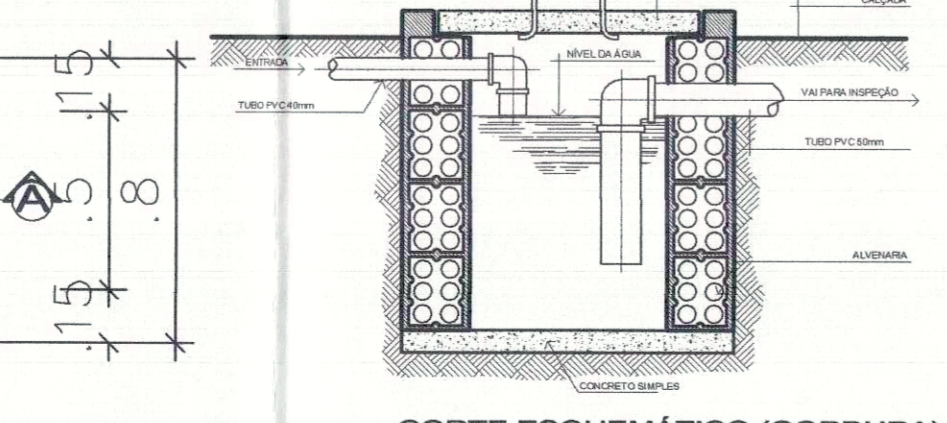

CORTE ESQUEMÁTICO (GORDURA) Escala: 1/20

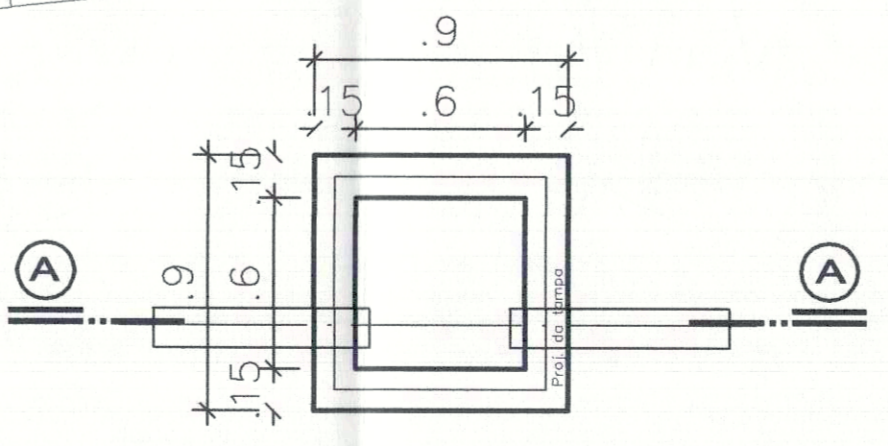

PLANTA Cx. Passagem/Inspeção ESCALA: 1/25

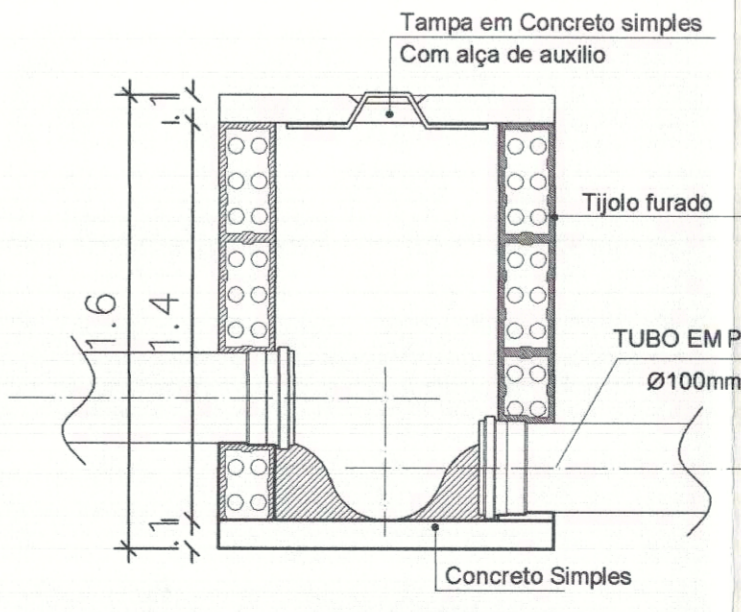


CORTE A,A' ESCALA: 1/25


PREFEITURA	CREA	
	CBM/TO	
 PREFEITURA MUNICIPAL DE PALMAS SECRETARIA MUNICIPAL DE SAÚDE ASSESSORIA DE ARQUITETURA		
Título: PROJETO SANITÁRIO EXECUTIVO		Folha: ÚNICA
Proprietário: SECRETARIA MUNICIPAL DE SAÚDE - SEMUS Endereço: Qd. 103 Sul, Rua SO 07, Lote 03 - Palmas/TO		Obra: UNIDADE DE SAÚDE DA FAMÍLIA (ARNO 61) Endereço: ARNO 61, APM-19, PALMAS - TO
ÁREAS	PROPRIETÁRIO	 Eng. Sérgio Goes Monteiro Filho SECRETARIA MUNICIPAL DE SAÚDE
TERRENO: 1.039,05m²	CNPJ: 13328400/0001-71 AUTOR DO PROJETO CREA: 141558/SP	
ÁREA CONSTRUÍDA: 495,49m²	RESPONSÁVEL TÉCNICO CREA:	
TX. DE OCUPAÇÃO: 47,68%	FIRMA RESPONSÁVEL CREA:	
Escala: INDICADA	data: MARÇO/2011	Desenho: SANDRA CONDE
CONTEÚDO: PLANTA BAIXA DETALHE SUMIDOURO DETALHE FOSSA SÉPTICA DETALHE CAIXA DE PASSAGEM QUANTITATIVO		 sergiogoesmonteiro@hotmail.com (83) 8404.9801



PLANTA DE BAIXA
ESC.: 1/75

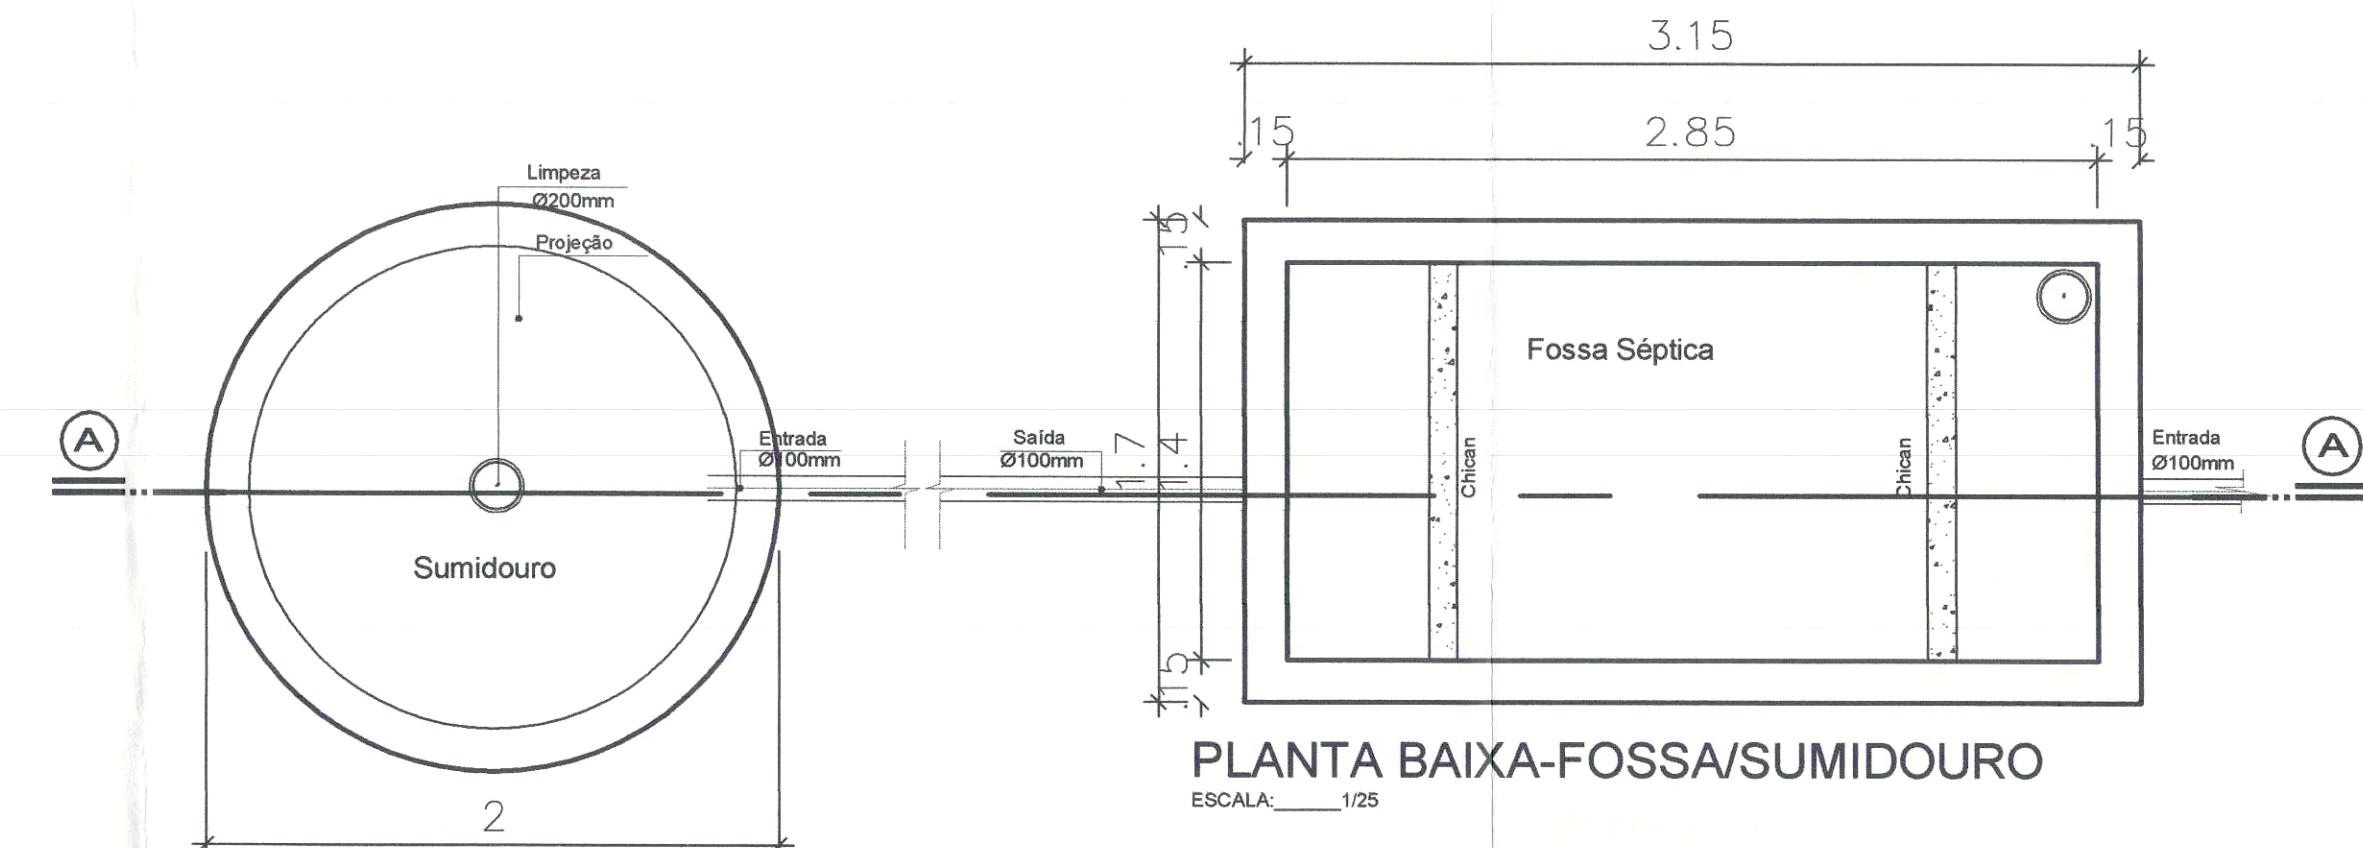


PLANTA BAIXA-FOSSA/SUMIDOURO
ESCALA: 1/25

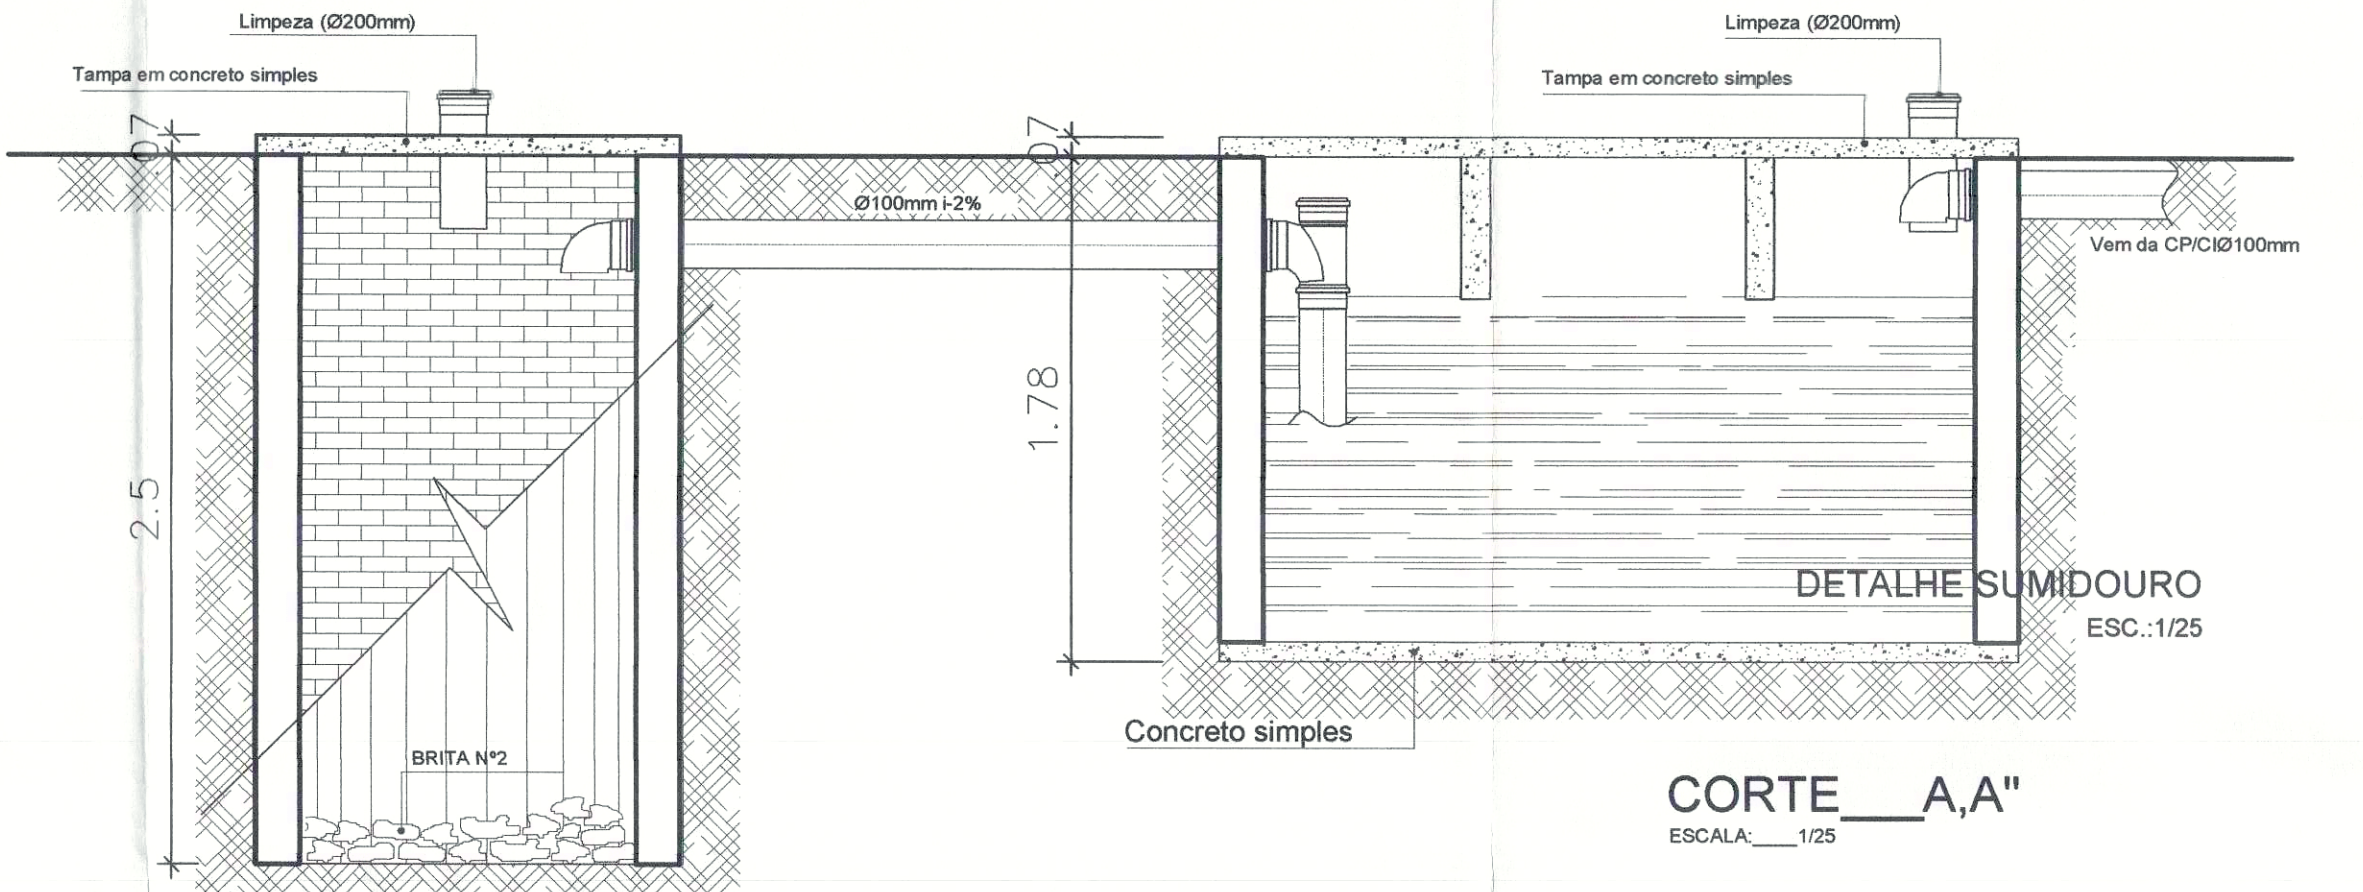


DETALHE SUMIDOURO
ESC.: 1/25

QUANTITATIVO ARNO 61


Sigla	Peça	Un.	Quant.
E.78	Junção 45° Simples Esg. Série Normal DN 40	pc	2
E.59	Luva Simples Esg. Série Normal DN 100	pc	15
E.04	Tubo Esgoto de PVC Esgoto Série Normal DN 100 (m)	m	99.11
E.57	Luva Simples Esg. Série Normal DN 50	pc	11
E.44	Joelho 90° Esg. Série Normal DN 50	pc	2
C.18	Caixa Sifonada Quadrada c/ 7 Entradas n°26 Alumínio 150 x 150	pc	9
E.53	Joelho 45° Esg. Série Normal DN 50	pc	25
E.43	Joelho 90° Esg. Série Normal DN 40	pc	49
E.52	Joelho 45° Esg. Série Normal DN 40	pc	4
E.17	Bucha Redução Esgoto Série Normal DN 50x40	pc	38
E.02	Tubo Esgoto de PVC Esgoto Série Normal DN 50 (m)	m	64.79
E.01	Tubo Esgoto de PVC Esgoto Série Normal DN 40 (m)	m	62.51
E.49	Joelho 90° Bco. c/ Anel Labial Série Normal DN 40x38	pc	34
E.86	Junção Red. 45° Esg. Série Normal DN 100x50	pc	2
E.08	Anel de Vedação Esgoto DN 100	pc	15
E.46	Joelho 90° Esg. Série Normal DN 100	pc	7
E.79	Junção 45° Simples Esg. Série Normal DN 50x50	pc	5
E.74	Tê Redução Esgoto Série Normal DN 100x50	pc	8
E.55	Joelho 45° Esg. Série Normal. DN 100	pc	4
E.06	Anel de Vedação Esgoto DN 50	pc	15
-	Tubo Extensível Universal (Sifão)	pc	34

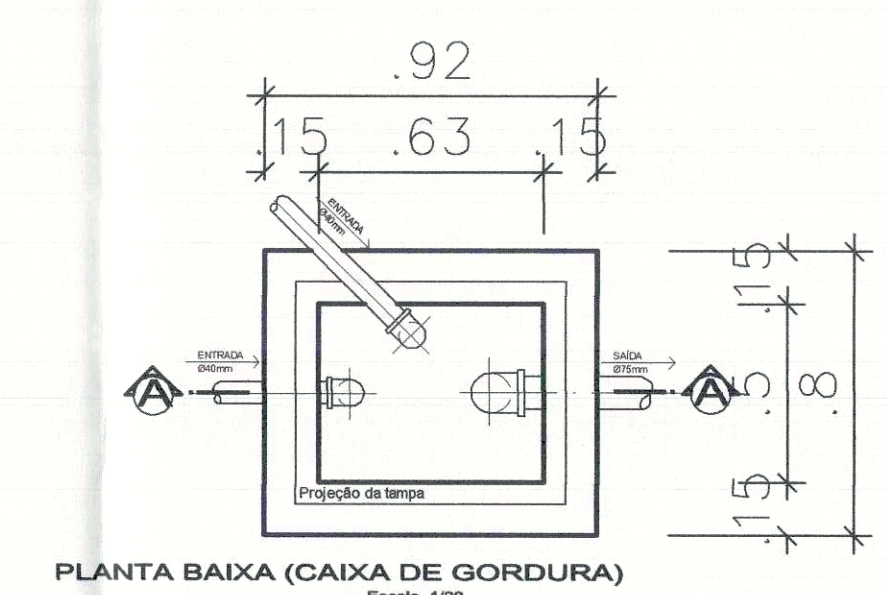


PLANTA BAIXA (CAIXA DE GORDURA)
Escala: 1/20

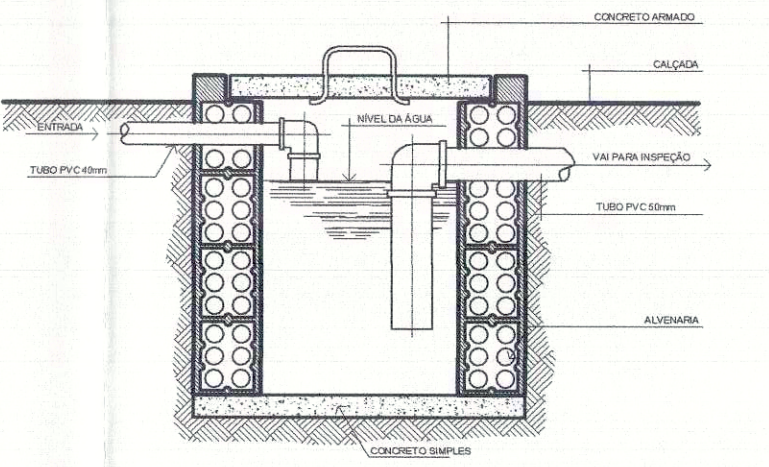

CORTE ESQUEMÁTICO (GORDURA)
Escala: 1/20

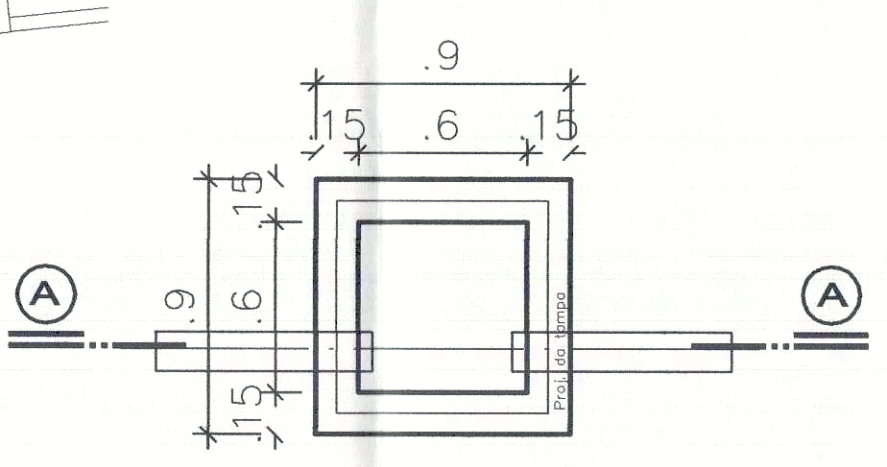

PLANTA Cx. Passagem/Inspeção
ESCALA: 1/25

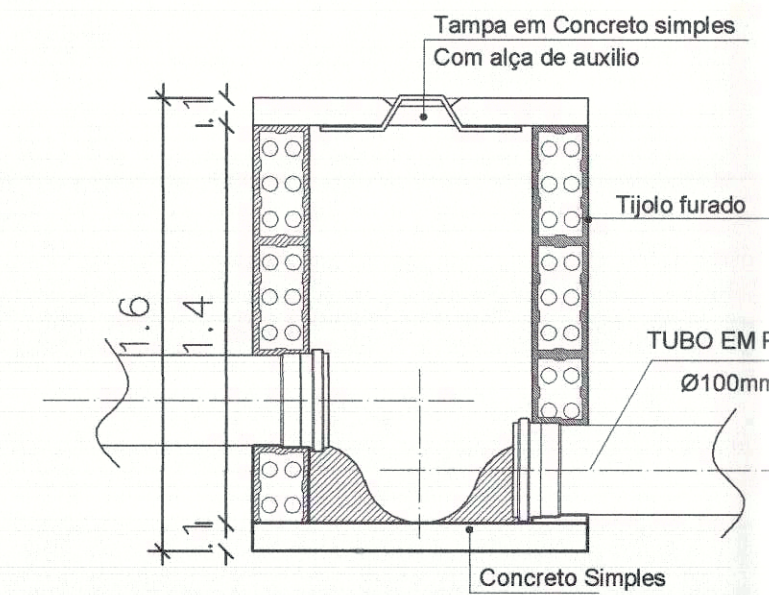

CORTE A,A
ESCALA: 1/25

PREFEITURA	CREA	
	CBM/TO	


PREFEITURA MUNICIPAL DE PALMAS
SECRETARIA MUNICIPAL DE SAÚDE
ASSESSORIA DE ARQUITETURA

Título: PROJETO SANITÁRIO EXECUTIVO		Folha: ÚNICA
Proprietário: SECRETARIA MUNICIPAL DE SAÚDE - SEMUS	Cobra: UNIDADE DE SAÚDE DA FAMÍLIA (ARNO 61)	
Endereço: Qd. 103 Sul, Rua SO 07, Lote 03 - Palmas/TO	Endereço: ARNO 61, APM 19, PALMAS - TO	
ÁREAS	PROPRIETÁRIO	
TERRENO: 1.036,05m²	CNPJ: 11320400/0001-71	
ÁREA CONSTRUÍDA: 495,49m²	AUTOR DO PROJETO: CREA: 141558/DSP	
TX. DE OCUPAÇÃO: 47,88%	RESPONSÁVEL TÉCNICO: CREA:	ENGº CIVIL SÉRGIO GOES MONTEIRO FILHO
	FIRMA RESPONSÁVEL: CREA:	



Escala: INDICADA data: MARÇO/2011 Desenho: SANDRA CONDE Revisão:

CONTEÚDO:
PLANTA BAIXA
DETALHE SUMIDOURO
DETALHE FOSSA SÉPTICA
DETALHE CAIXA DE PASSAGEM
QUANTITATIVO


SHP
ENGENHARIA LTDA
sergiogoesmonteiro@hotmail.com
(63) 8404.9901

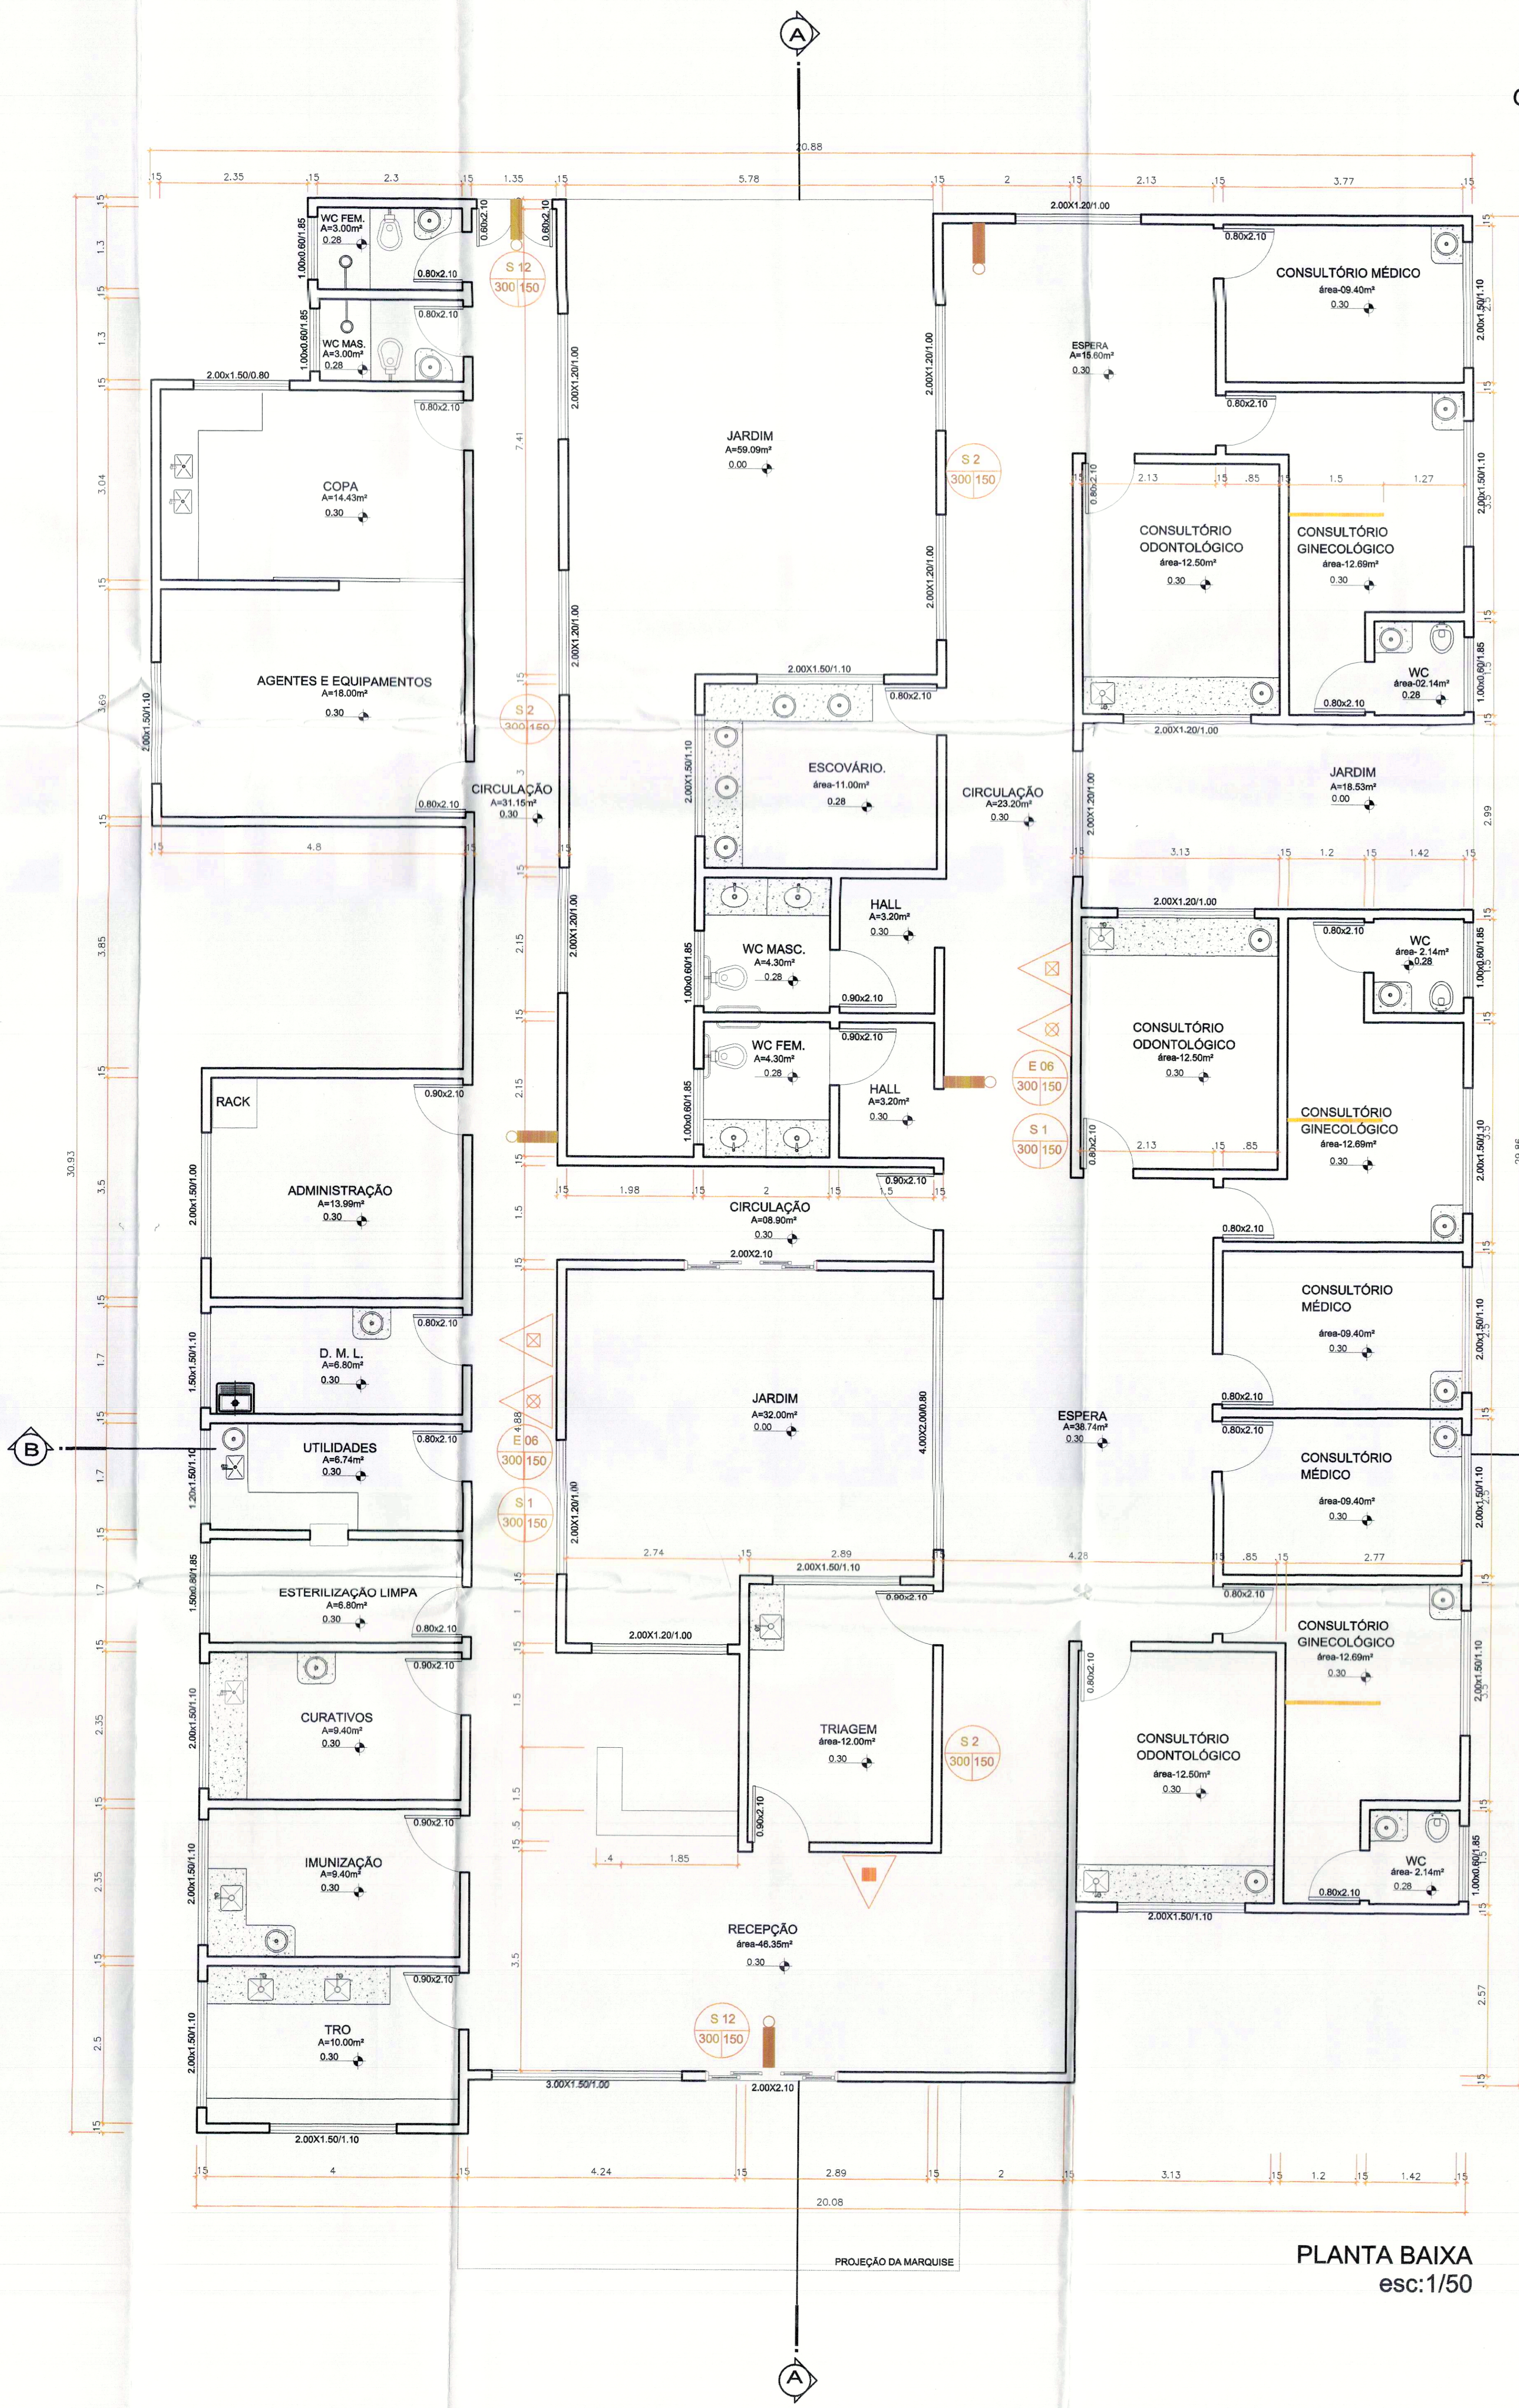


PLANTA BAIXA
esc: 1/50

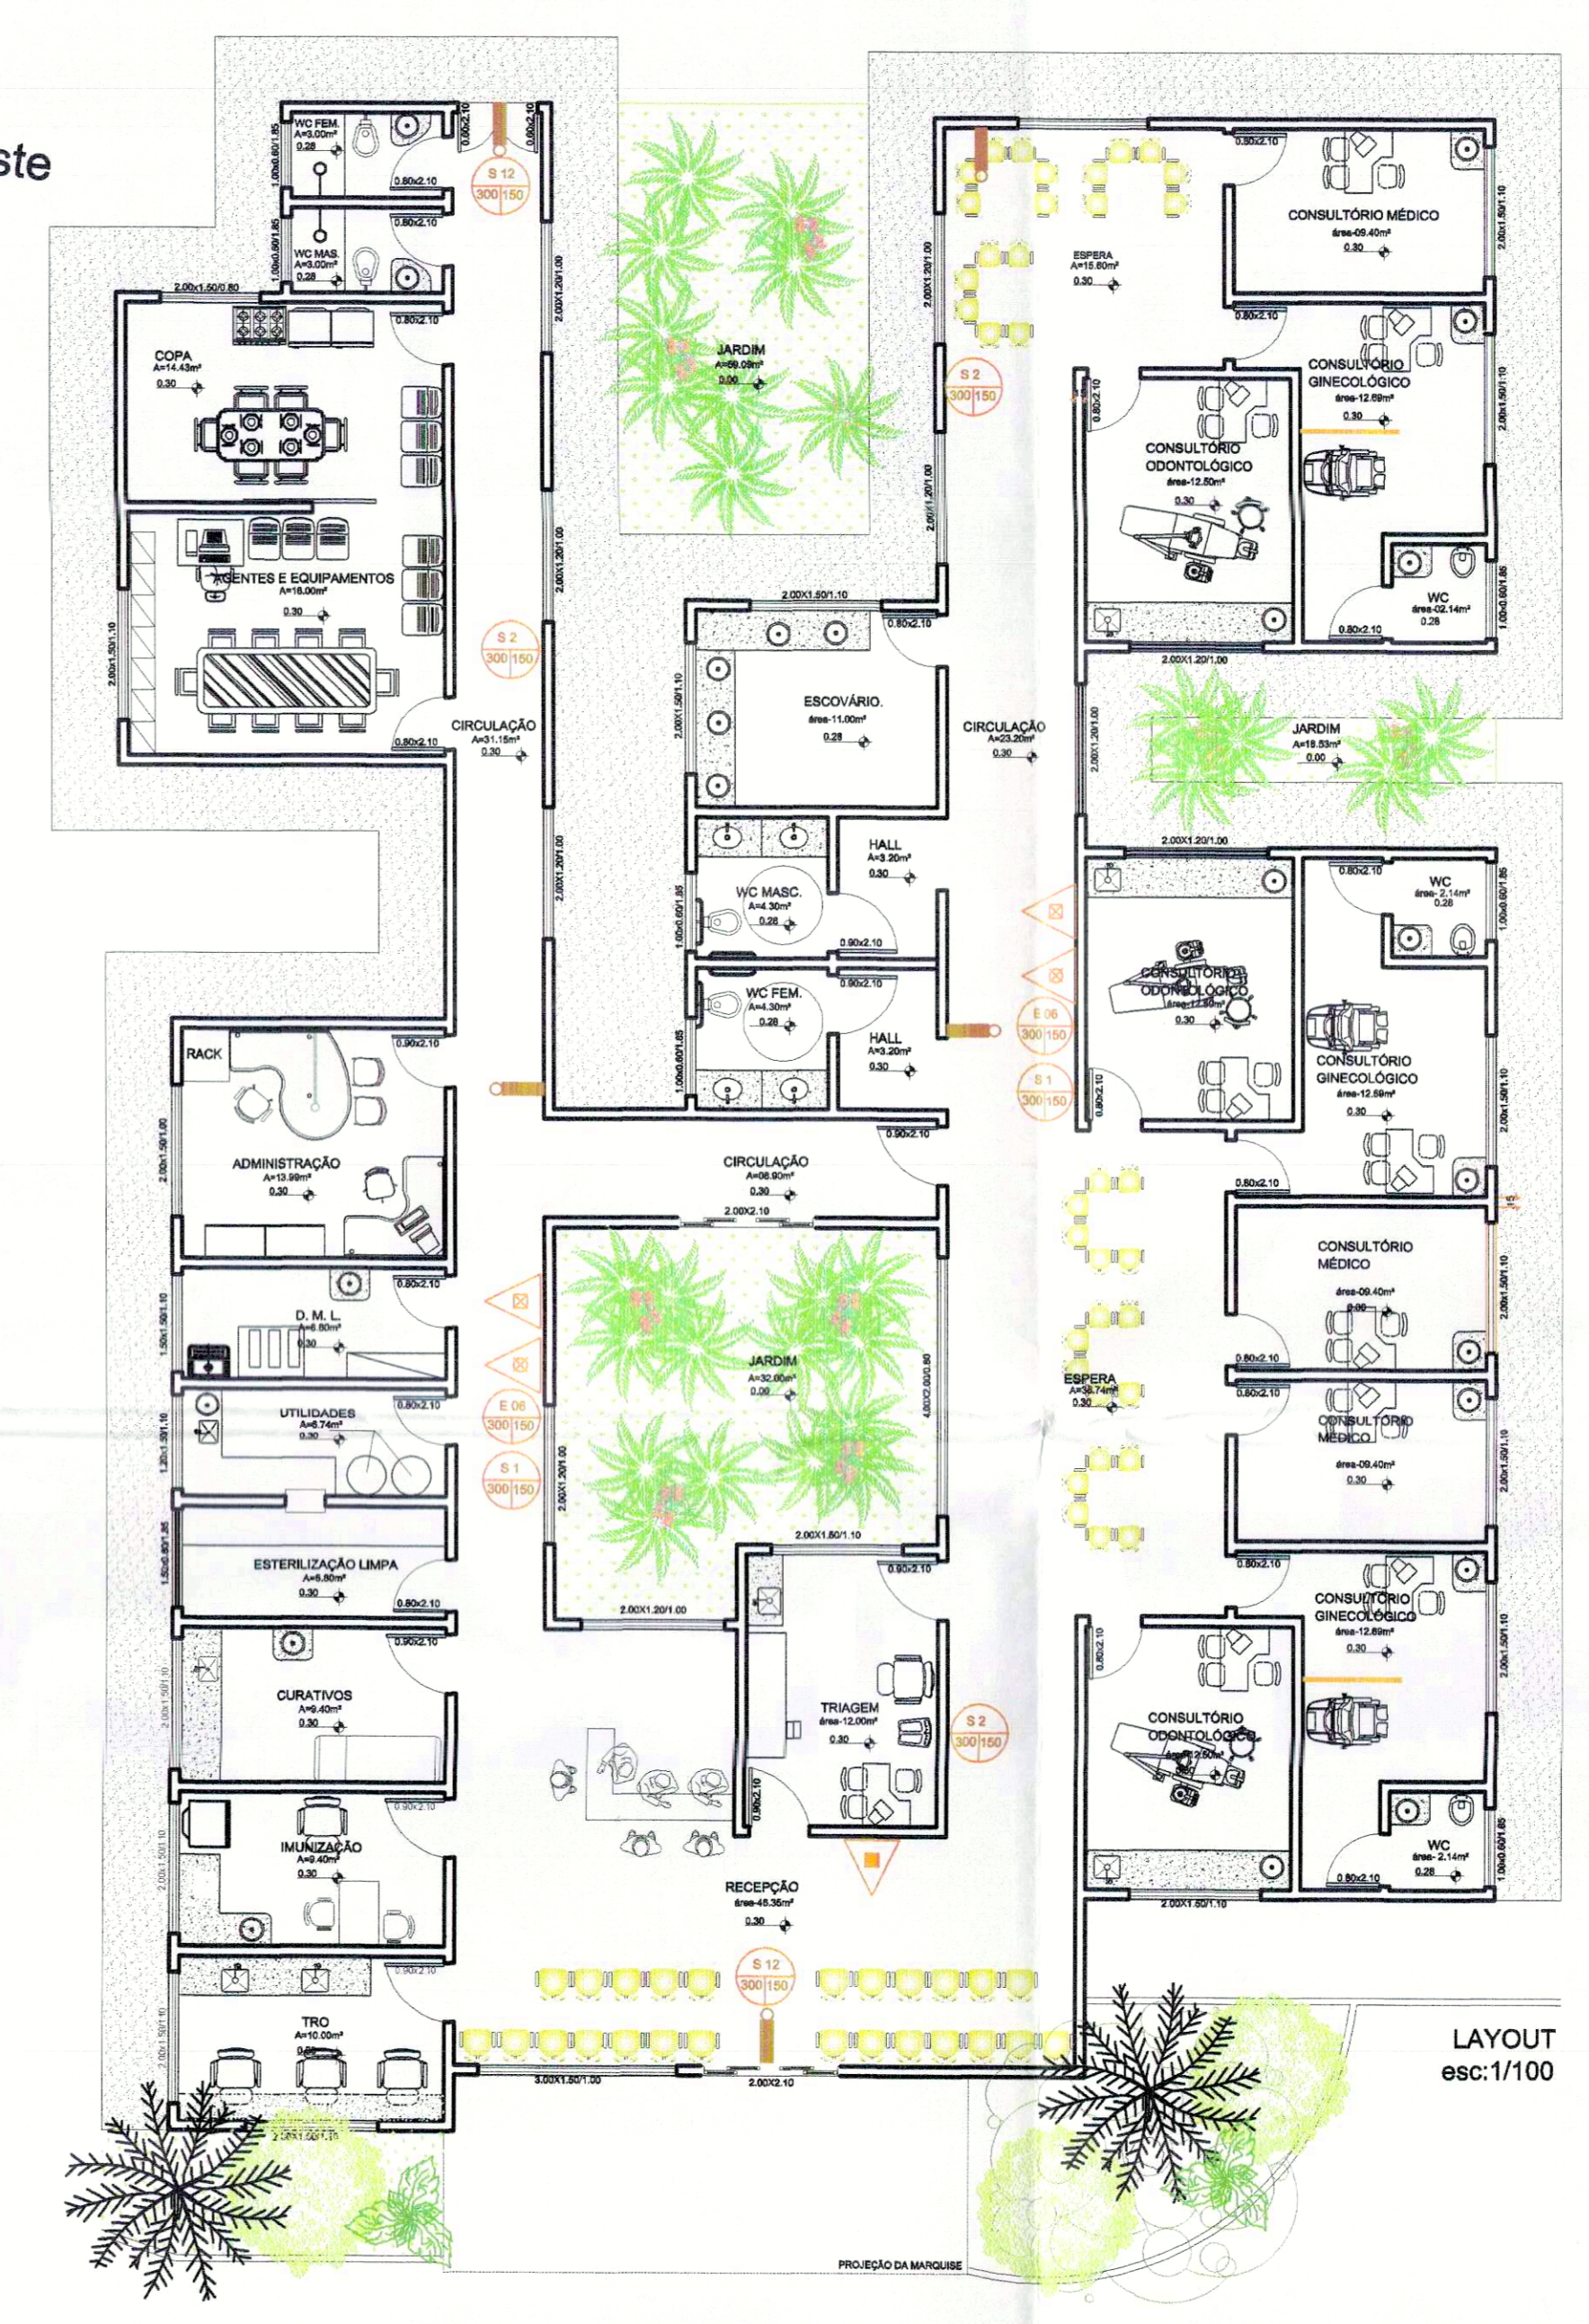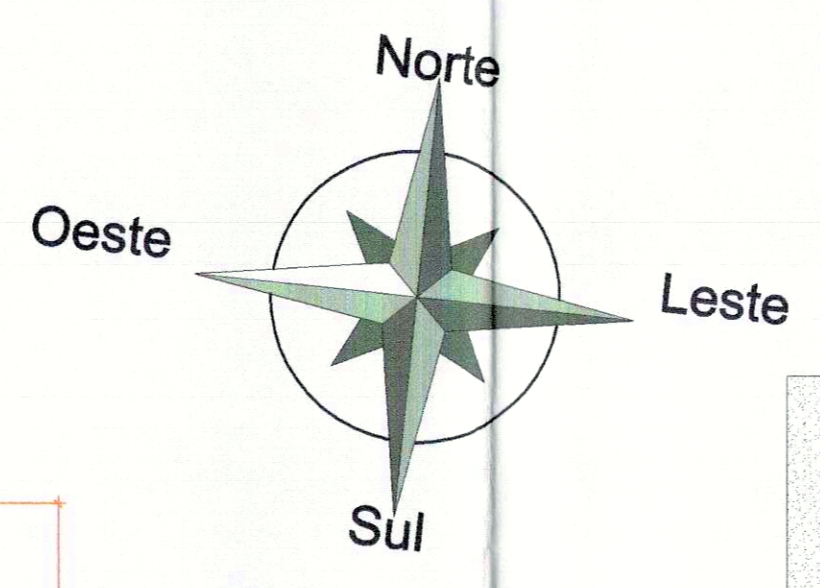


PLANTA DE COBERTURA
esc: 1/100

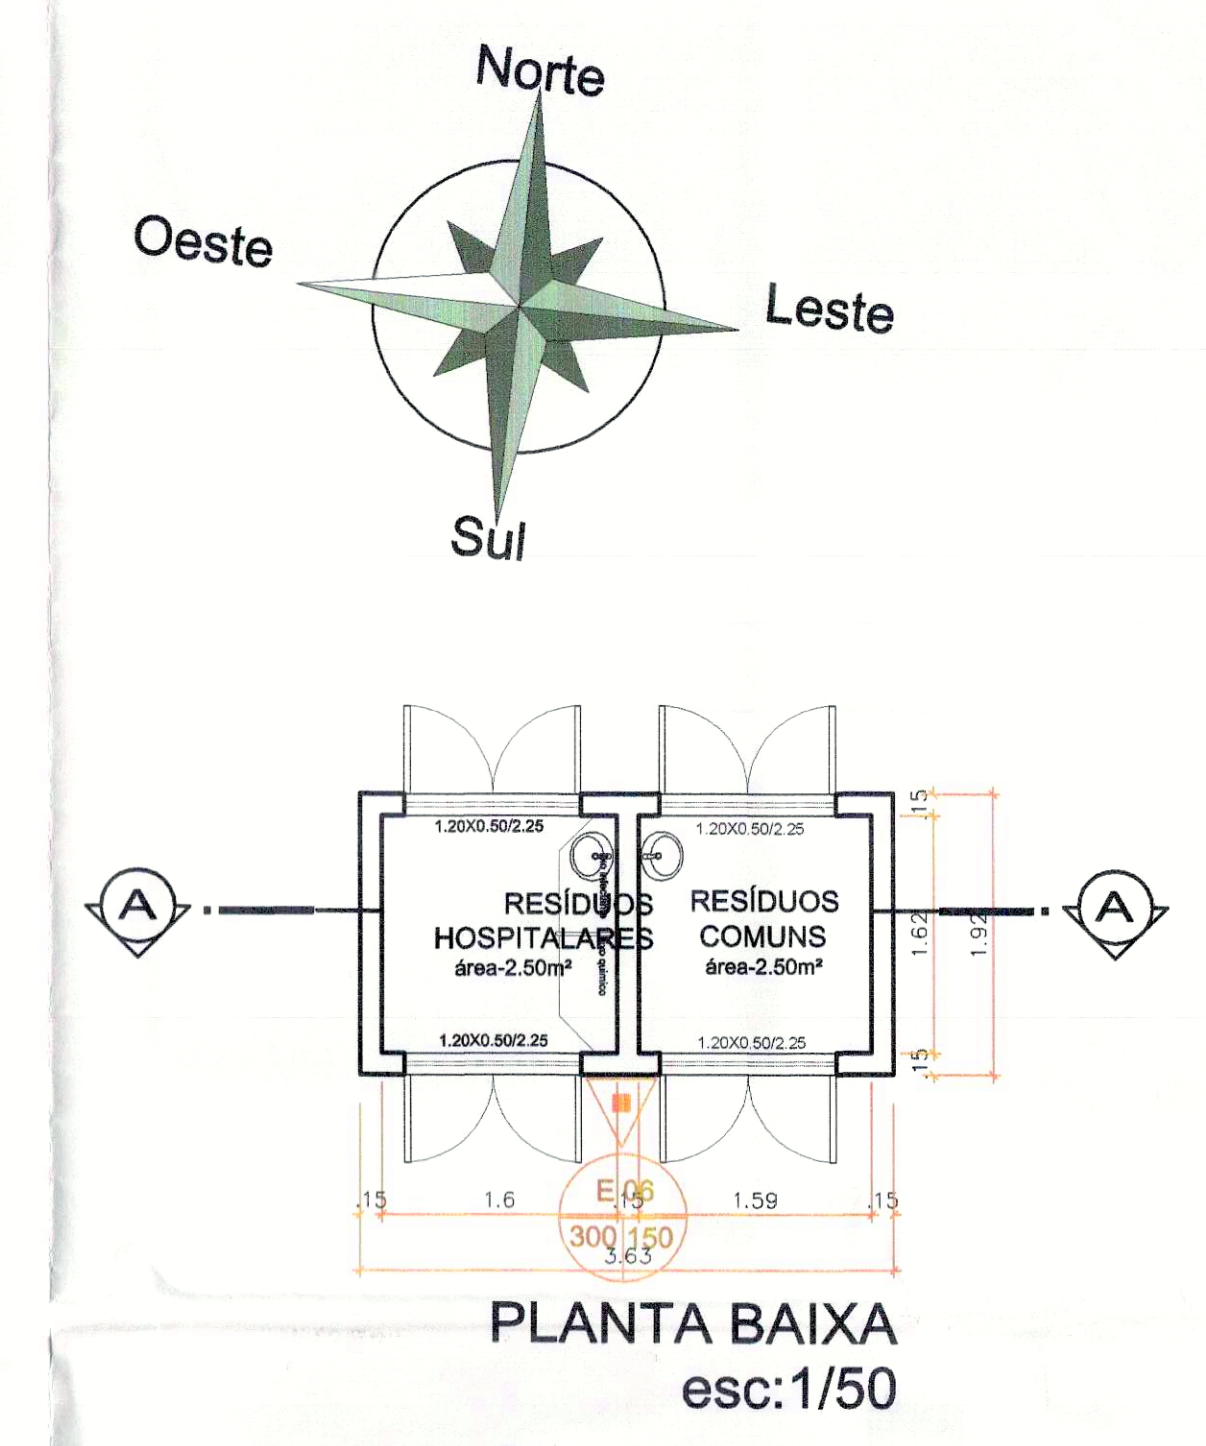



























PLANTA BAIXA
esc: 1/50

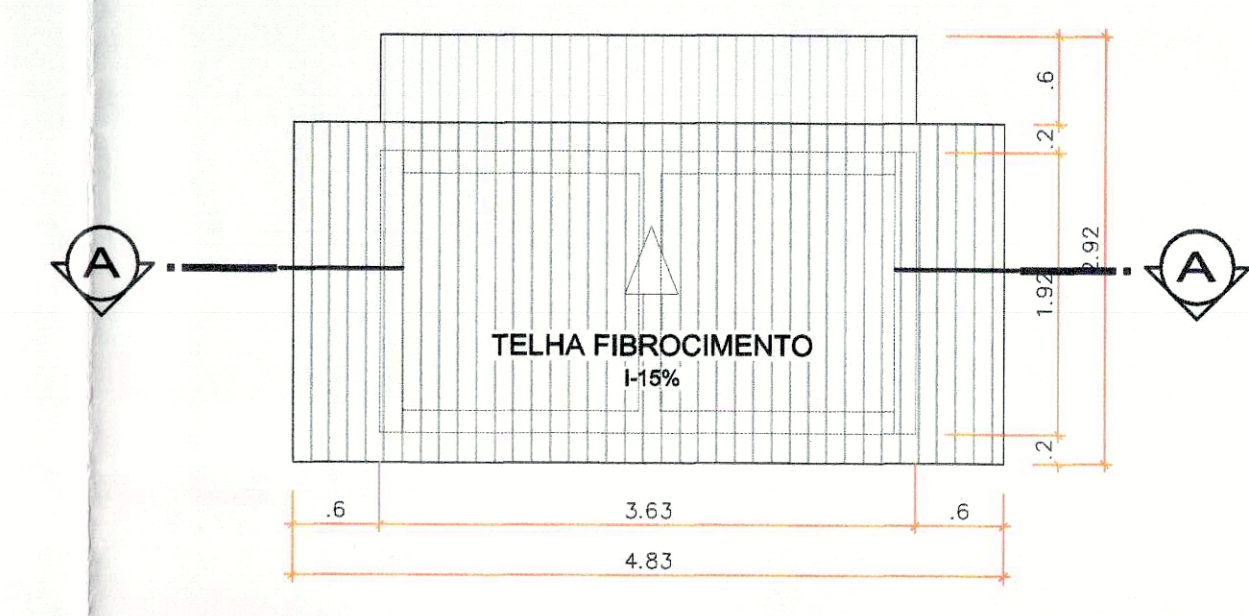















PLANTA DE COBERTURA
esc: 1/50

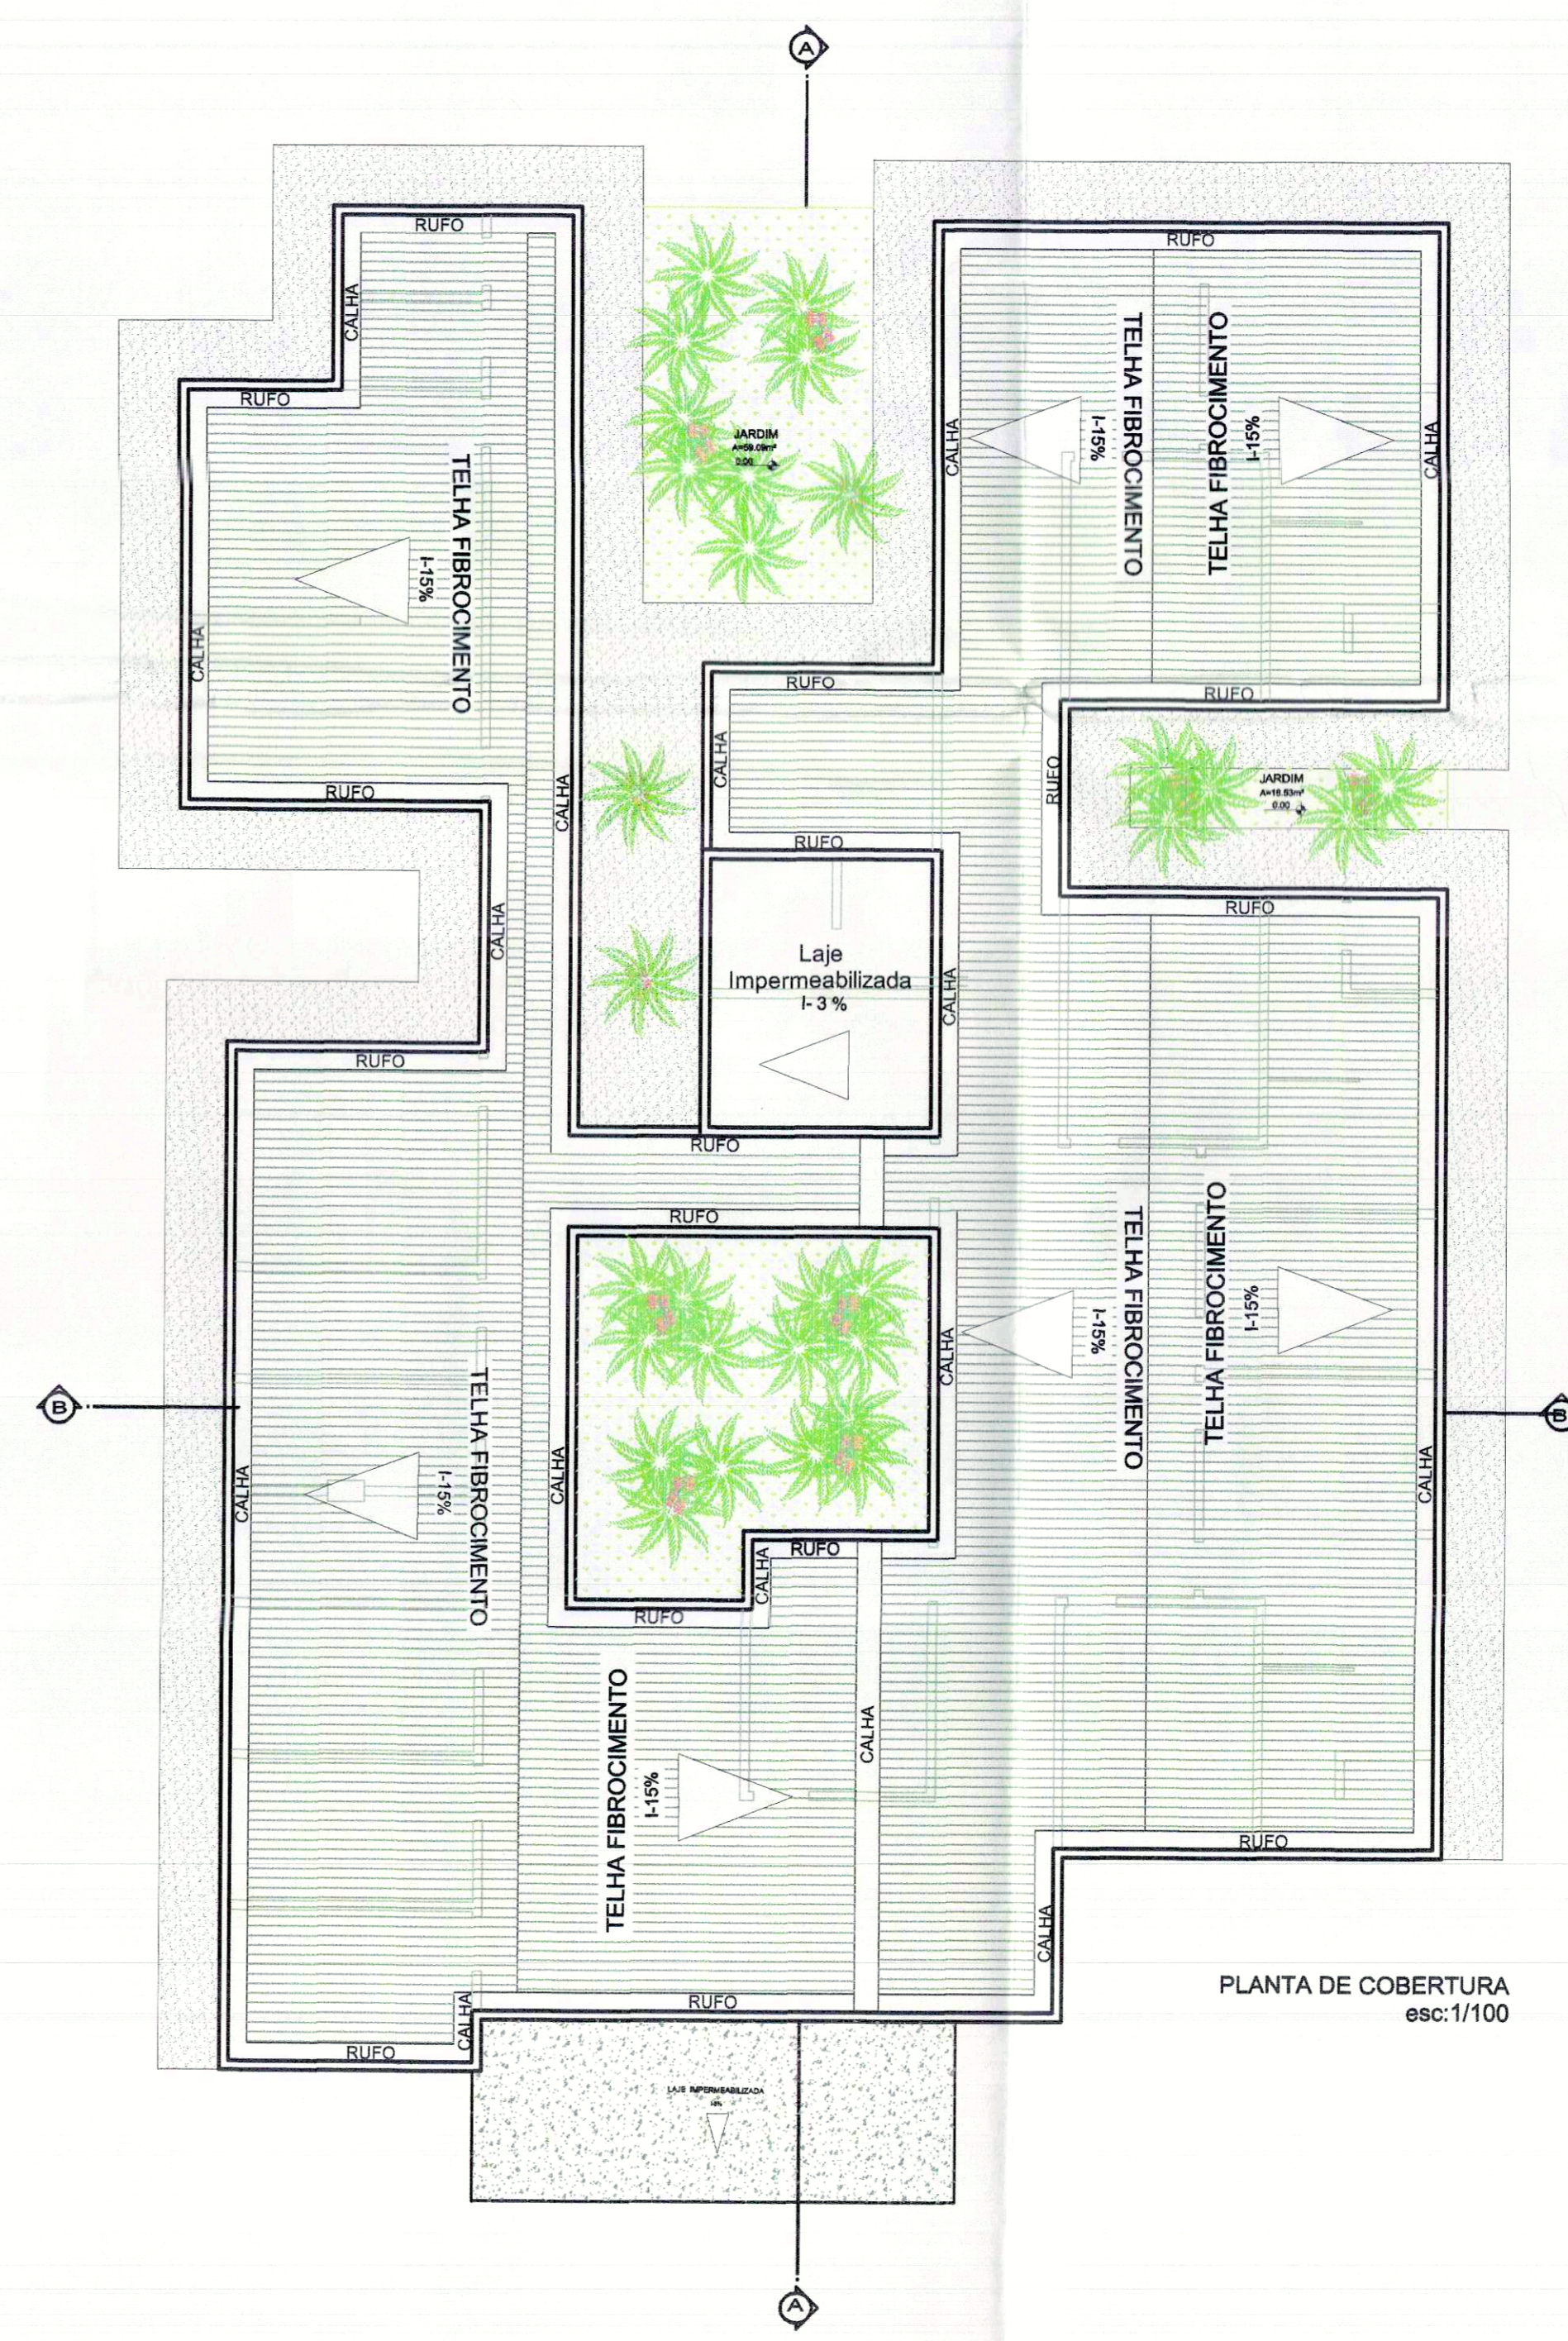


PREFEITURA		CREA	
PREFEITURA MUNICIPAL DE PALMAS		SECRETARIA MUNICIPAL DE SAÚDE	NÚCLEO DE PROJETOS
Título: PROJETO PREVENÇÃO E COMBATE A INCÊNDIO		Folha:	01/02
Proprietário:	SECRETARIA MUNICIPAL DE SAÚDE - SEMUS	Objeto:	UNIDADE DE SAÚDE DA FAMÍLIA (ARNO 01)
Endereço:	Gd. 103 Sul, Rua SO 07, Lote 03 - PALMAS/TO	Endereço:	ARNO 01, APM 19, PALMAS - TO
ÁREAS	PROPRIETÁRIO		
TERRENO:	1.039,00m²	AUTOR DO PROJETO:	SECRETARIA MUNICIPAL DE SAÚDE
ÁREA CONSTRUIDA:	466,49m²	RESPONSÁVEL TÉCNICO:	ENGRº CIVIL BÉRGIO DA SILVA MONTEIRO FILHO
TI. DE OCUPAÇÃO:	47,69%	PREÇA RESPONSÁVEL:	
Escala:	INDICADA	data:	MARÇO/2011
Desenho:	SANDRA CONCEIÇÃO	Revisão:	
CONTEÚDO:		PLANTA BAIXA PLANTA DE COBERTURA PLANTA DO DEPOSITO DE RESÍDUOS LAYOUT	

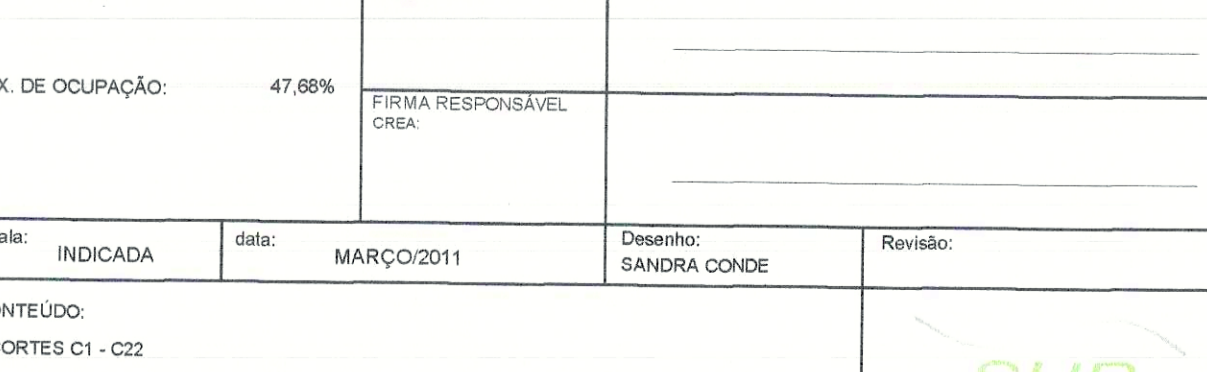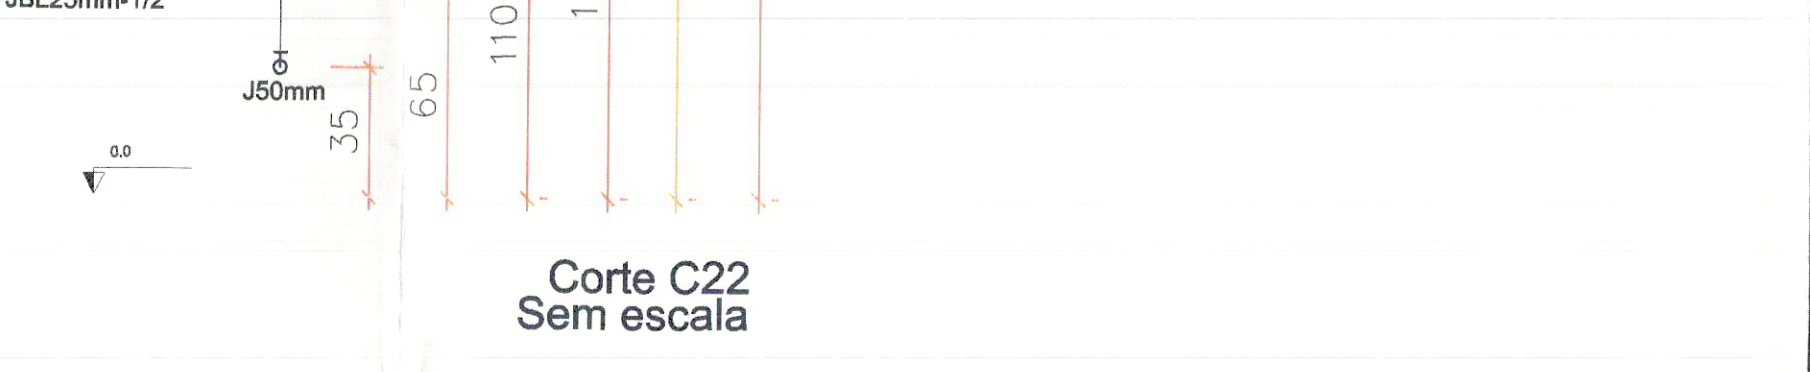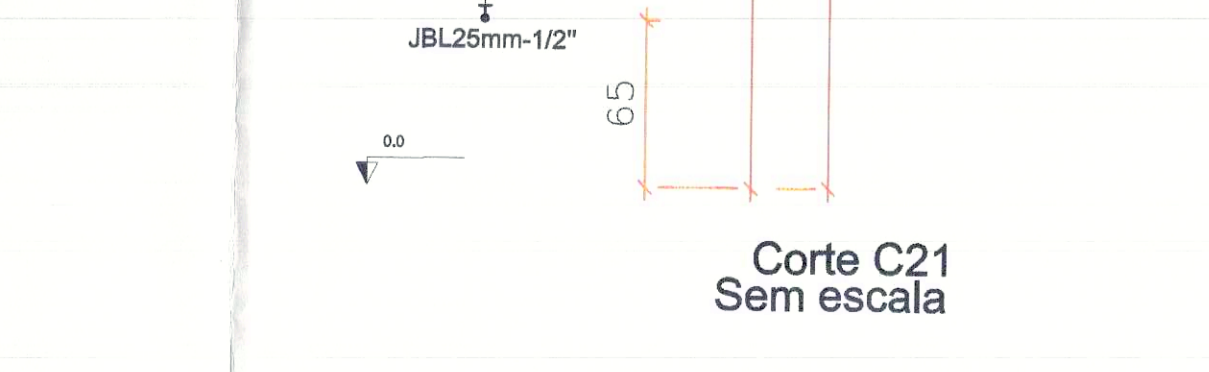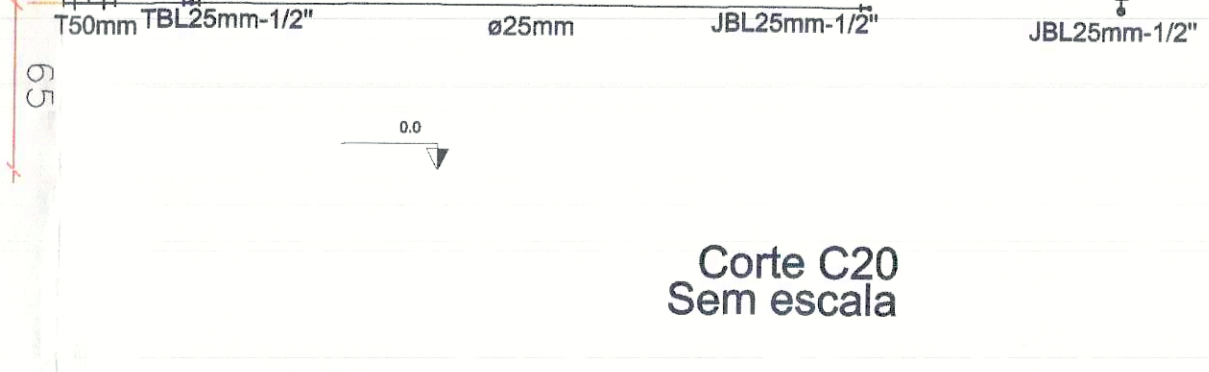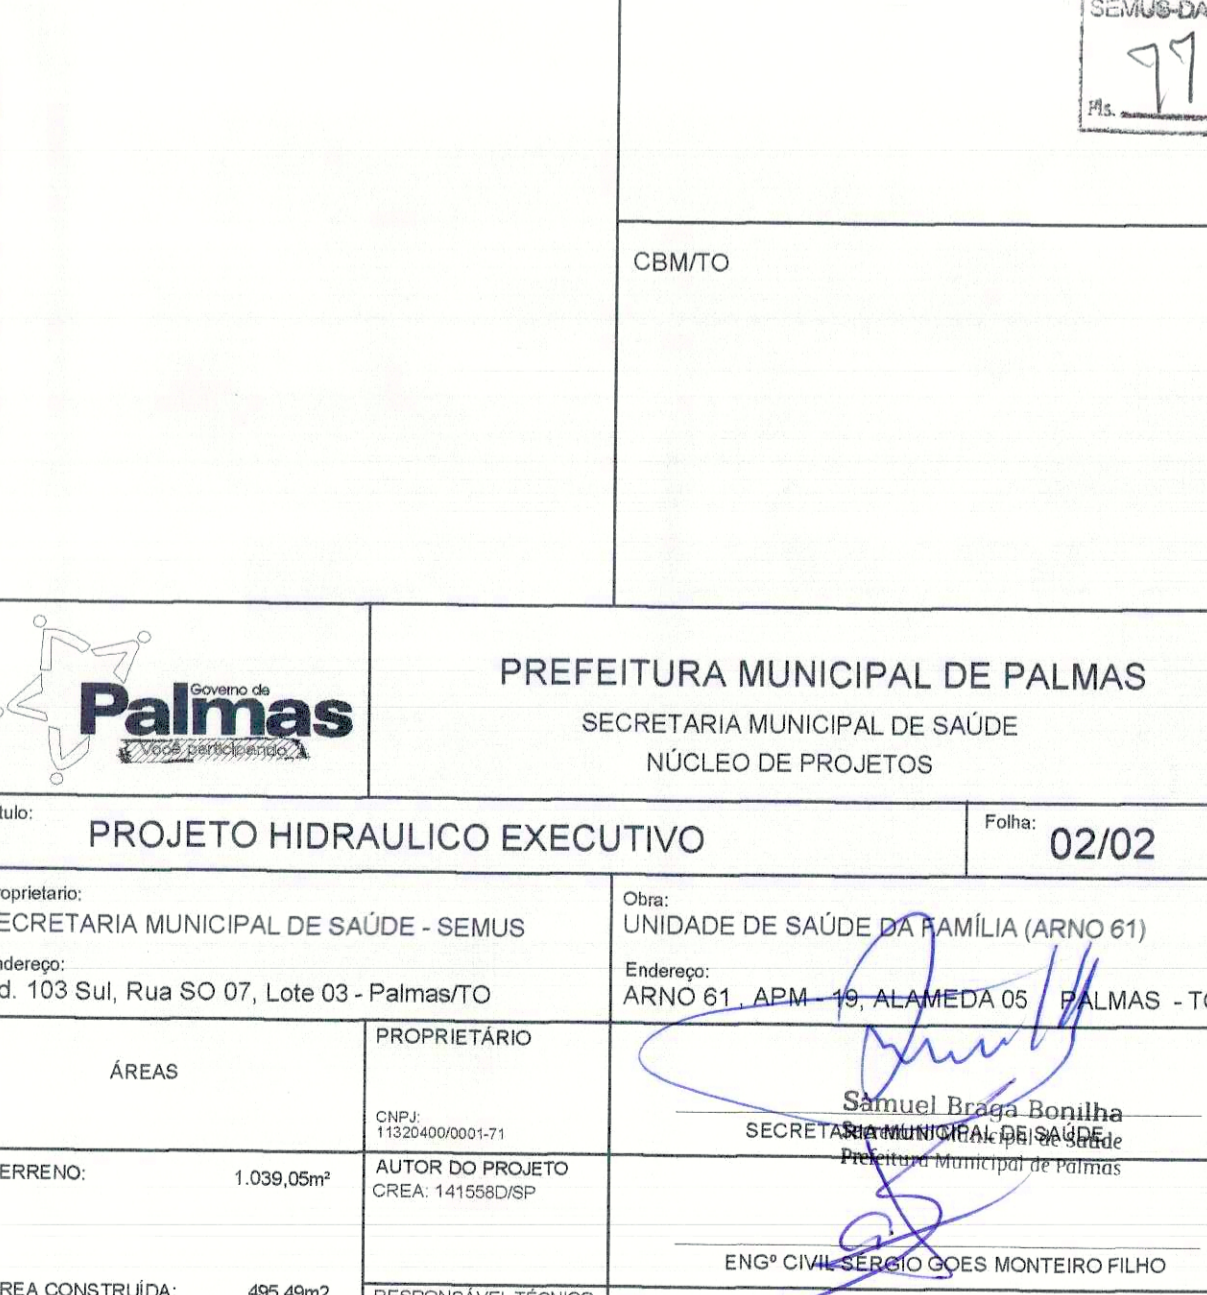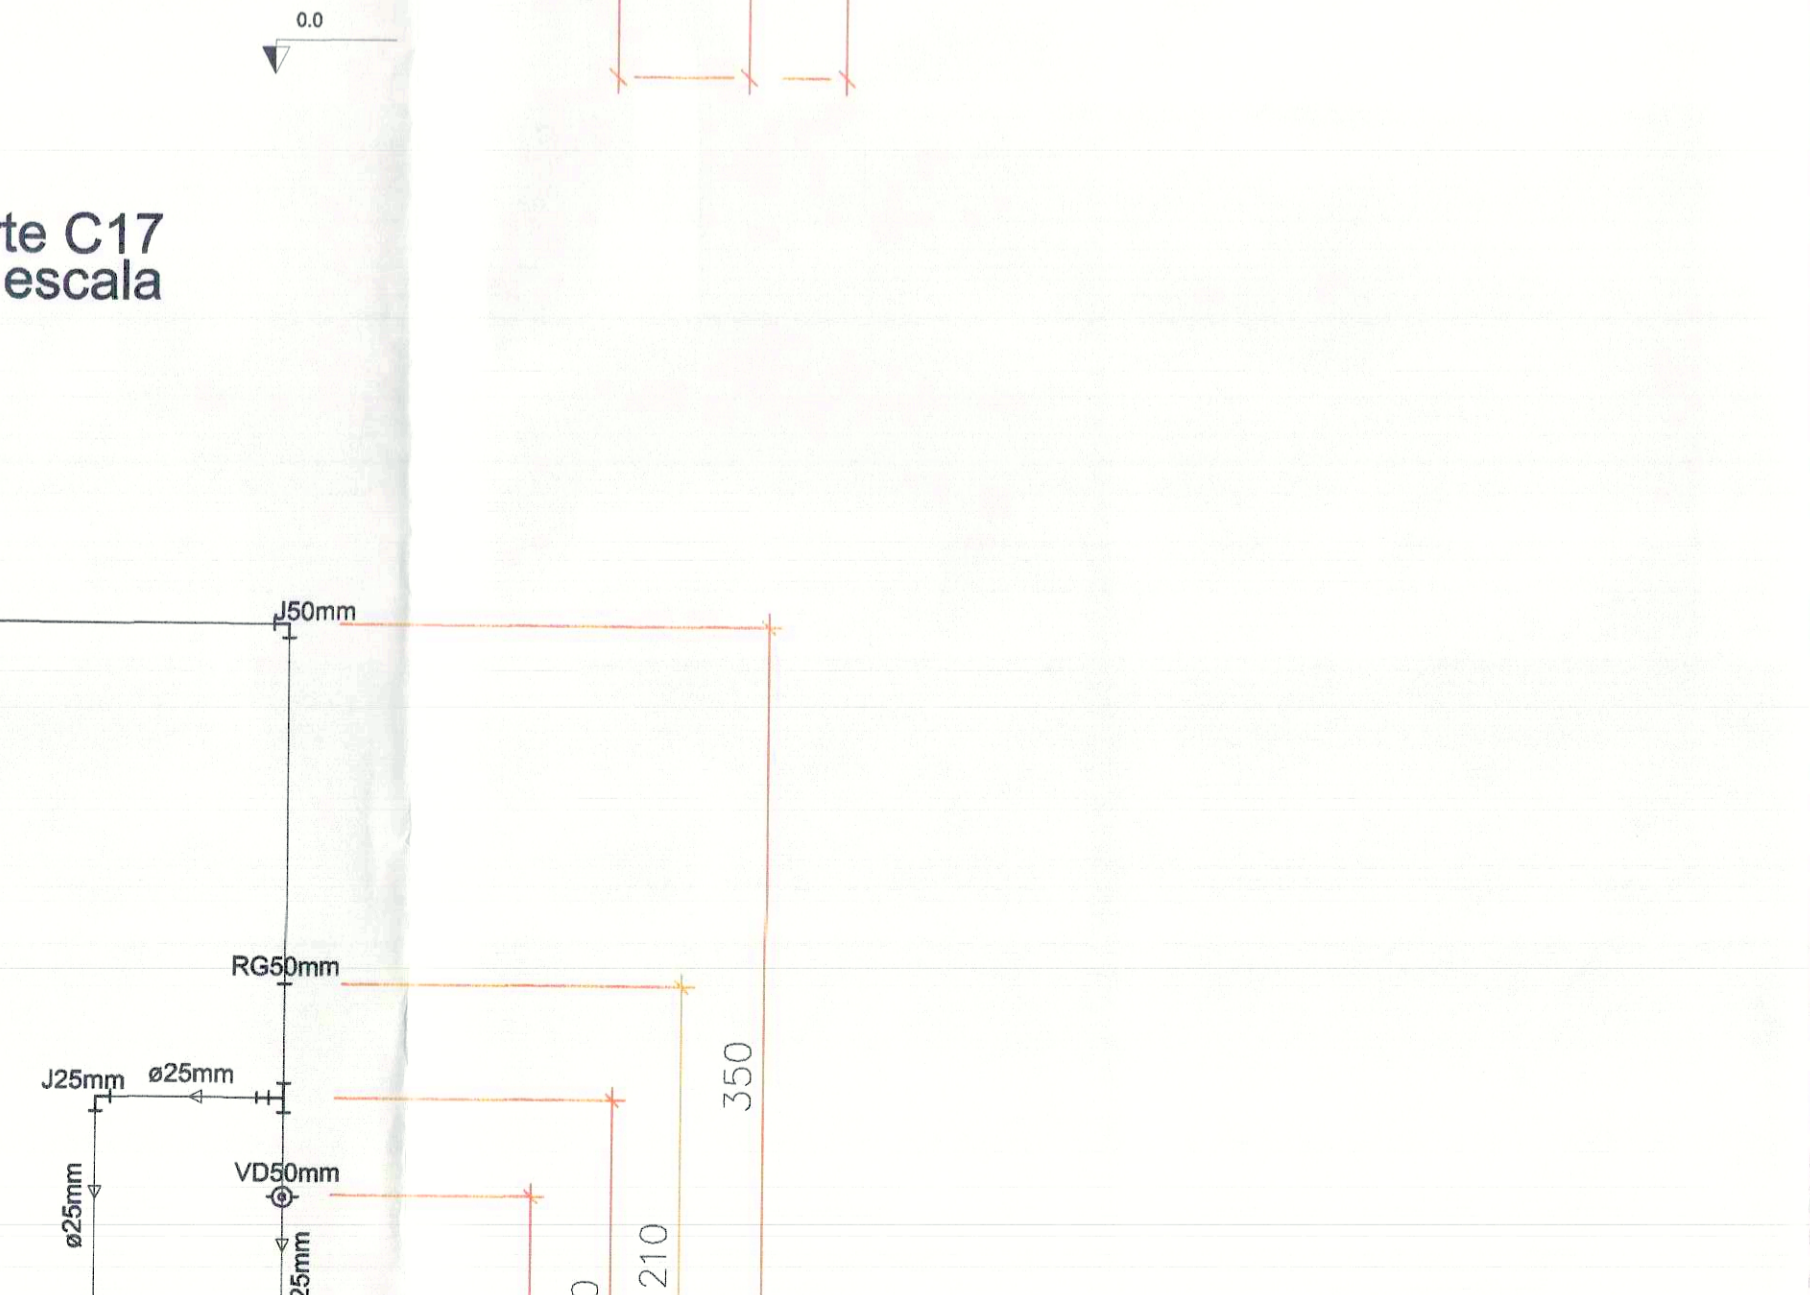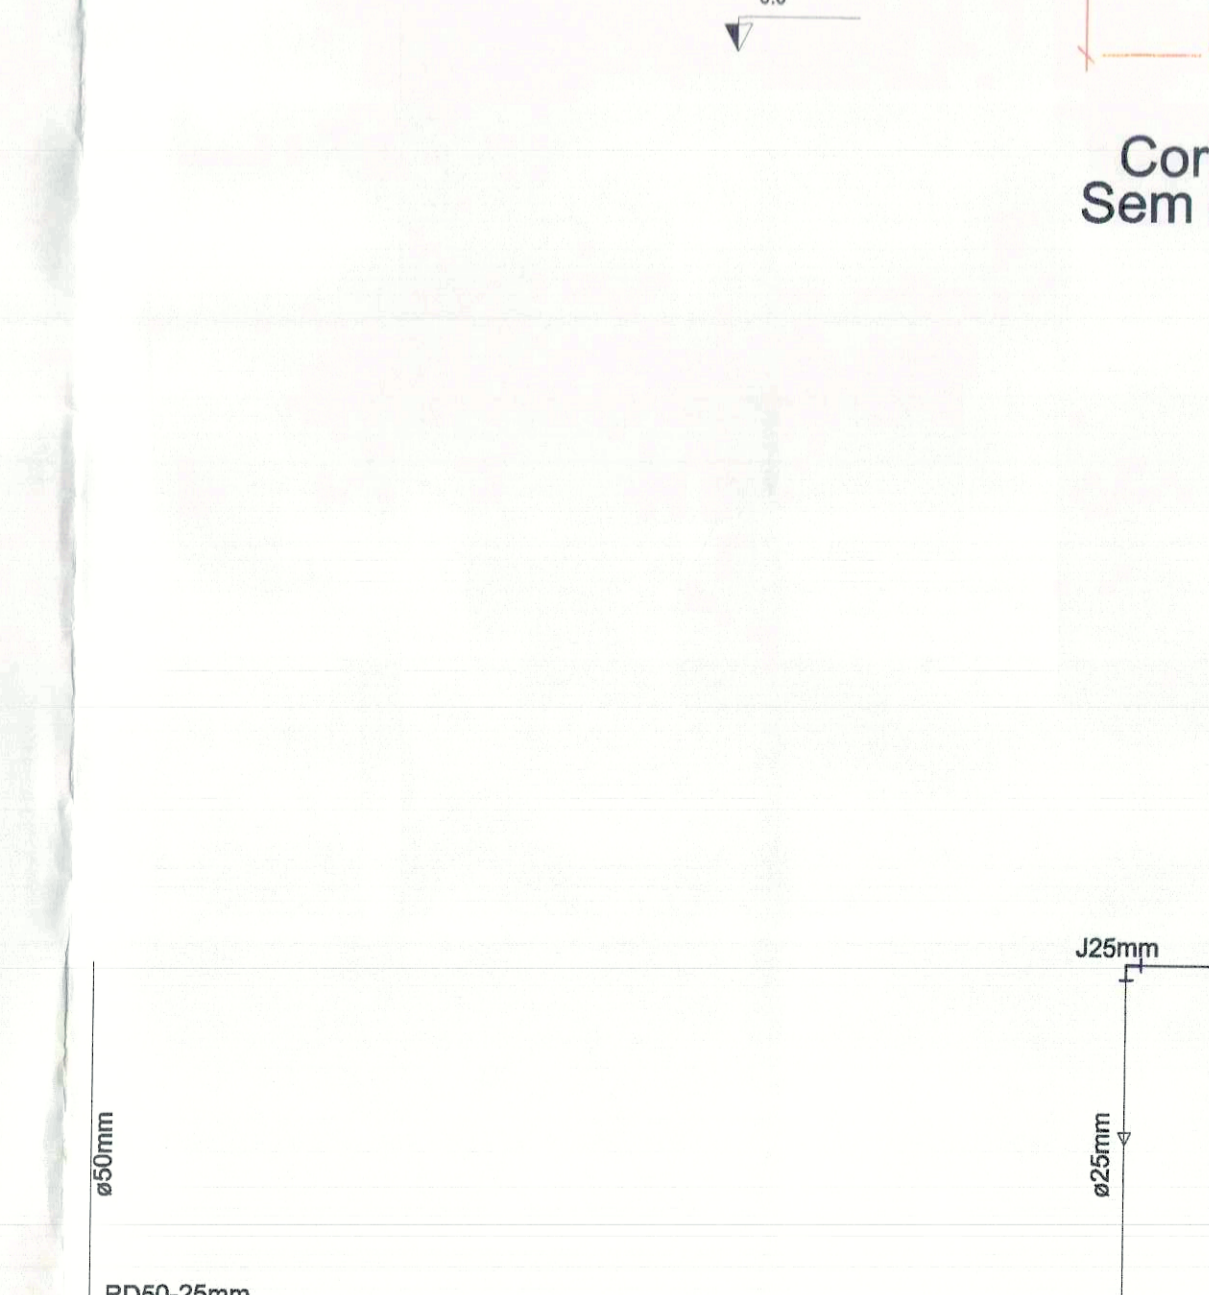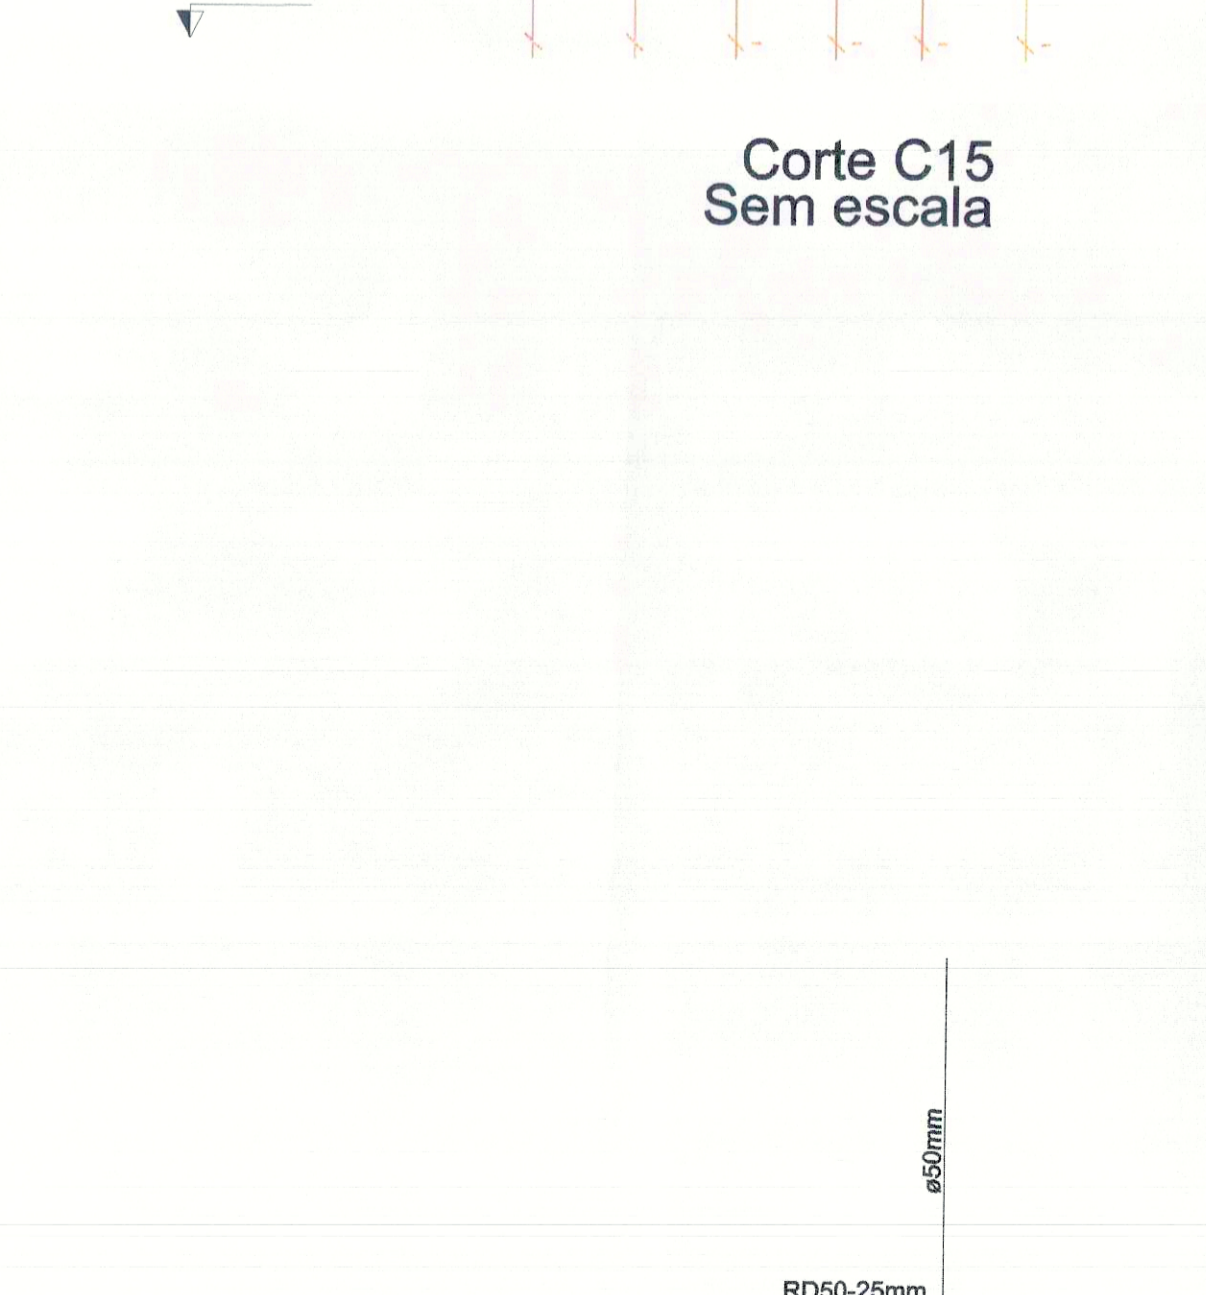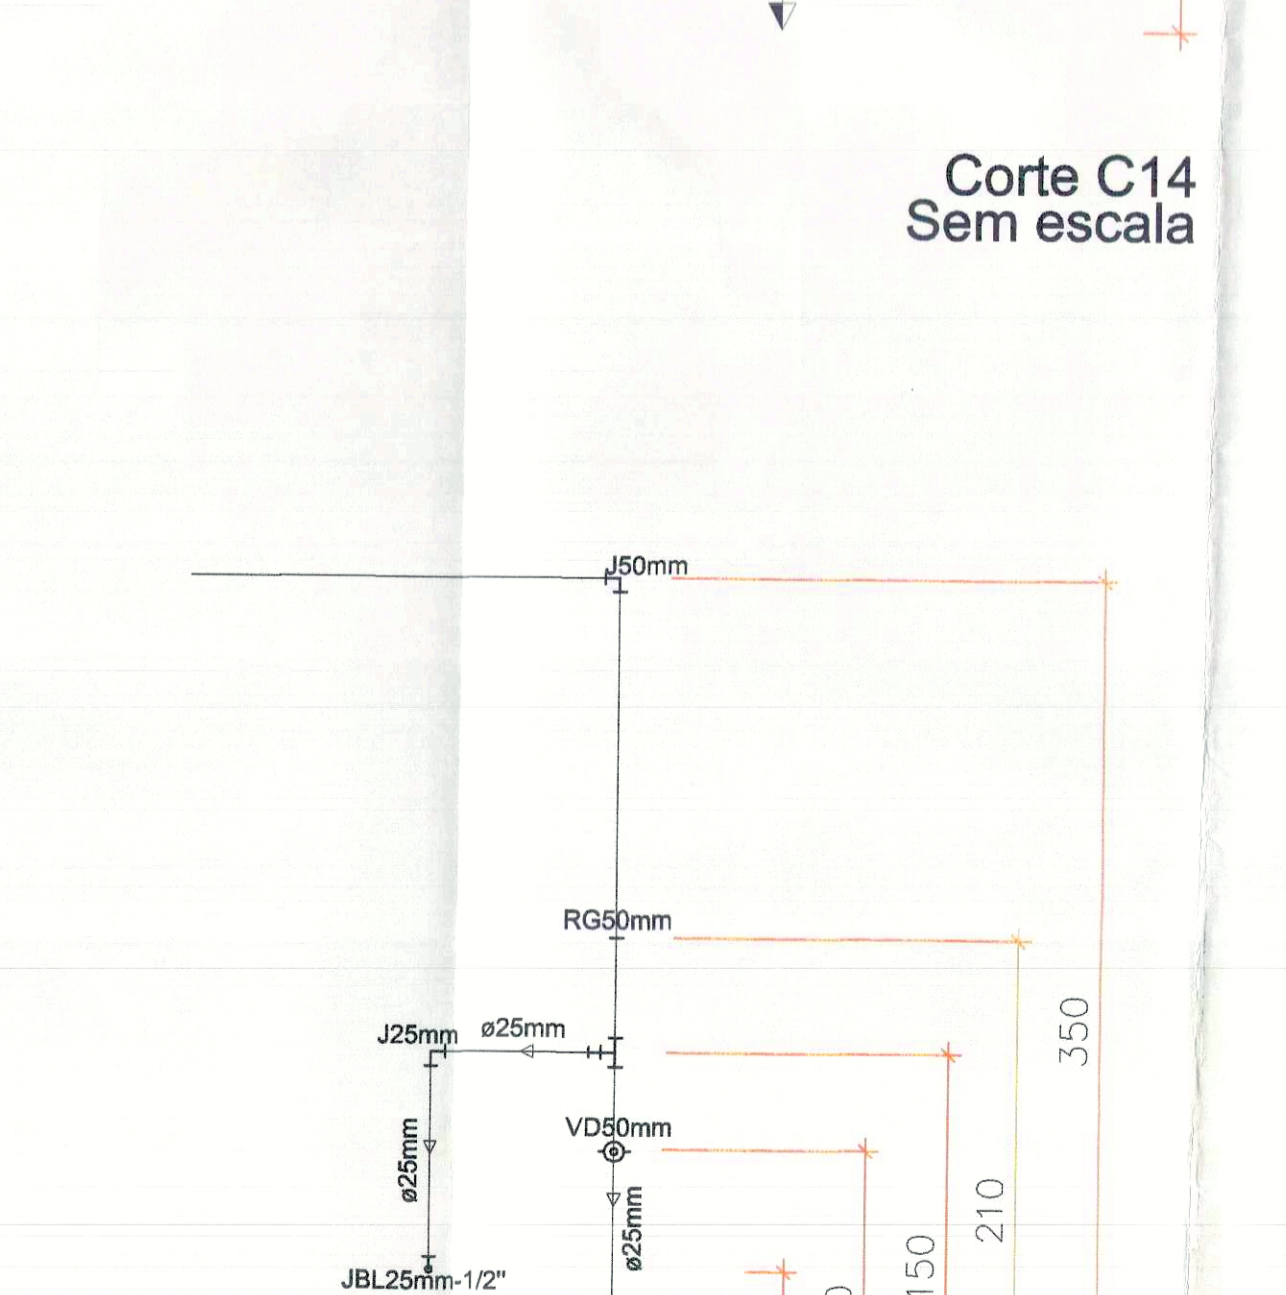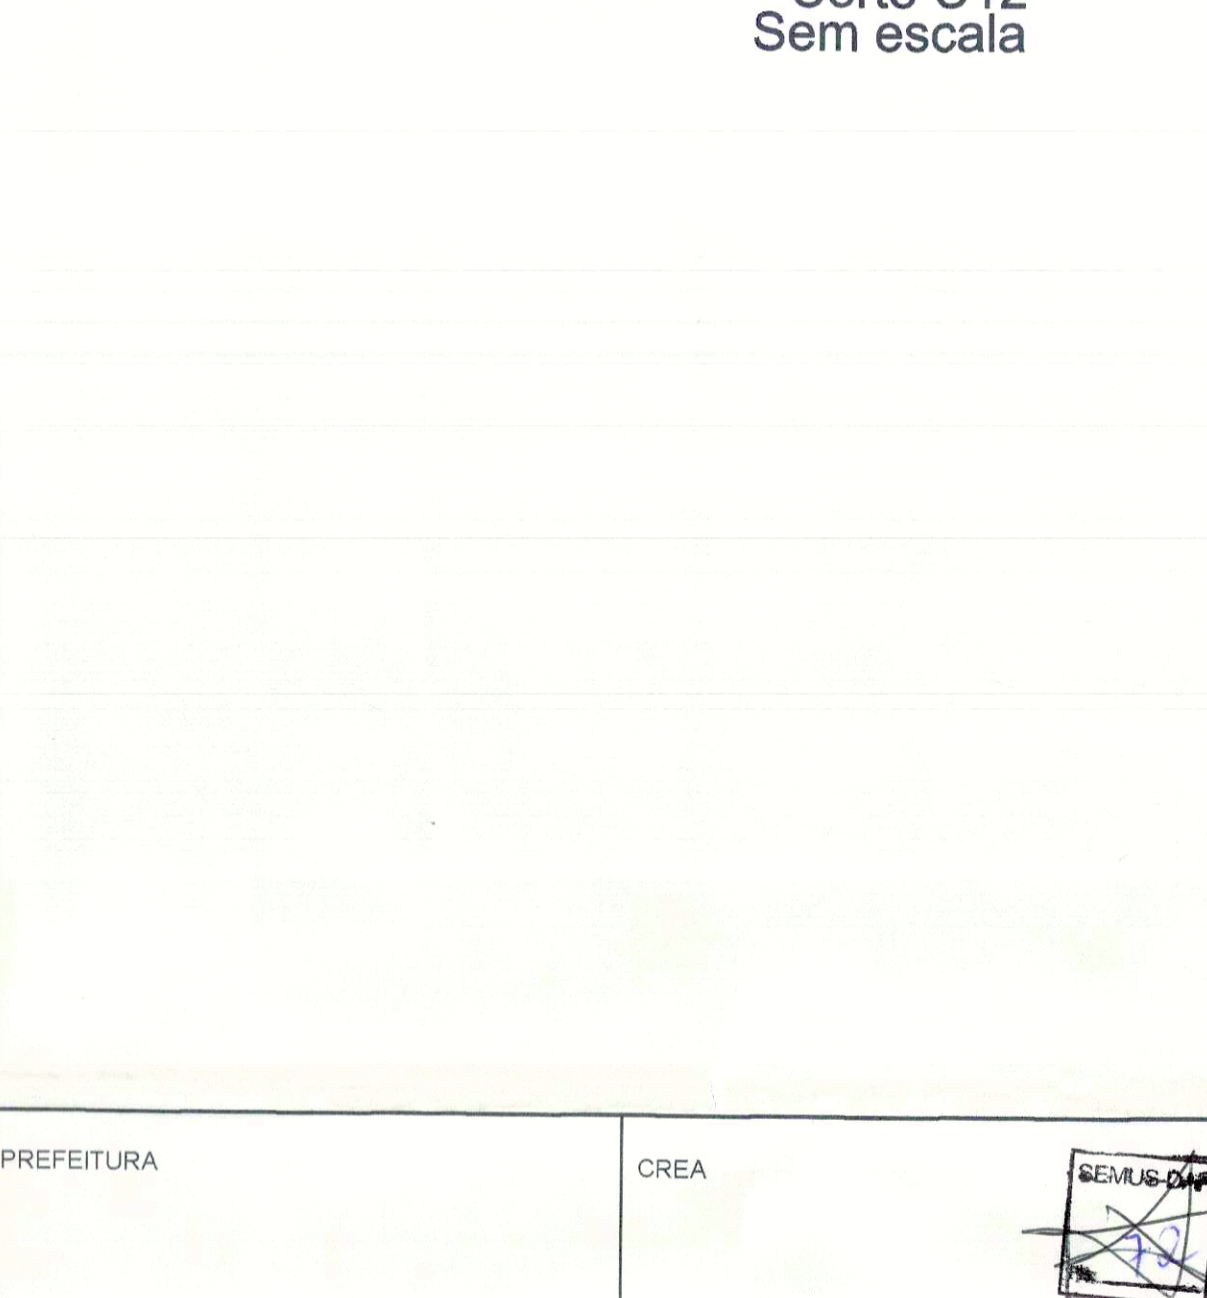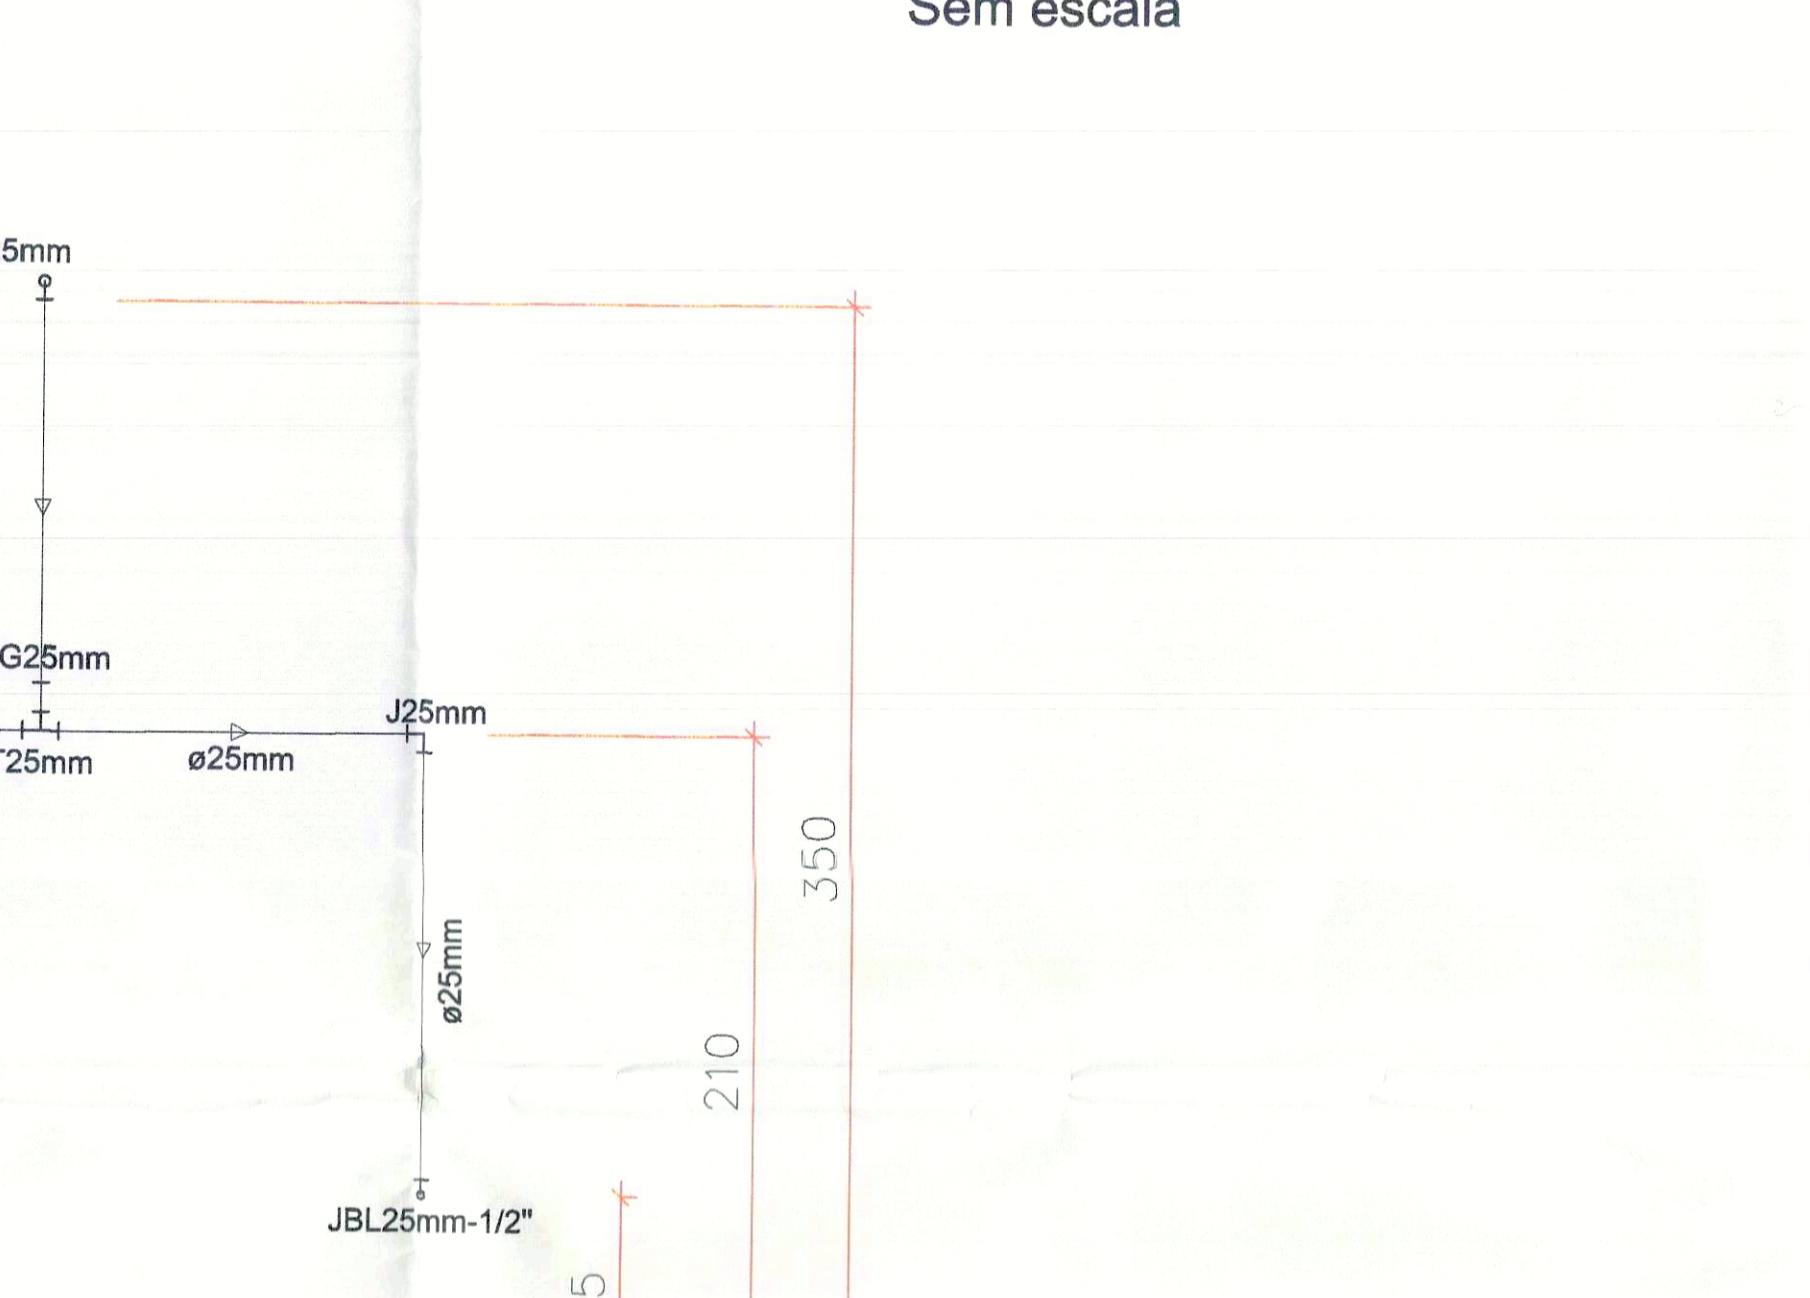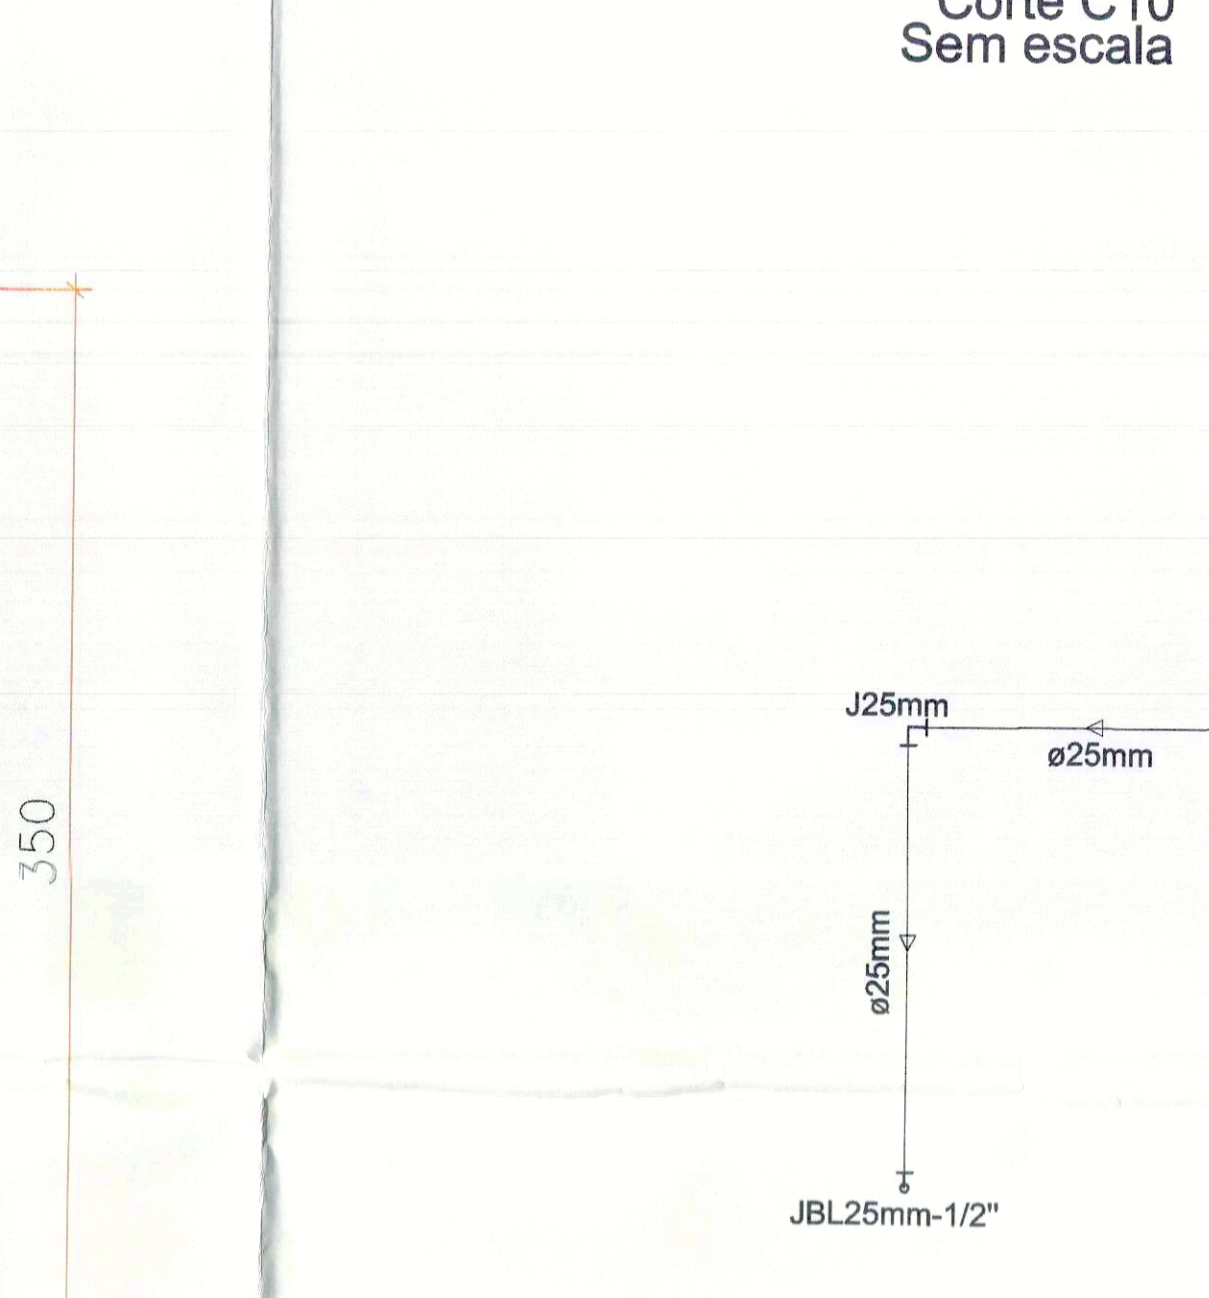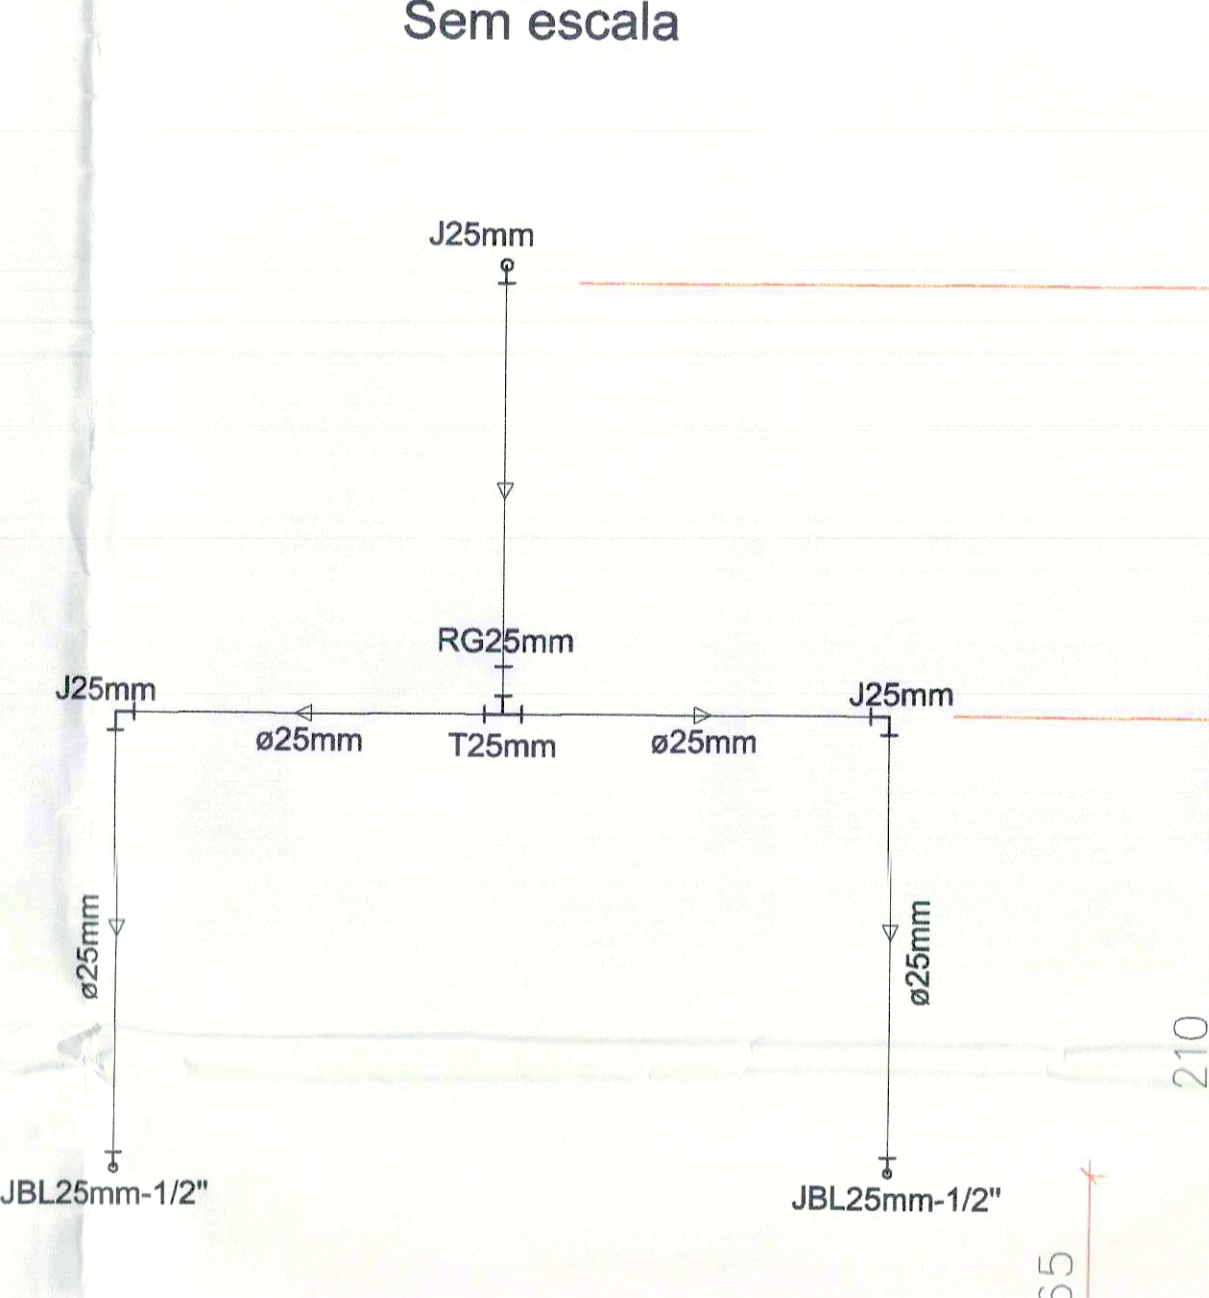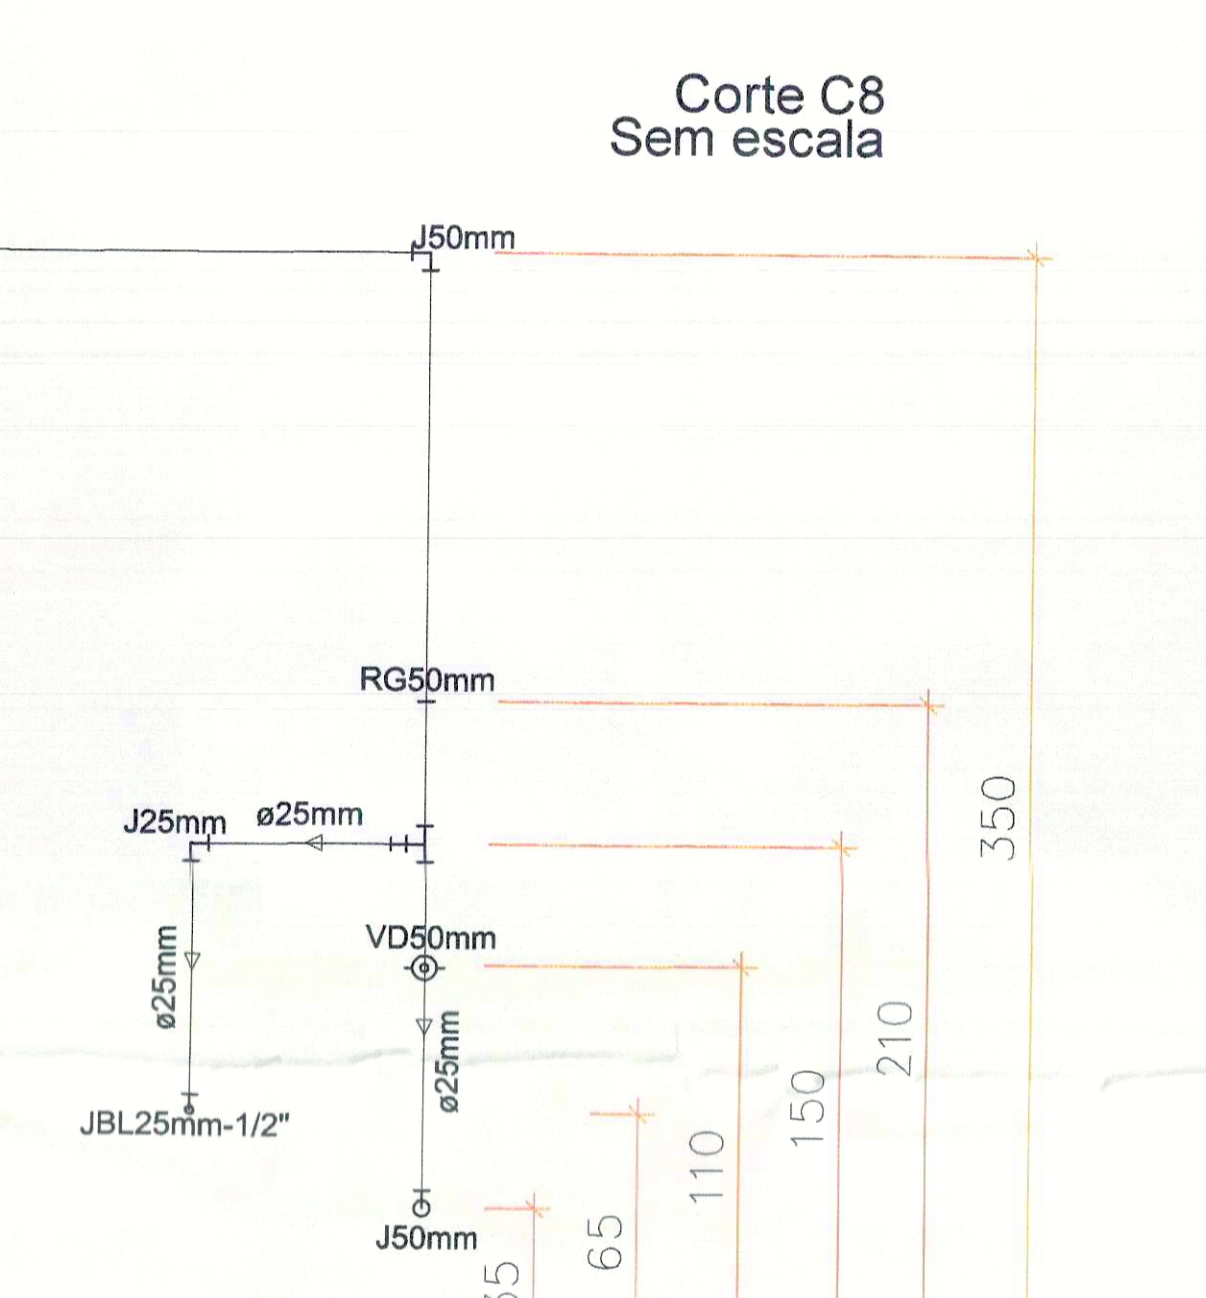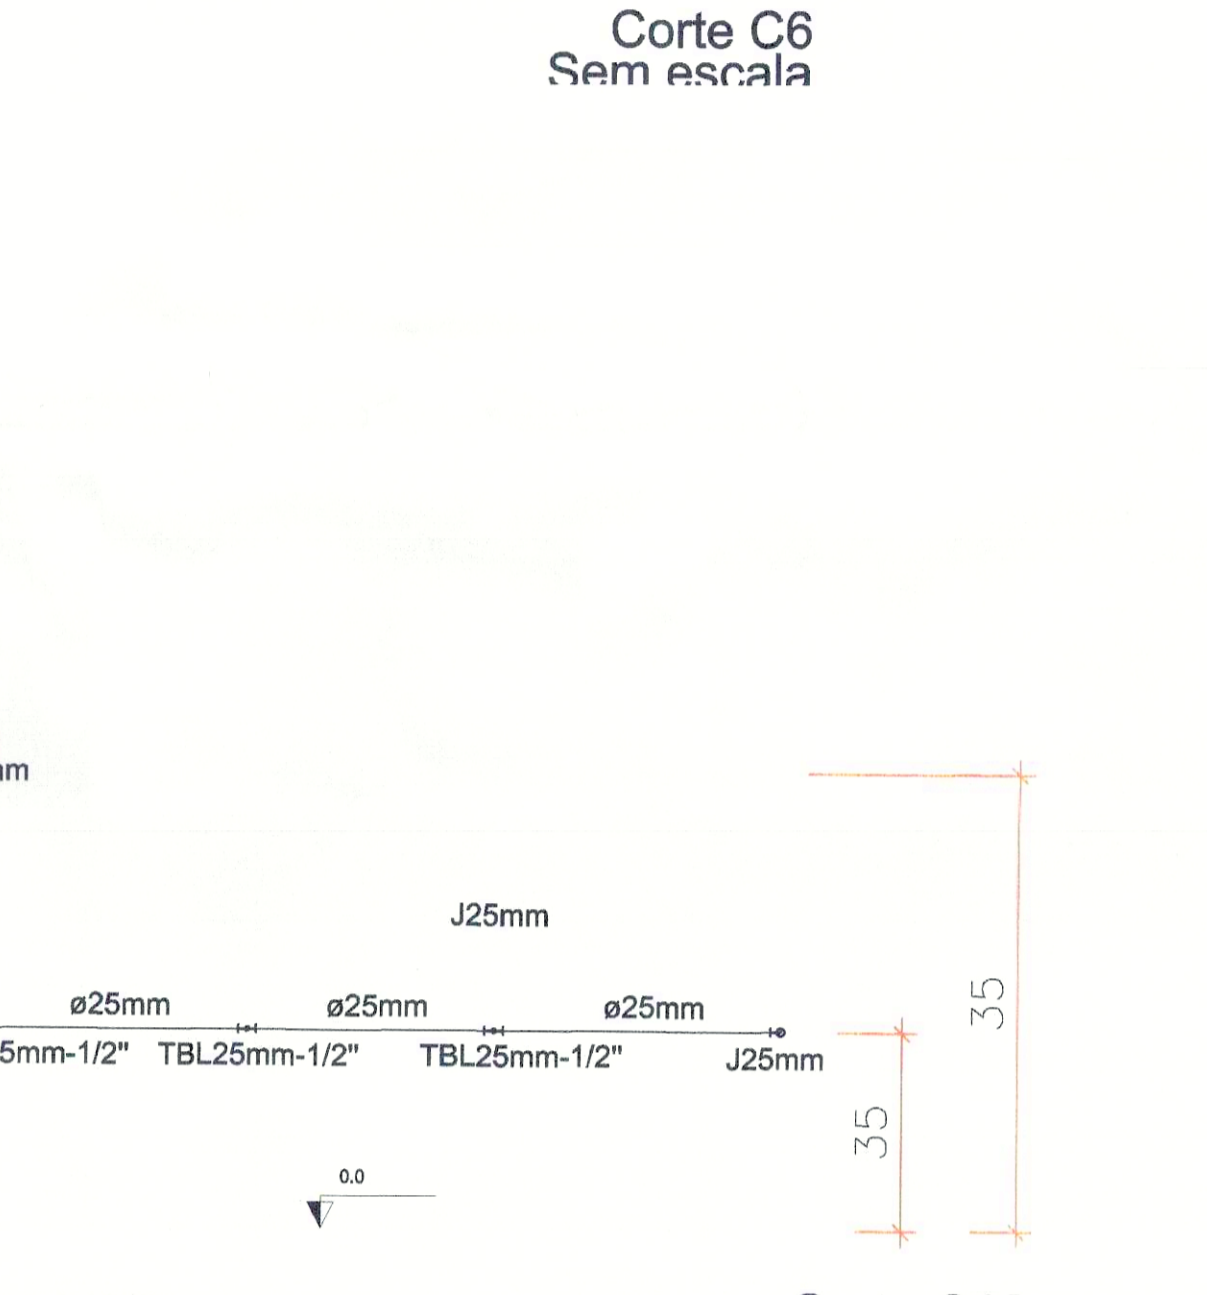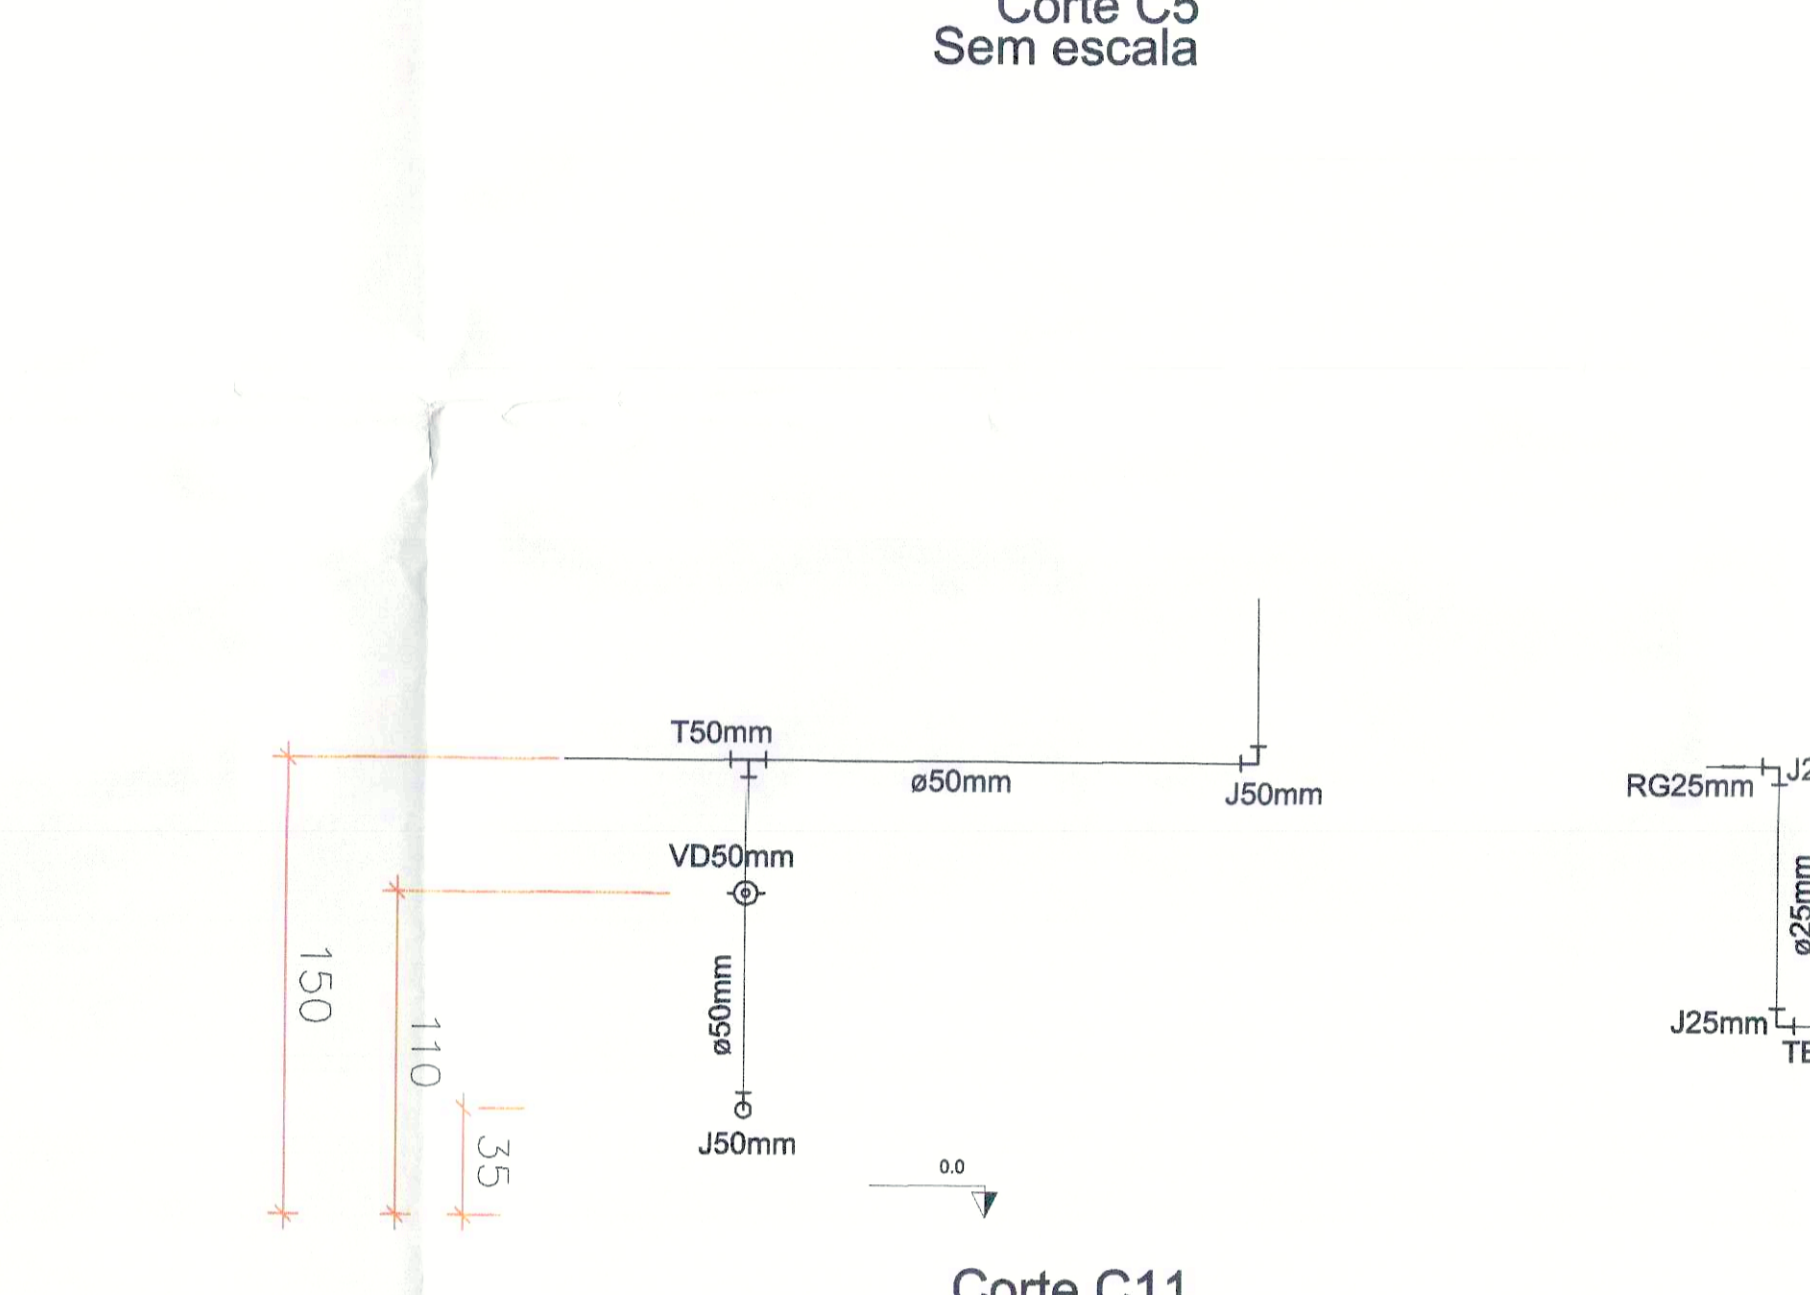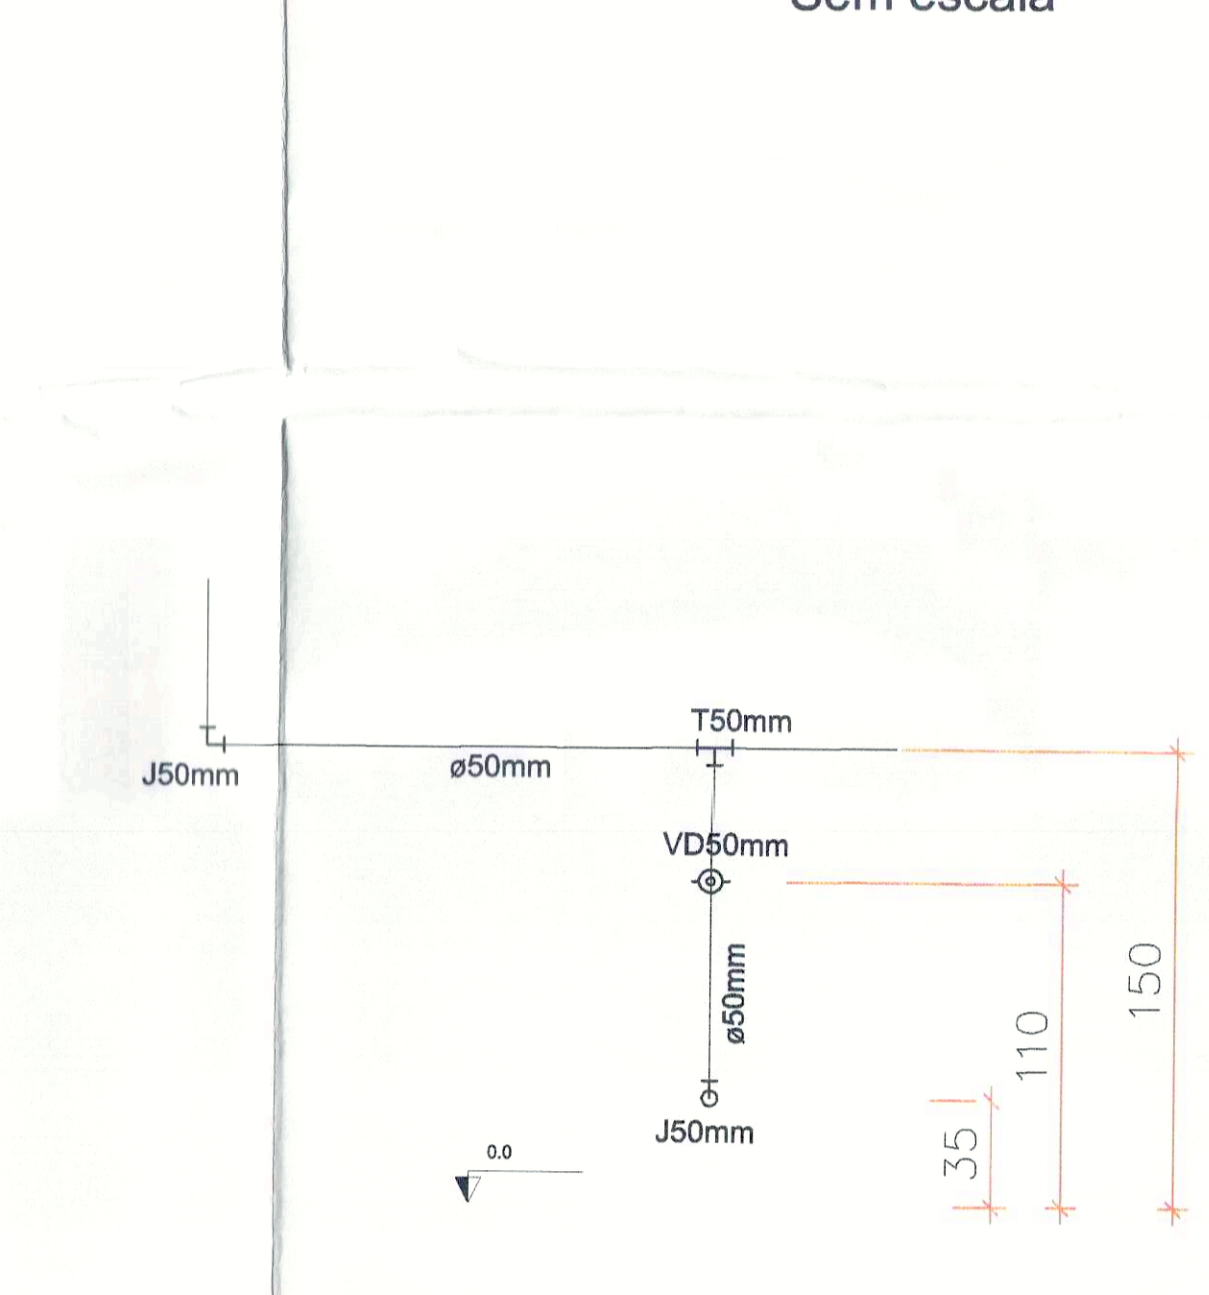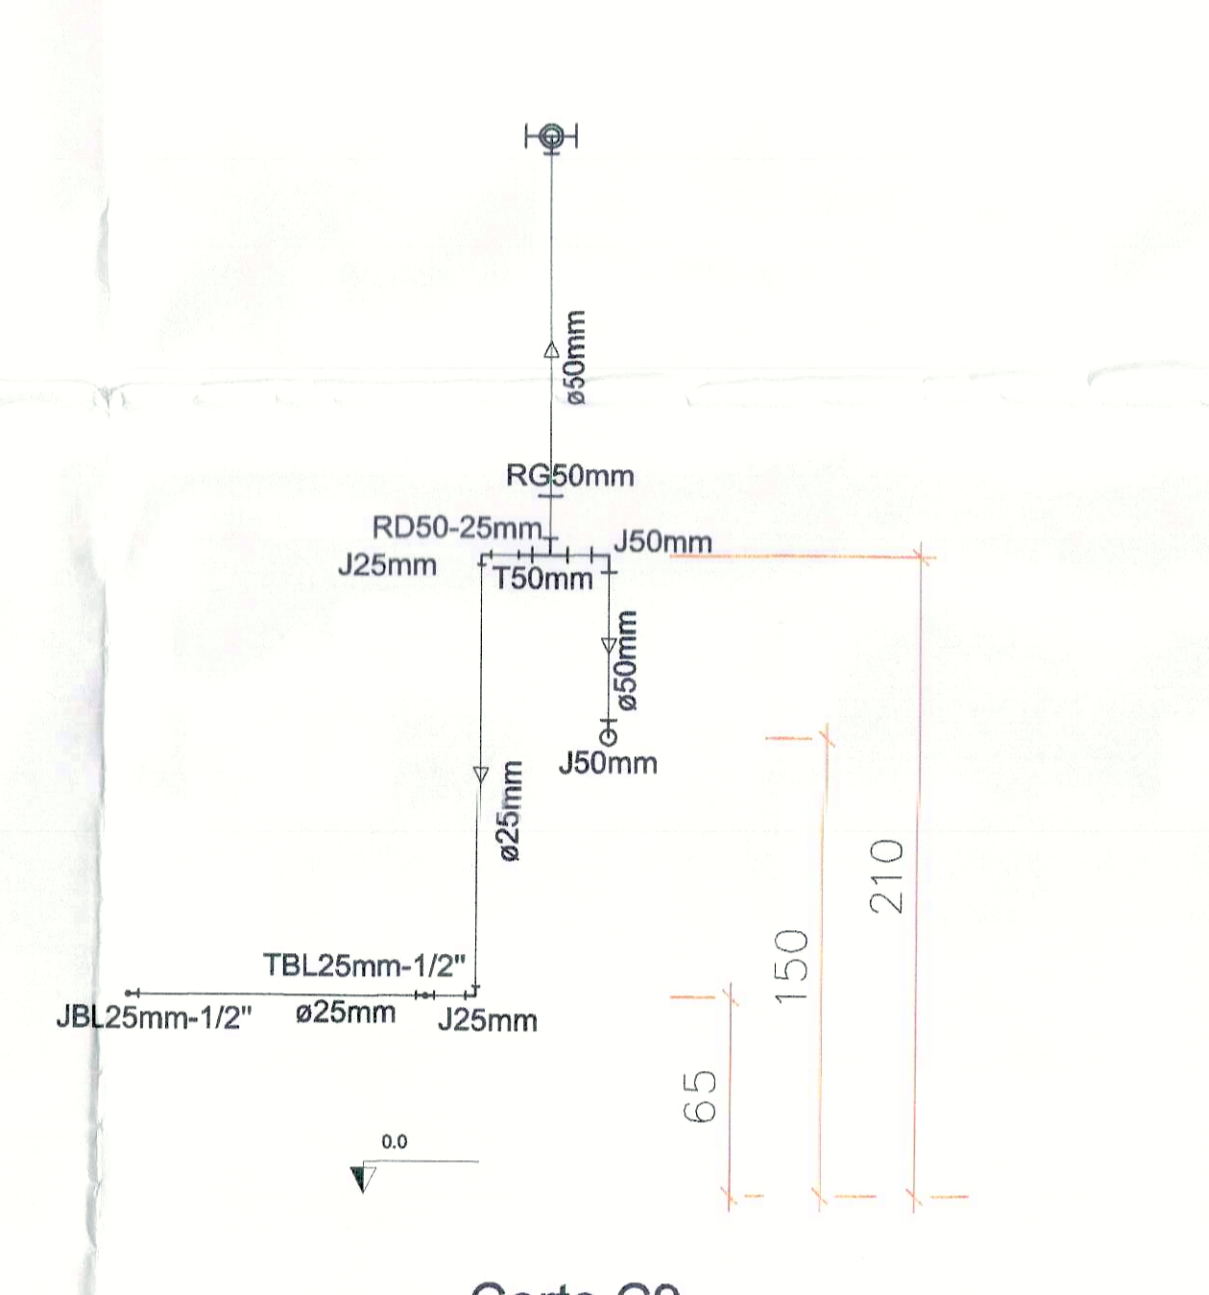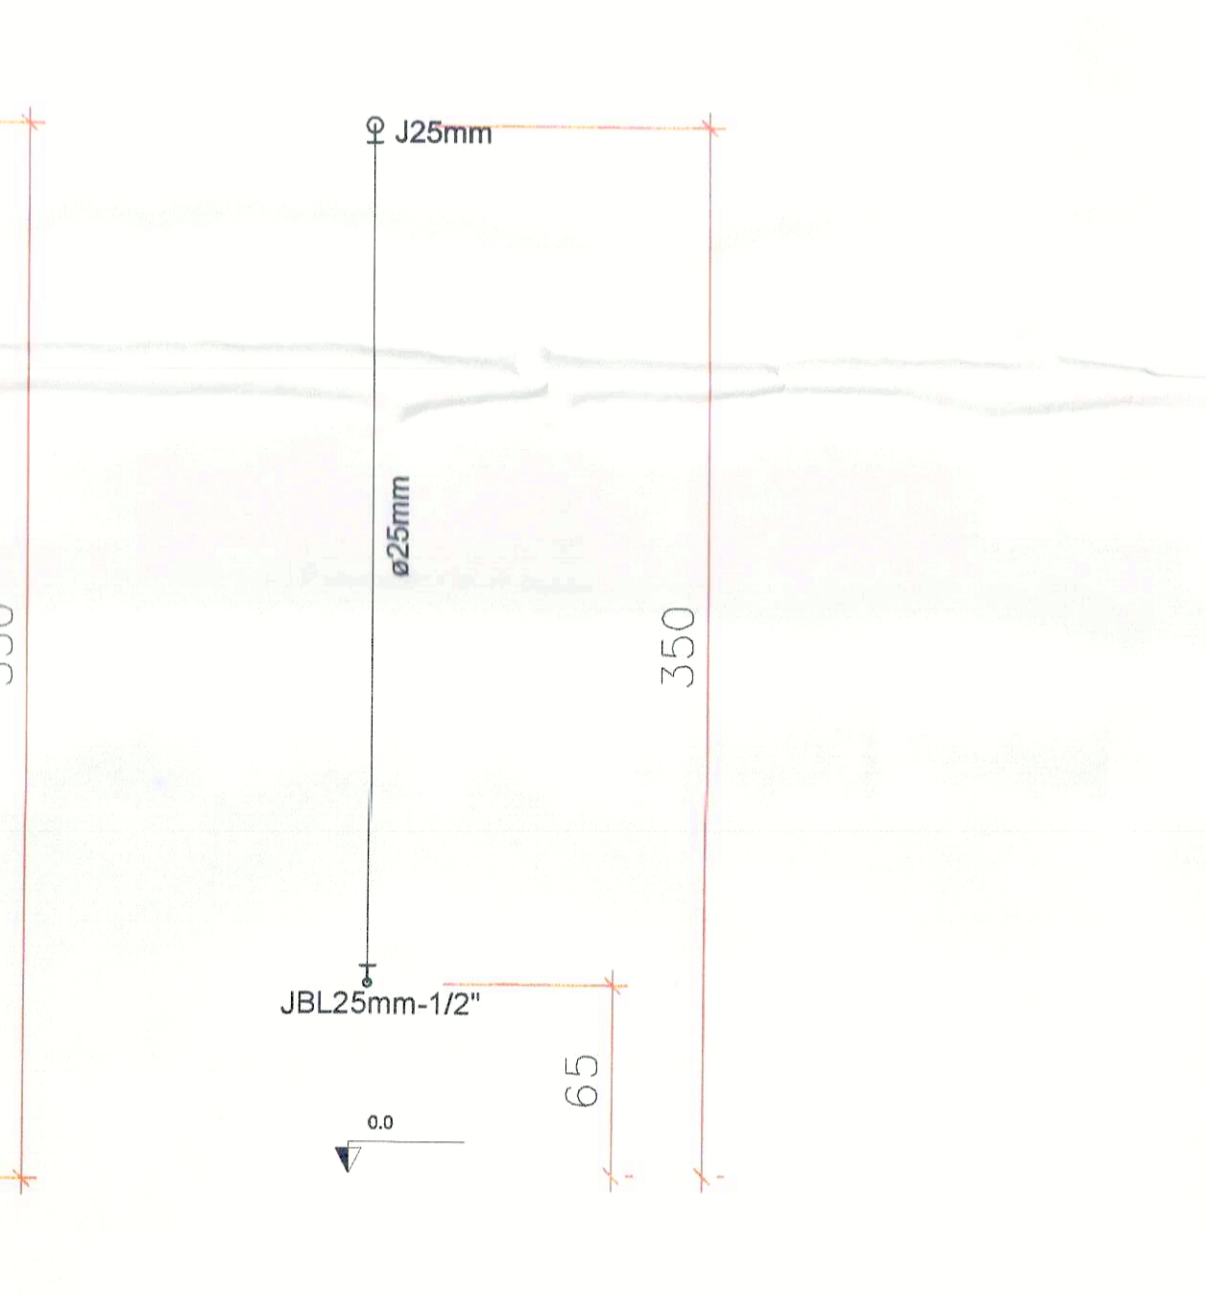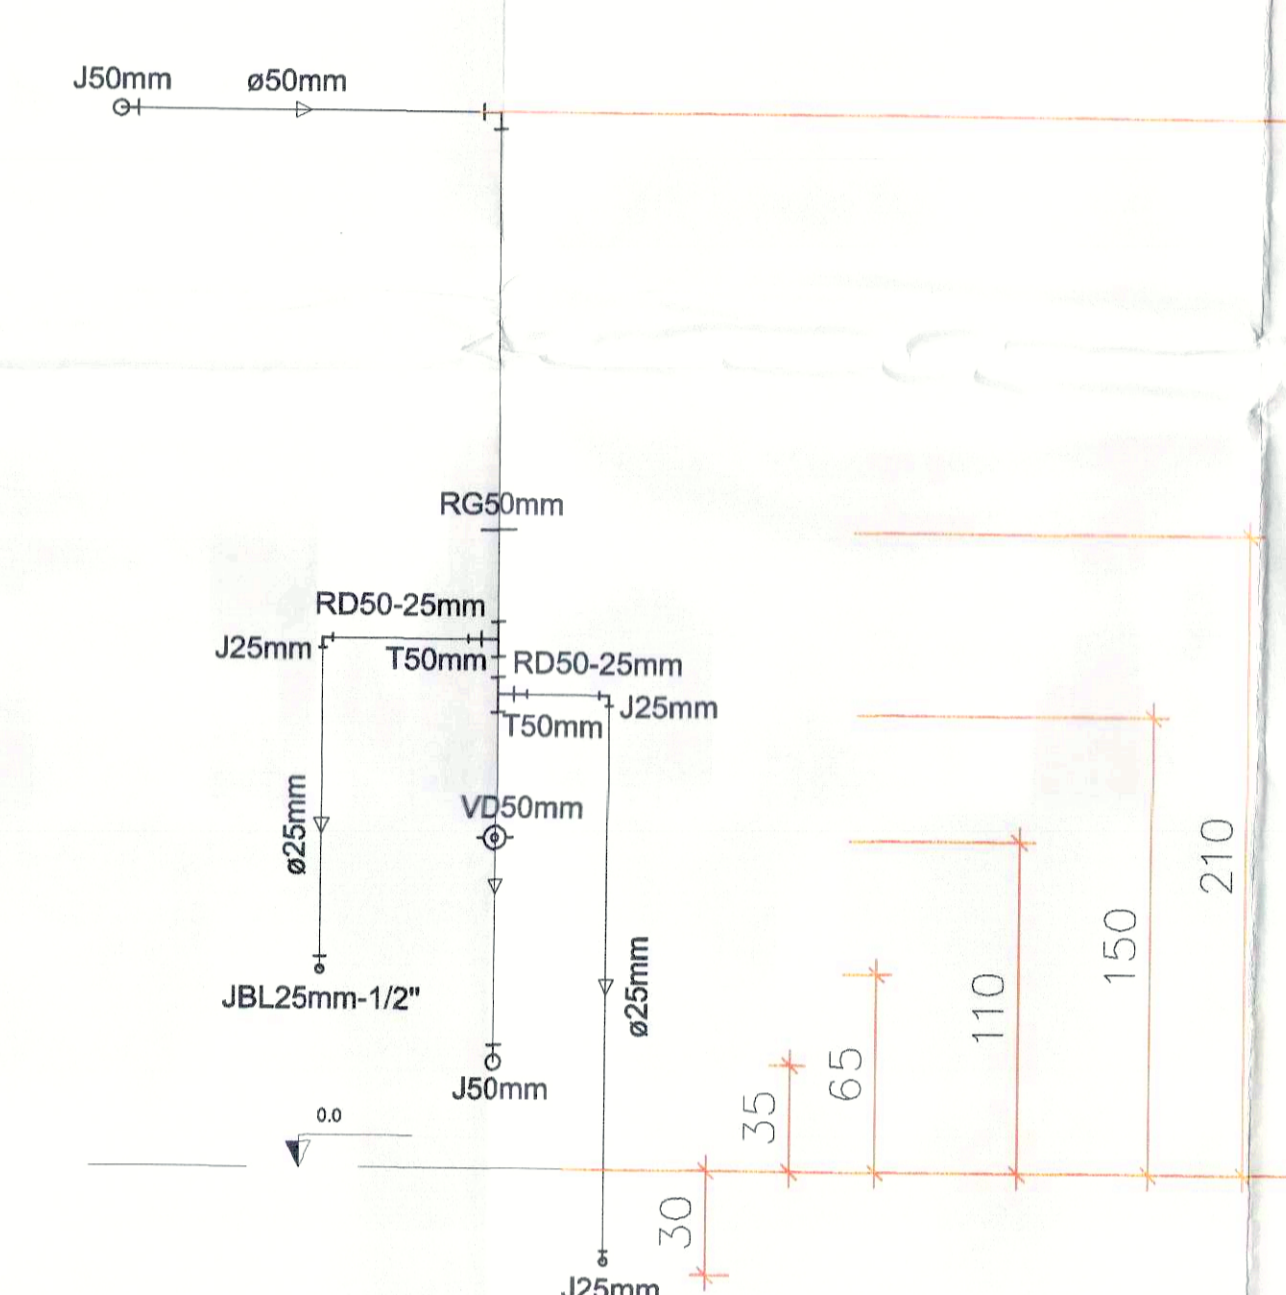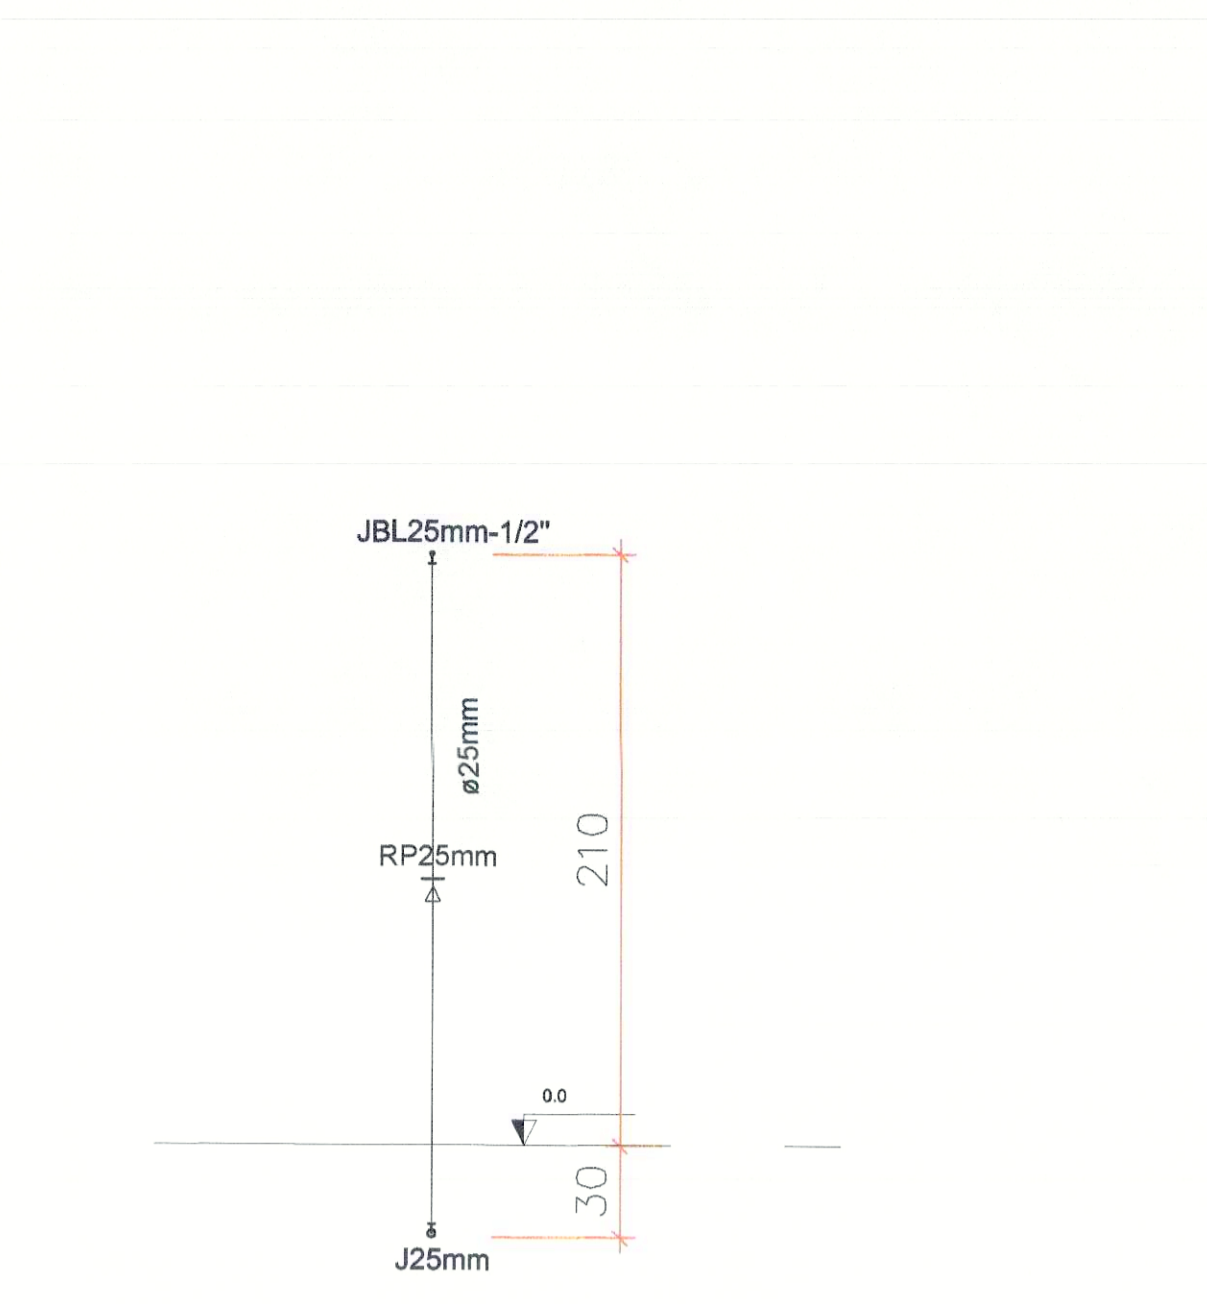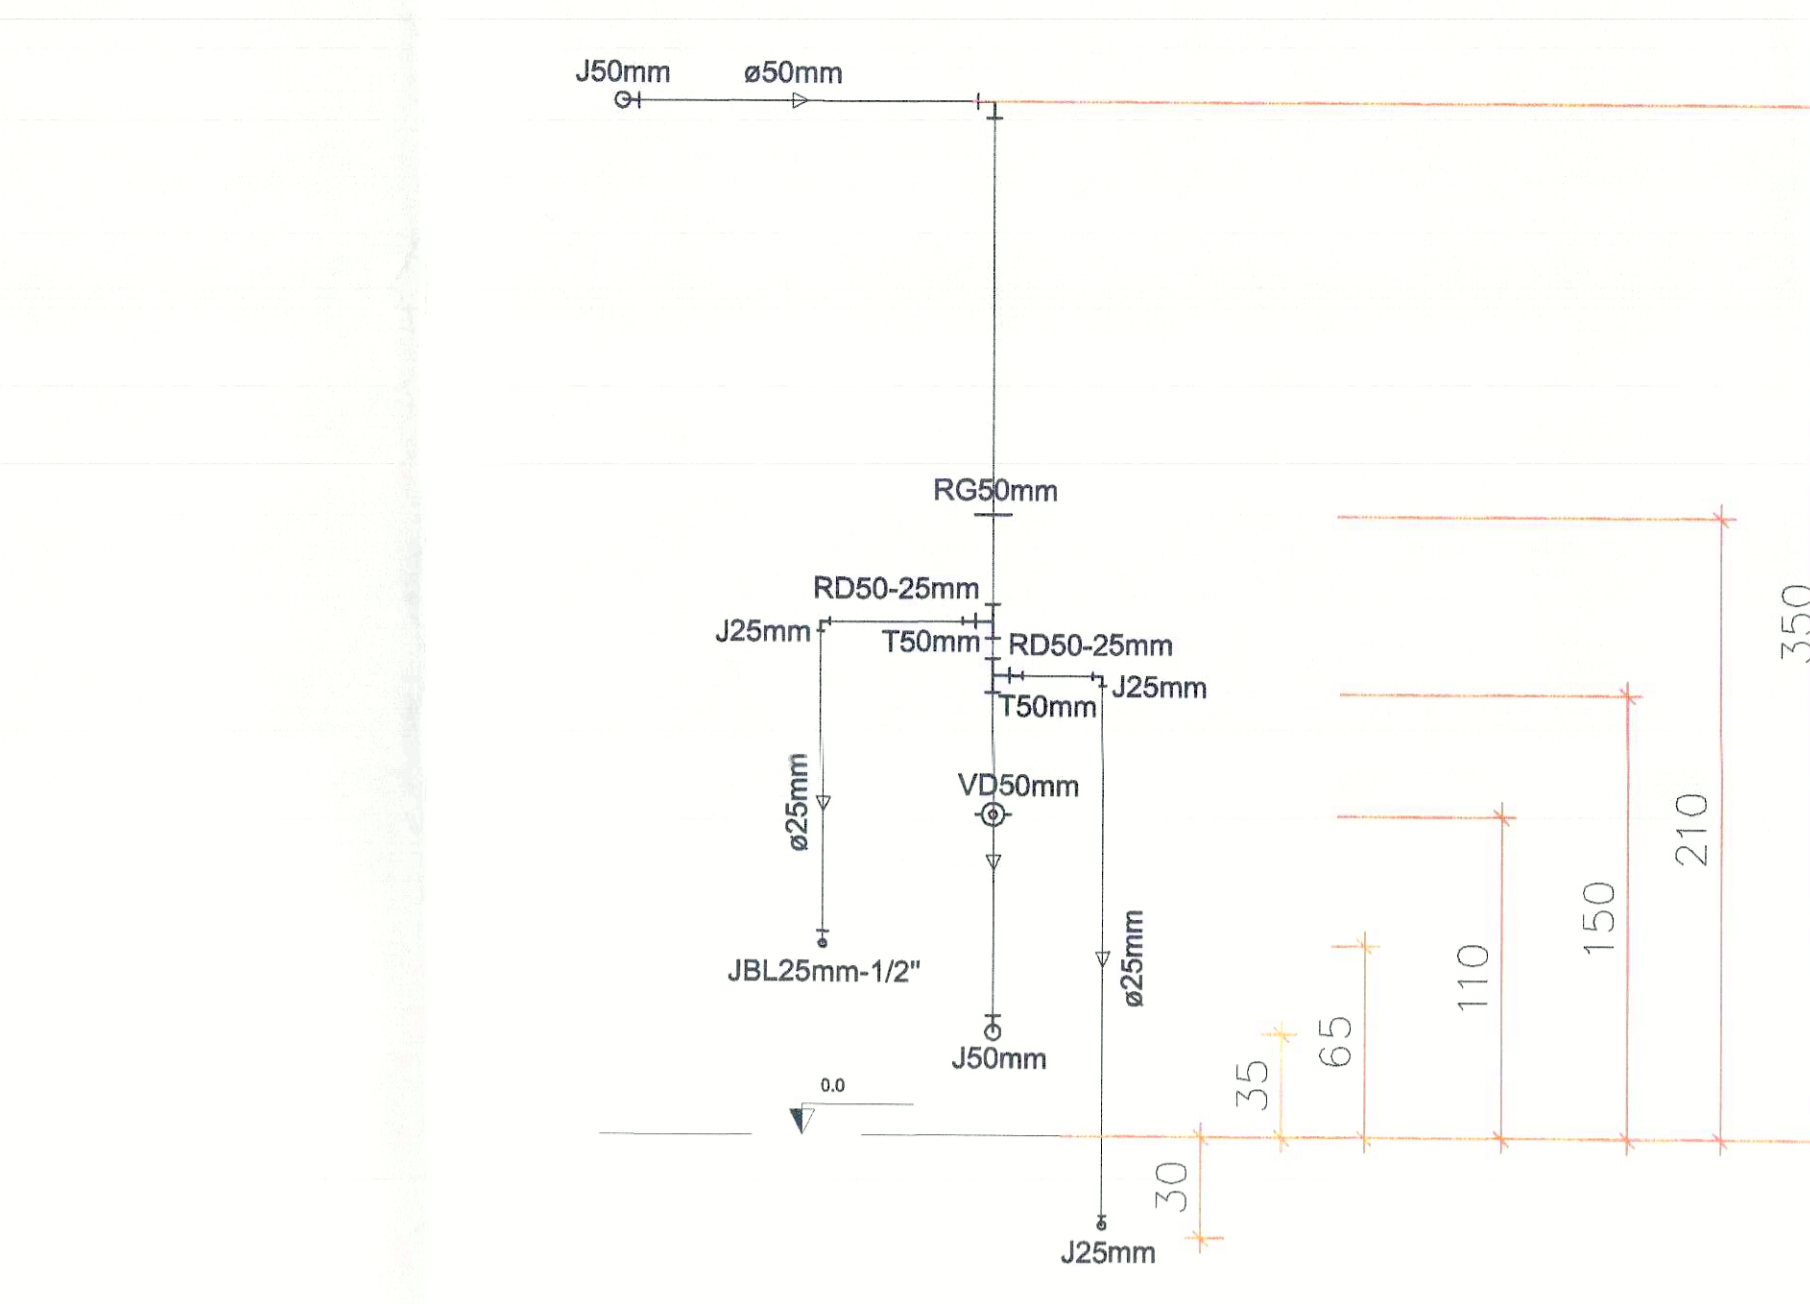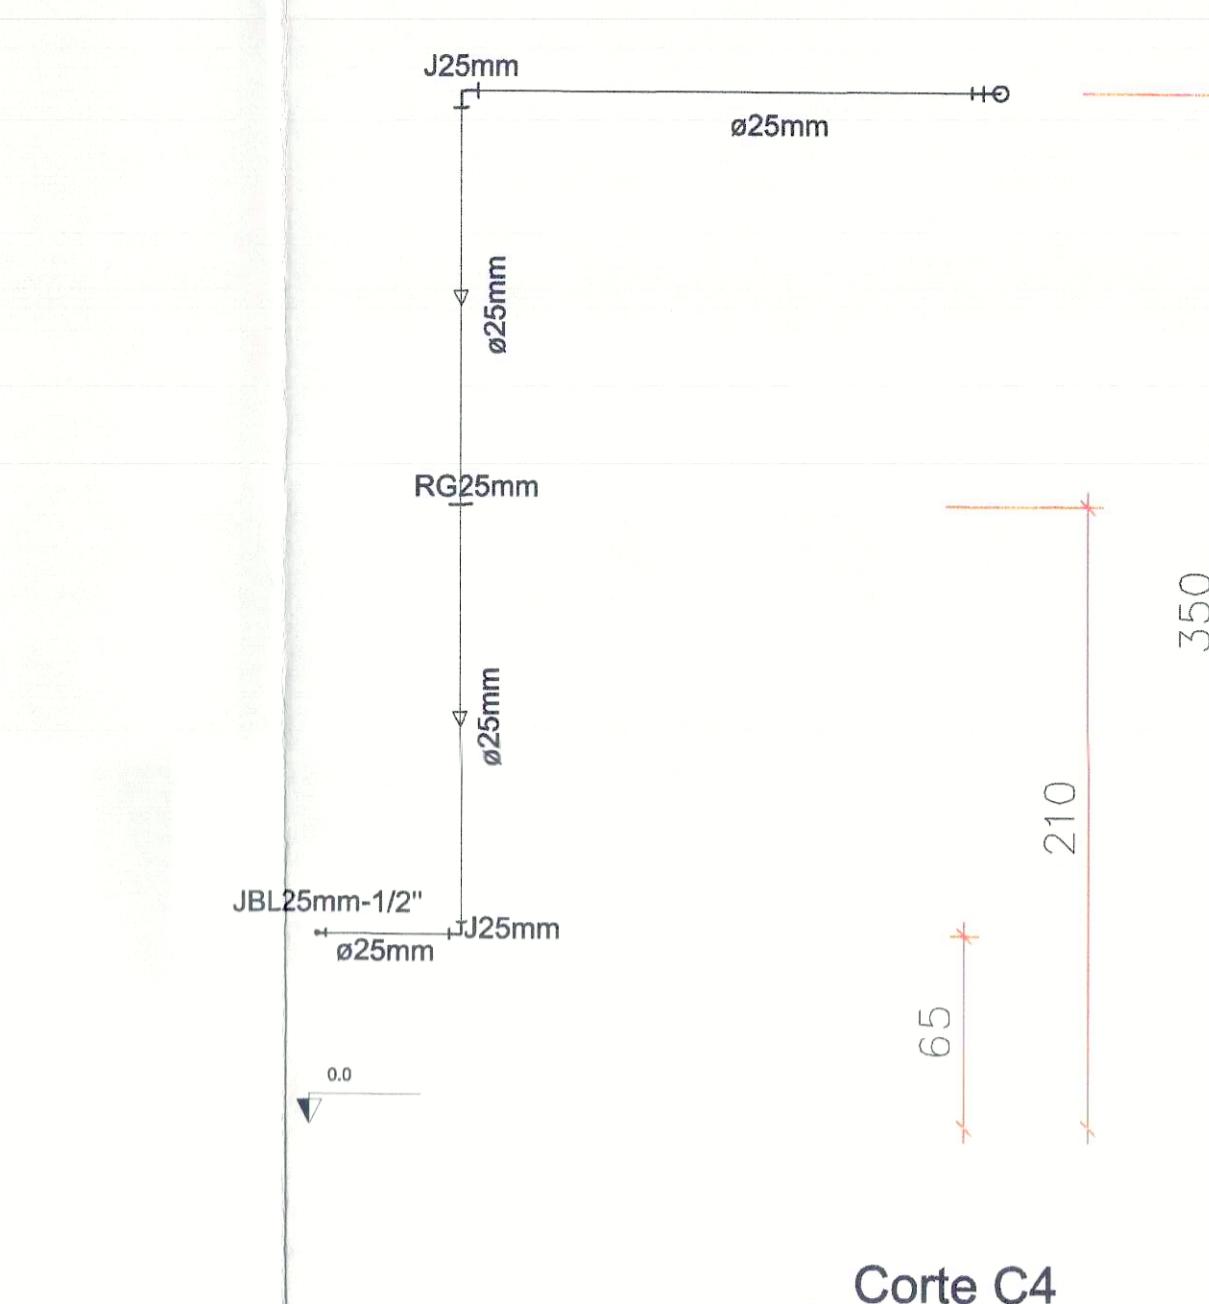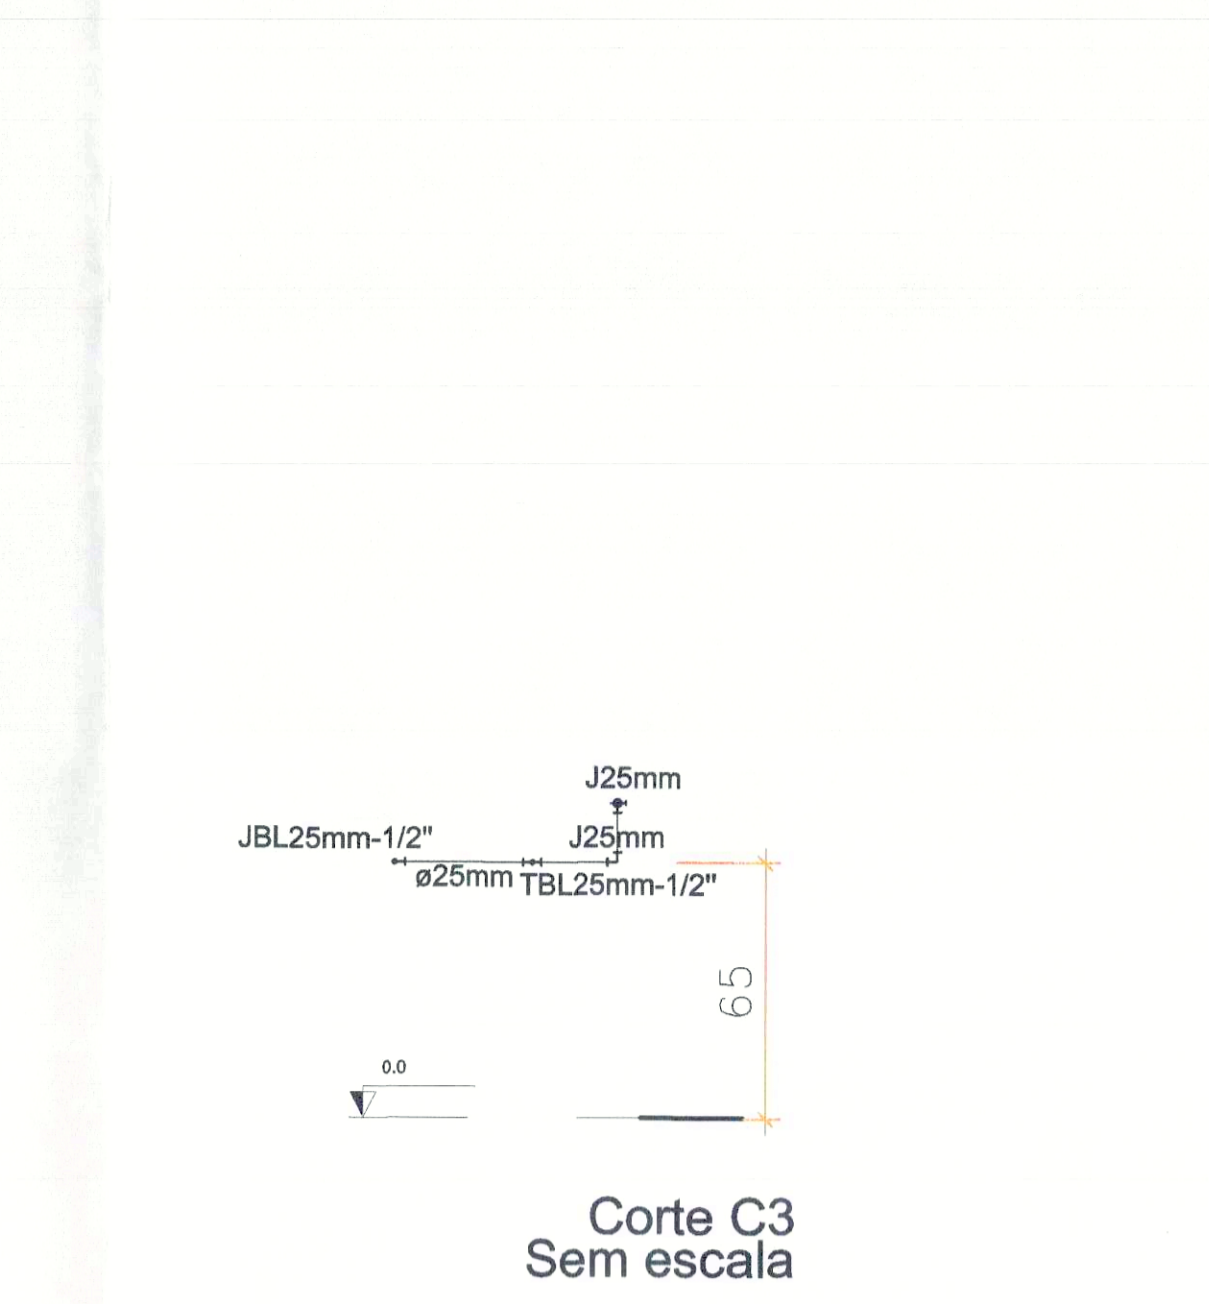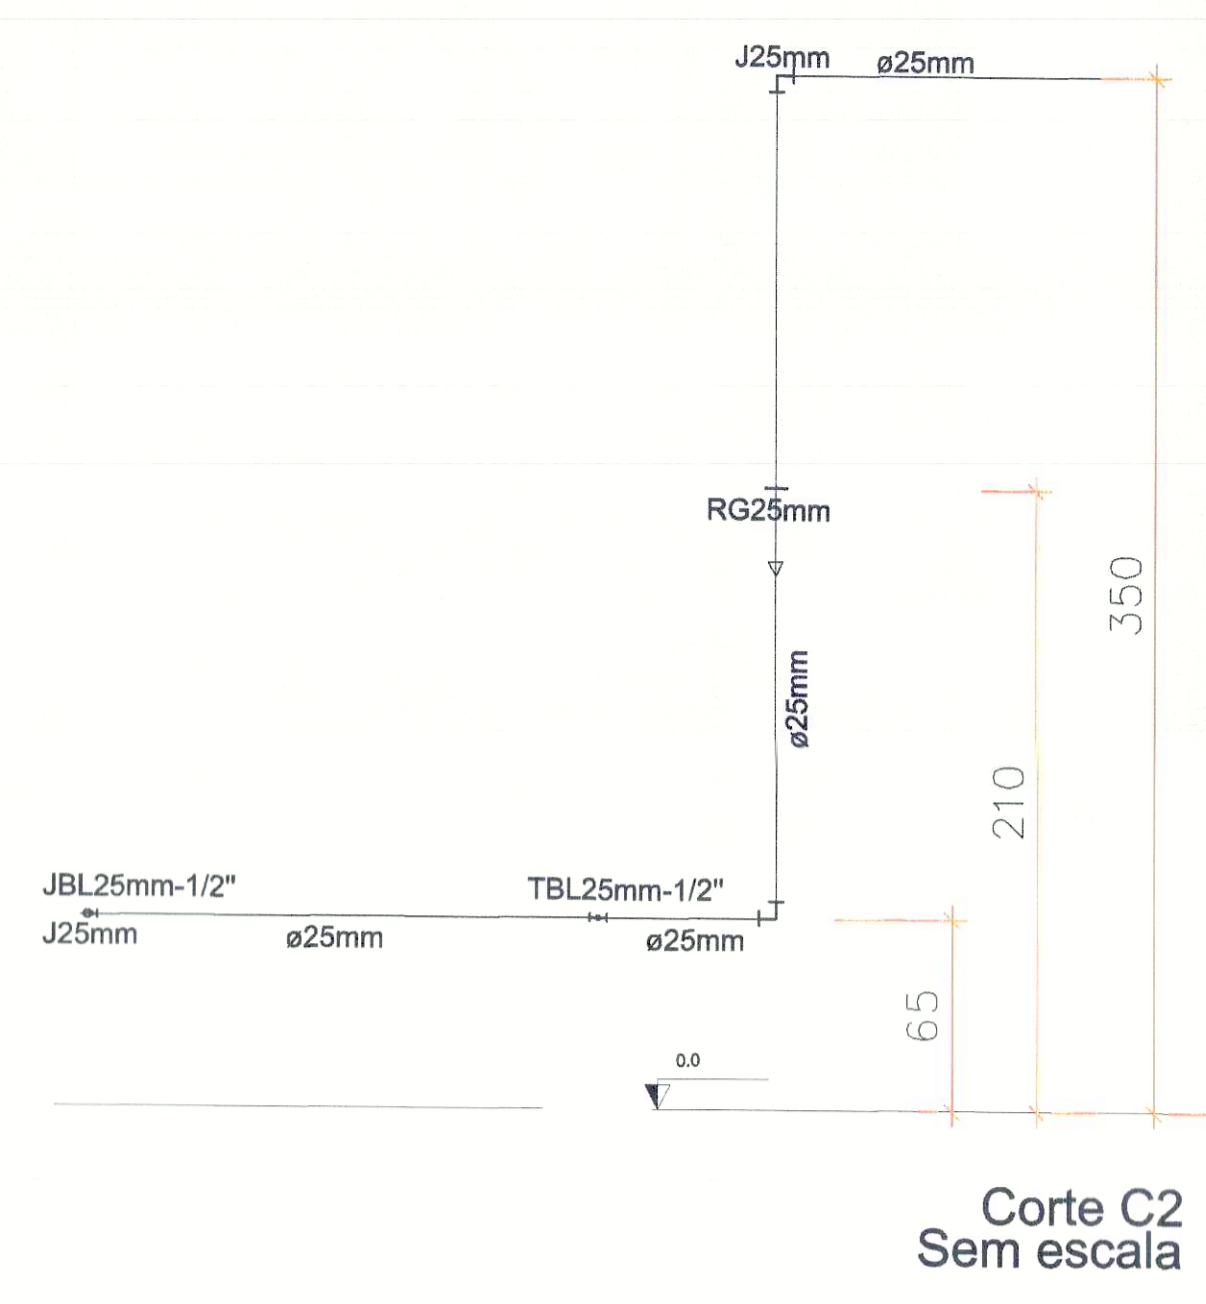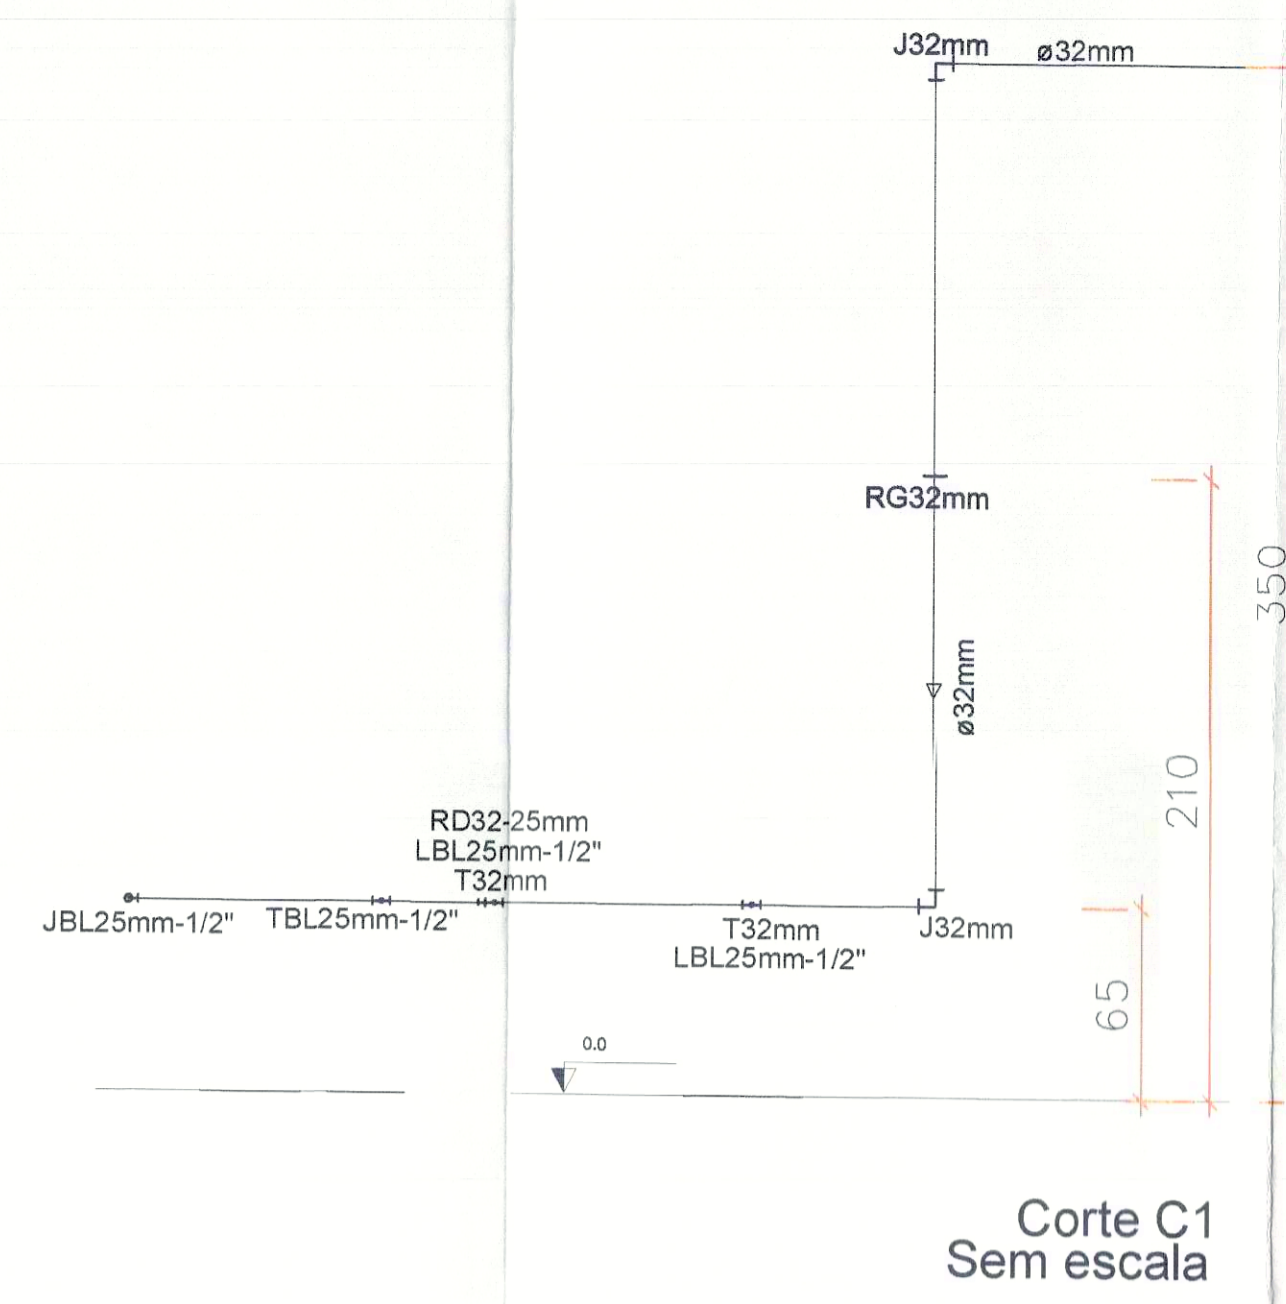

PREFEITURA		CREA	
SECRETARIA MUNICIPAL DE SAÚDE		CBMITO	
SECRETARIA MUNICIPAL DE SAÚDE		UNIDADE DE SAÚDE DA FAMÍLIA (ARND 61)	
NÚCLEO DE PROJETOS		ARND 61 - ARM - R. ALMEIDA 05 - PALMAS - TO	
Título: PROJETO HIDRAULICO EXECUTIVO		Folha: 02/02	
Proprietário: SECRETARIA MUNICIPAL DE SAÚDE - SEMUS		Cria: SECRETARIA MUNICIPAL DE SAÚDE - SEMUS	
Endereço: Cda. 103 Sul, Rua SO 07, Lote 03 - Palmarito		Endereço: R. ALMEIDA 05 - PALMAS - TO	
ÁREAS	PROPRIETÁRIO	AUTOR DO PROJETO	
TERRENO: 1.030,00m²	SECRETARIA MUNICIPAL DE SAÚDE - SEMUS	SECRETARIA MUNICIPAL DE SAÚDE - SEMUS	
ÁREA CONSTRUIDA: 460,40m²	RESPONSÁVEL TÉCNICO	ENGENHEIRO CIVIL	
TX. DE OCUPAÇÃO: 47,88%	RESPONSÁVEL	ENGENHEIRO CIVIL	
Escala: INDICADA	data: MARÇO/2011	Desenho: SANDRA CONDE	Revisão:
CONTEÚDO: CORTES C1 - C22			

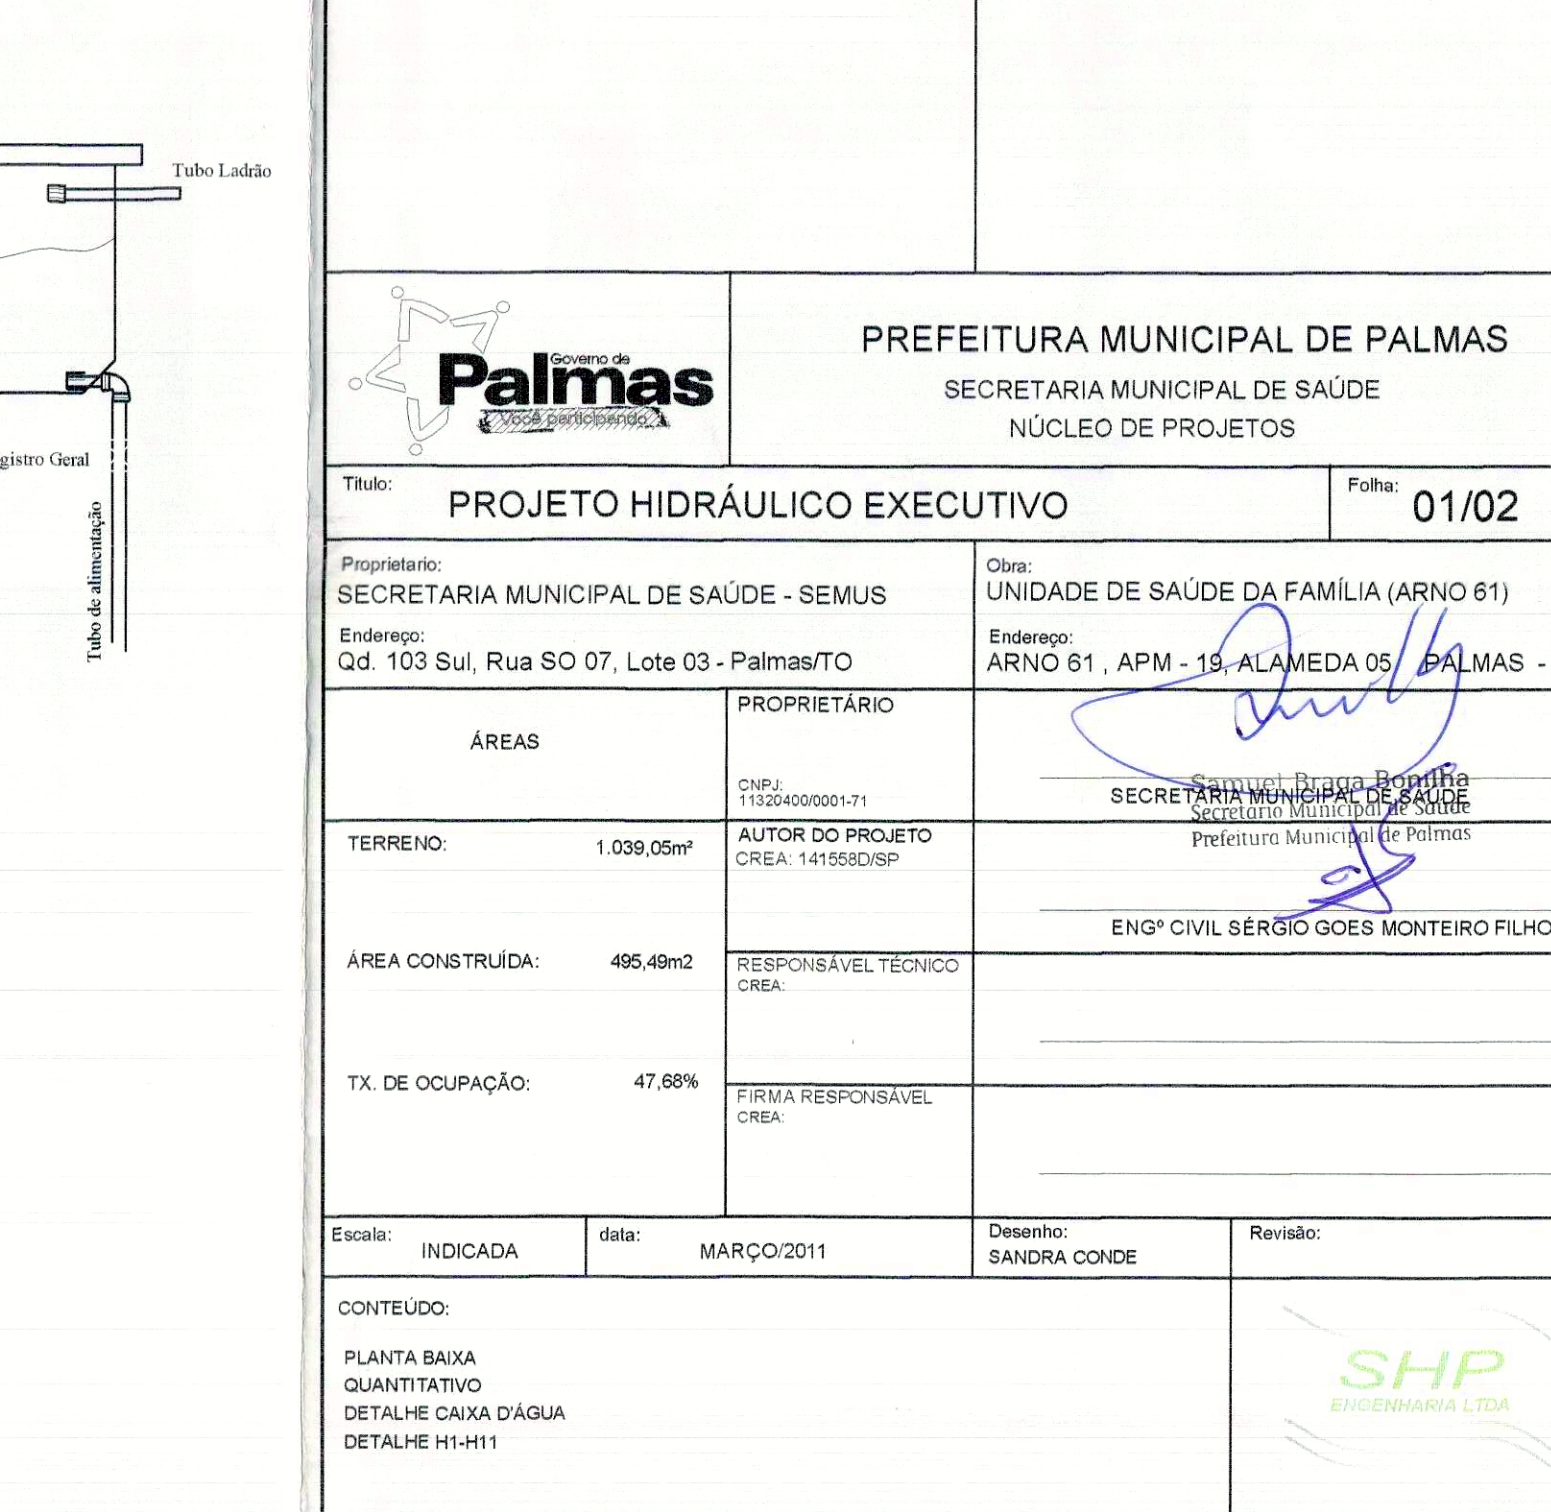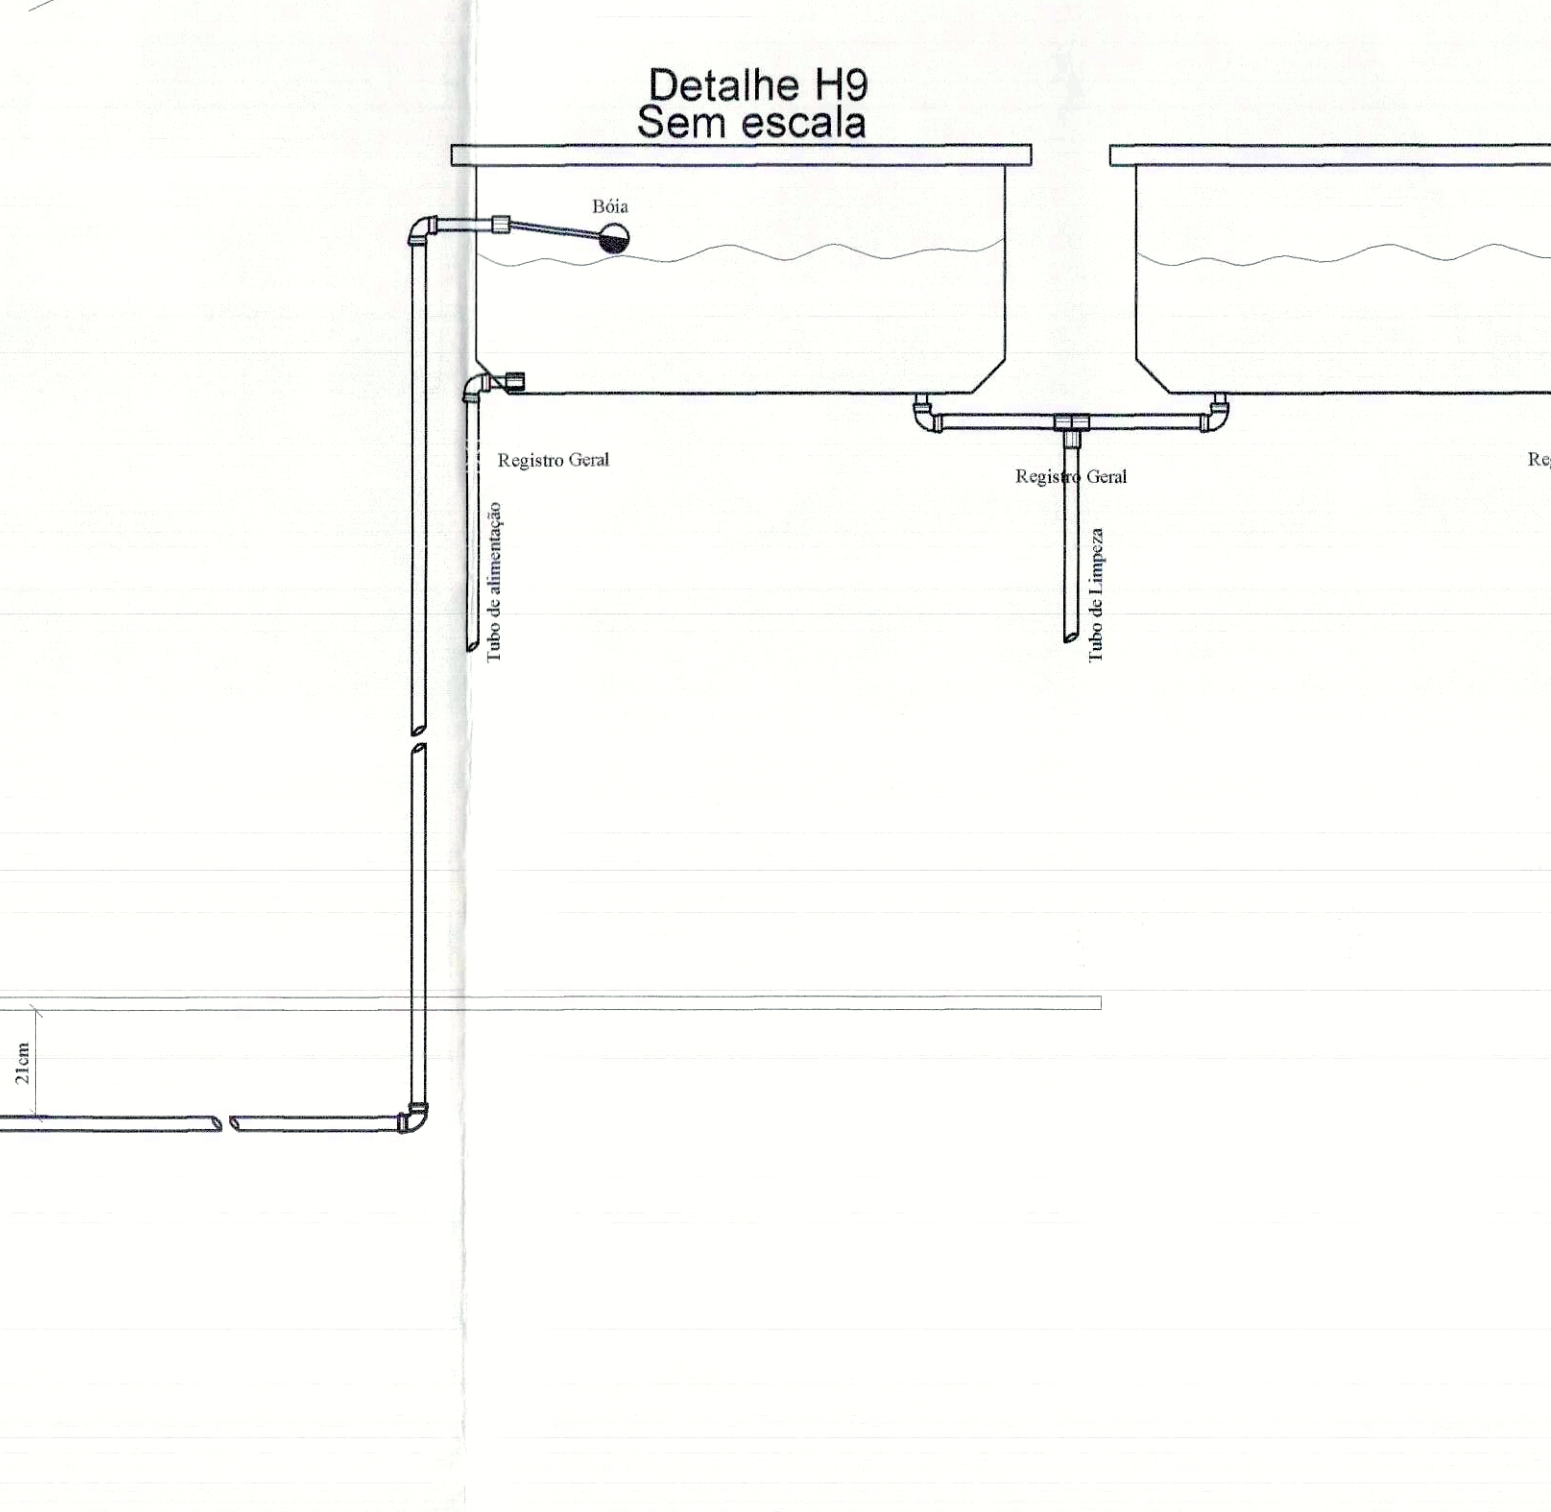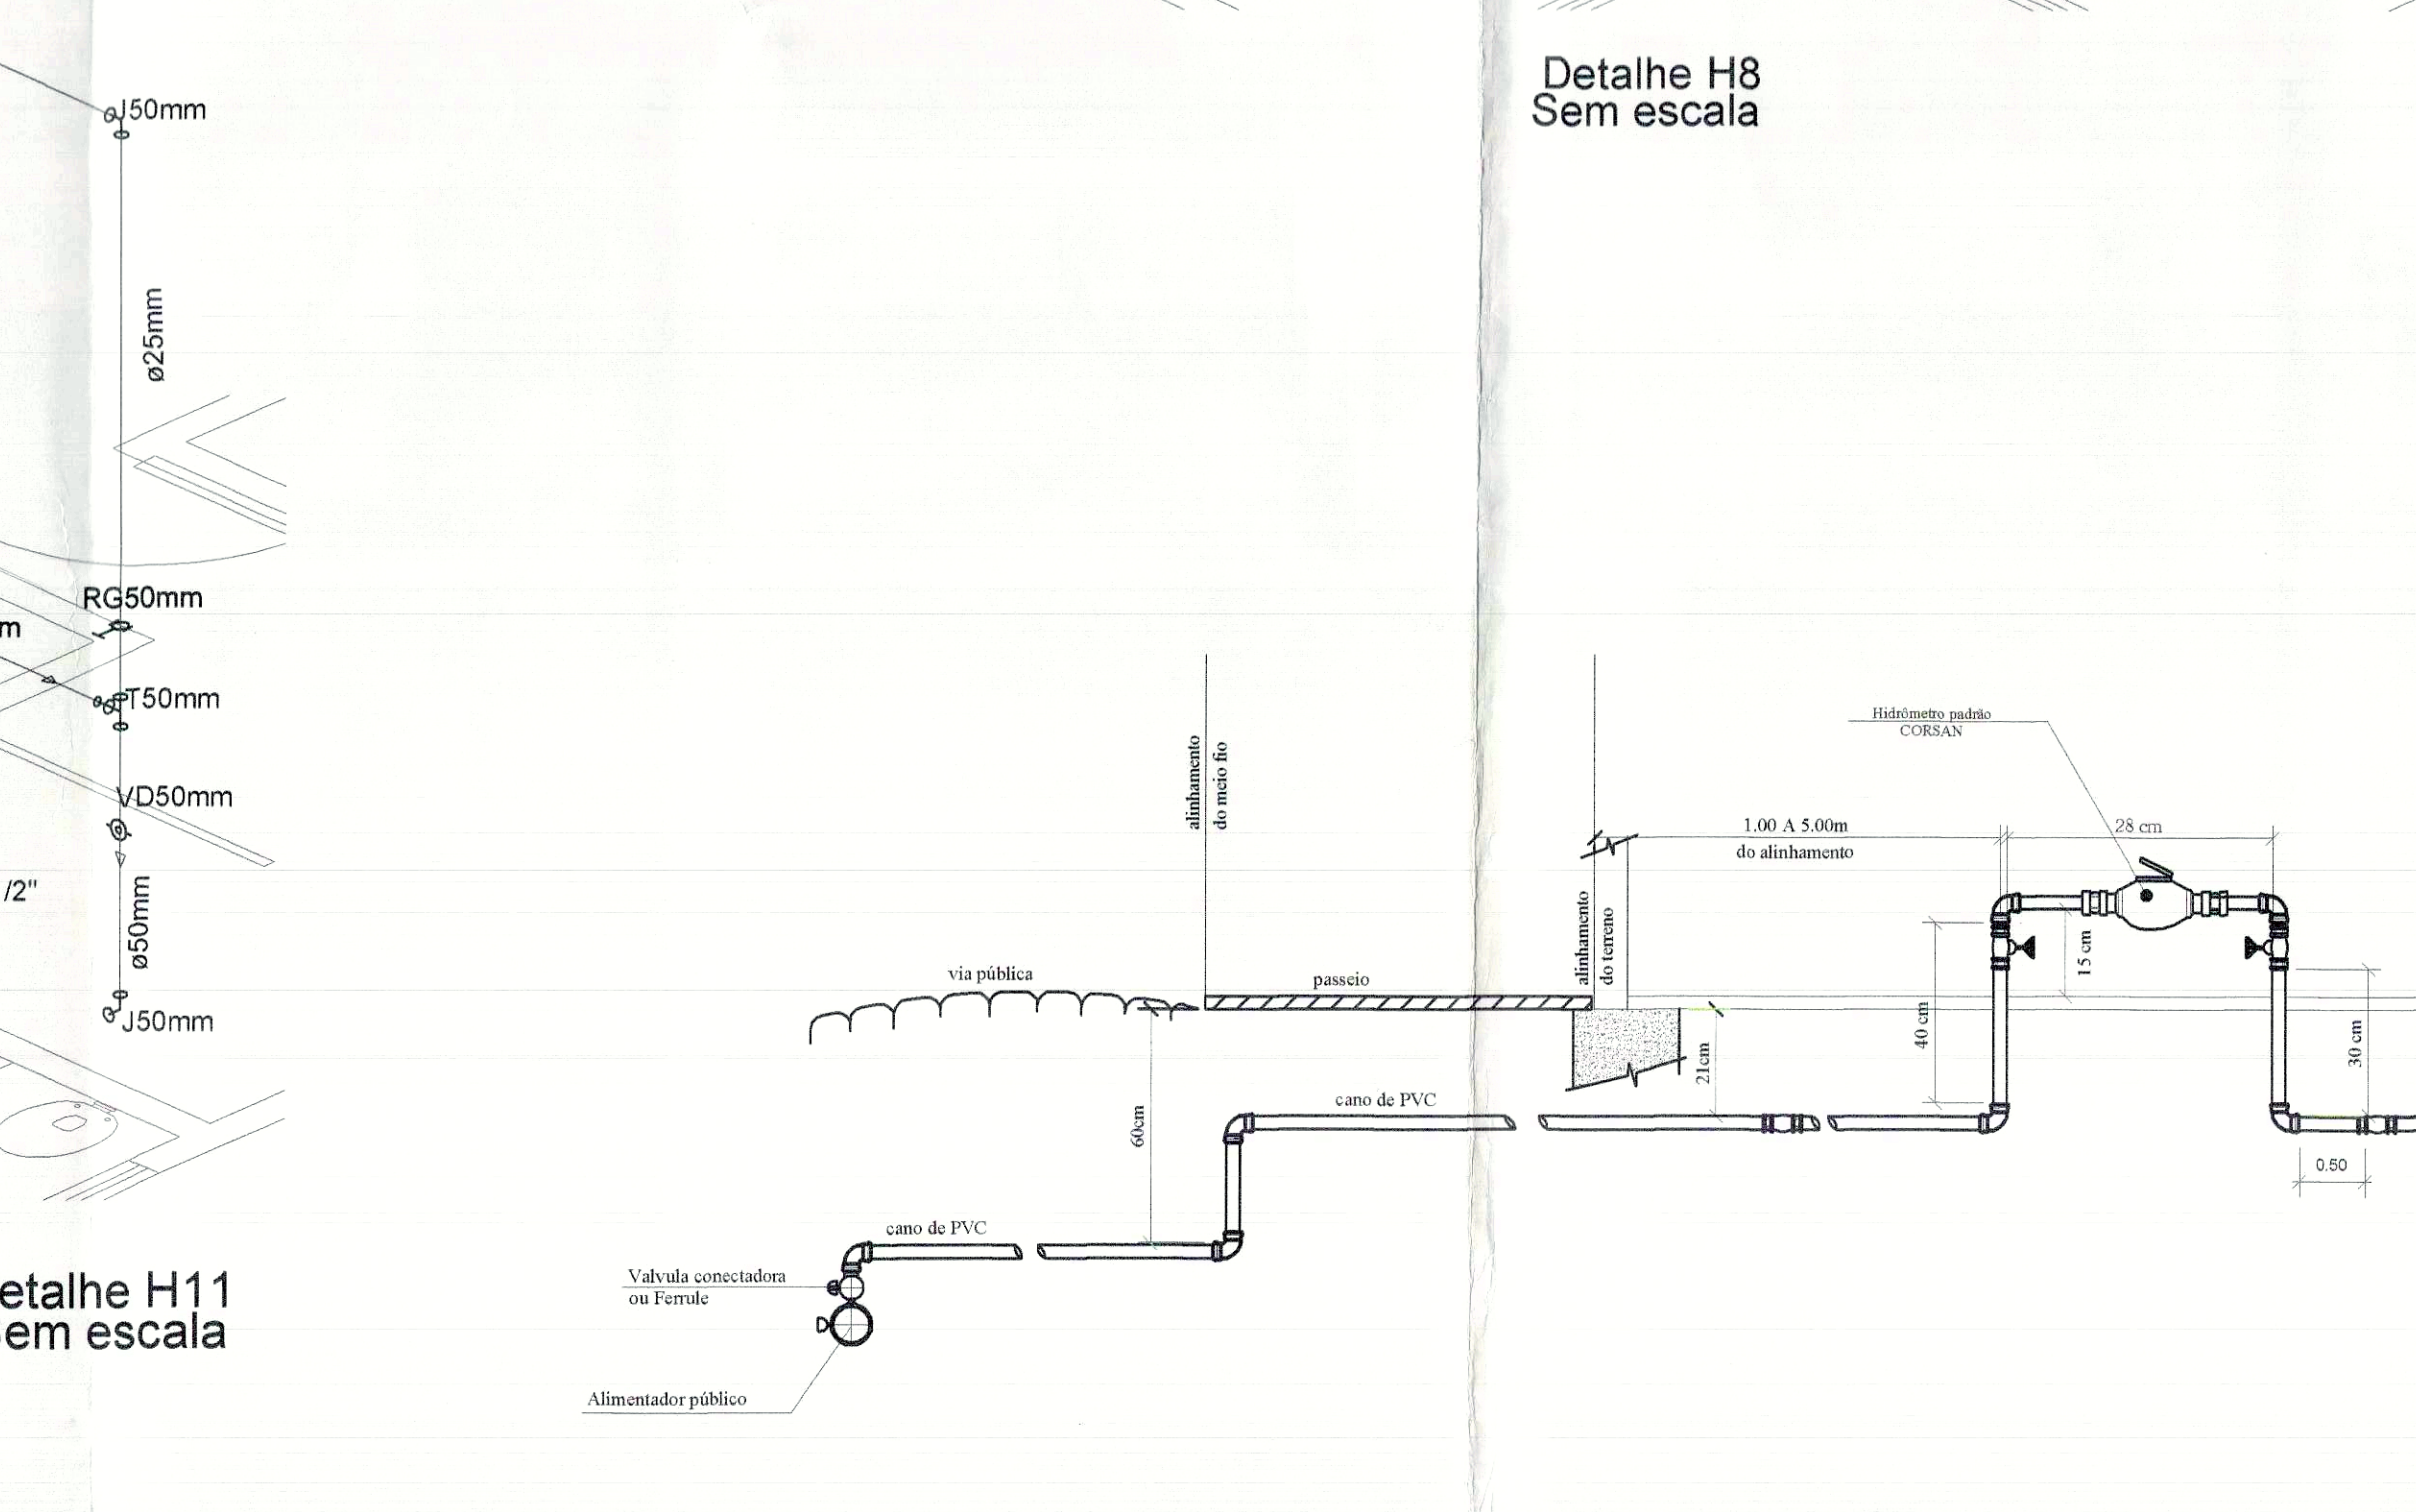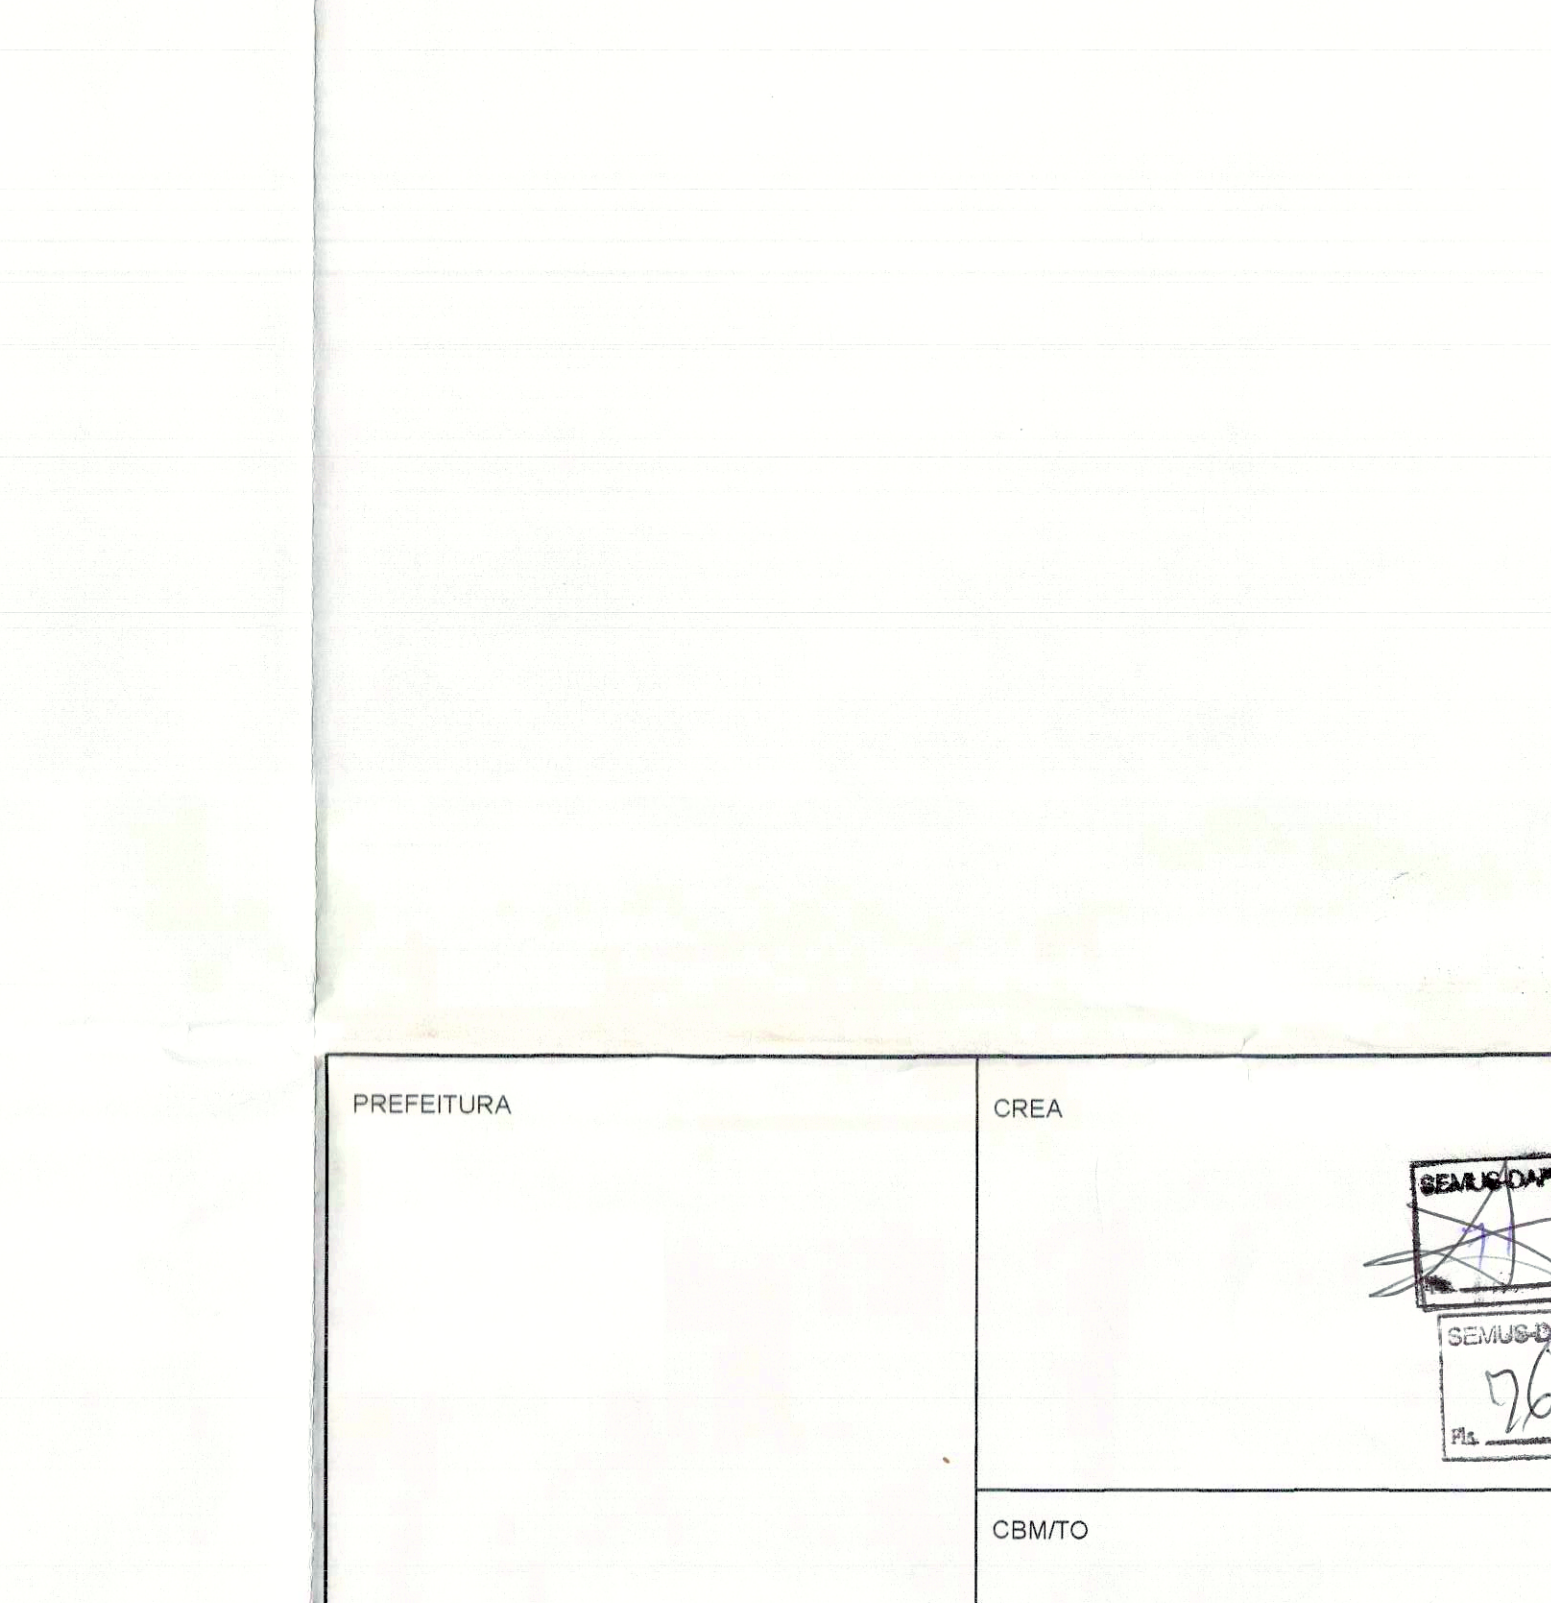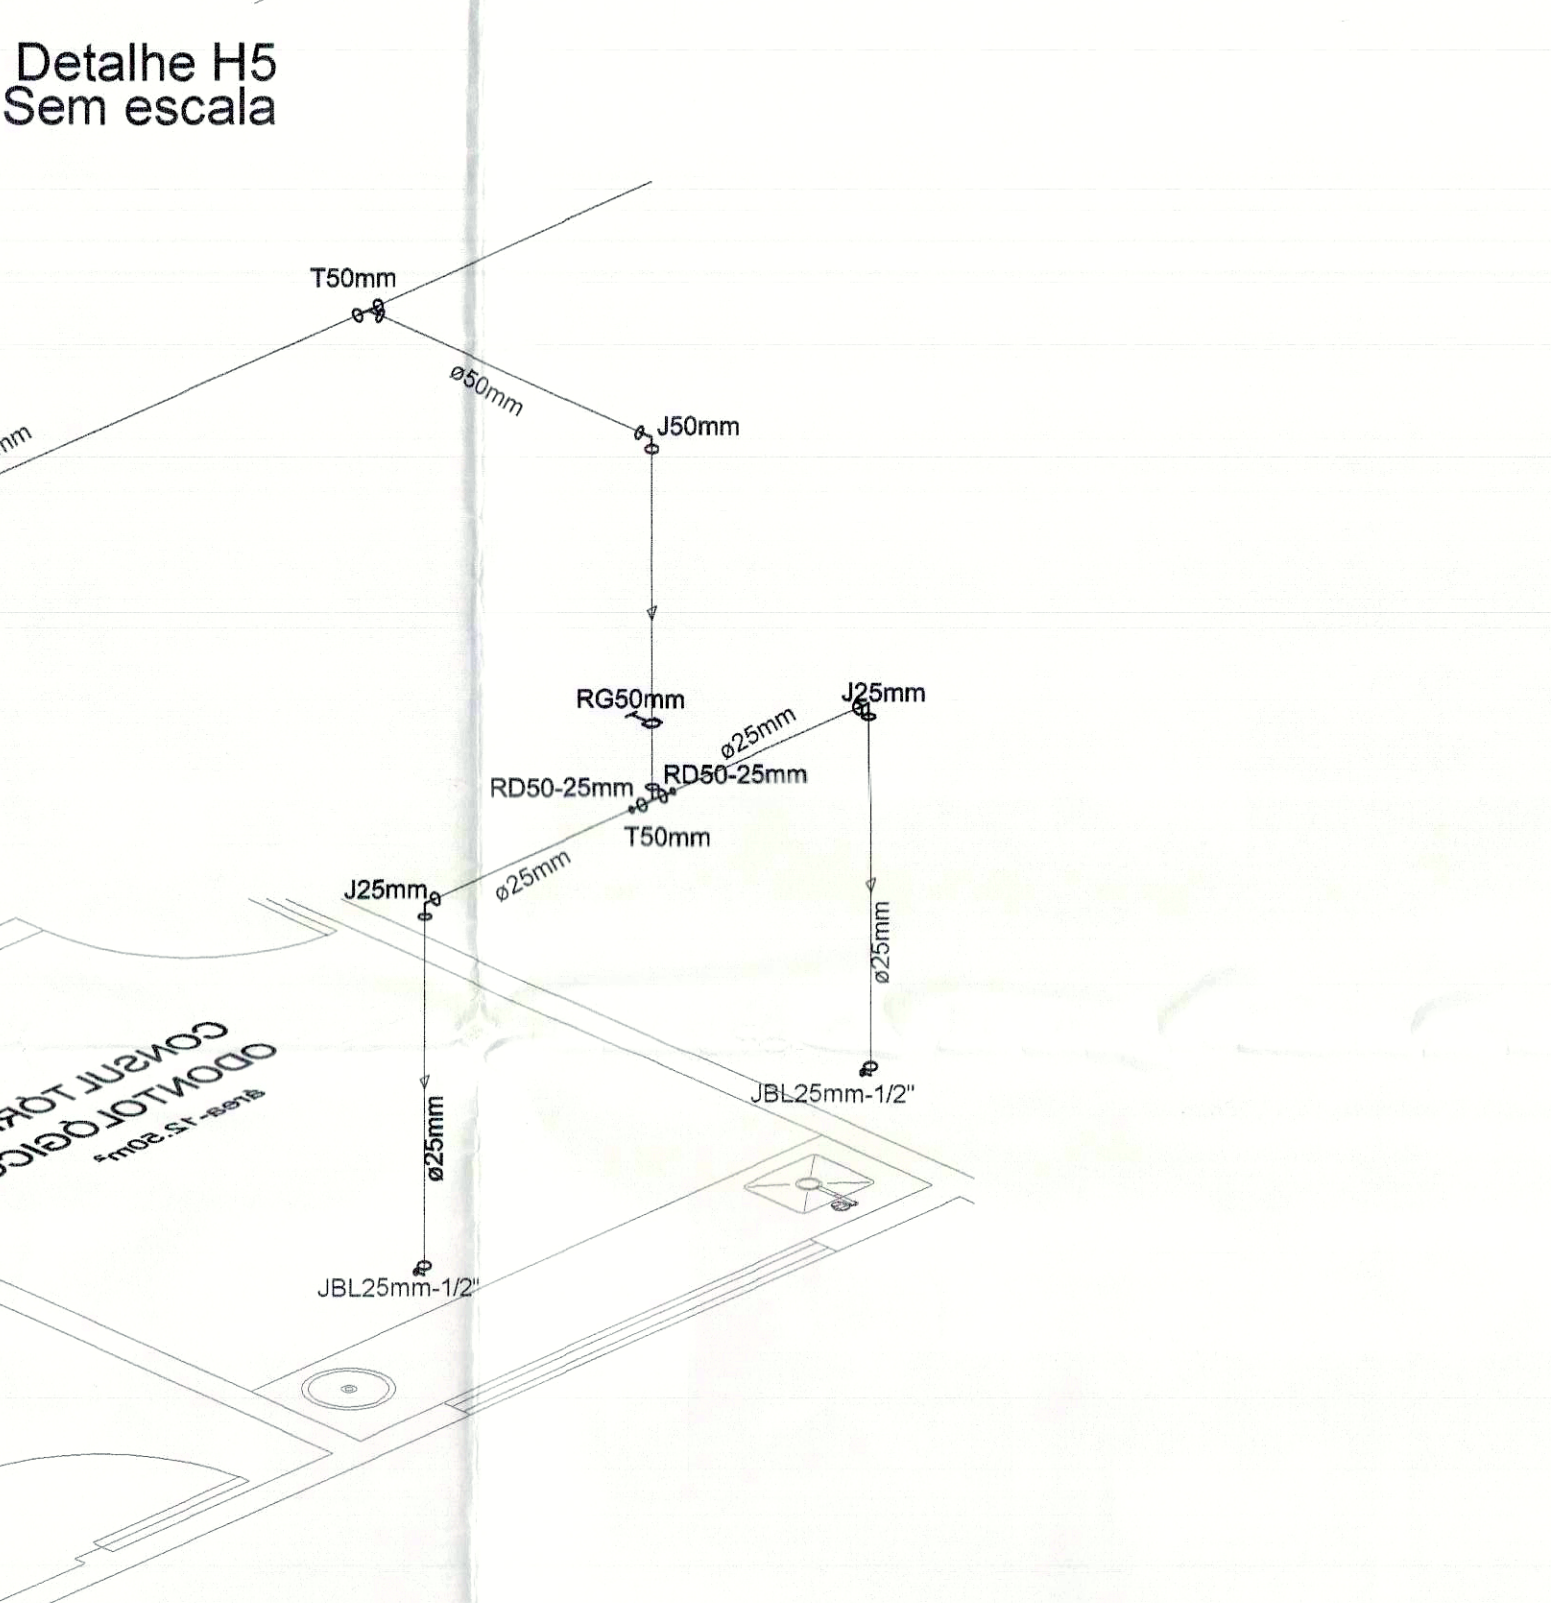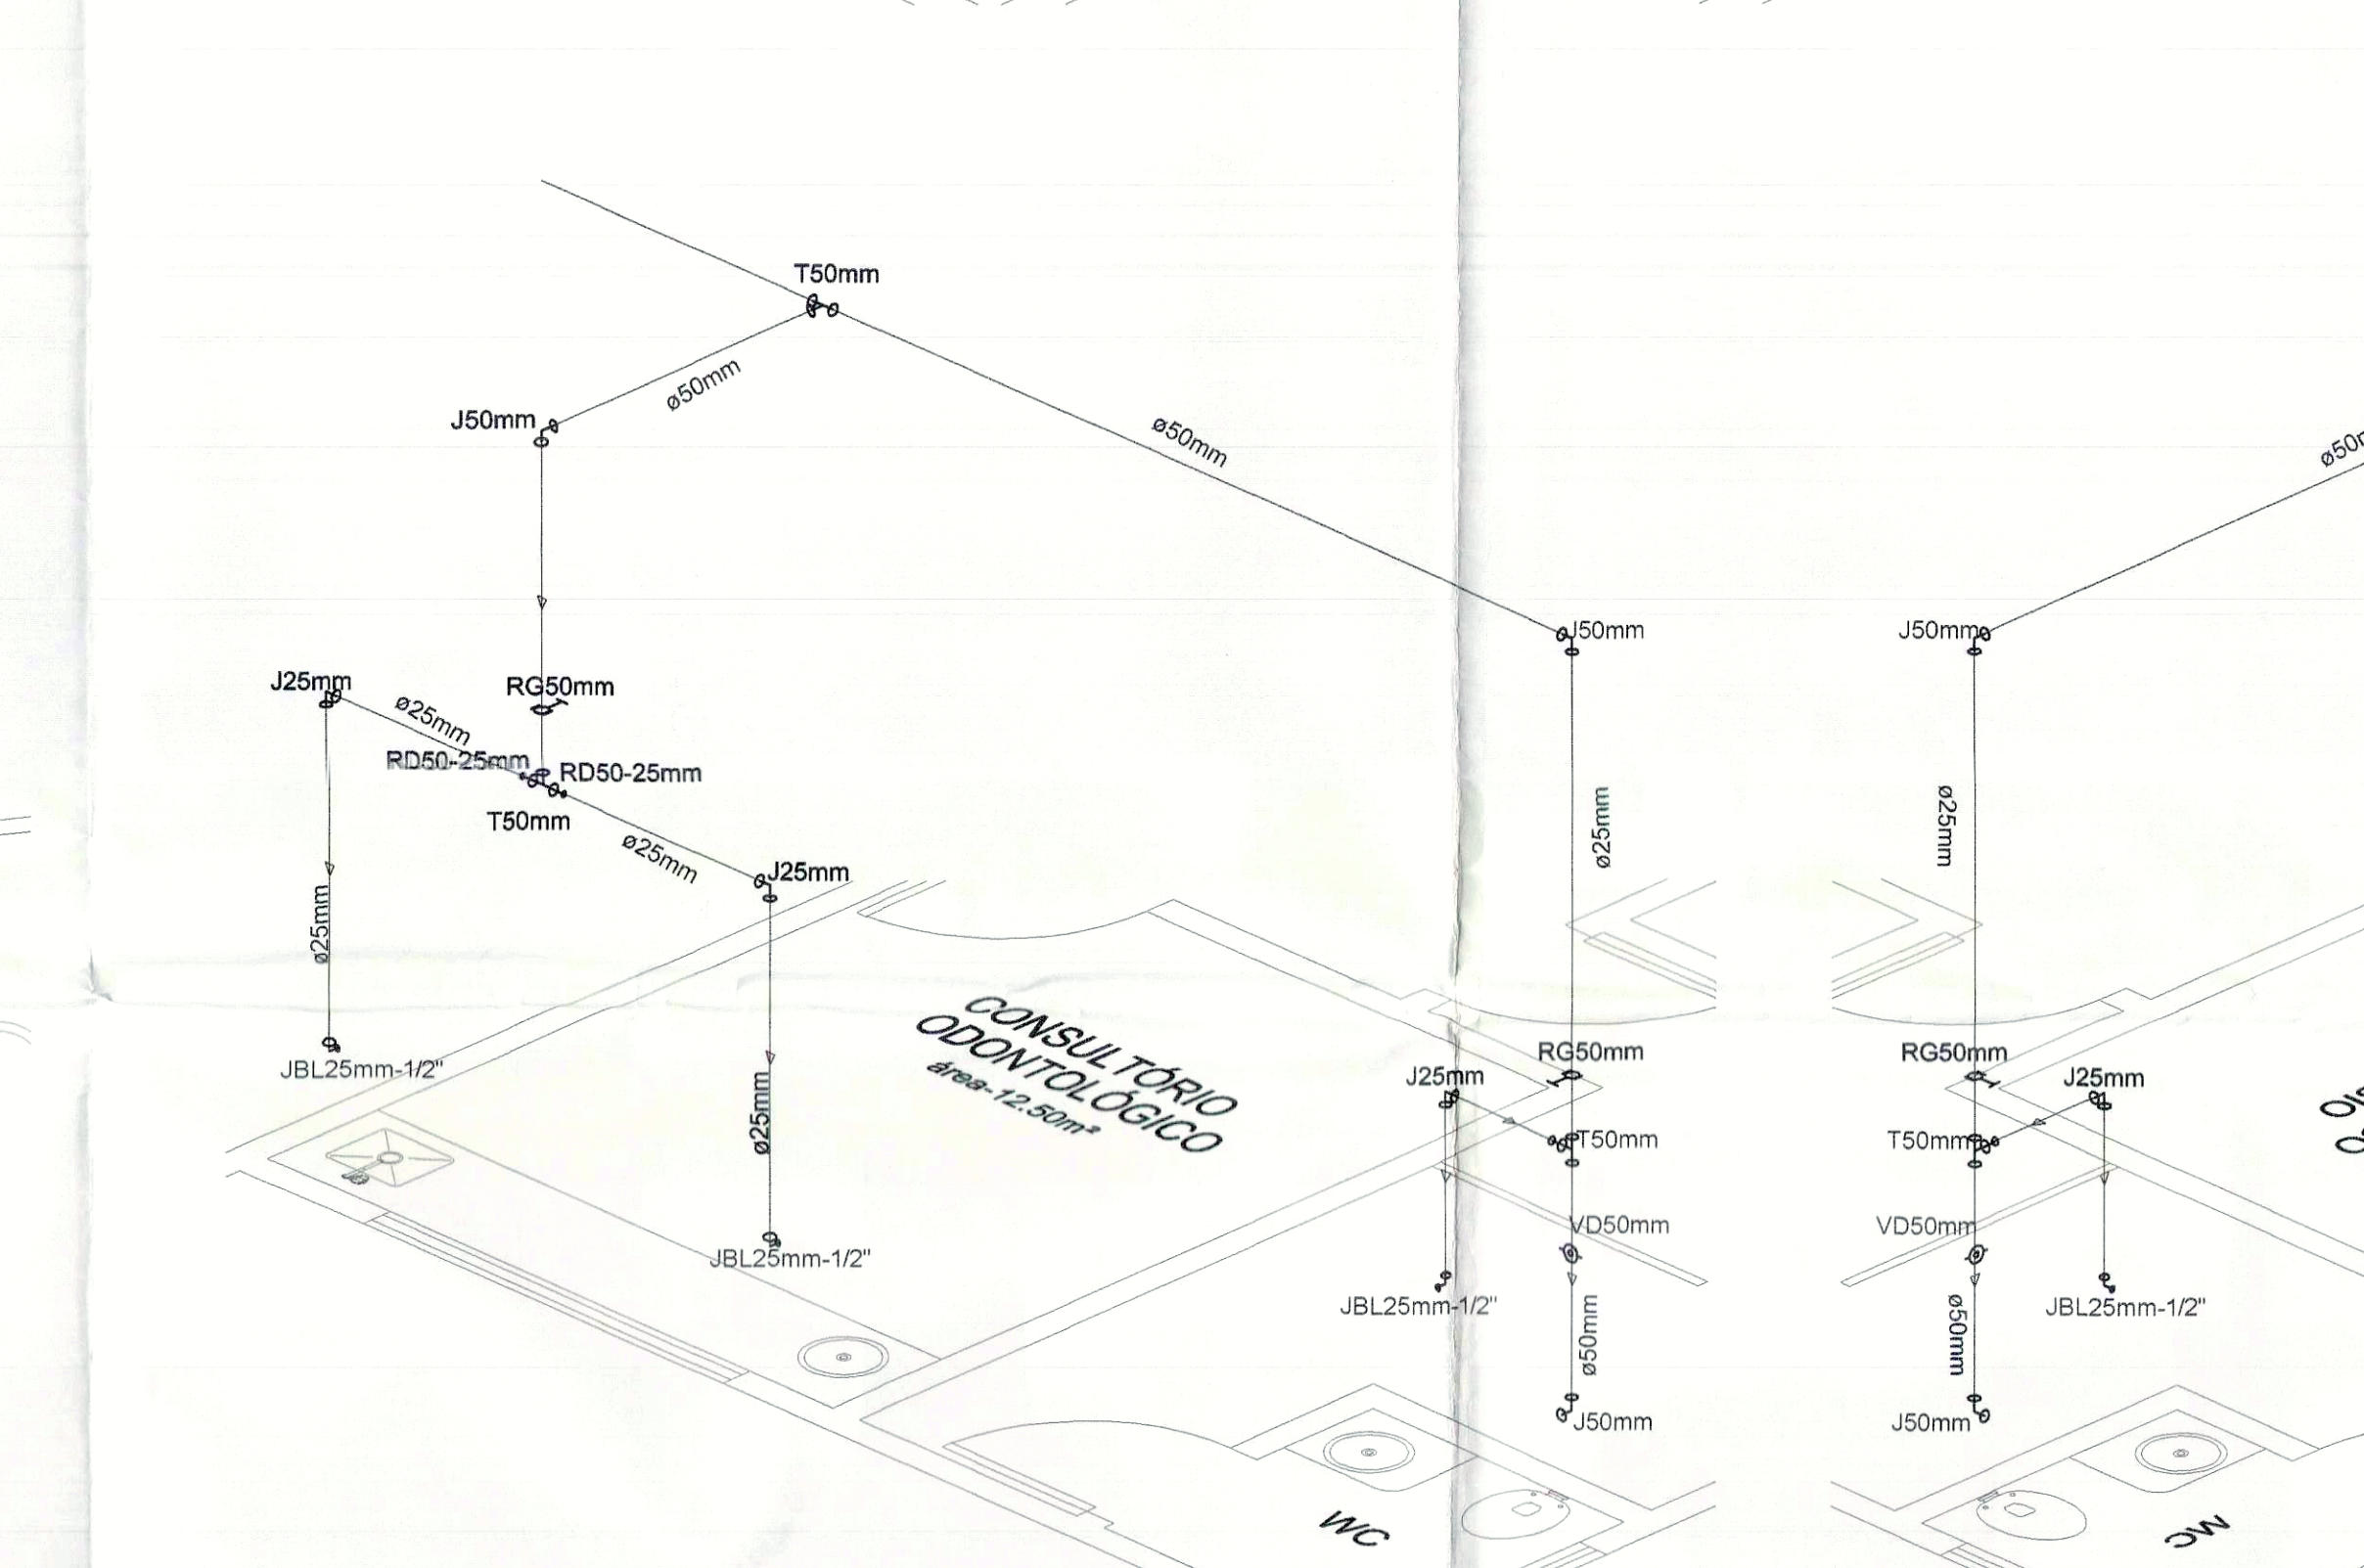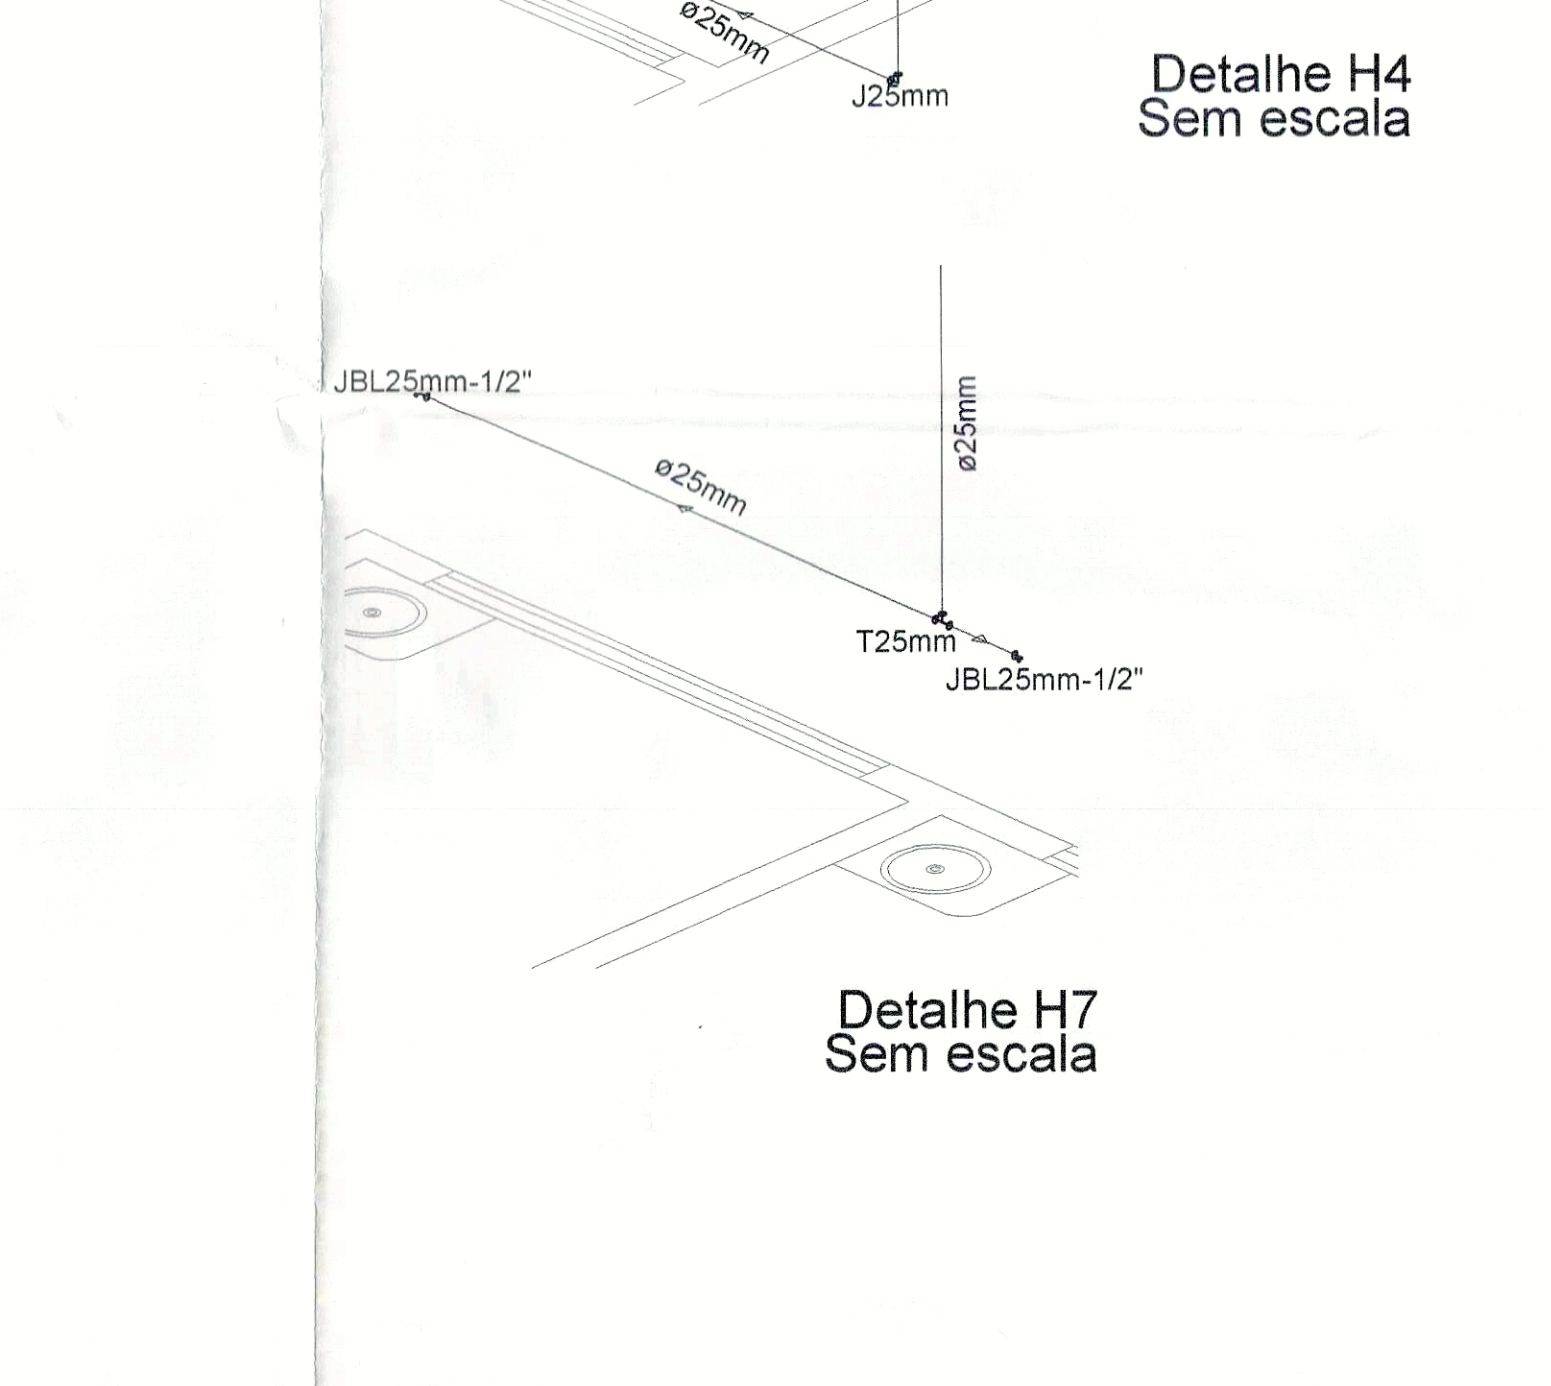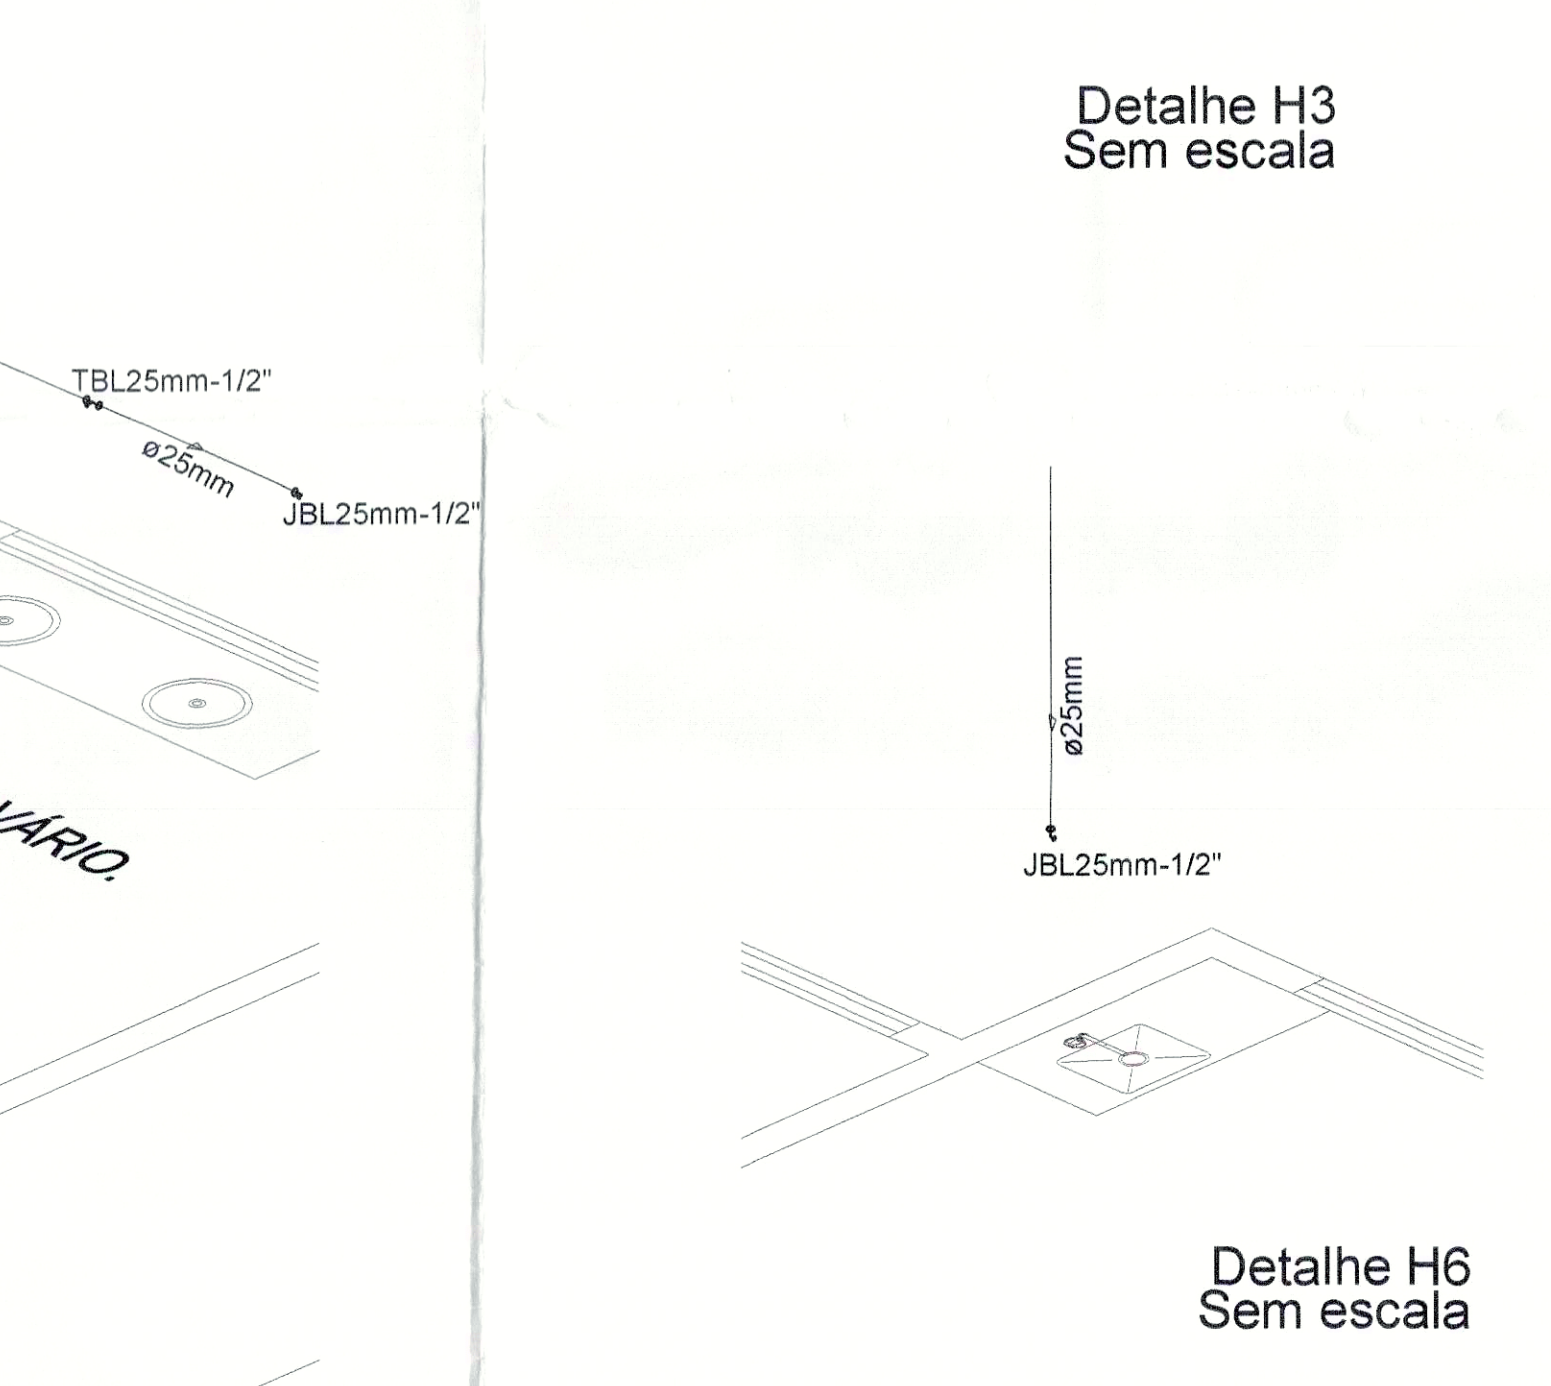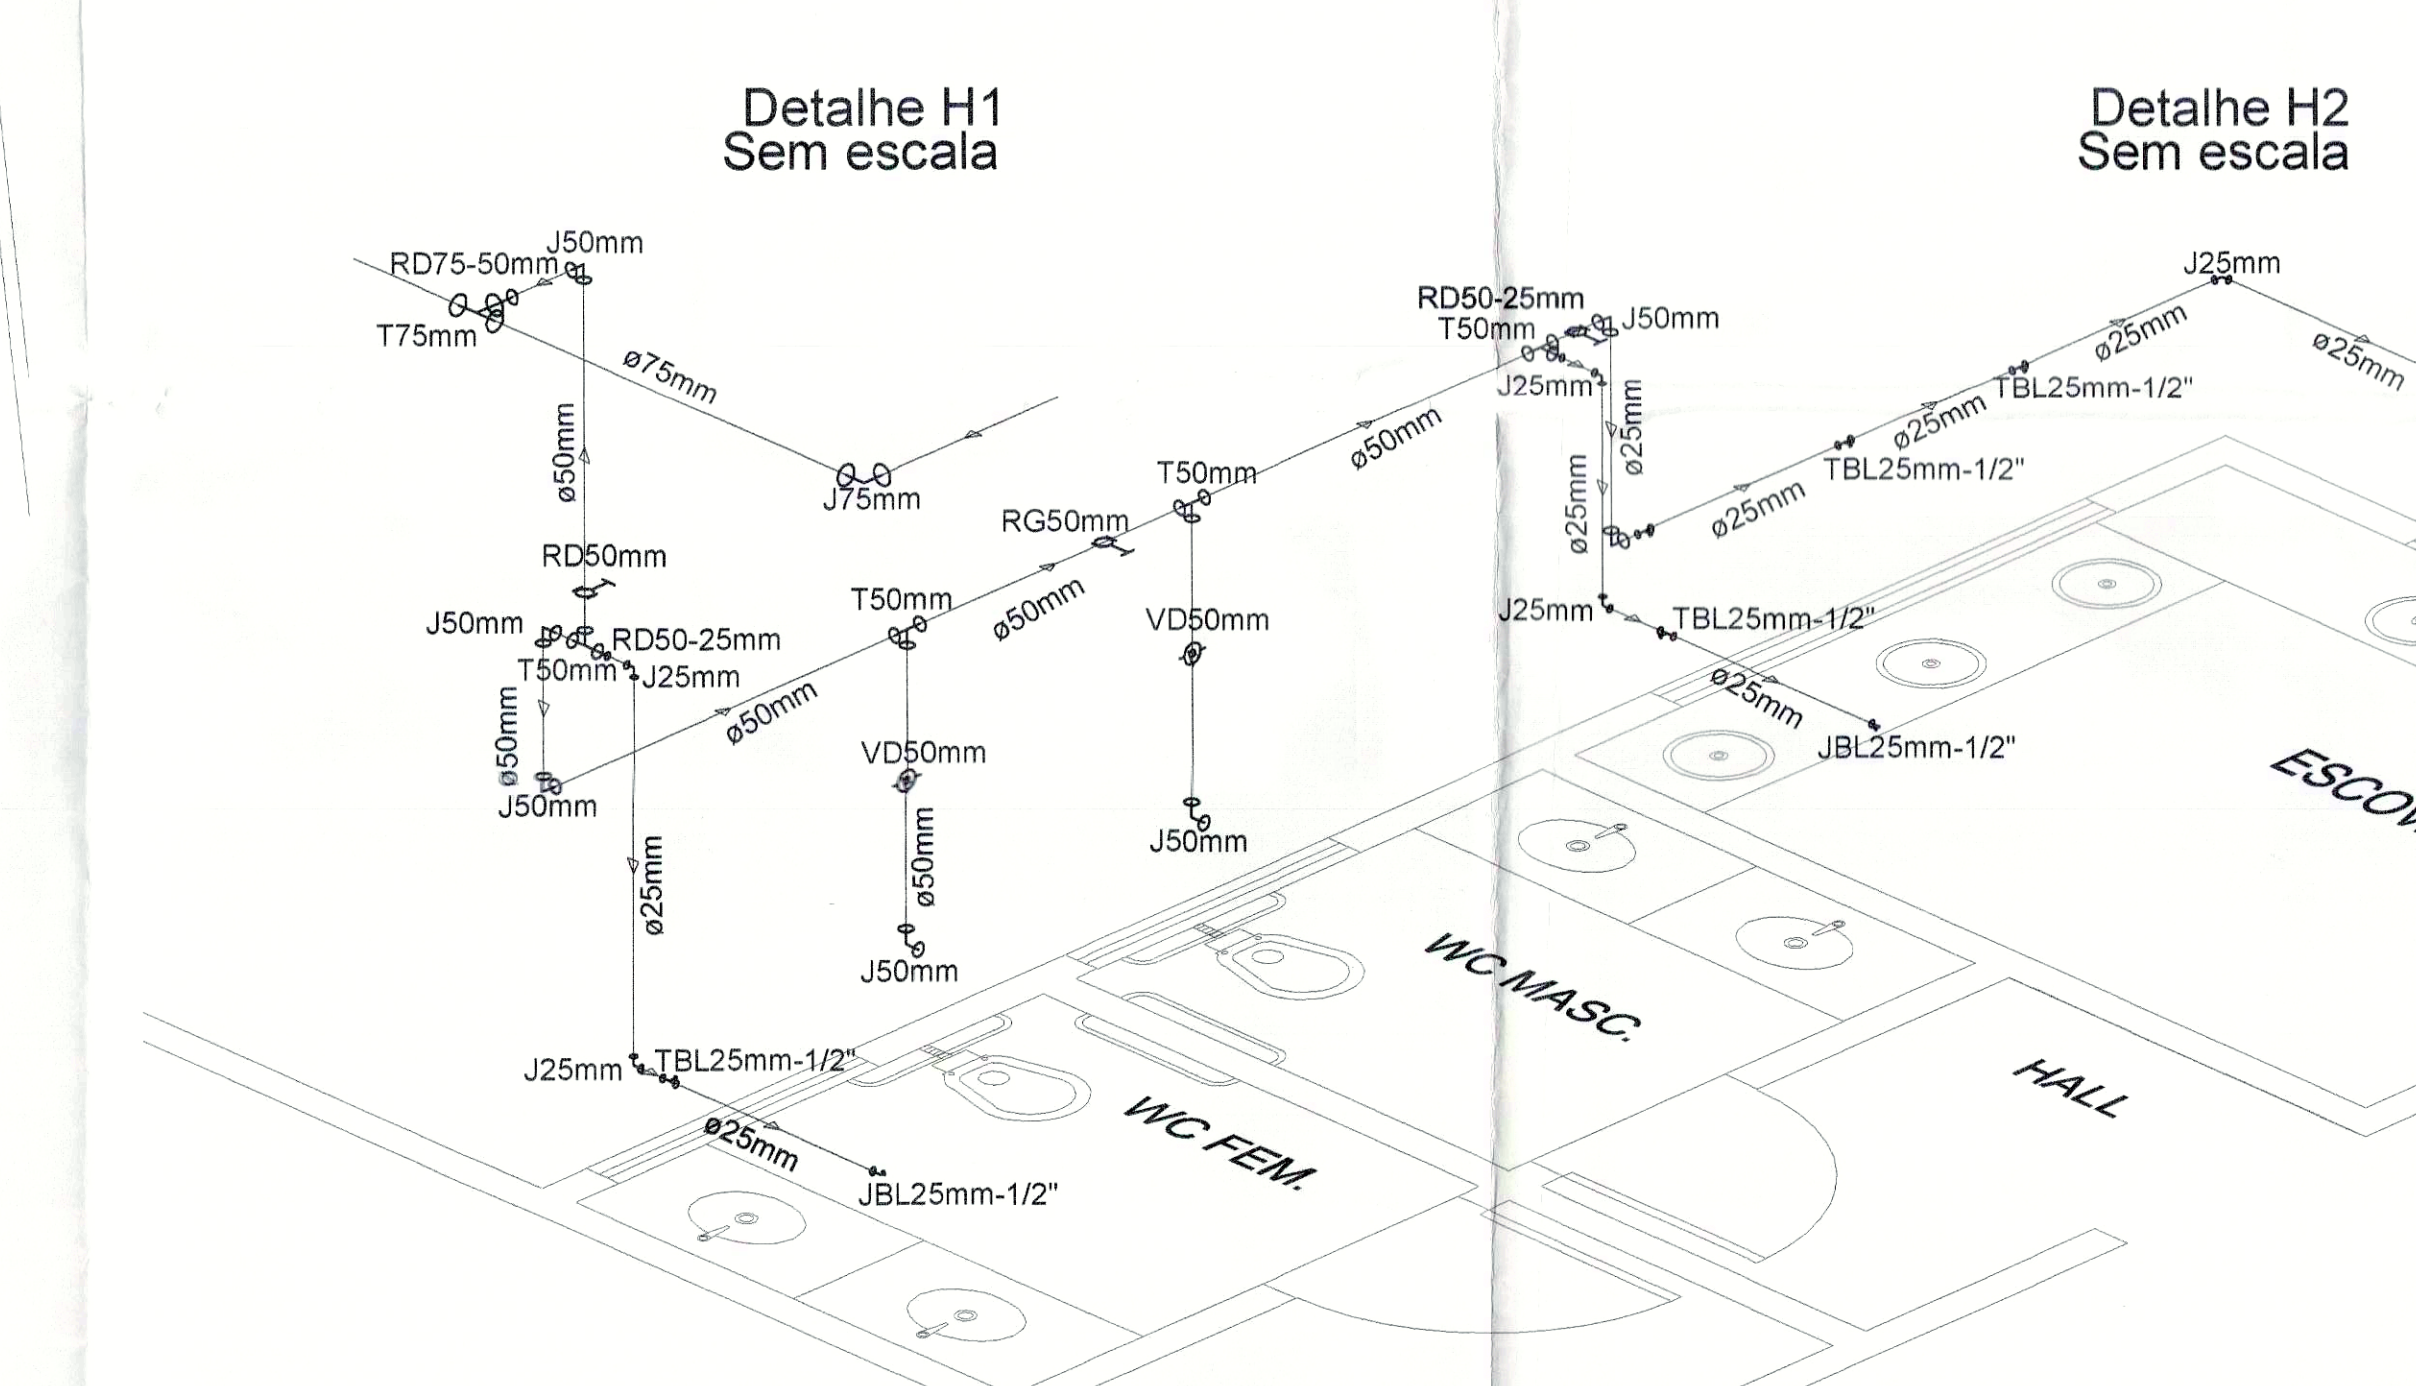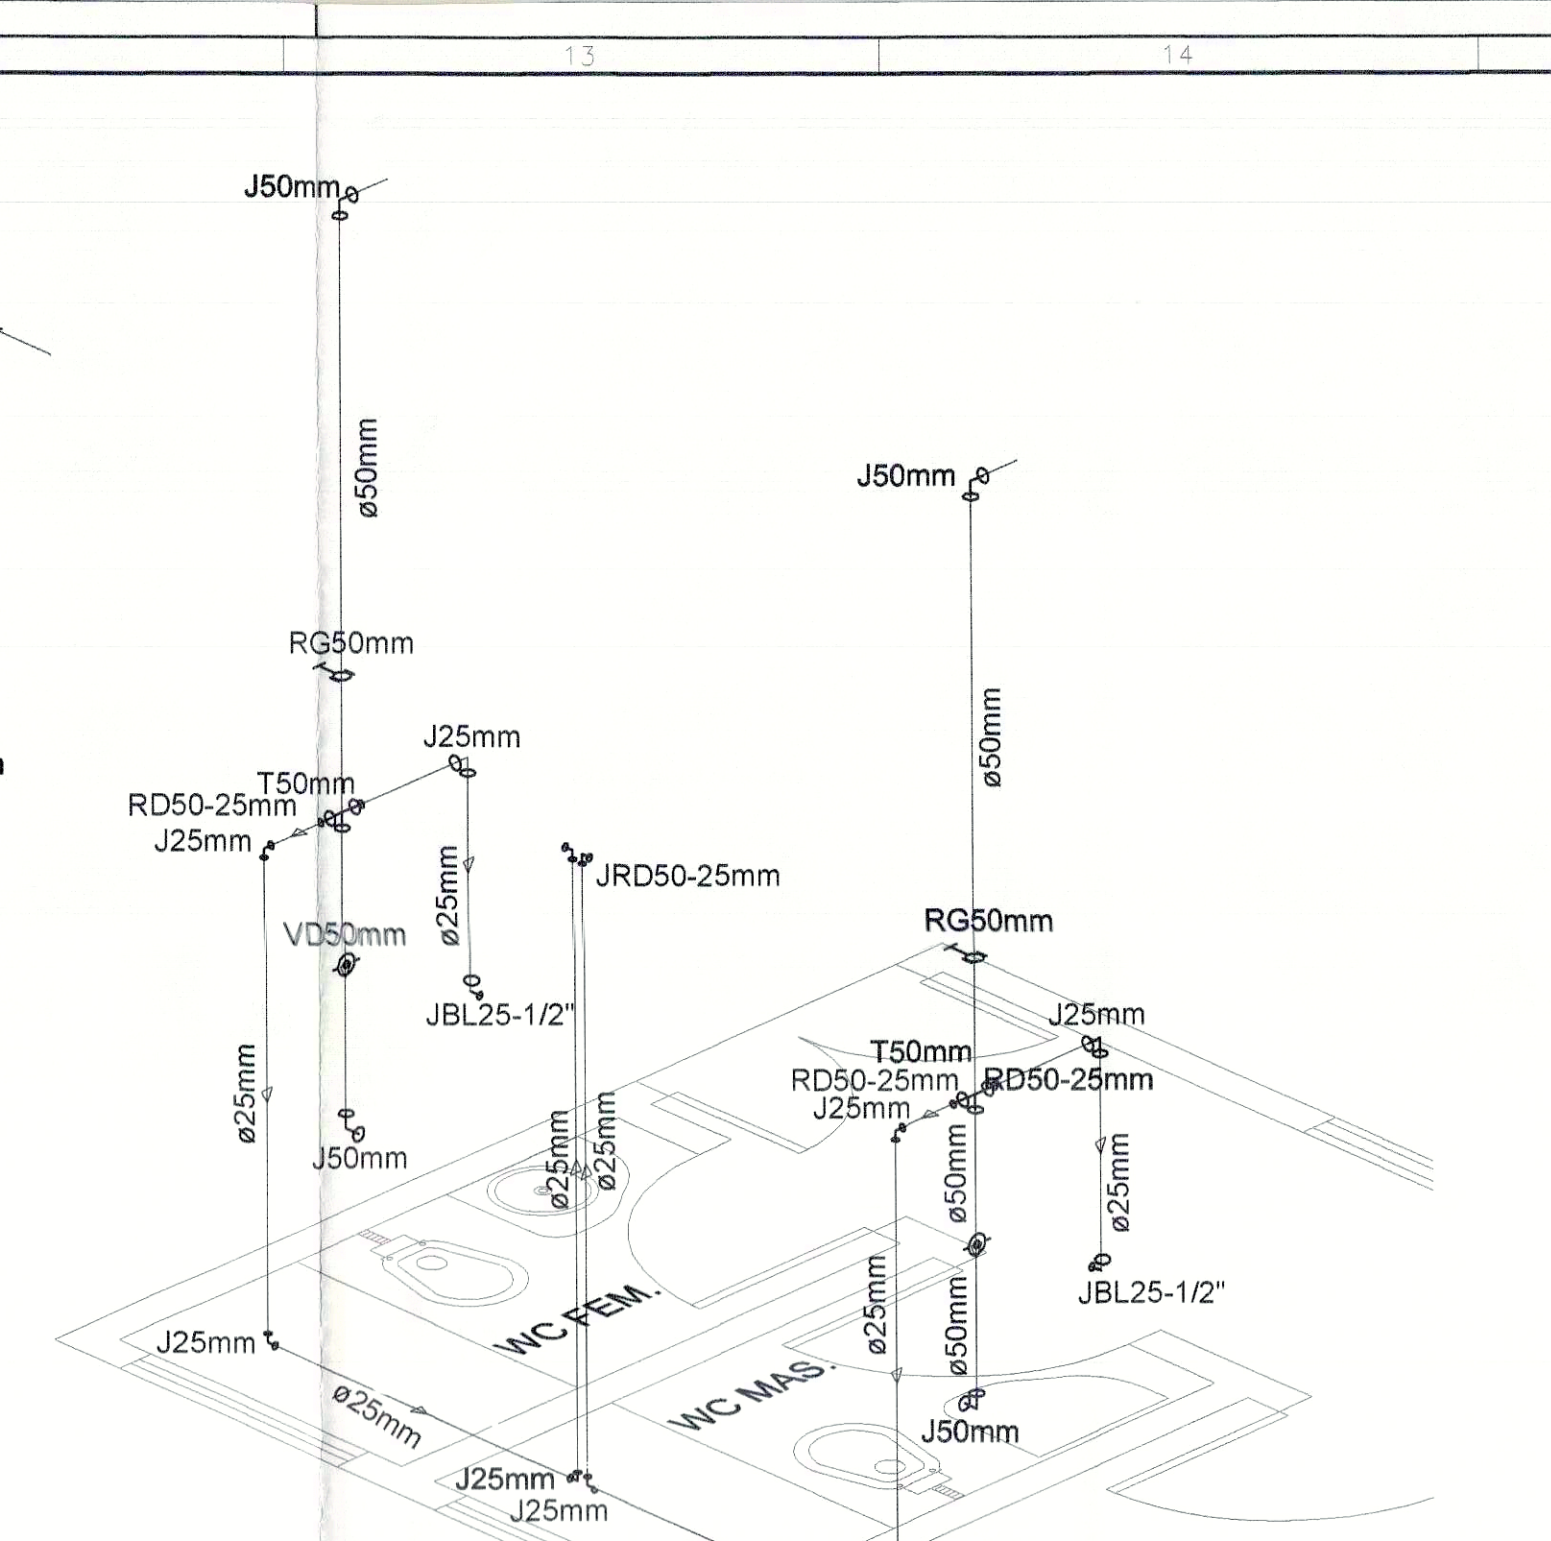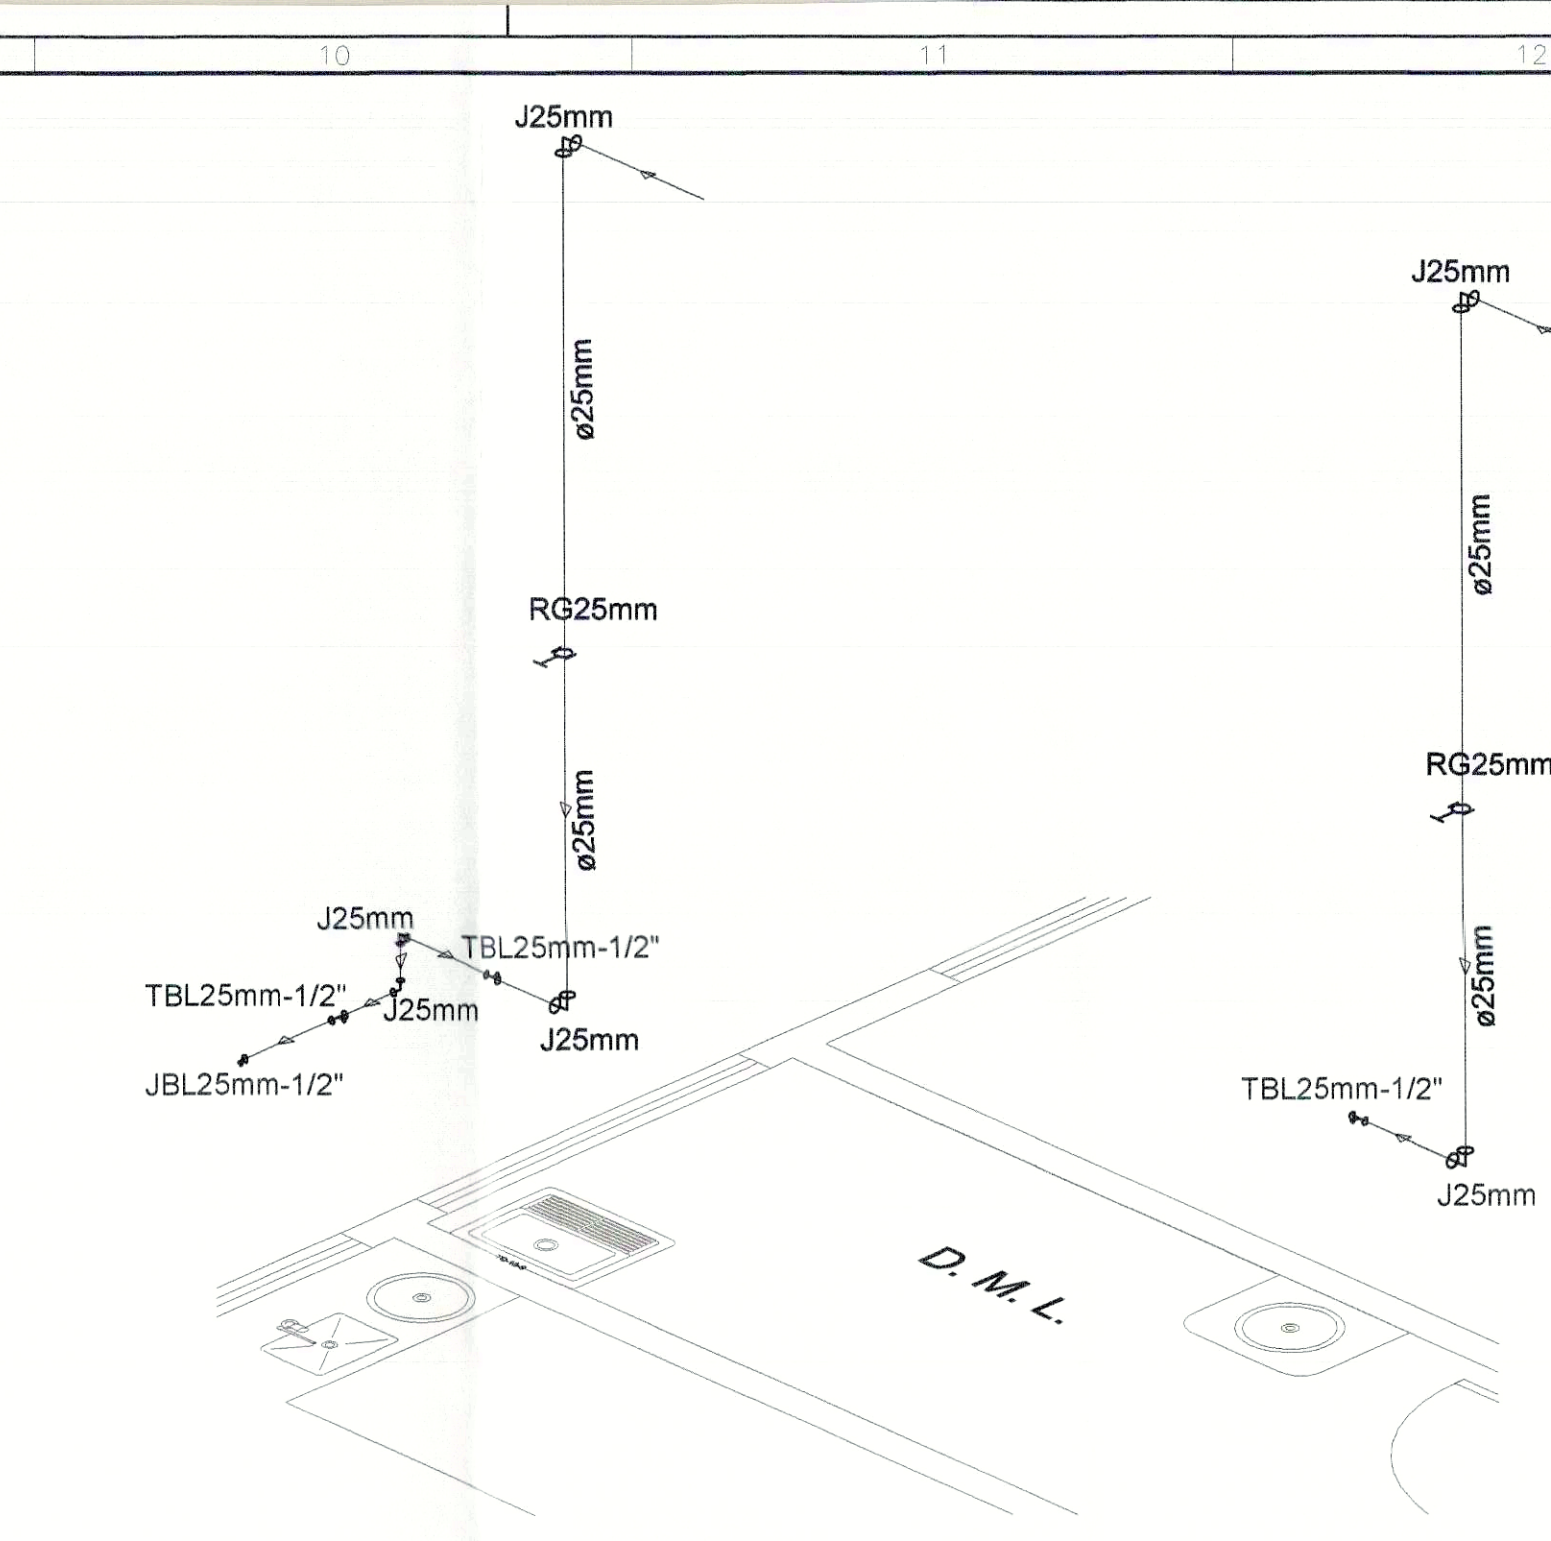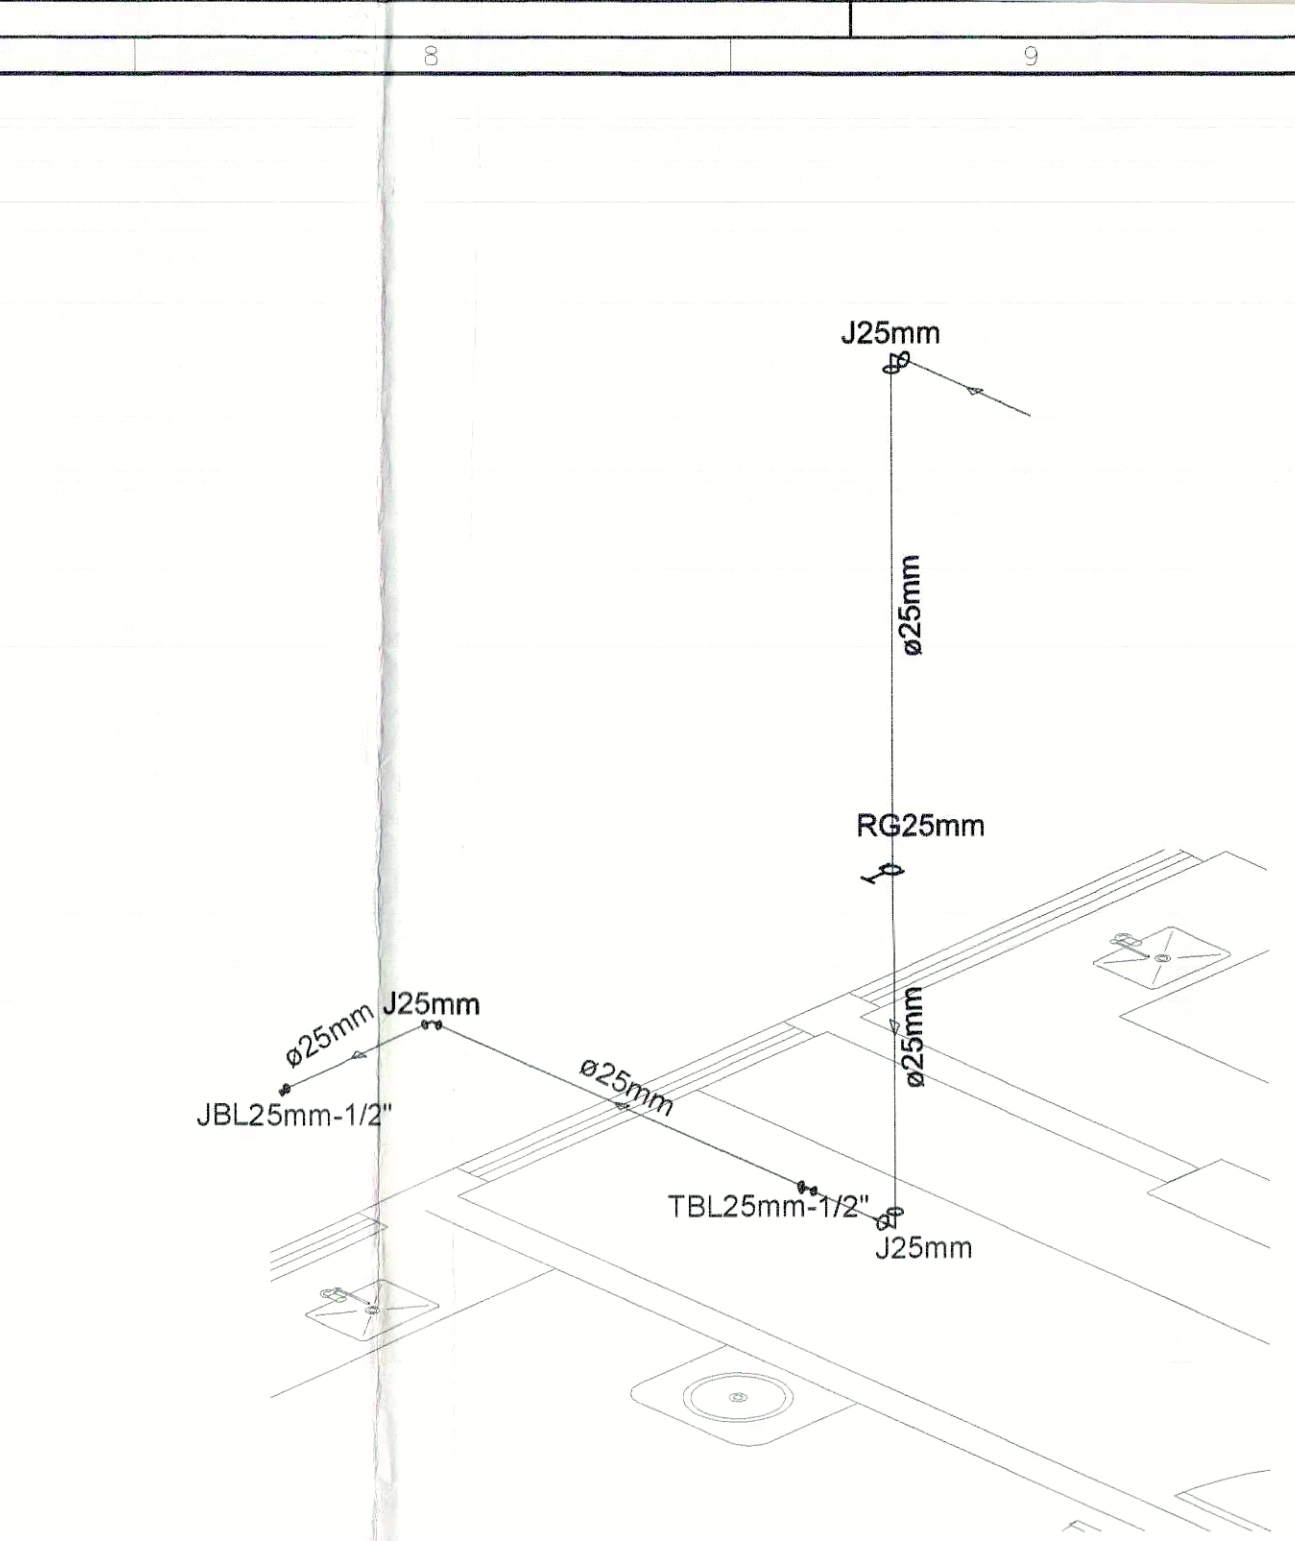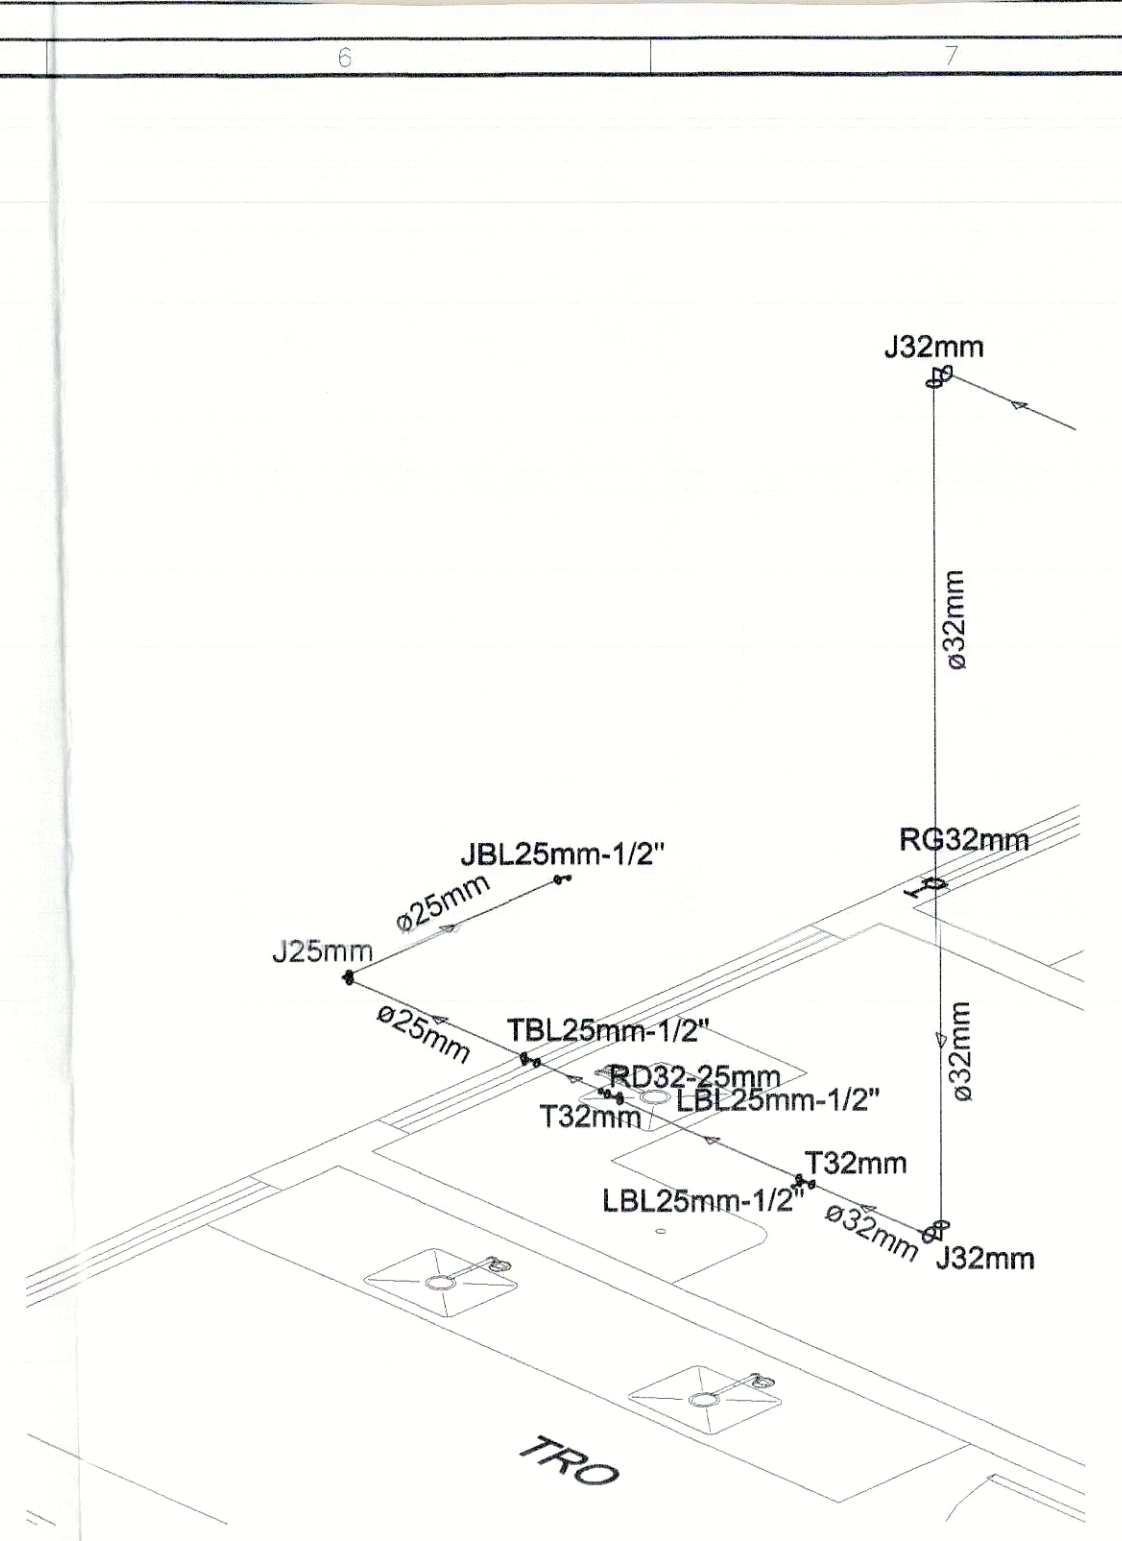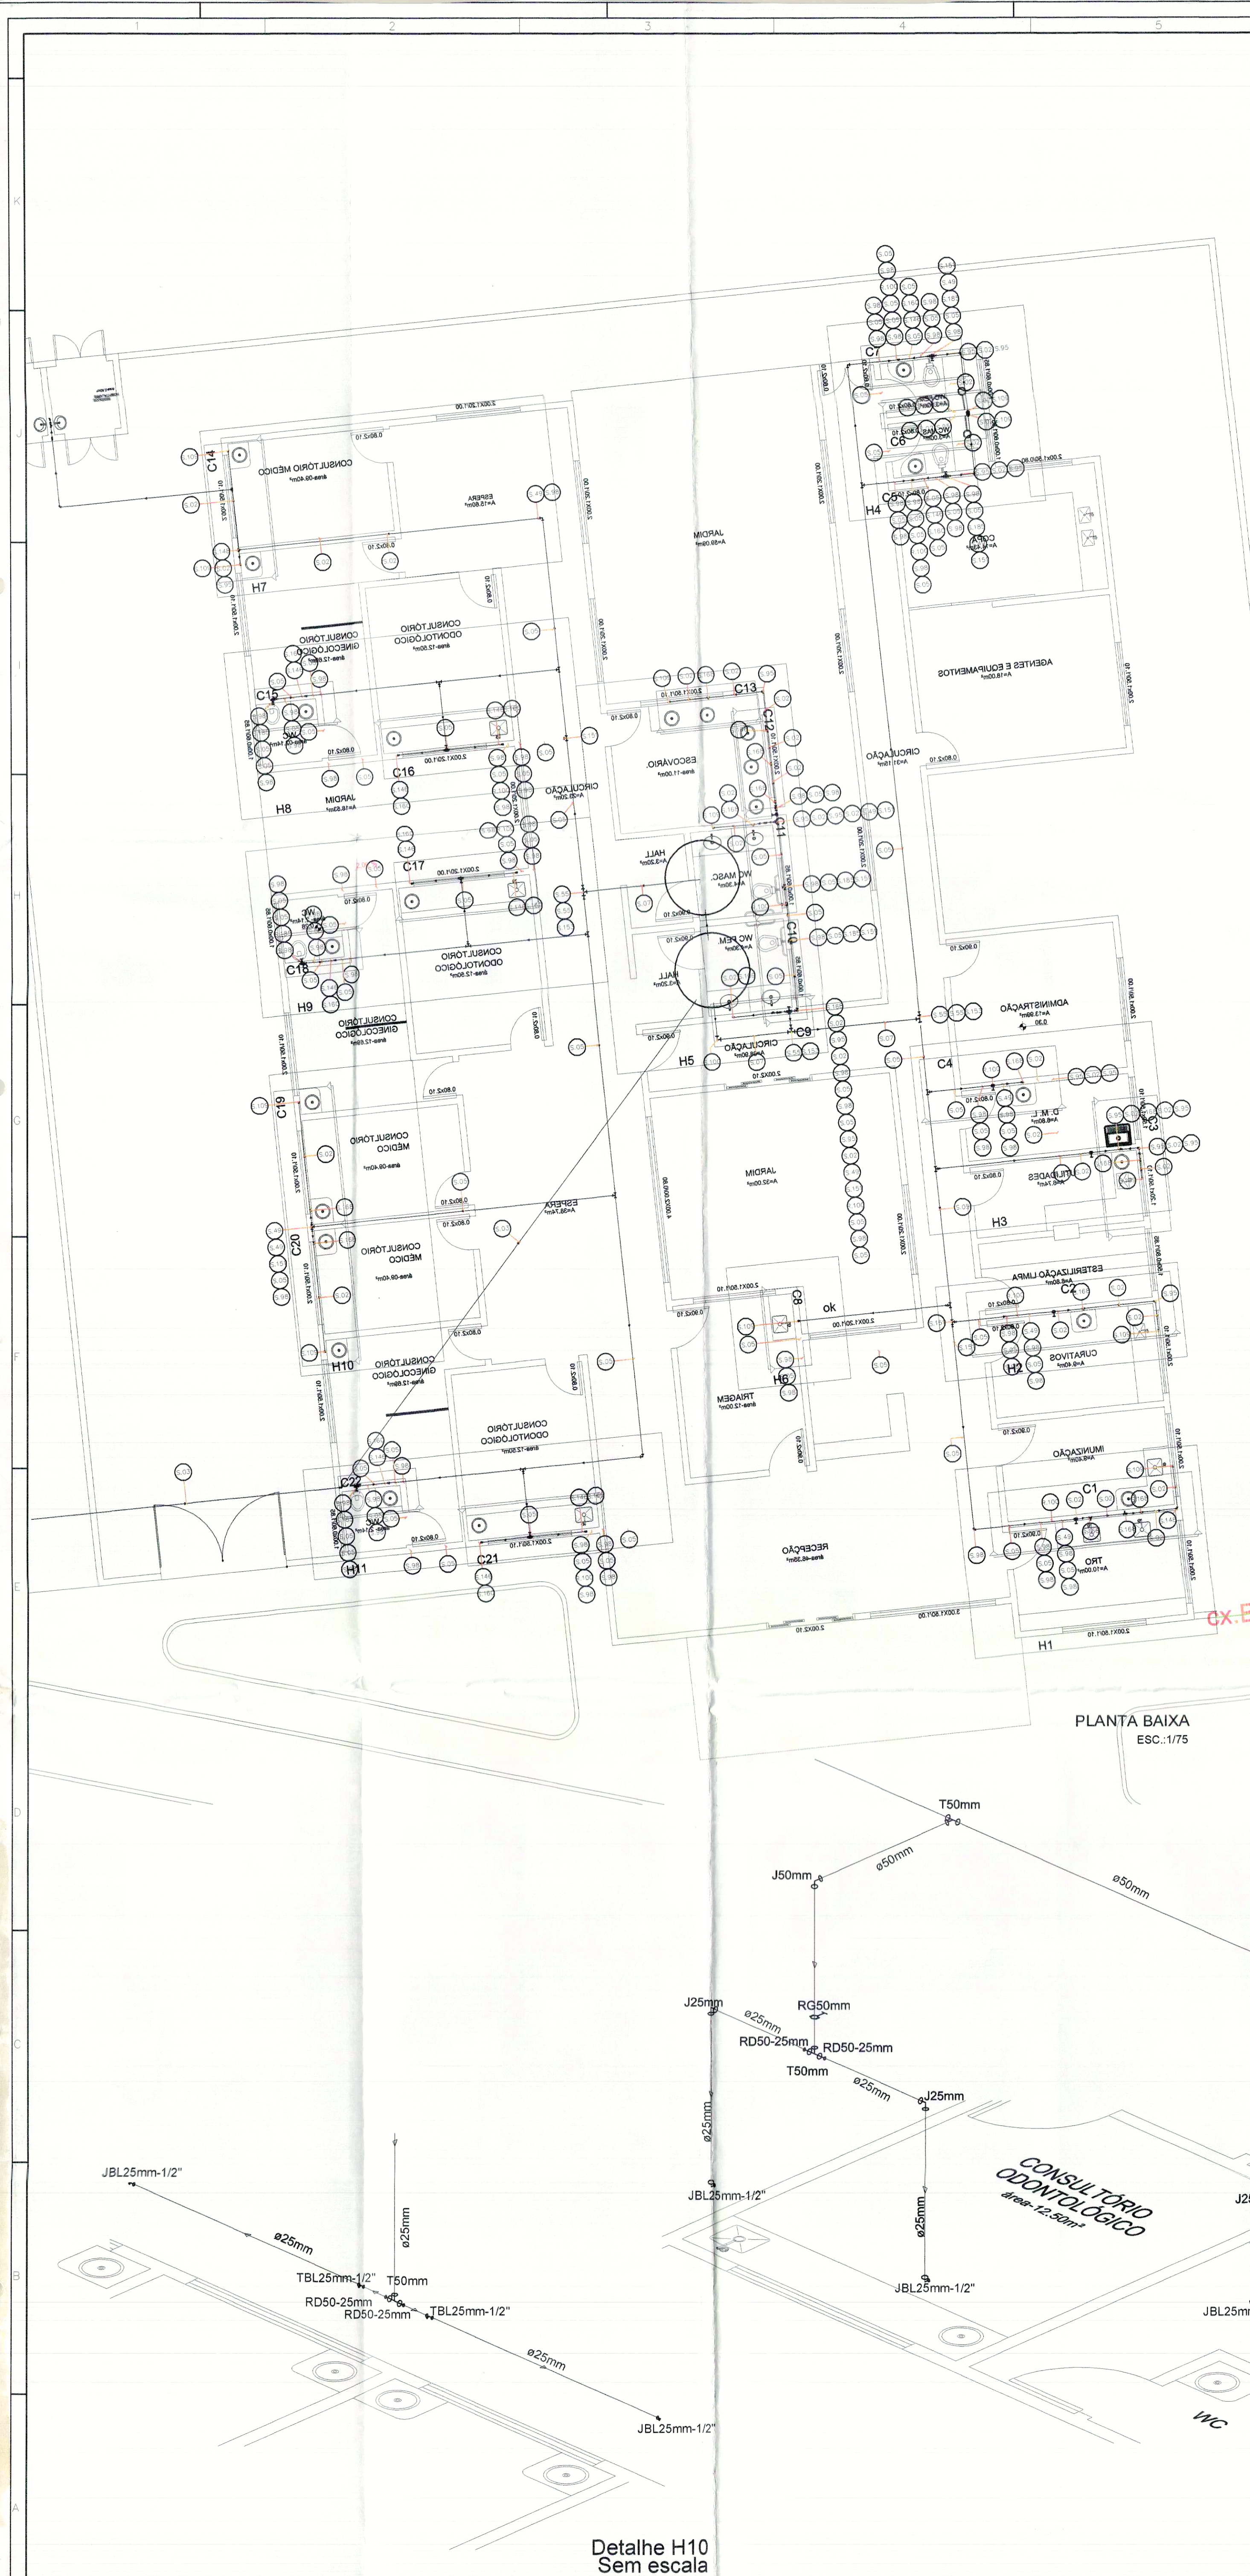

PREFEITURA		CREA	
SECRETARIA MUNICIPAL DE SAÚDE		CBM/TO	
SECRETARIA MUNICIPAL DE SAÚDE		NÚCLEO DE PROJETOS	
Título: PROJETO HIDRÁULICO EXECUTIVO		Folha: 01/02	
Proprietário: SECRETARIA MUNICIPAL DE SAÚDE - SEMUS		Classe: UNIDADE DE SAÚDE DA FAMÍLIA (ARNO 61)	
Endereço: Id. 103 Sul, Rua SO 07, Lote 03 - Palmas/TO		Endereço: ARNO 61 - APM - 18 - ALAMEDA 05 - PALMAS - TO	
ÁREAS	PROPRIETÁRIO	RESPONSÁVEL TÉCNICO	
TERRENO: 1.039,05m²	ÁREA CONSTRUIDA: 466,40m²	TX. DE OCUPAÇÃO: 47,66%	
Folha: INDICADA		data: MARÇO/2011	Desenho: SANDRA CONCEIÇÃO
CONTEÚDO: PLANTA BAIXA QUANTITATIVO DETALHE CAIXA D'ÁGUA DETALHE H1-H11			

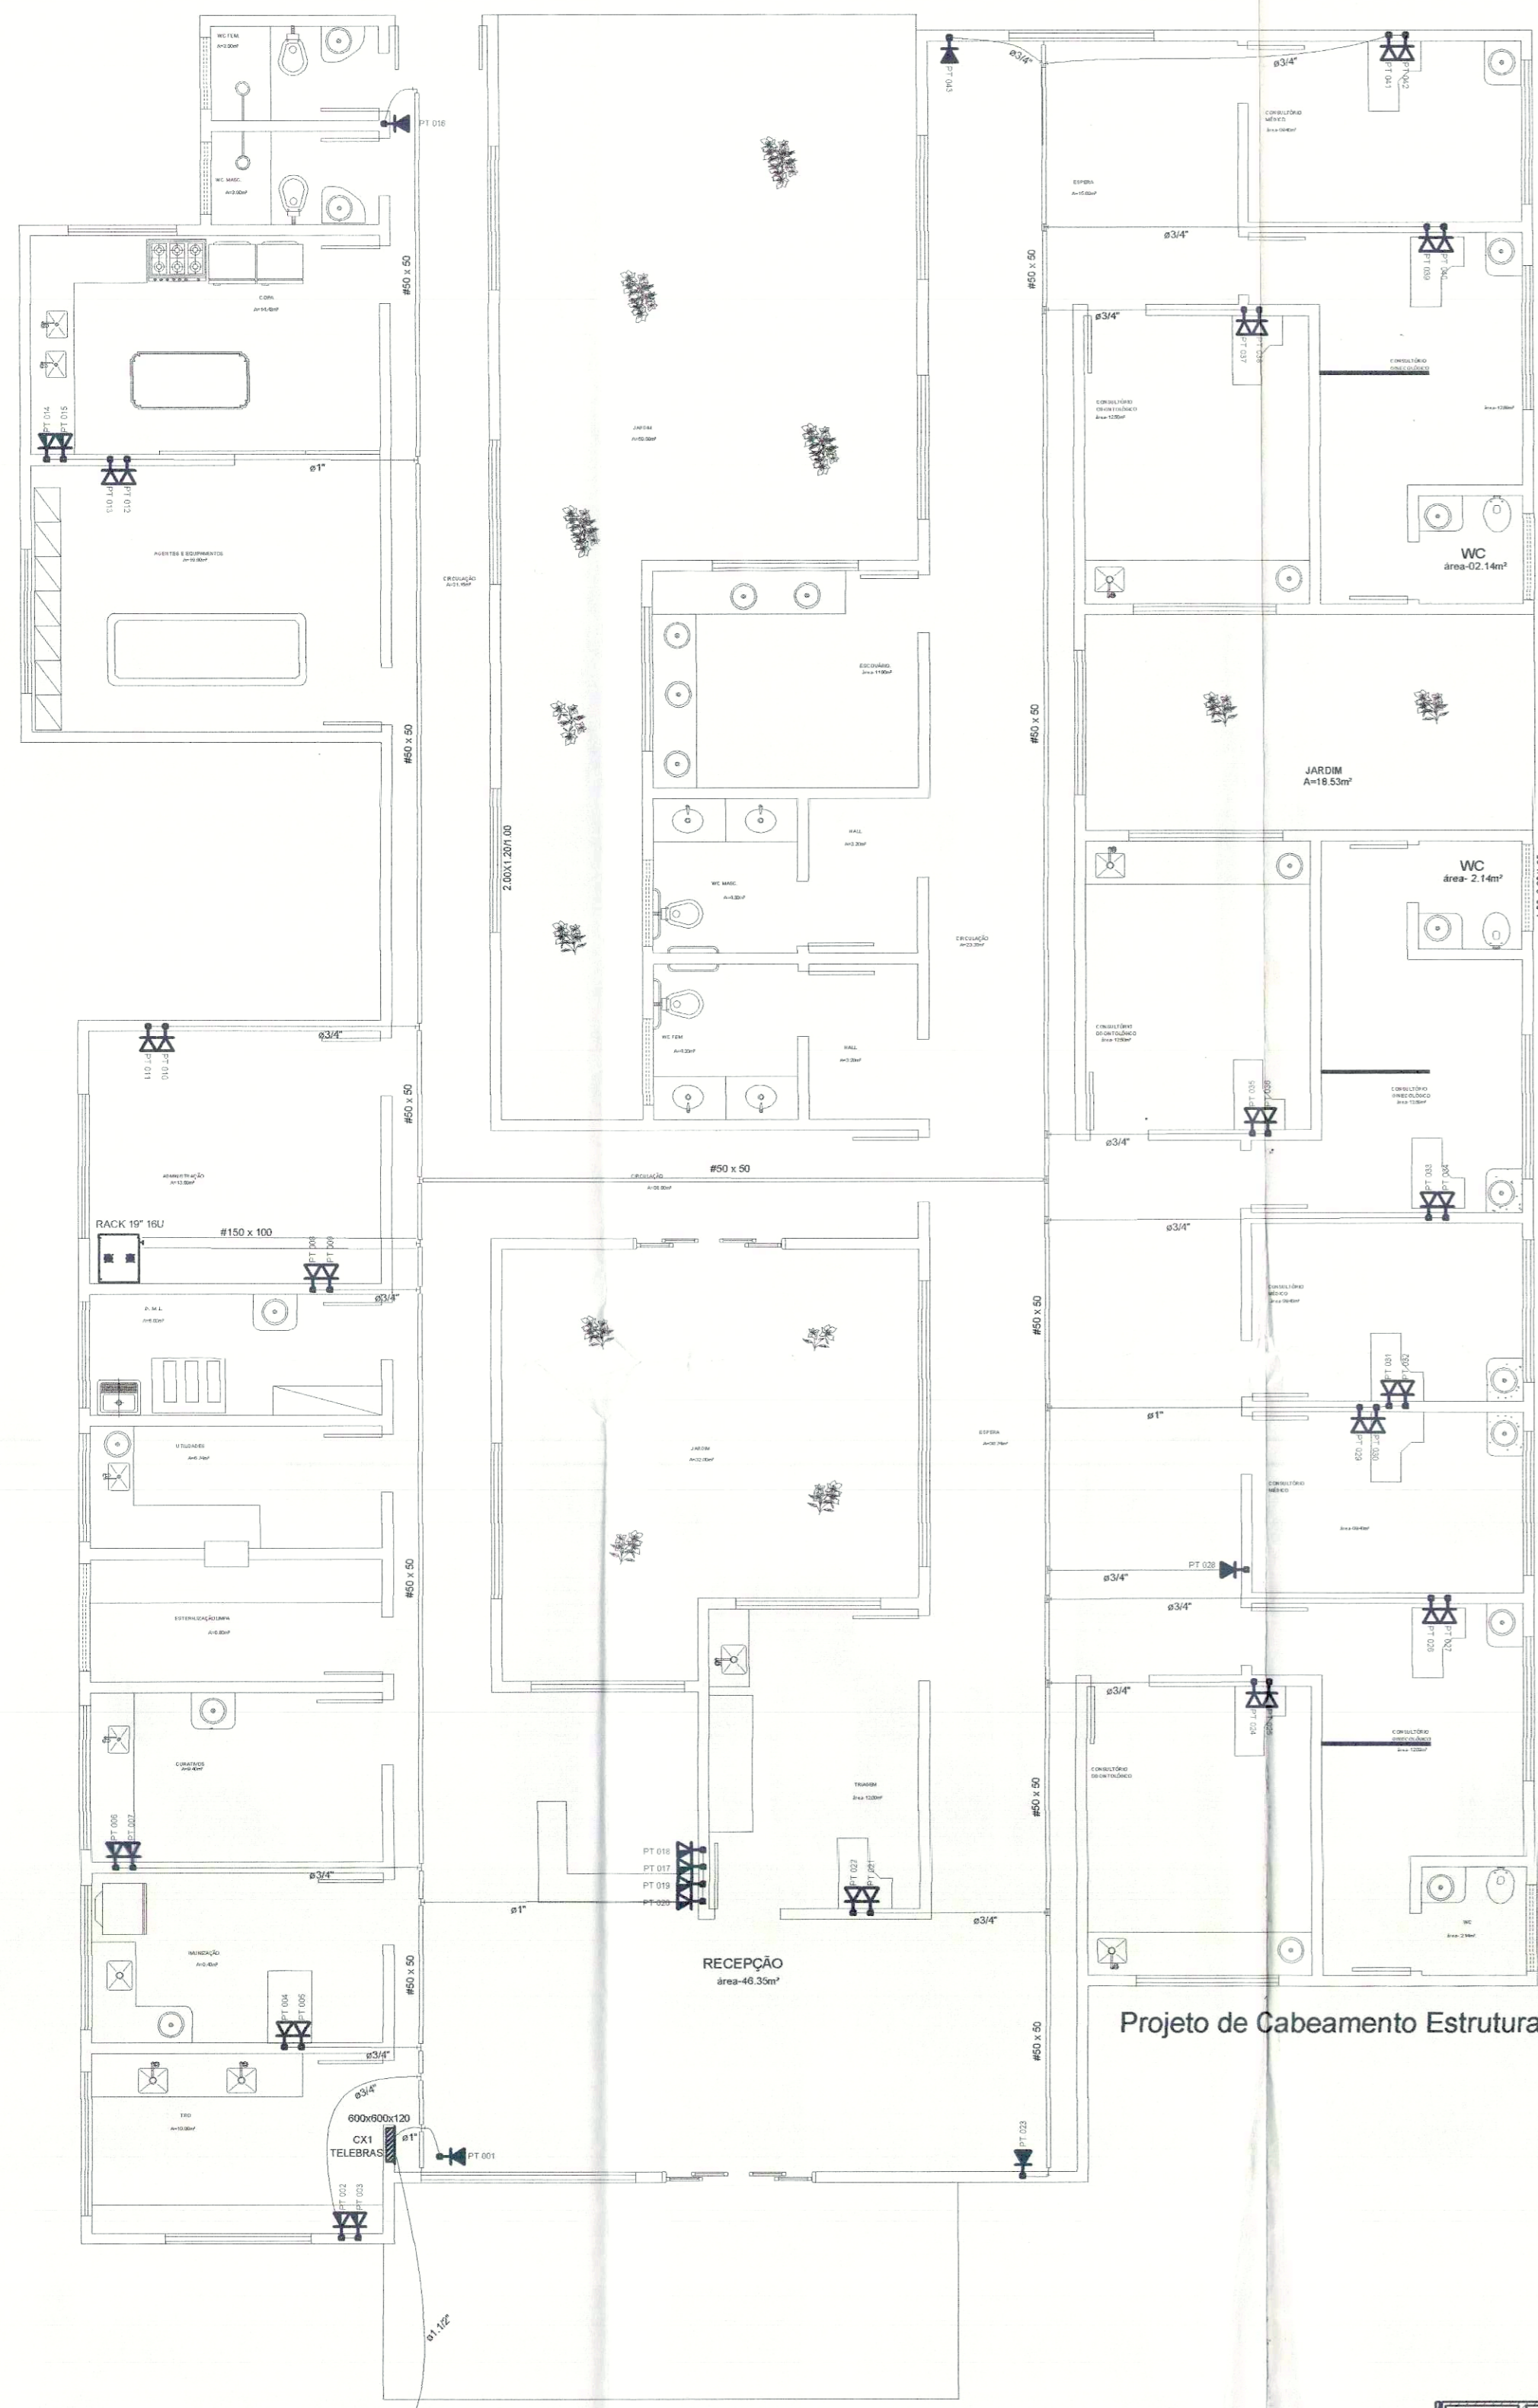

Projeto de Cabeamento Estruturado

ESPECIFICAÇÃO DOS CABOS

1 - NA REDE
 CABO UTP CATEGORIA 5, 4 PARES - FIO SOLIDO 24 AWG E IMPEDANCA NOMINAL DE 100 Ohms. DESEMPENHO MINIMO COMPATIVEL COM TIA/EIA 568-A. CATEGORIA 5a (enhanced), COR AZUL. FABRICANTE: FURUKAWA OU SIMILAR

2 - PATH COORD
 CABO UTP CATEGORIA 5, 4 PARES - FIO ULTRA-FLEXIVEL COM PLUS RJ45 NAS EXTREMIDADES PRONAS 568-A. DEVERA ATENDER A ESPECIFICAÇÃO POWER SUM NEXT DOS PROCEDIMENTOS DE TESTE DA TIA/EIA 568 PARA CABO E PLUGS. COR AZUL. FABRICANTE: FURUKAWA OU SIMILAR

3 - CABO DE ESTAGAO (LINE CORD)
 CABO UTP CATEGORIA 5, 4 PARES - FIO ULTRA-FLEXIVEL COM PLUS RJ45 NAS EXTREMIDADES PRONAS 568-A. DEVERA ATENDER A ESPECIFICAÇÃO POWER SUM NEXT DOS PROCEDIMENTOS DE TESTE DA TIA/EIA 568 PARA CABO E PLUGS. COR AZUL COM 03 METROS. FABRICANTE: FURUKAWA OU SIMILAR

4 - TOMADAS FEMAS
 DEVERA ATENDER AS ESPECIFICAÇÕES POWER SUM NEXT DOS PROCEDIMENTOS DE TESTE DA TIA/EIA 568 CATEGORIA 5. FABRICANTE: FURUKAWA OU SIMILAR

5 - PATCH PANEL
 DEVERA ATENDER AS ESPECIFICAÇÕES POWER SUM NEXT DOS PROCEDIMENTOS DE TESTE DA TIA/EIA 568 CATEGORIA 5. FABRICANTE: FURUKAWA OU SIMILAR

Legenda

Armário de Telefone TELEBRAS
 600x600x120

Caixa de passagem no solo
 500x500x500

Tomada rede lógica RJ45 a 1,10m do piso

Tomada rede lógica RJ45 a 0,30m do piso

Tomada rede lógica RJ45 a 2,20m do piso

Eletroduto embutido em alvenaria

ELETRICALHA diâmetro indicado em mm

ELETRODUTOS

DIAMETRO (Polegadas)	Nº DE CABOS UTP
3/4"	4
1"	6
1.1/4"	10

NOTAS IMPORTANTES

01 - AS CONEXÕES NÃO PREVISTAS EM PROJETO DEVERÃO SER CONFECCIONADAS IN LOCO, CONFORME NBR-14555.

02 - A RESISTÊNCIA DOS ATERRAMENTOS DE EQUIPAMENTOS, DO BRASILTELECOM E ARMÁRIO DE TELECOMUNICAÇÕES NÃO DEVE EXCEDER A CASA DOS 5,0 Ohms DE RESISTÊNCIA EM QUALQUER EPOCA DO ANO.

03 - AS REFERÊNCIAS DOS MATERIAIS SÃO DE ACORDO COM CATALOGOS E INFORMAÇÕES FORNECIDAS PELOS FABRICANTES CITADOS. ESTAS REFERÊNCIAS SERVEM COMO SUGESTÃO, NÃO FICANDO VEDADA A UTILIZAÇÃO DE OUTROS FORNECEDORES DESDE QUE ATENHAM AS ESPECIFICAÇÕES DO PROJETO.

04 - ESTE PROJETO DE CABEAMENTO ESTRUTURADO FOI ELABORADO SEGUNDO AS NORMAS PARA INSTALAÇÕES DE REDES MULTI-SERVIÇOS E DADOS TÉCNICOS CONTIDOS NAS NORMAS: ENA/TIA568-A-ELIA E ISO/IEC 11801-EUROPA E SEGUNDO PADRÕES TÉCNICOS DA ABNT-14.569/2000 E TELEBRAS.

05 - PARA UM MELHOR TRABALHO DE EXECUÇÃO DAS REDES E TUBULAÇÕES, RECOMENDA-SE A LEITURA DO CONJUNTO (PROJETO E MEMORIAL DESCRITIVO) POR COMPLETO ANTES DE QUALQUER SERVIÇO PRELIMINAR.

06 - APÓS CONCLUIDAS AS INSTALAÇÕES DEVERÃO SER REALIZADOS TESTES DE VERIFICAÇÃO DE QUALIDADE DE TODOS OS PONTOS E EQUIPAMENTOS.

07 - A TUBULAÇÃO QUE NÃO TEM INDICAÇÃO DE SEÇÃO SÃO DE 3/4".




08 - A ELETRICALHA DEVERÁ SEGUIR ATÉ O PISO NO RACK.

09 - OS CABOS DE REDE DEVERÃO SER LANÇADOS ATÉ O TETO DO RACK E ENCAMINHADOS PARA OS PATCH PANEL'S.

10 - AS ELETRICALHAS UTILIZADAS NESTE PROJETO SÃO DO TIPO PERFURADA, EXCETO QUANDO INDICADOS EM PROJETO.


11 - OS ELETRODUTOS DE PVC DEVERÃO SER EMBUTIDOS EM ALVENARIA E ENCAMINHADOS PARA A ELETRICALHA INSTALADA ABAIXO DA LAJE.

11 - PARRA O DIMENSIONAMENTO DOS ELETRODUTOS, CONSIDERAR A TABELA "ELETRODUTOS" A QUAL ESPECIFICA O ELETRODUTO A SER EM FUNÇÃO AO NUMERO DE CABOS QUE IRÁ PREENCHER O ELETRODUTO.

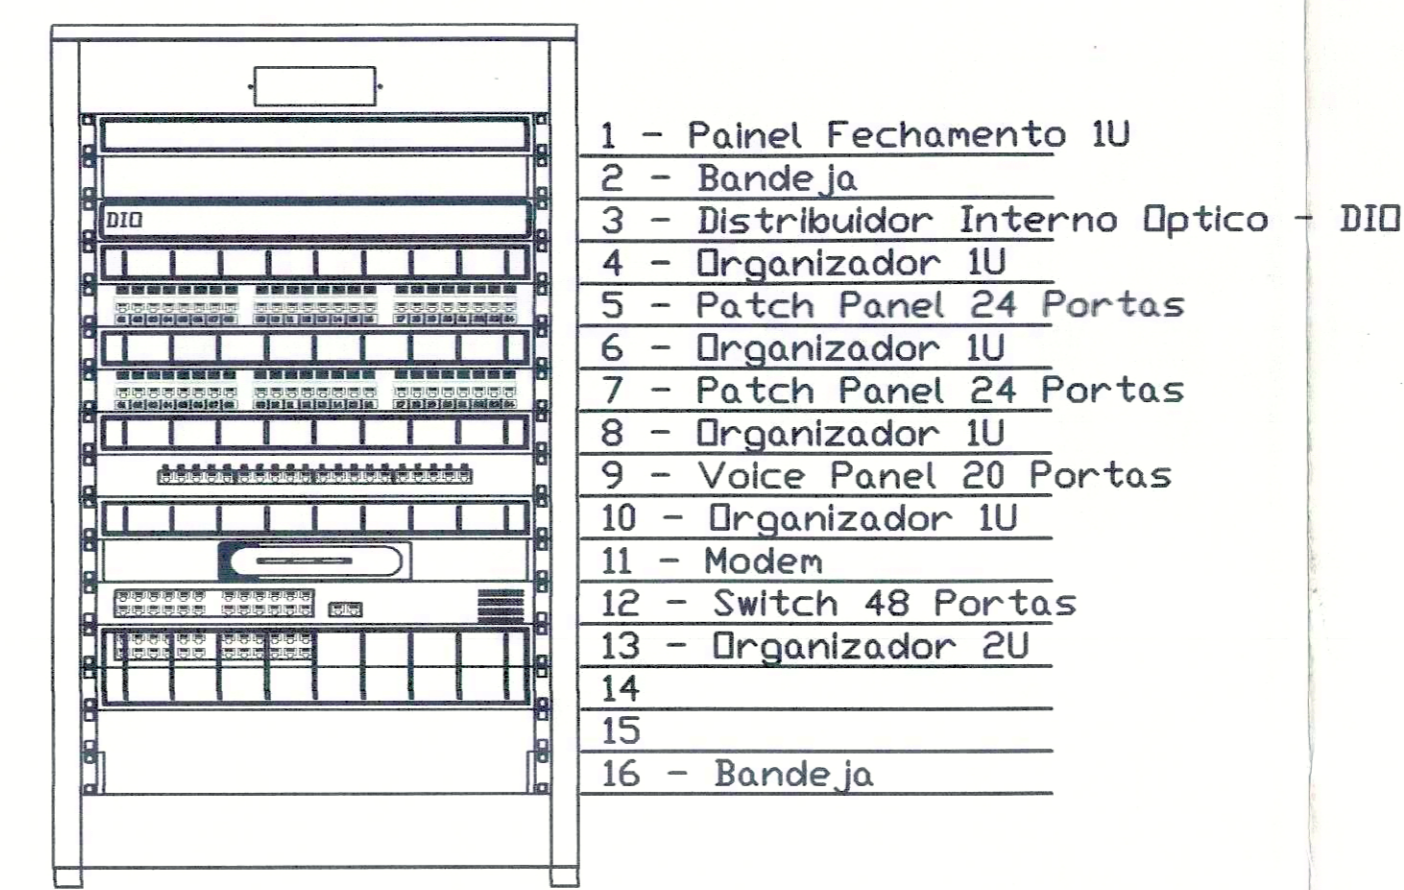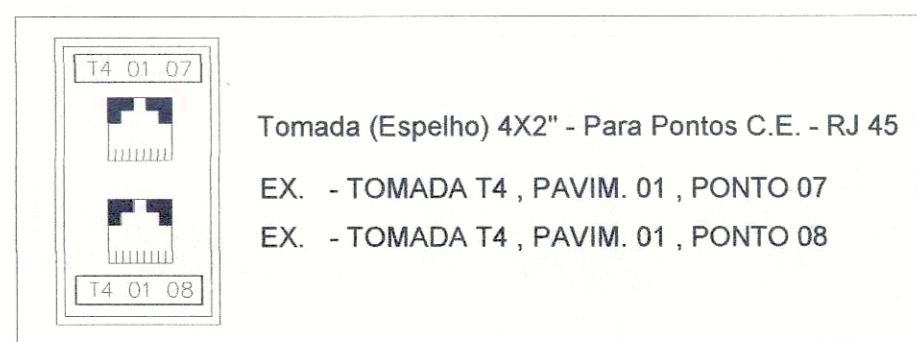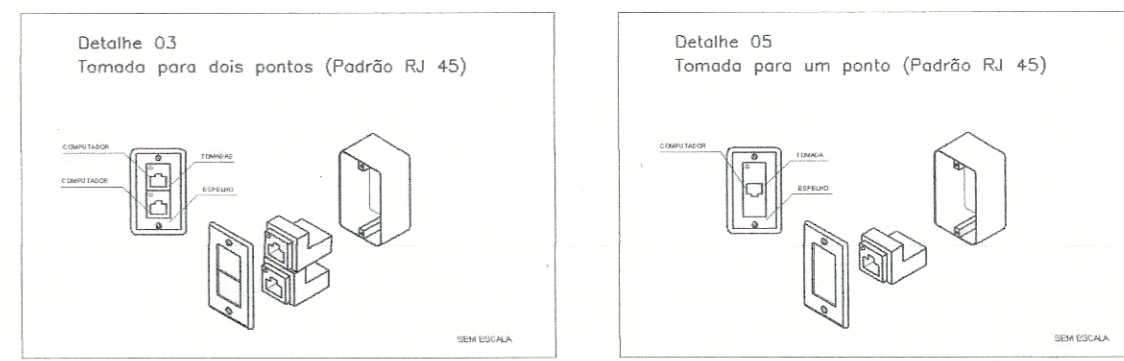


- 1 - Painel Fechamento 1U
- 2 - Bandeja
- 3 - Distribuidor Interno Optico - DIO
- 4 - Organizador 1U
- 5 - Patch Panel 24 Portas
- 6 - Organizador 1U
- 7 - Patch Panel 24 Portas
- 8 - Organizador 1U
- 9 - Voice Panel 20 Portas
- 10 - Organizador 1U
- 11 - Modem
- 12 - Switch 48 Portas
- 13 - Organizador 2U
- 14
- 15
- 16 - Bandeja

VISTA FRONTAL DO RACK

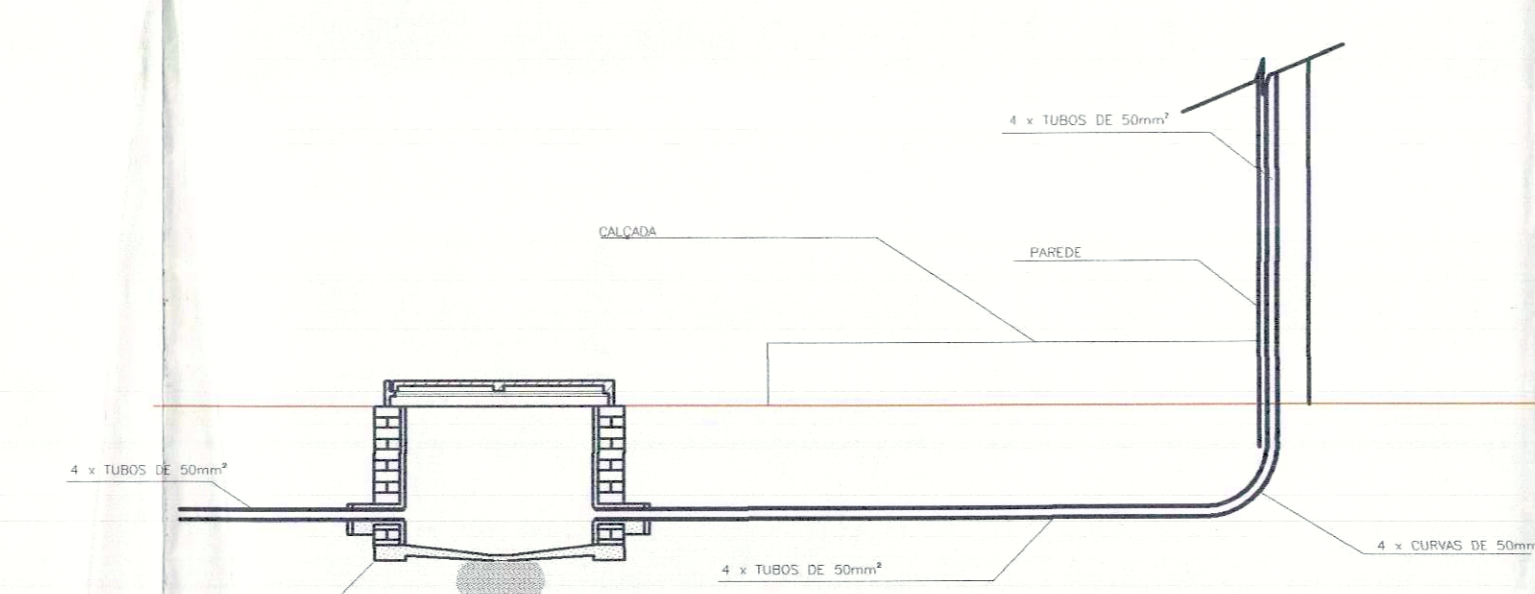


DETALHE ENTRADA TELEFONE SEM ESCALA

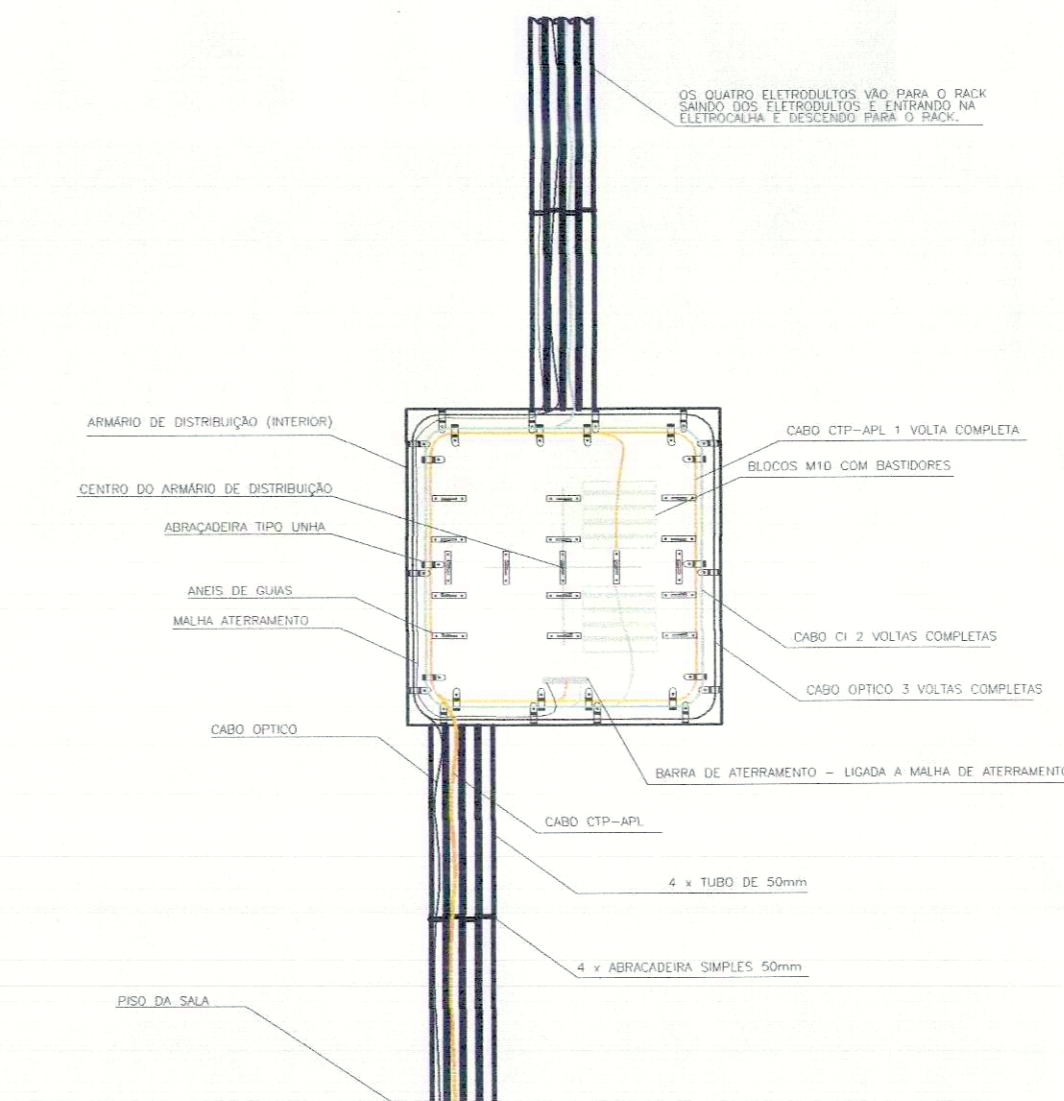


DETALHE DO QUADRO SEM ESCALA

PREFEITURA	CREA	
	CBM/TO	
		PREFEITURA MUNICIPAL DE PALMAS SECRETARIA MUNICIPAL DE SAÚDE NÚCLEO DE PROJETOS
Título: PROJETO LÓGICA EXECUTIVO		Folha: ÚNICA
Proprietário: SECRETARIA MUNICIPAL DE SAÚDE - SEMUS Endereço: Qd. 103 Sul, Rua SO 07, Lote 03 - Palmas/TO		Obra: UNIDADE DE SAÚDE DA FAMÍLIA (ARNO 61) Endereço: ARNO 61, APM 19, PALMAS - TO
ÁREAS	PROPRIETÁRIO	SECRETARIA MUNICIPAL DE SAÚDE Prefeitura Municipal de Palmas ENGº ELETRICISTA ANDRÉ LUIS CONCEIÇÃO
TERRENO: 1.039,05m²	CNPJ: 113204000001-71 AUTOR DO PROJETO CREA: 733800 - MG	
ÁREA CONSTRUIDA: 495,49m²	RESPONSÁVEL TÉCNICO CREA:	
TX. DE OCUPAÇÃO: 47,68%	FIRMA RESPONSÁVEL CREA:	
Escala: INDICADA	data: MARÇO/2011	Desenho: SANDRA CONDE
CONTEÚDO:		 sergiogoesmonteiro@hotmail.com (63) 8404.9901

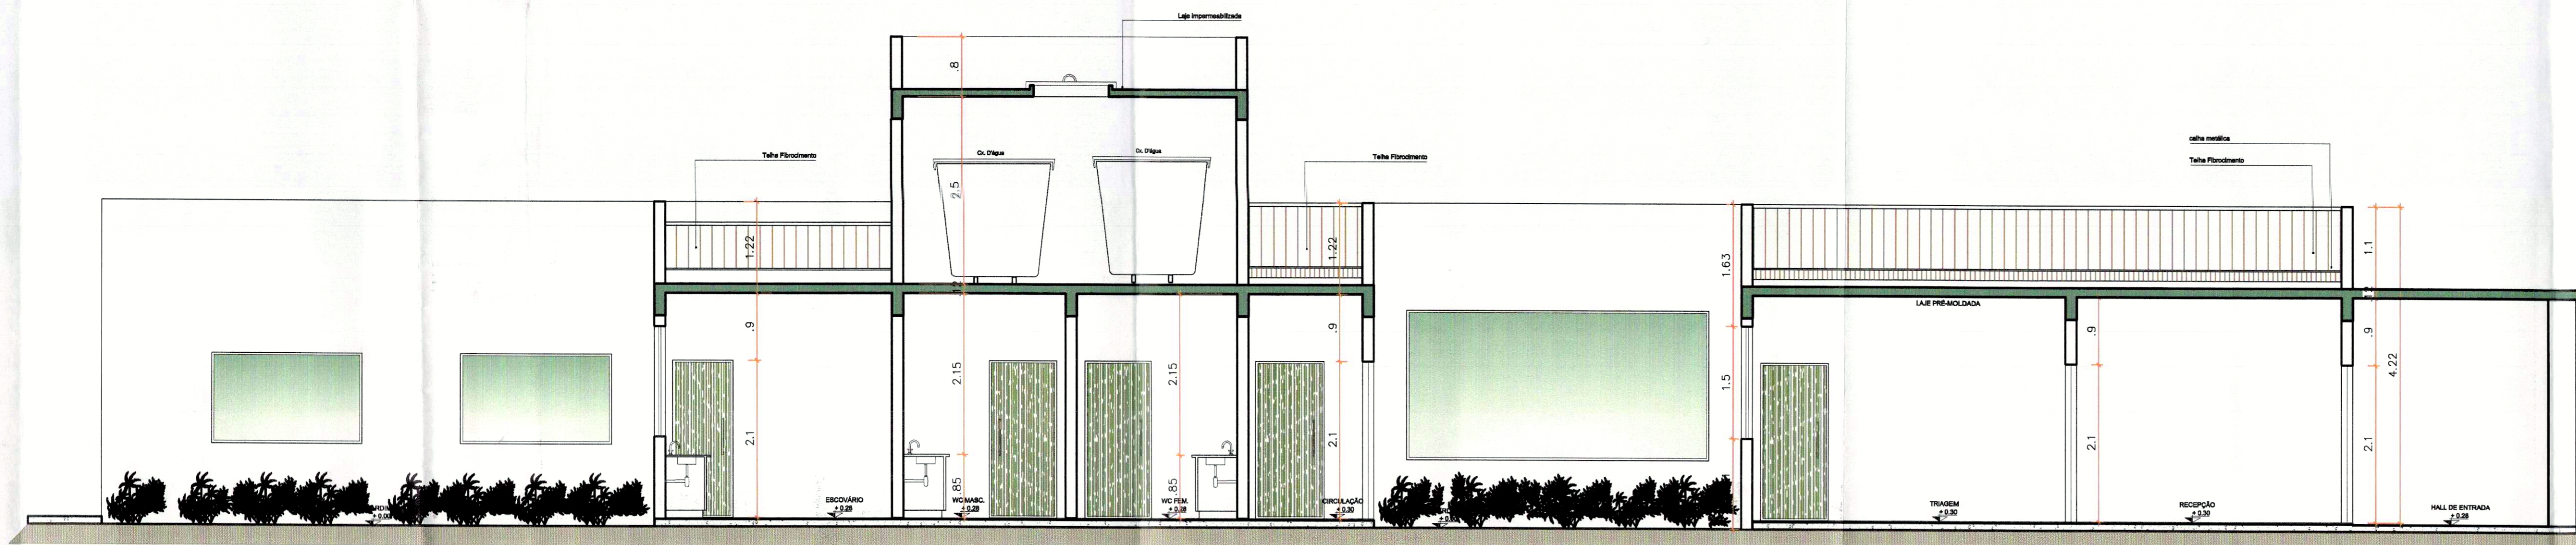

CORTE AA
esc:1/50

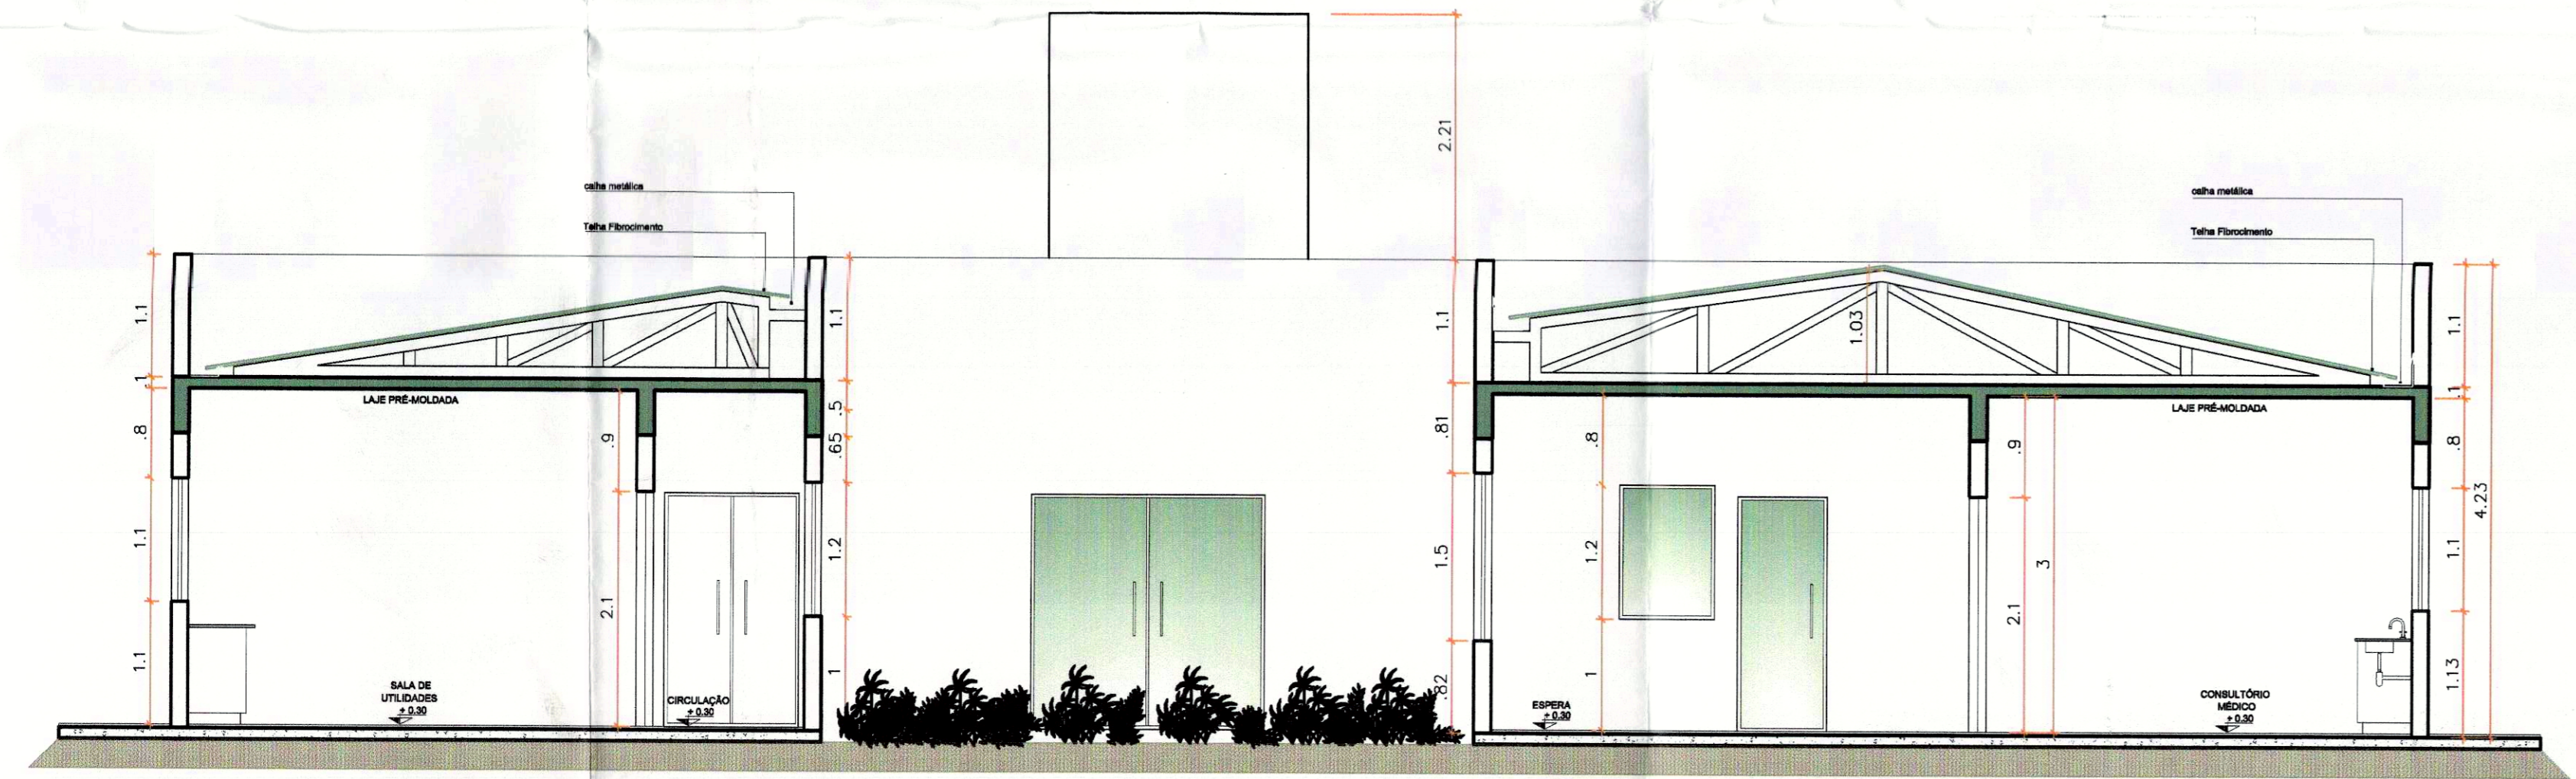


CORTE BB
esc:1/50


DETALHE DEPÓSITO DE RESÍDUOS



CORTE AA
ESC. 1:50

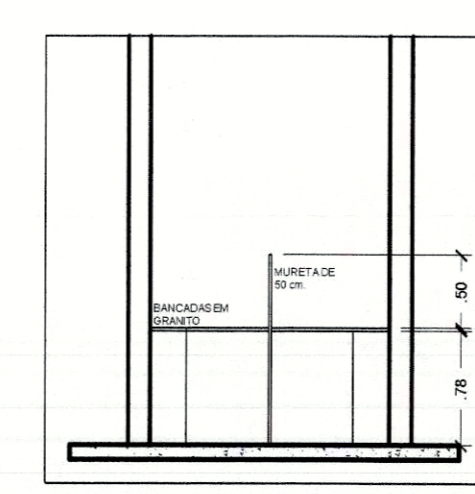

VISTA BANCADA
ESC. 1:50

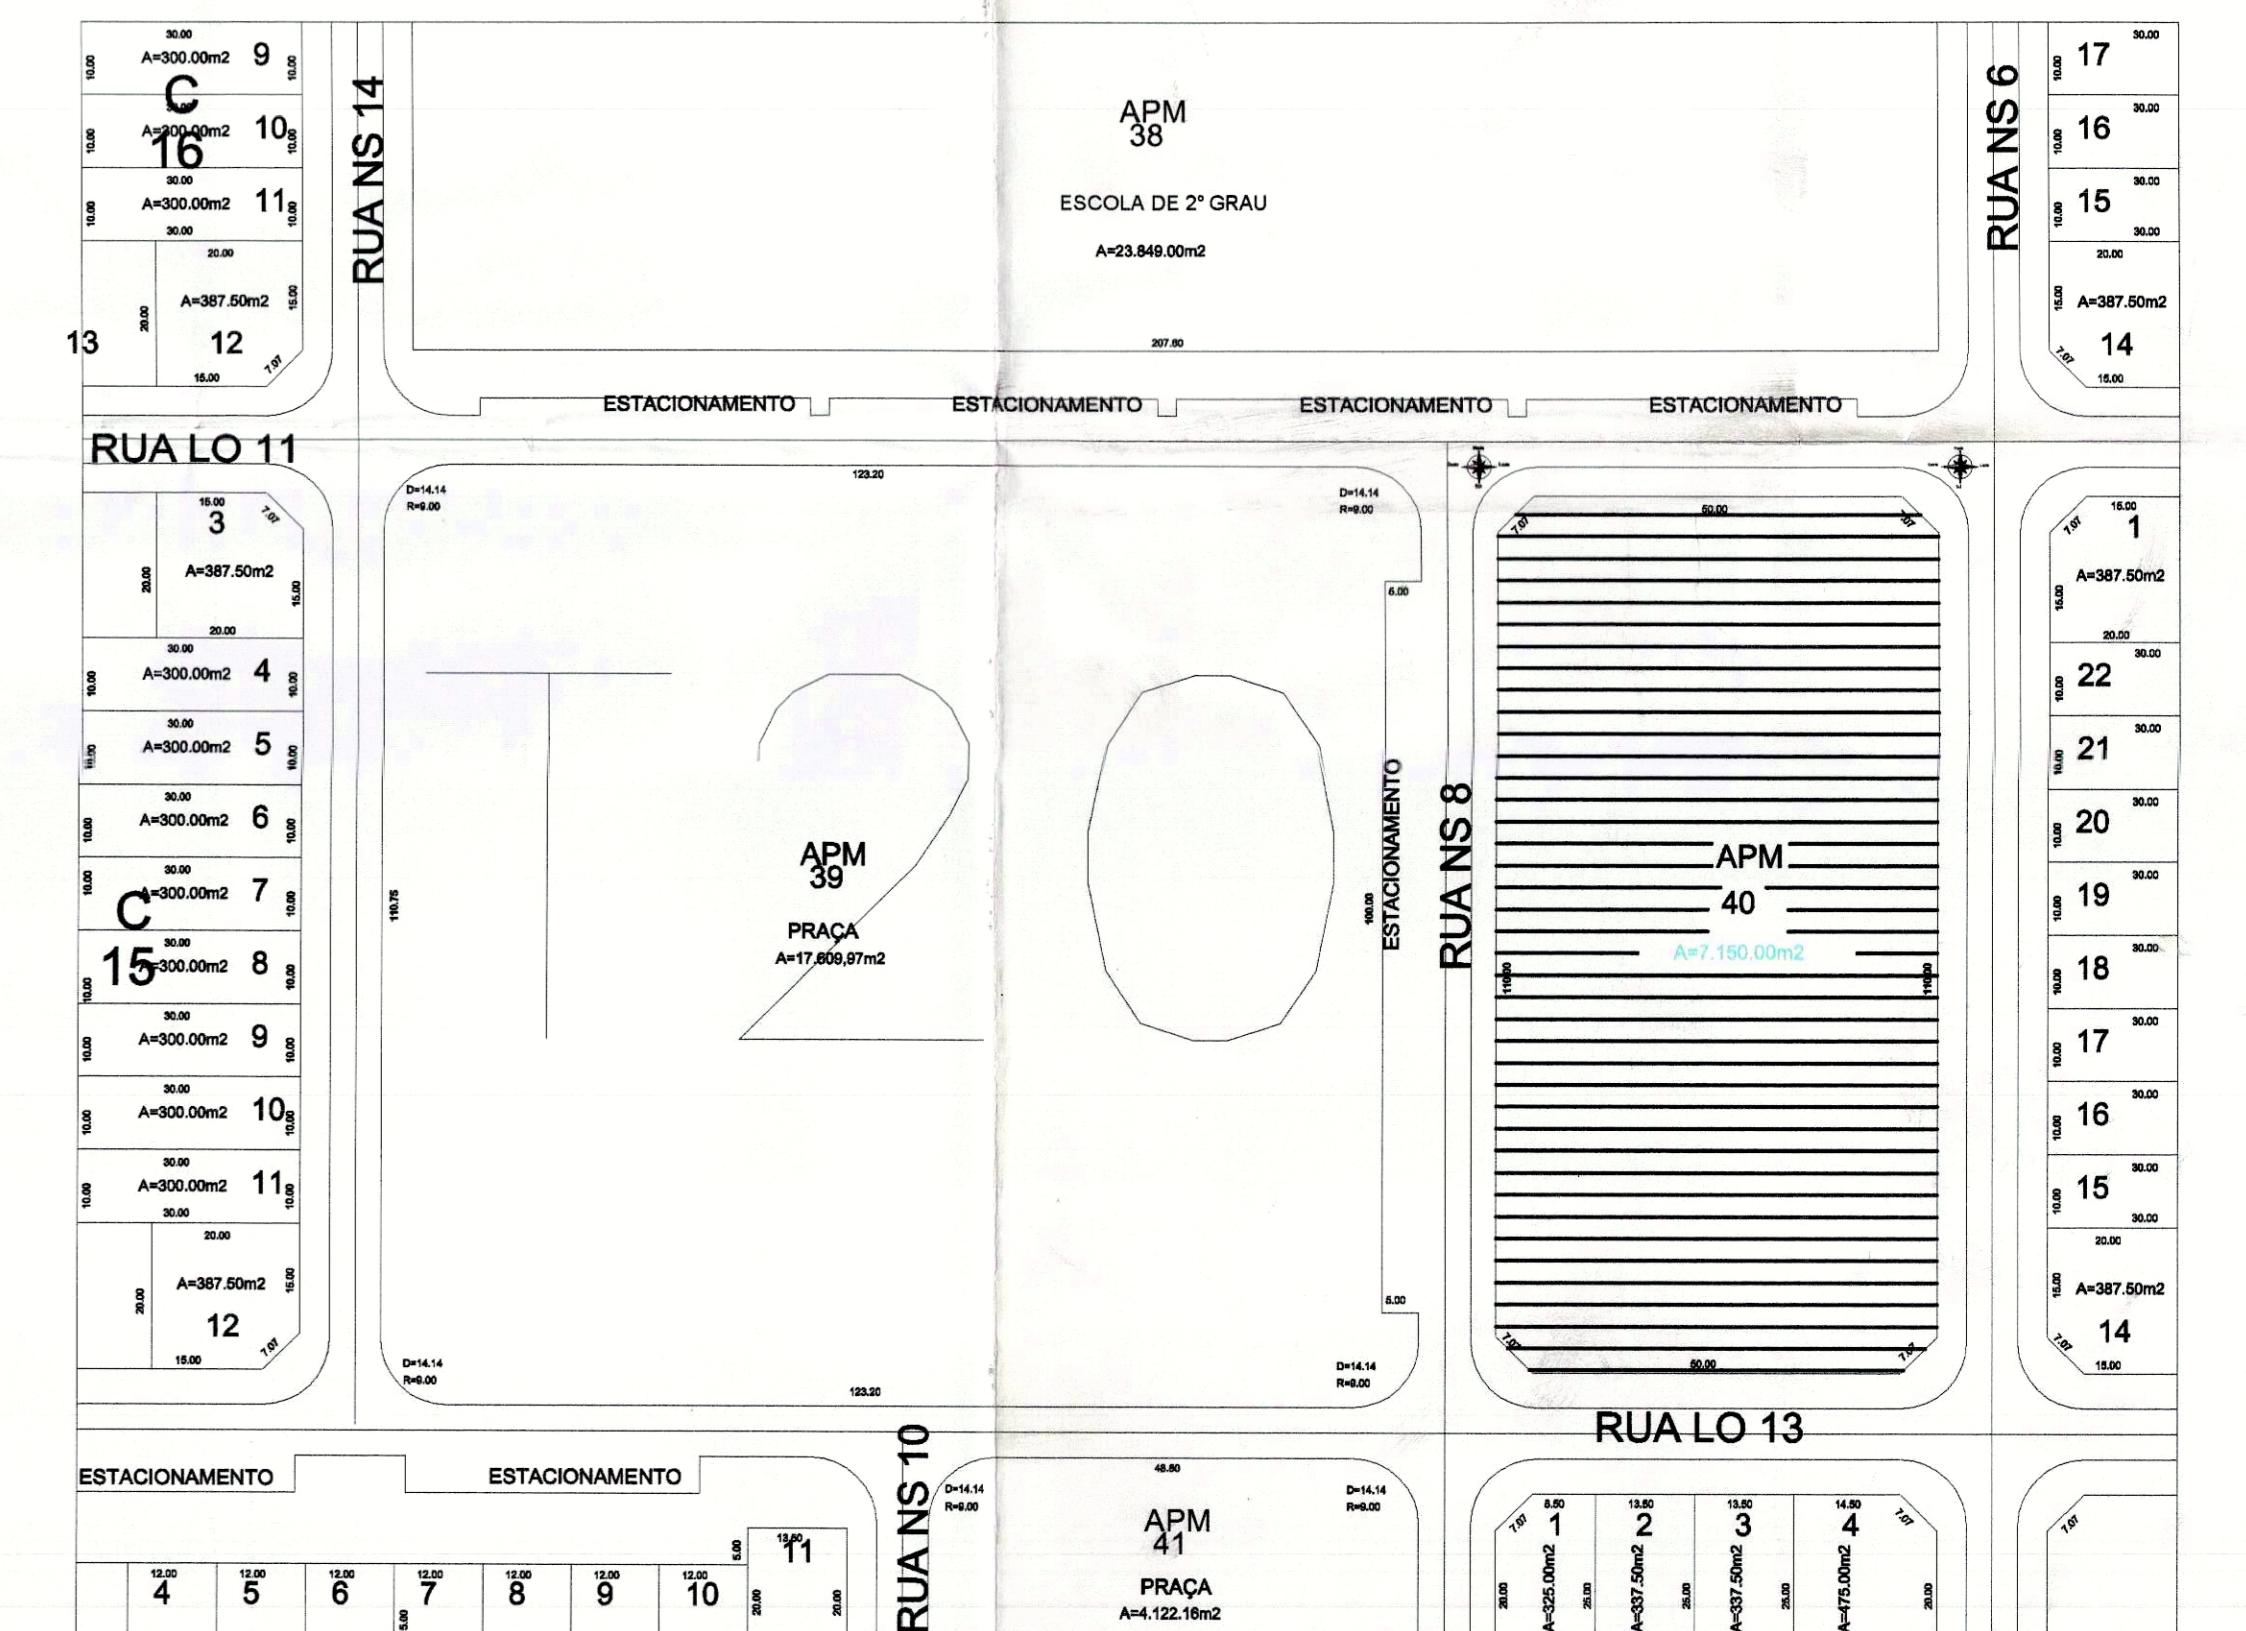



PLANTA DE SITUAÇÃO
ESC. 1/1000

LEGENDA DO SISTEMA DE PROTEÇÃO	
CARGA D'ÁGUA	
CARGA DE PÓ BC	
CARGA DE PÓ ABC	
CENTRAL DO SISTEMA DE ILUMINAÇÃO DE EMERGÊNCIA	
PONTO DE ILUMINAÇÃO DE EMERGÊNCIA	

CONSIDERAÇÕES	
1	PLACA DE IDENTIFICAÇÃO PERIGO INFLAMÁVEL
2	PLACA DE SINALIZAÇÃO PROIBIDO O USO DE INSTRUMENTOS QUE PRODUZAM FAÍSCAS
3	PLACA DE SINALIZAÇÃO PROIBIDO FUMAR

EXTINTORES	EXTINTORES PORTÁTEIS	
	CARGA D'ÁGUA	
	CARGA DE PÓ BC	
	CARGA DE PÓ ABC	

SISTEMA DE ILUMINAÇÃO DE EMERGÊNCIA	ILUMINAÇÃO DE EMERGÊNCIA	
	PONTO DE ILUMINAÇÃO DE EMERGÊNCIA	
	BATERIAS DE ACUMULADORES PARA O SISTEMA DE ILUMINAÇÃO DE EMERGÊNCIA	

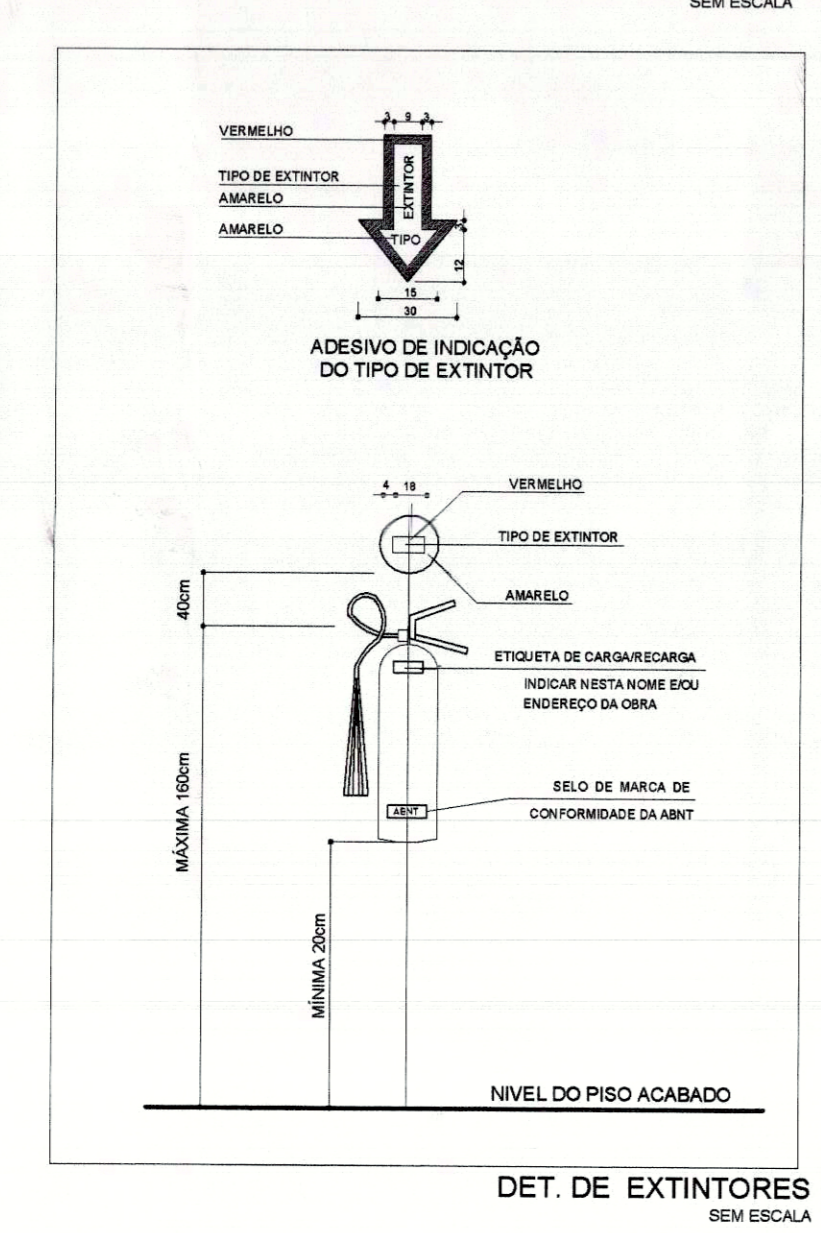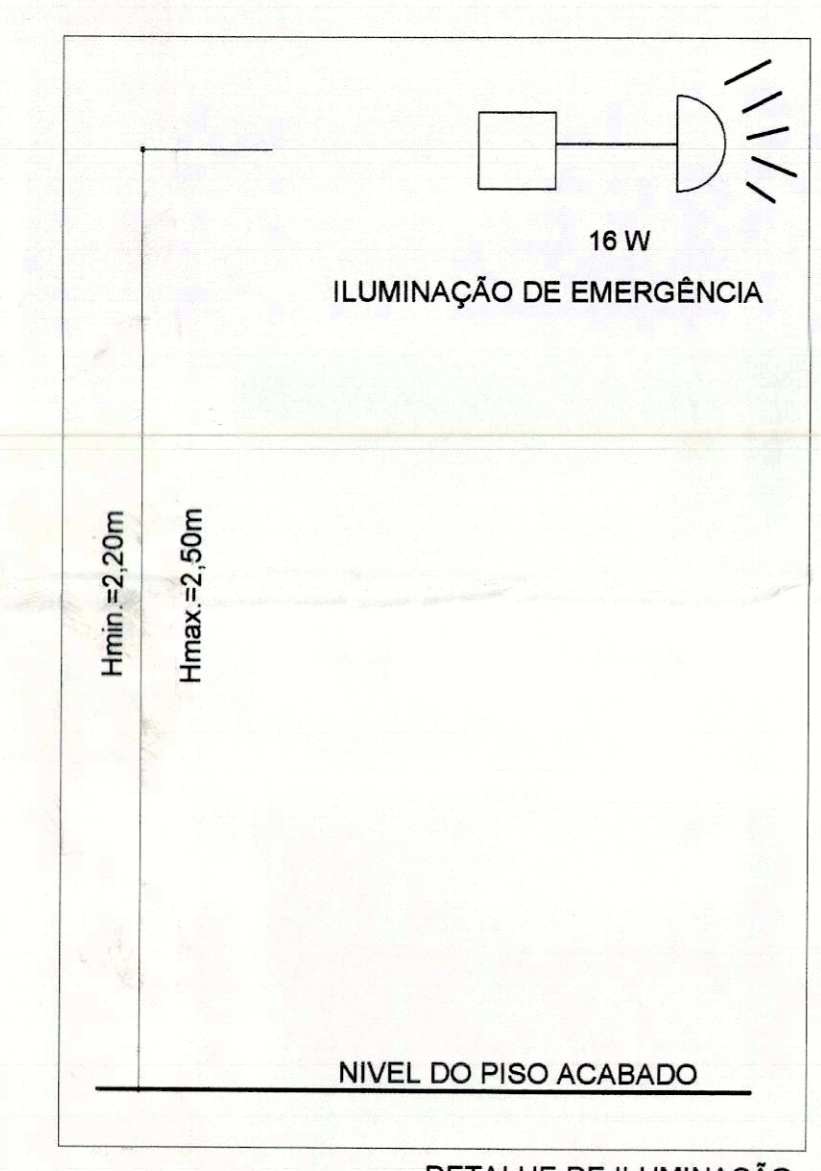

OBSERVAÇÕES GERAIS
• OBEDECER NORMA TÉCNICA 08

MEMORIAL DE EXECUÇÃO

NOTAS - NT 13 - ILUMINAÇÃO DE EMERGÊNCIA
5.4 - A distância máxima entre dois pontos de alinhamento deverá ser de 1,5m pontos a ponto, levando-se em consideração o disposto na NBR 10890:1989
5.5 - Em qualquer caso, mesmo havendo obstáculos, curva ou escada, os pontos de iluminação de emergência devem ser dispostos de forma que na direção de saída de cada ponto, se possível, situar o ponto seguinte a uma distância máxima de 1,5m.
5.7 - A iluminação de emergência dos ambientes de emergência instalados em áreas onde haja presença constante e fixa de mais de 30 pessoas.
5.8 - As luminárias de emergência devem ser instaladas entre 2,20m e 2,50m de altura do nível do piso. Em casos excepcionais, a critério técnico do Corpo de Bombeiros, a altura mínima poderá ser de até 2,00m.
5.10 - O sistema não poderá ter uma autonomia menor que uma hora de funcionamento, com uma perda maior que 10% de sua luminosidade nominal.
5.13 - Os aparelhos devem ser controlados de forma que, no estado de temperatura > 70° C, a luminária funcione no mínimo por uma hora.



RESUMO - COMBATE E PREVENÇÃO DE INCÊNDIO

LOCALIZAÇÃO	ÁREA (m2)	CLASSE DE RISCO	HIDRANTES	EXTINTORES			PLACAS SINALIZADORAS	LUMINÁRIAS EMERGÊNCIA	AVISADOR SONORO E VISUAL	ACIONADOR MANUAL	BOTOEIRA
				PQS 06kg	CO2 06kg	H2O 10l					
USF	495,49	MÉDIO	00	02	02	02	06	10	07	00	00

PREFEITURA	CREA	
	CBMTO	
<p>PREFEITURA MUNICIPAL DE PALMAS SECRETARIA MUNICIPAL DE SAÚDE NÚCLEO DE PROJETOS</p>		
<p>Título: PROJETO PREVENÇÃO E COMBATE A INCÊNDIO</p>		<p>Folha: 02/02</p>
<p>Proprietário: SECRETARIA MUNICIPAL DE SAÚDE - SEMUS Endereço: Cd. 103 Sul, Rua SO 07, Lote 03 - Palmas/TO</p>	<p>Classe: UNIDADE DE SAÚDE DA FAMÍLIA (ARNO 61) Endereço: ARNO 61, APM 19, PALMAS - TO</p>	<p>Assinatura: </p>
<p>ÁREAS</p>	<p>PROPRIETÁRIO</p>	<p>Assinatura: </p>
<p>TERRENO: 1.039,00m²</p>	<p>AUTOR DO PROJETO: CREA - 141558/SP</p>	<p>Assinatura: </p>
<p>ÁREA CONSTRUIDA: 495,49m²</p>	<p>RESPONSÁVEL TÉCNICO: CREA</p>	<p>Assinatura: </p>
<p>Tx. DE OCUPAÇÃO: 47,98%</p>	<p>FIRMA RESPONSÁVEL: CREA</p>	<p>Assinatura: </p>
<p>Escala: INDICADA</p>	<p>Data: MARÇO/2011</p>	<p>Desenho: SANDRA COELHO</p>
<p>CONTEÚDO:</p>	<p>CORTE AA - DEP. RESÍDUOS CORTES AA e BB LEGENDA NOTAS SITUAÇÃO</p>	<p></p>